




池田下水処理場 構内配置図			
図面名	照明設備更新（LED化）工事		
縮尺	1/800（A2）	図番	
年月	令和8年6月		
多治見市建設水道部			
上下水道施設課			

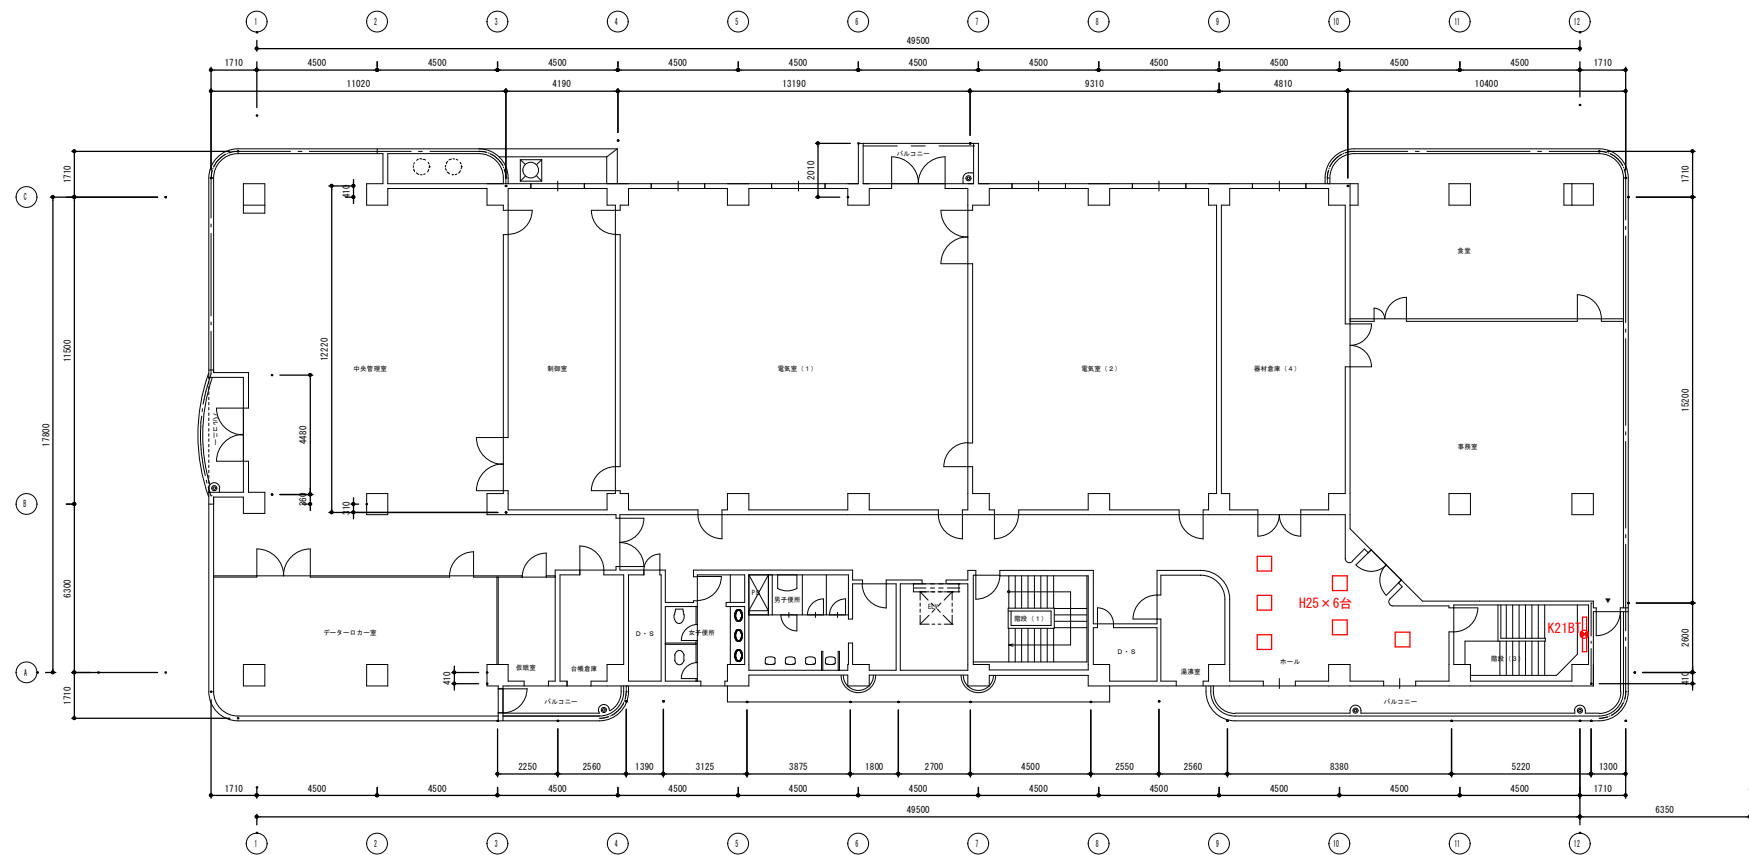


3階 平面図 1/100

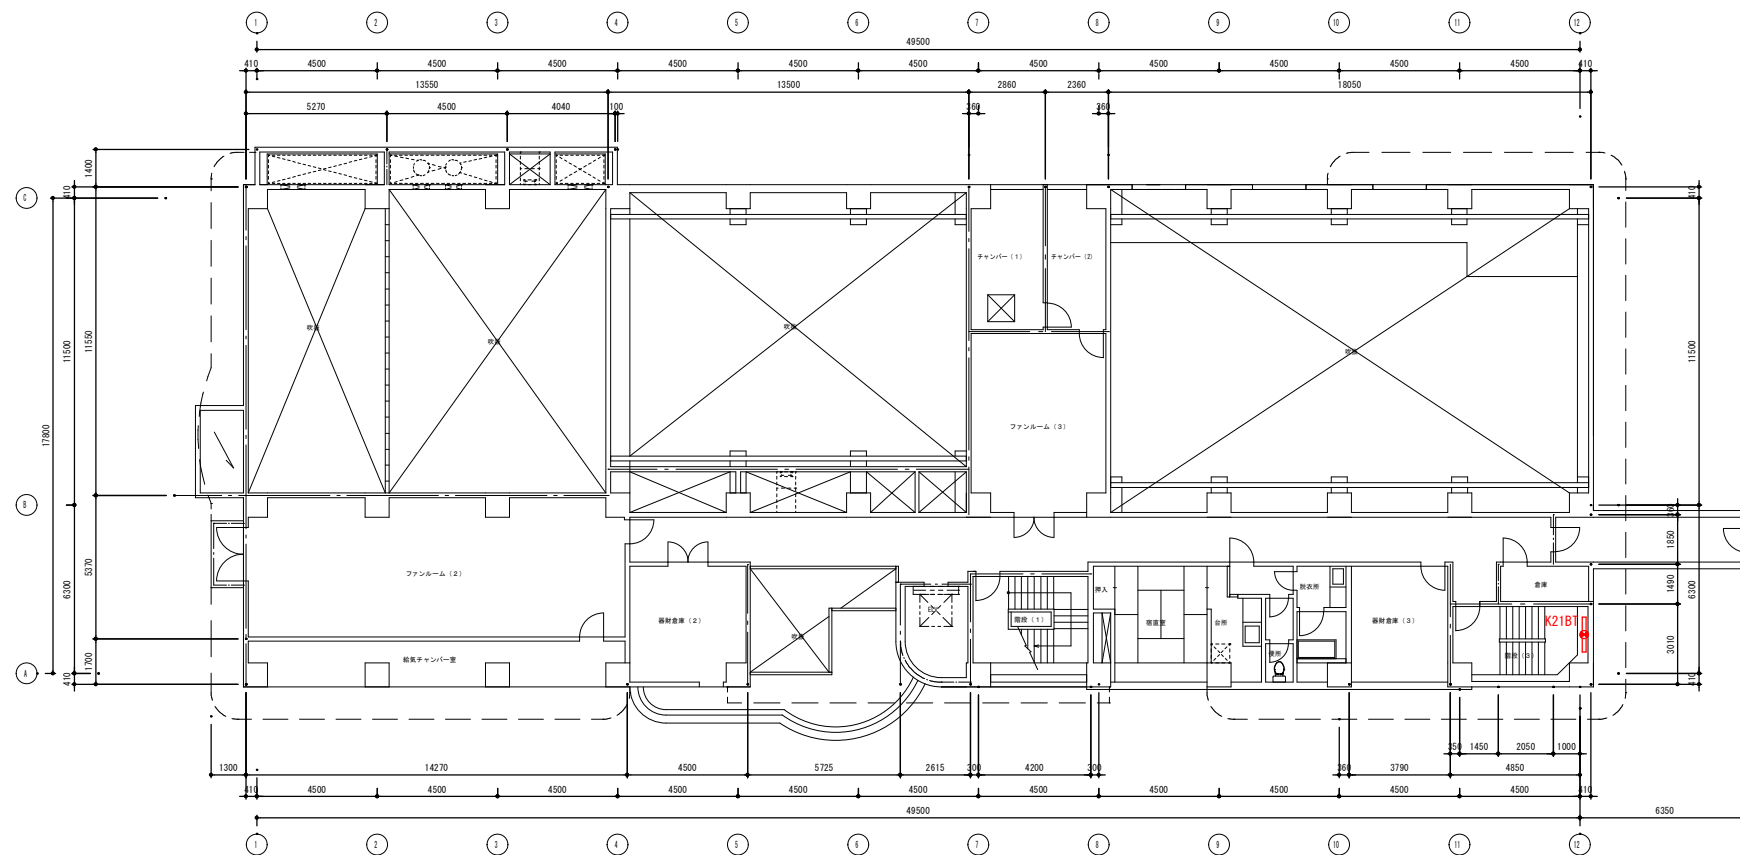


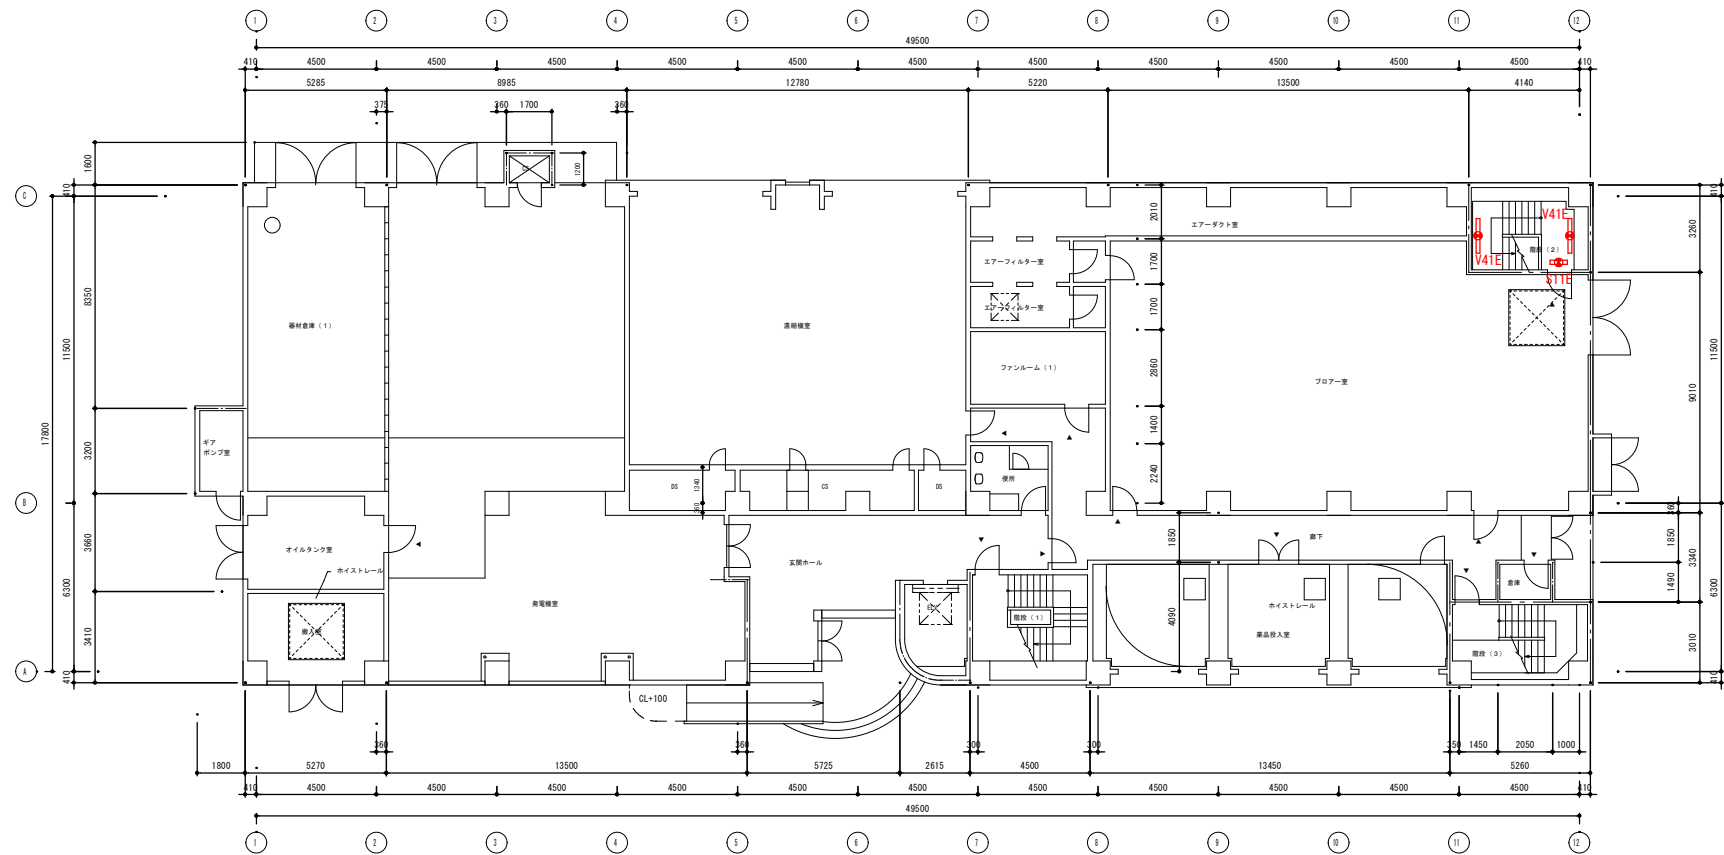

1 階 平面図 1/100


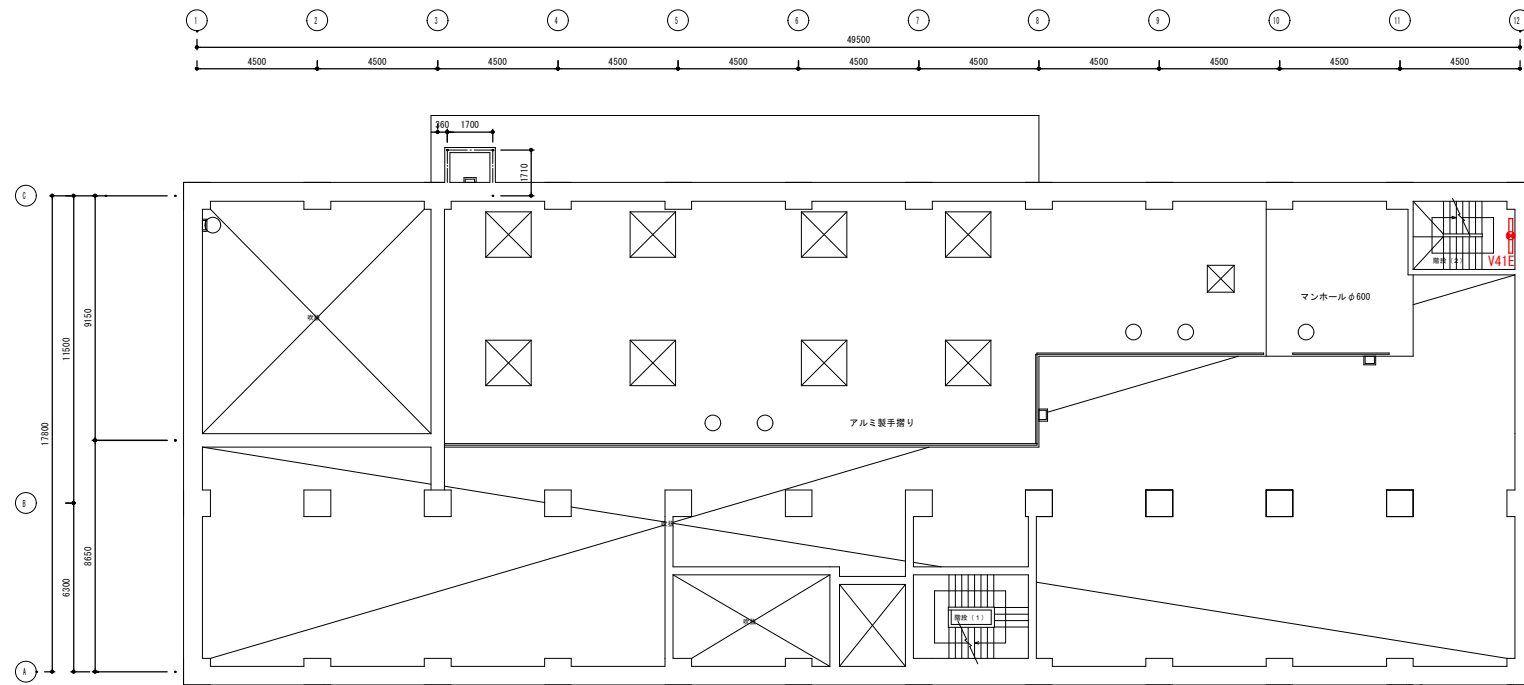


地下 1 階（上部）平面図 1/100

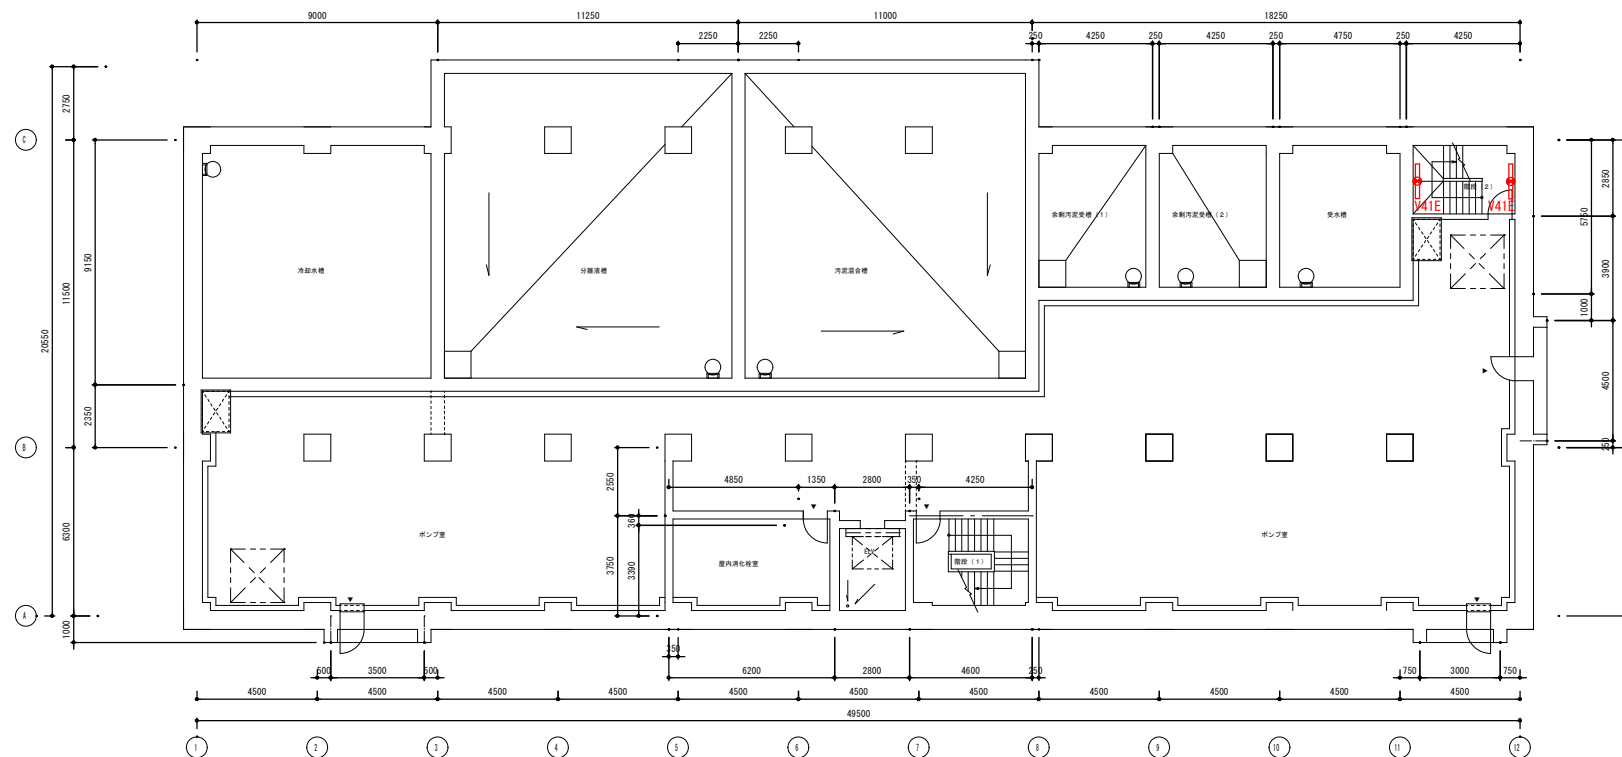

地下 1 階（下部）平面図 1/100

 
管理機械棟 参考図

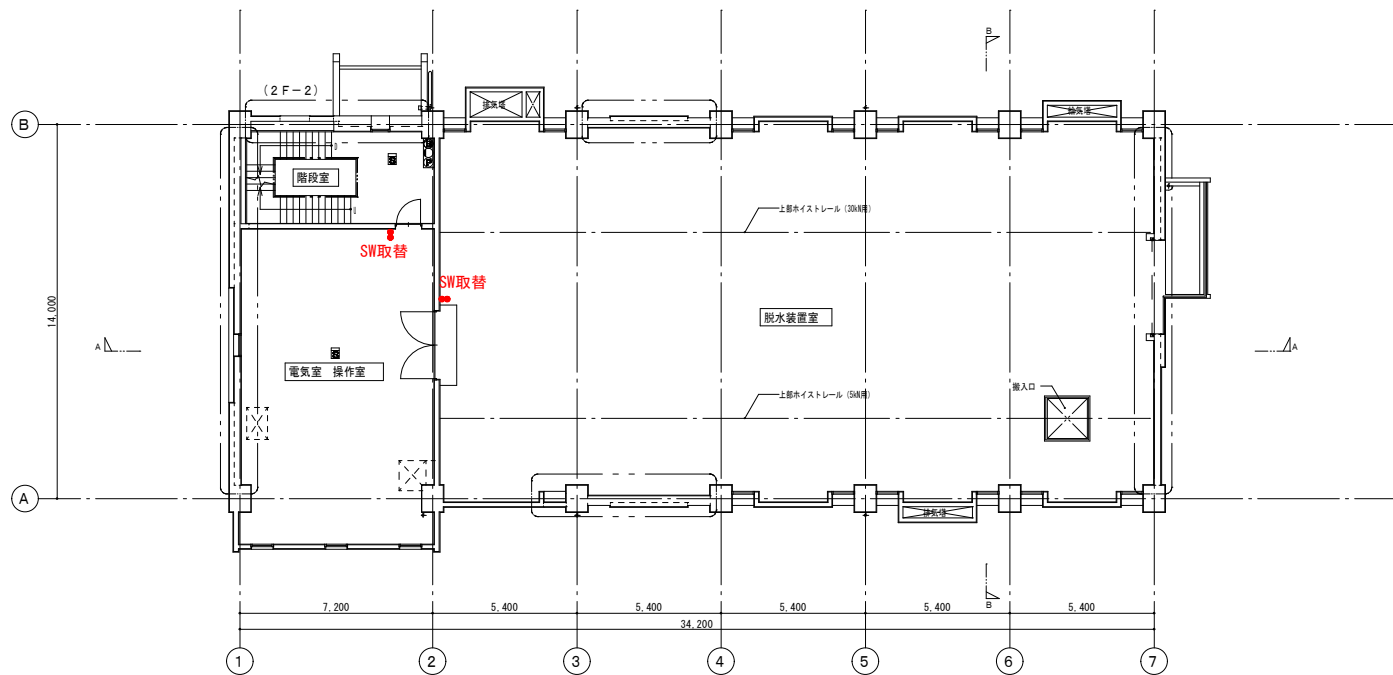

2 階 平面図 1 / 100

図面縮尺は、A 1表記とする。


多治見市公共下水道事業			
図面名	汚泥処理棟		2階平面図
縮 尺	1／100	図 番	
年 月	令和8年		
多 治 見 市			

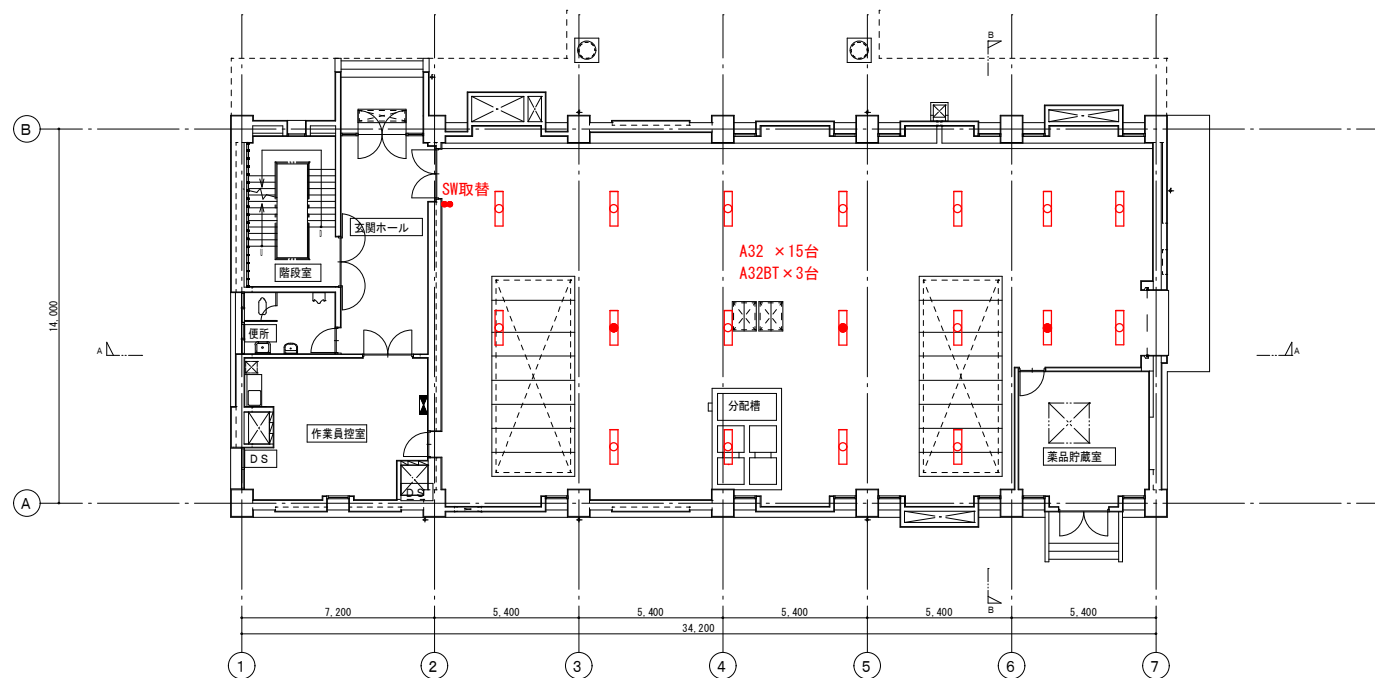

1階 平面図 1/100

図面縮尺は、A1表記とする。


多治見市上下水道施設課			
図面名	汚泥処理棟		1階平面図
縮 尺	1/100	図 番	
年 月	令和8年度		
多 治 見 市			

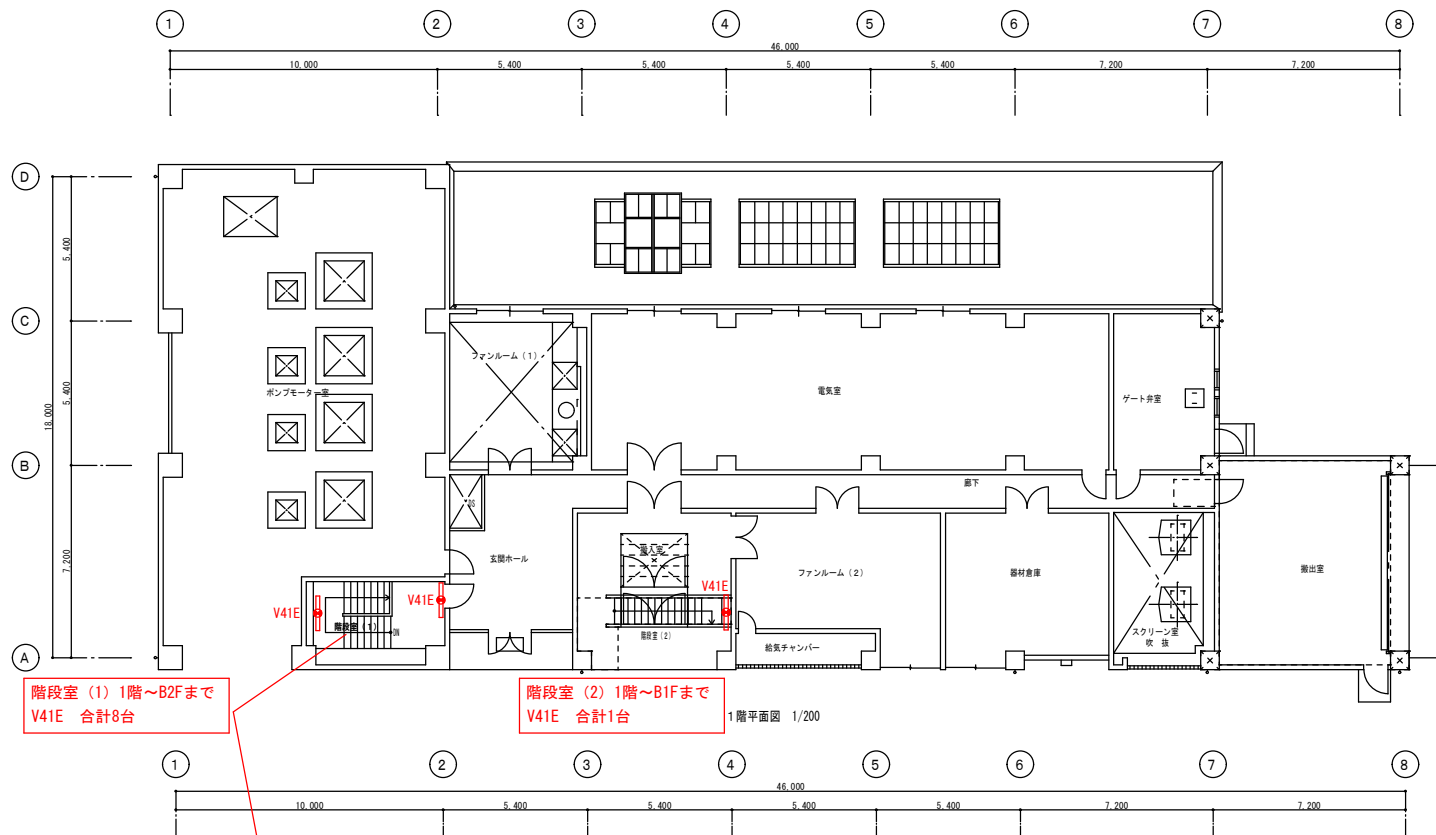

階段室 (1) 1階～B2Fまで
V41E 合計8台

階段室 (2) 1階～B1Fまで
V41E 合計1台

1階平面図 1/200

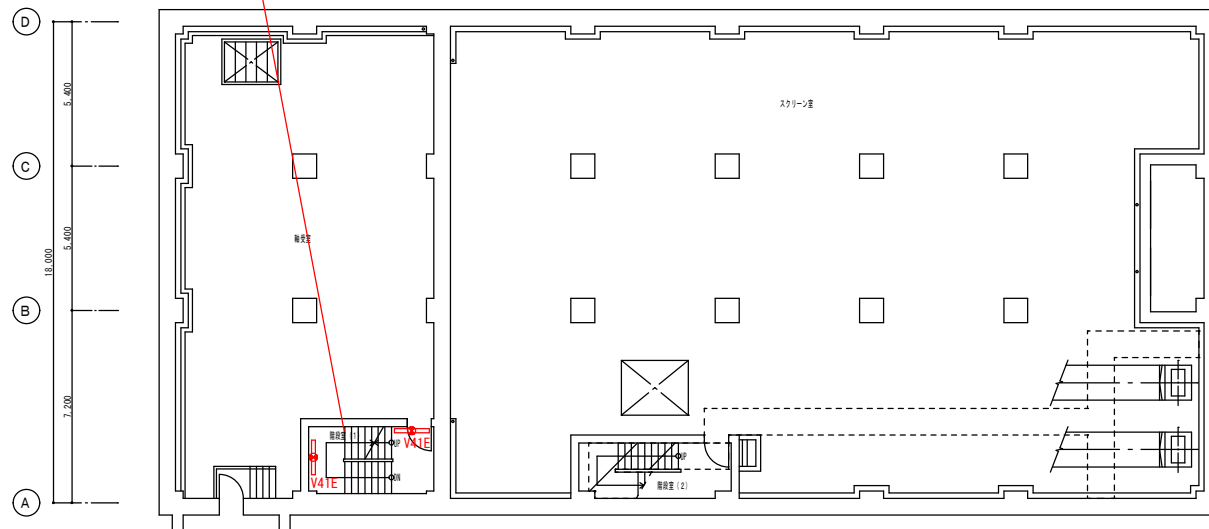

B1階平面図 1/200

池田下水処理場 分流ポンプ棟			
図面名	B 1 ・ 1 階平面図		
縮尺	1/200 (A 3)	図番	
年月	令和 8 年 6 月		
多 治 見 市			