


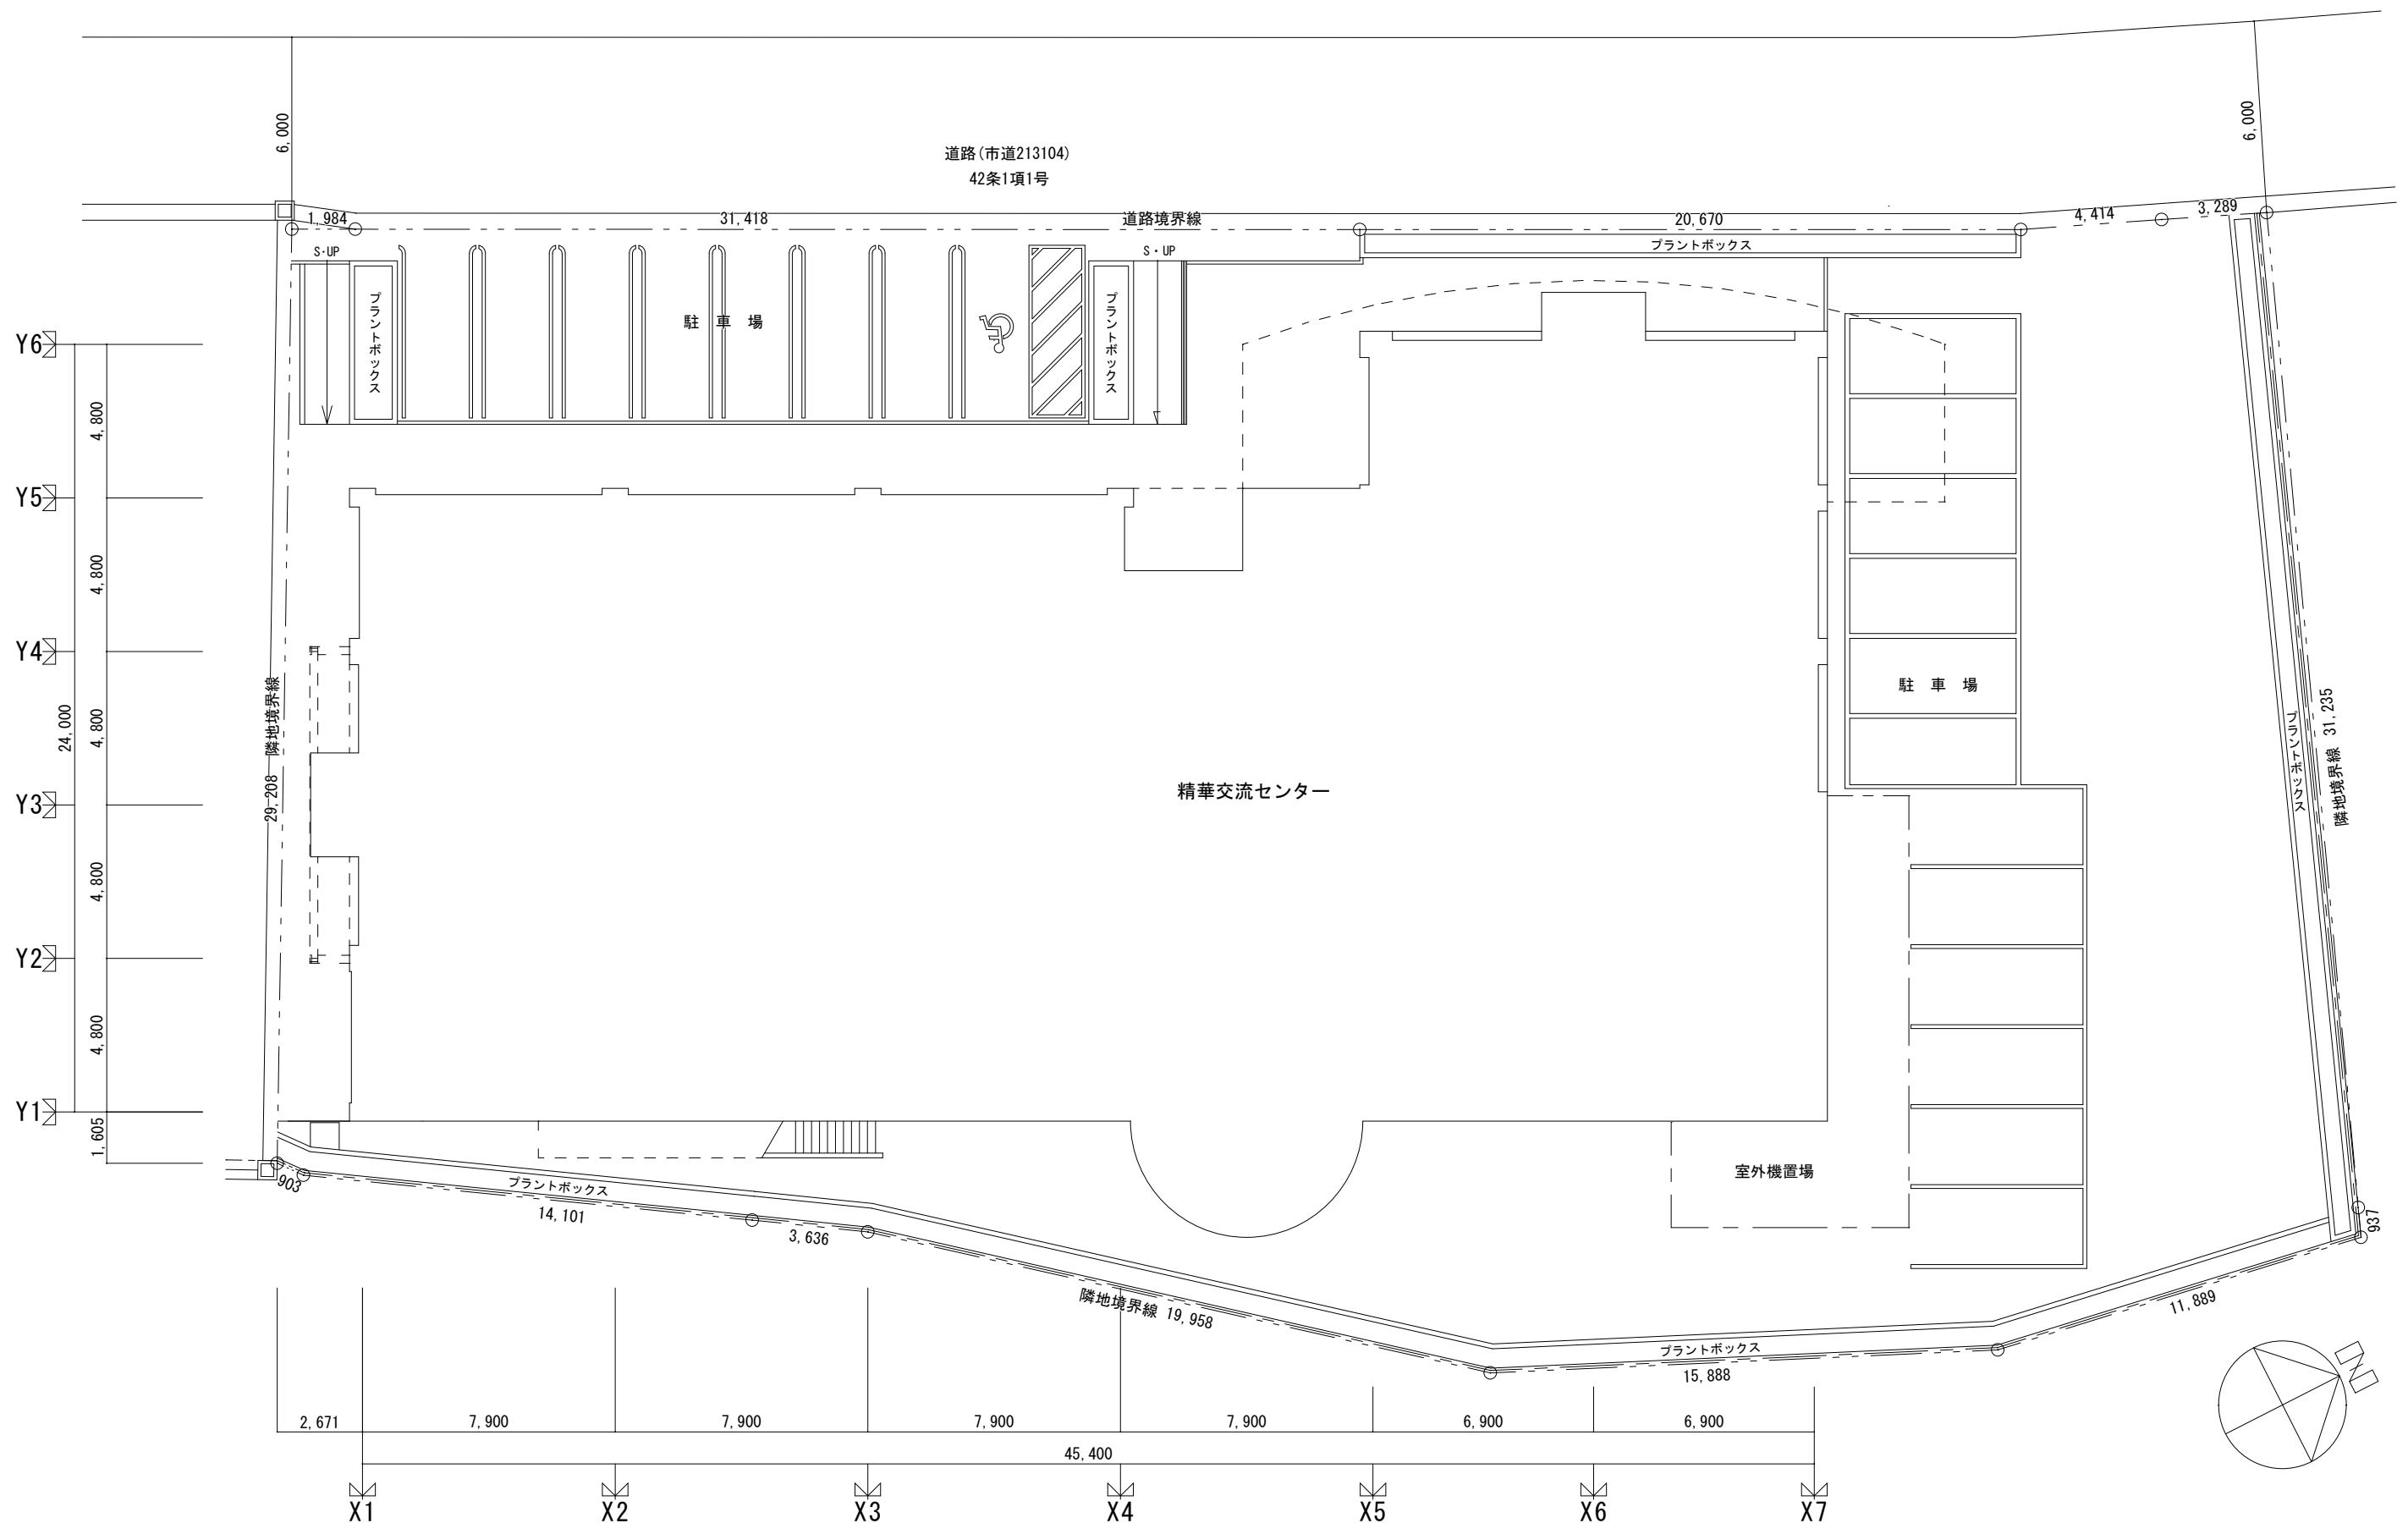


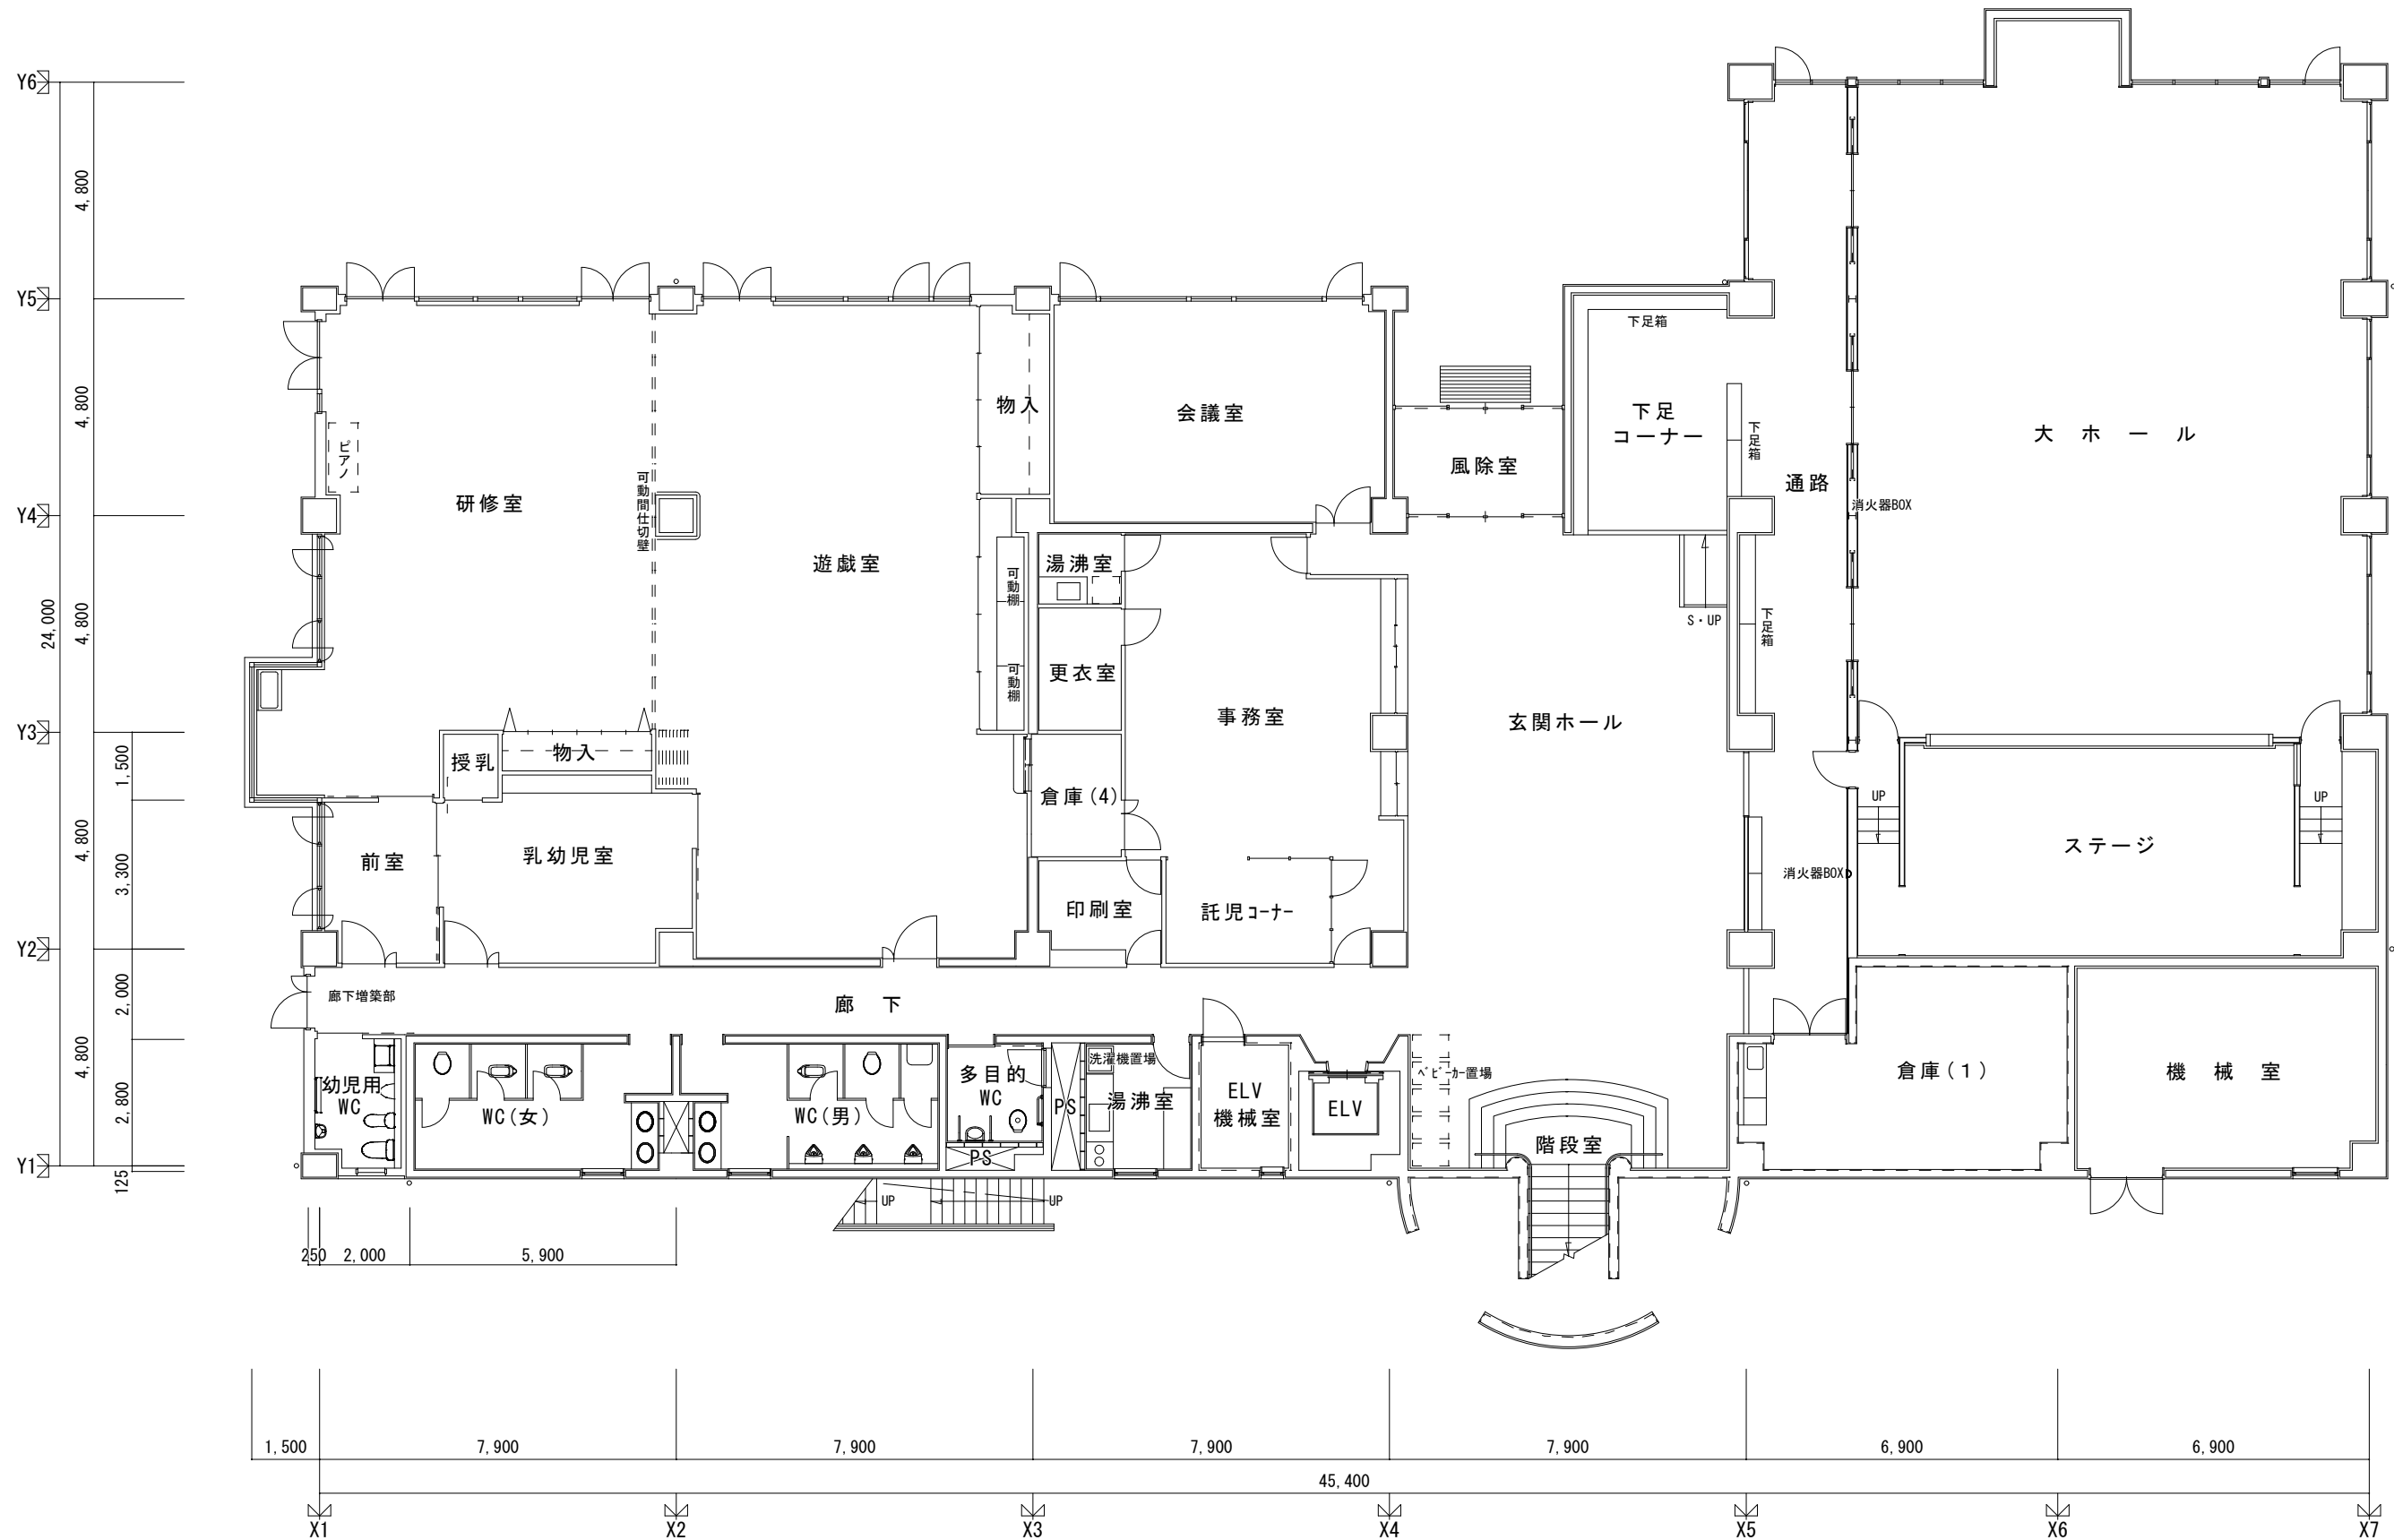


多治見市企画部企画政策課	年度	事業名称	図面名称	施設名	縮尺	図面番号
	R8	多治見市公共施設LED照明器具リース事業【第2期】	配置図	精華交流センター	1/200	1

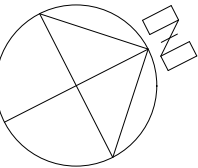


多治見市企画部企画政策課	年度	事業名称	図面名称	施設名	縮尺	図面番号
	R8	多治見市公共施設LED照明器具リース事業【第2期】	1階平面図	精華交流センター	1/150	2

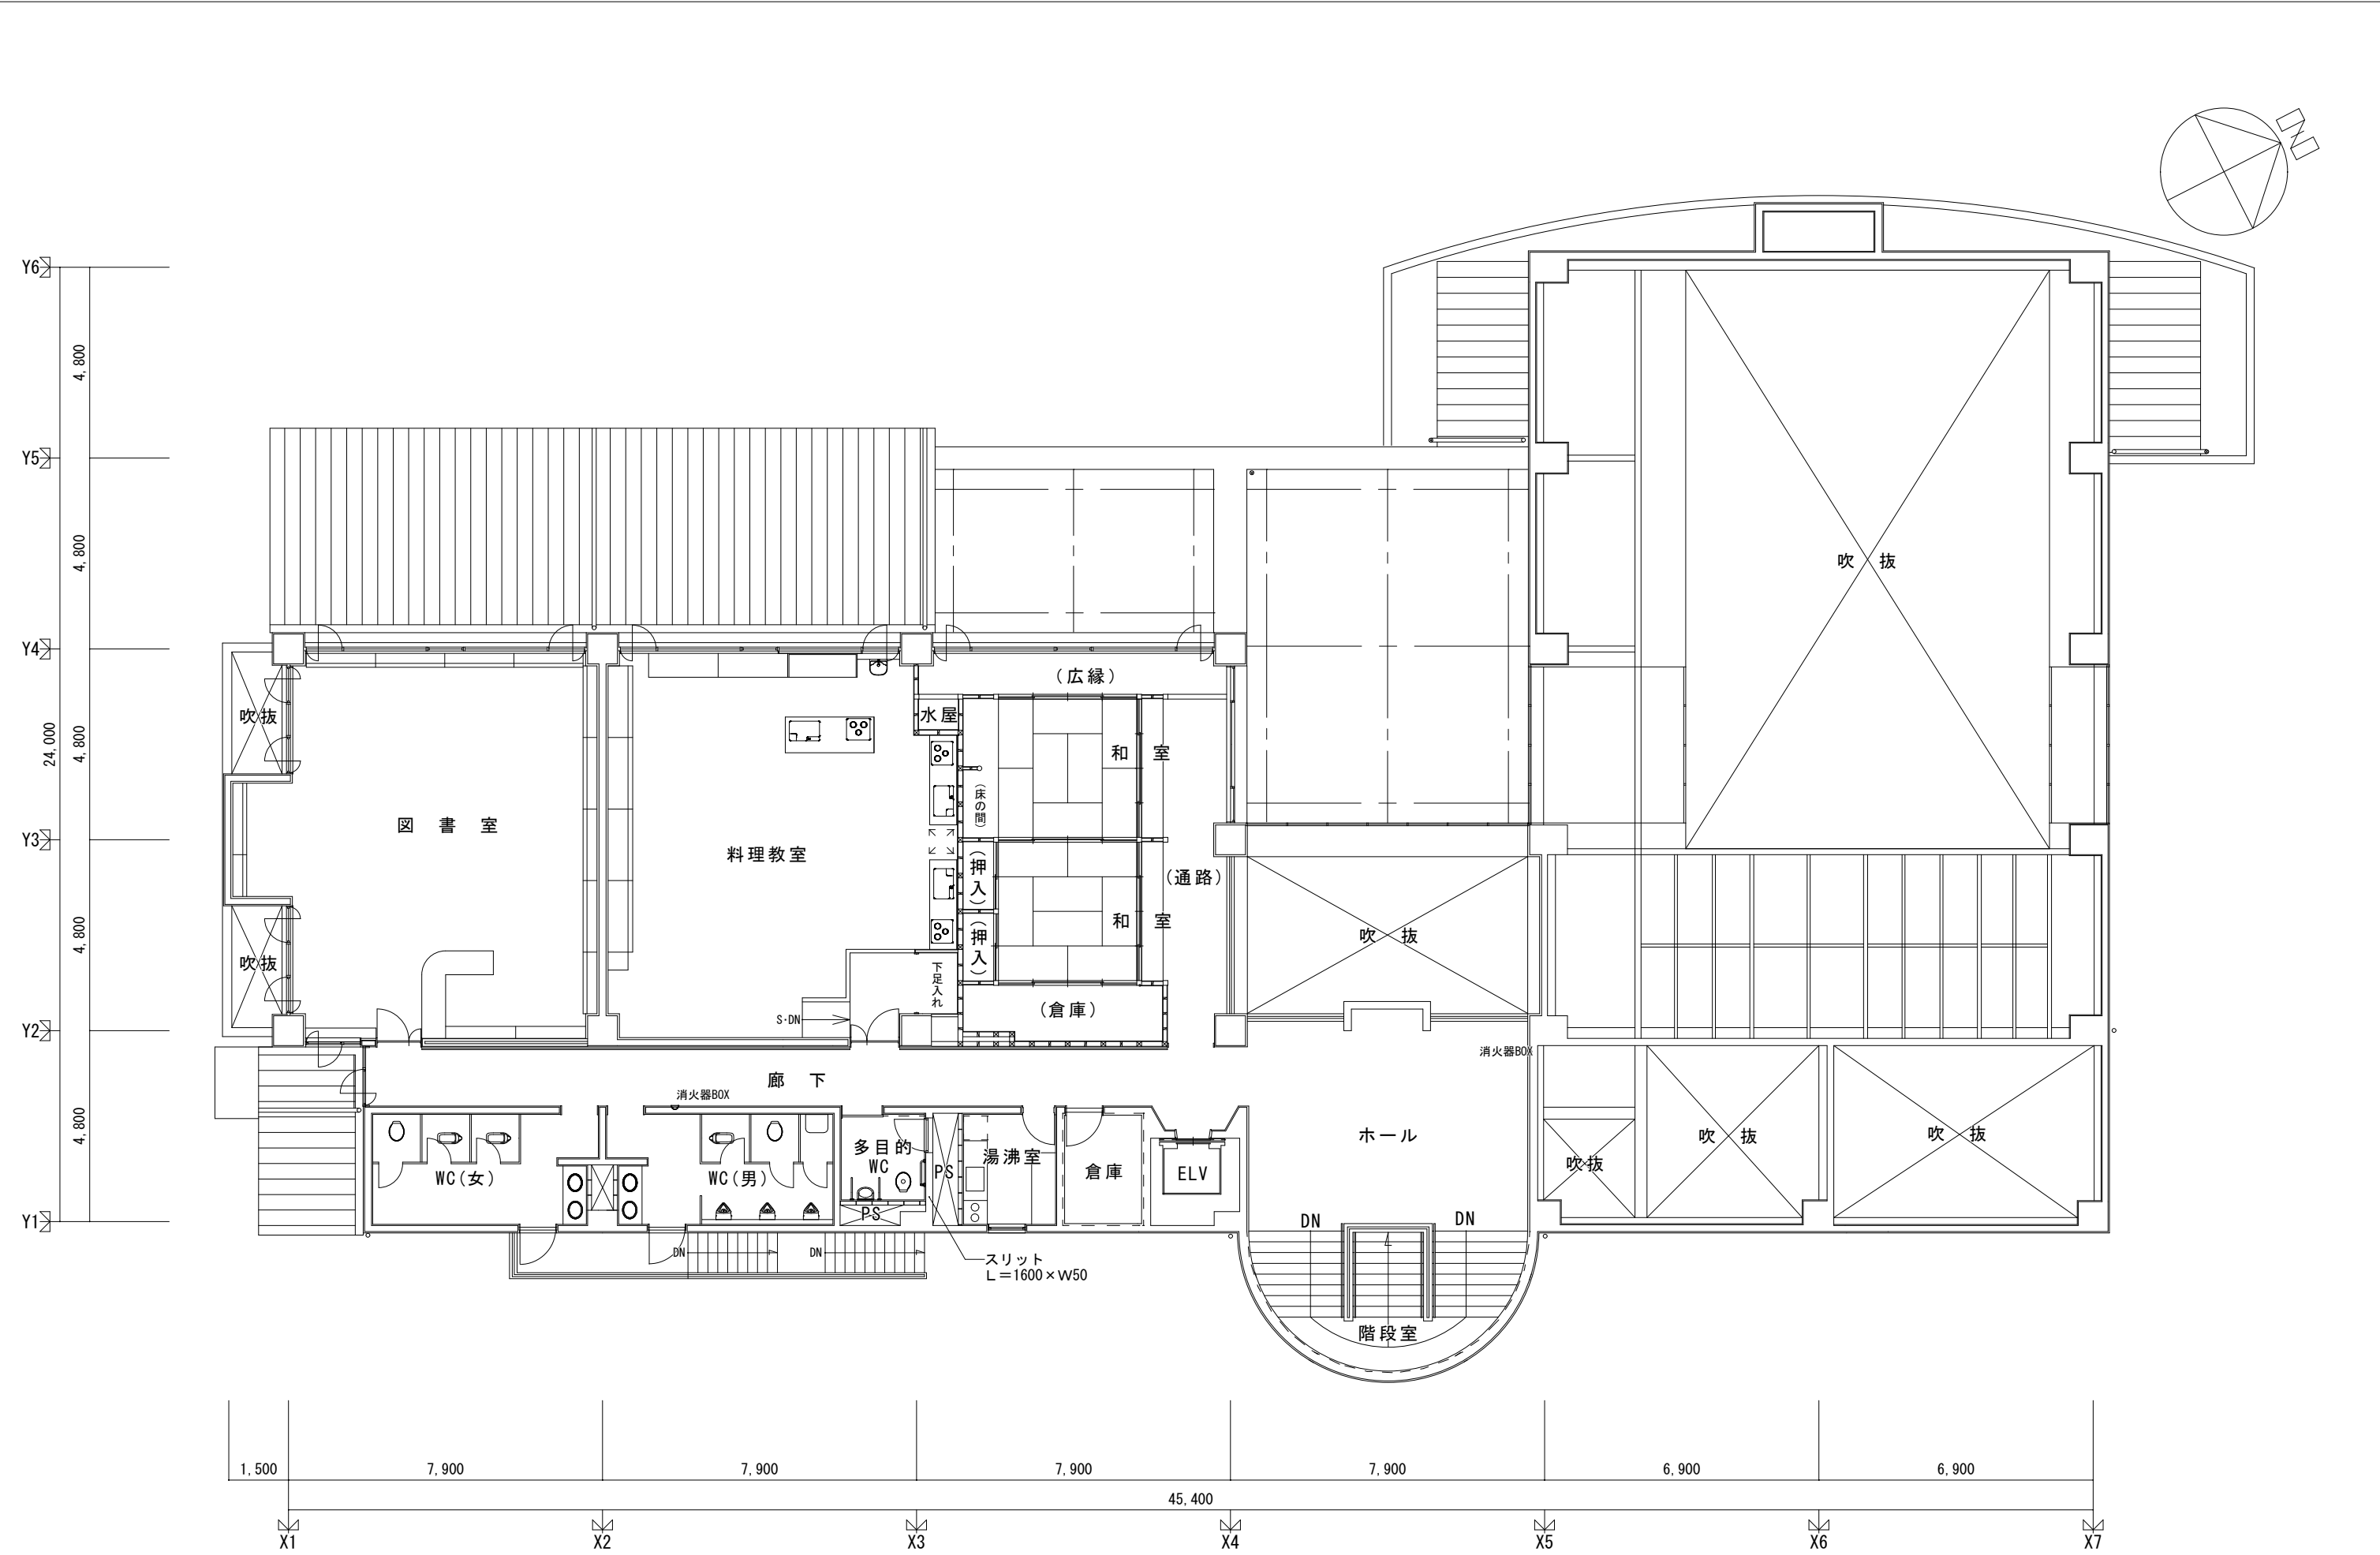


多治見市企画部企画政策課	年度	事業名称	図面名称	施設名	縮尺	図面番号
	R8	多治見市公共施設LED照明器具リース事業【第2期】	2階平面図	精華交流センター	1/150	3

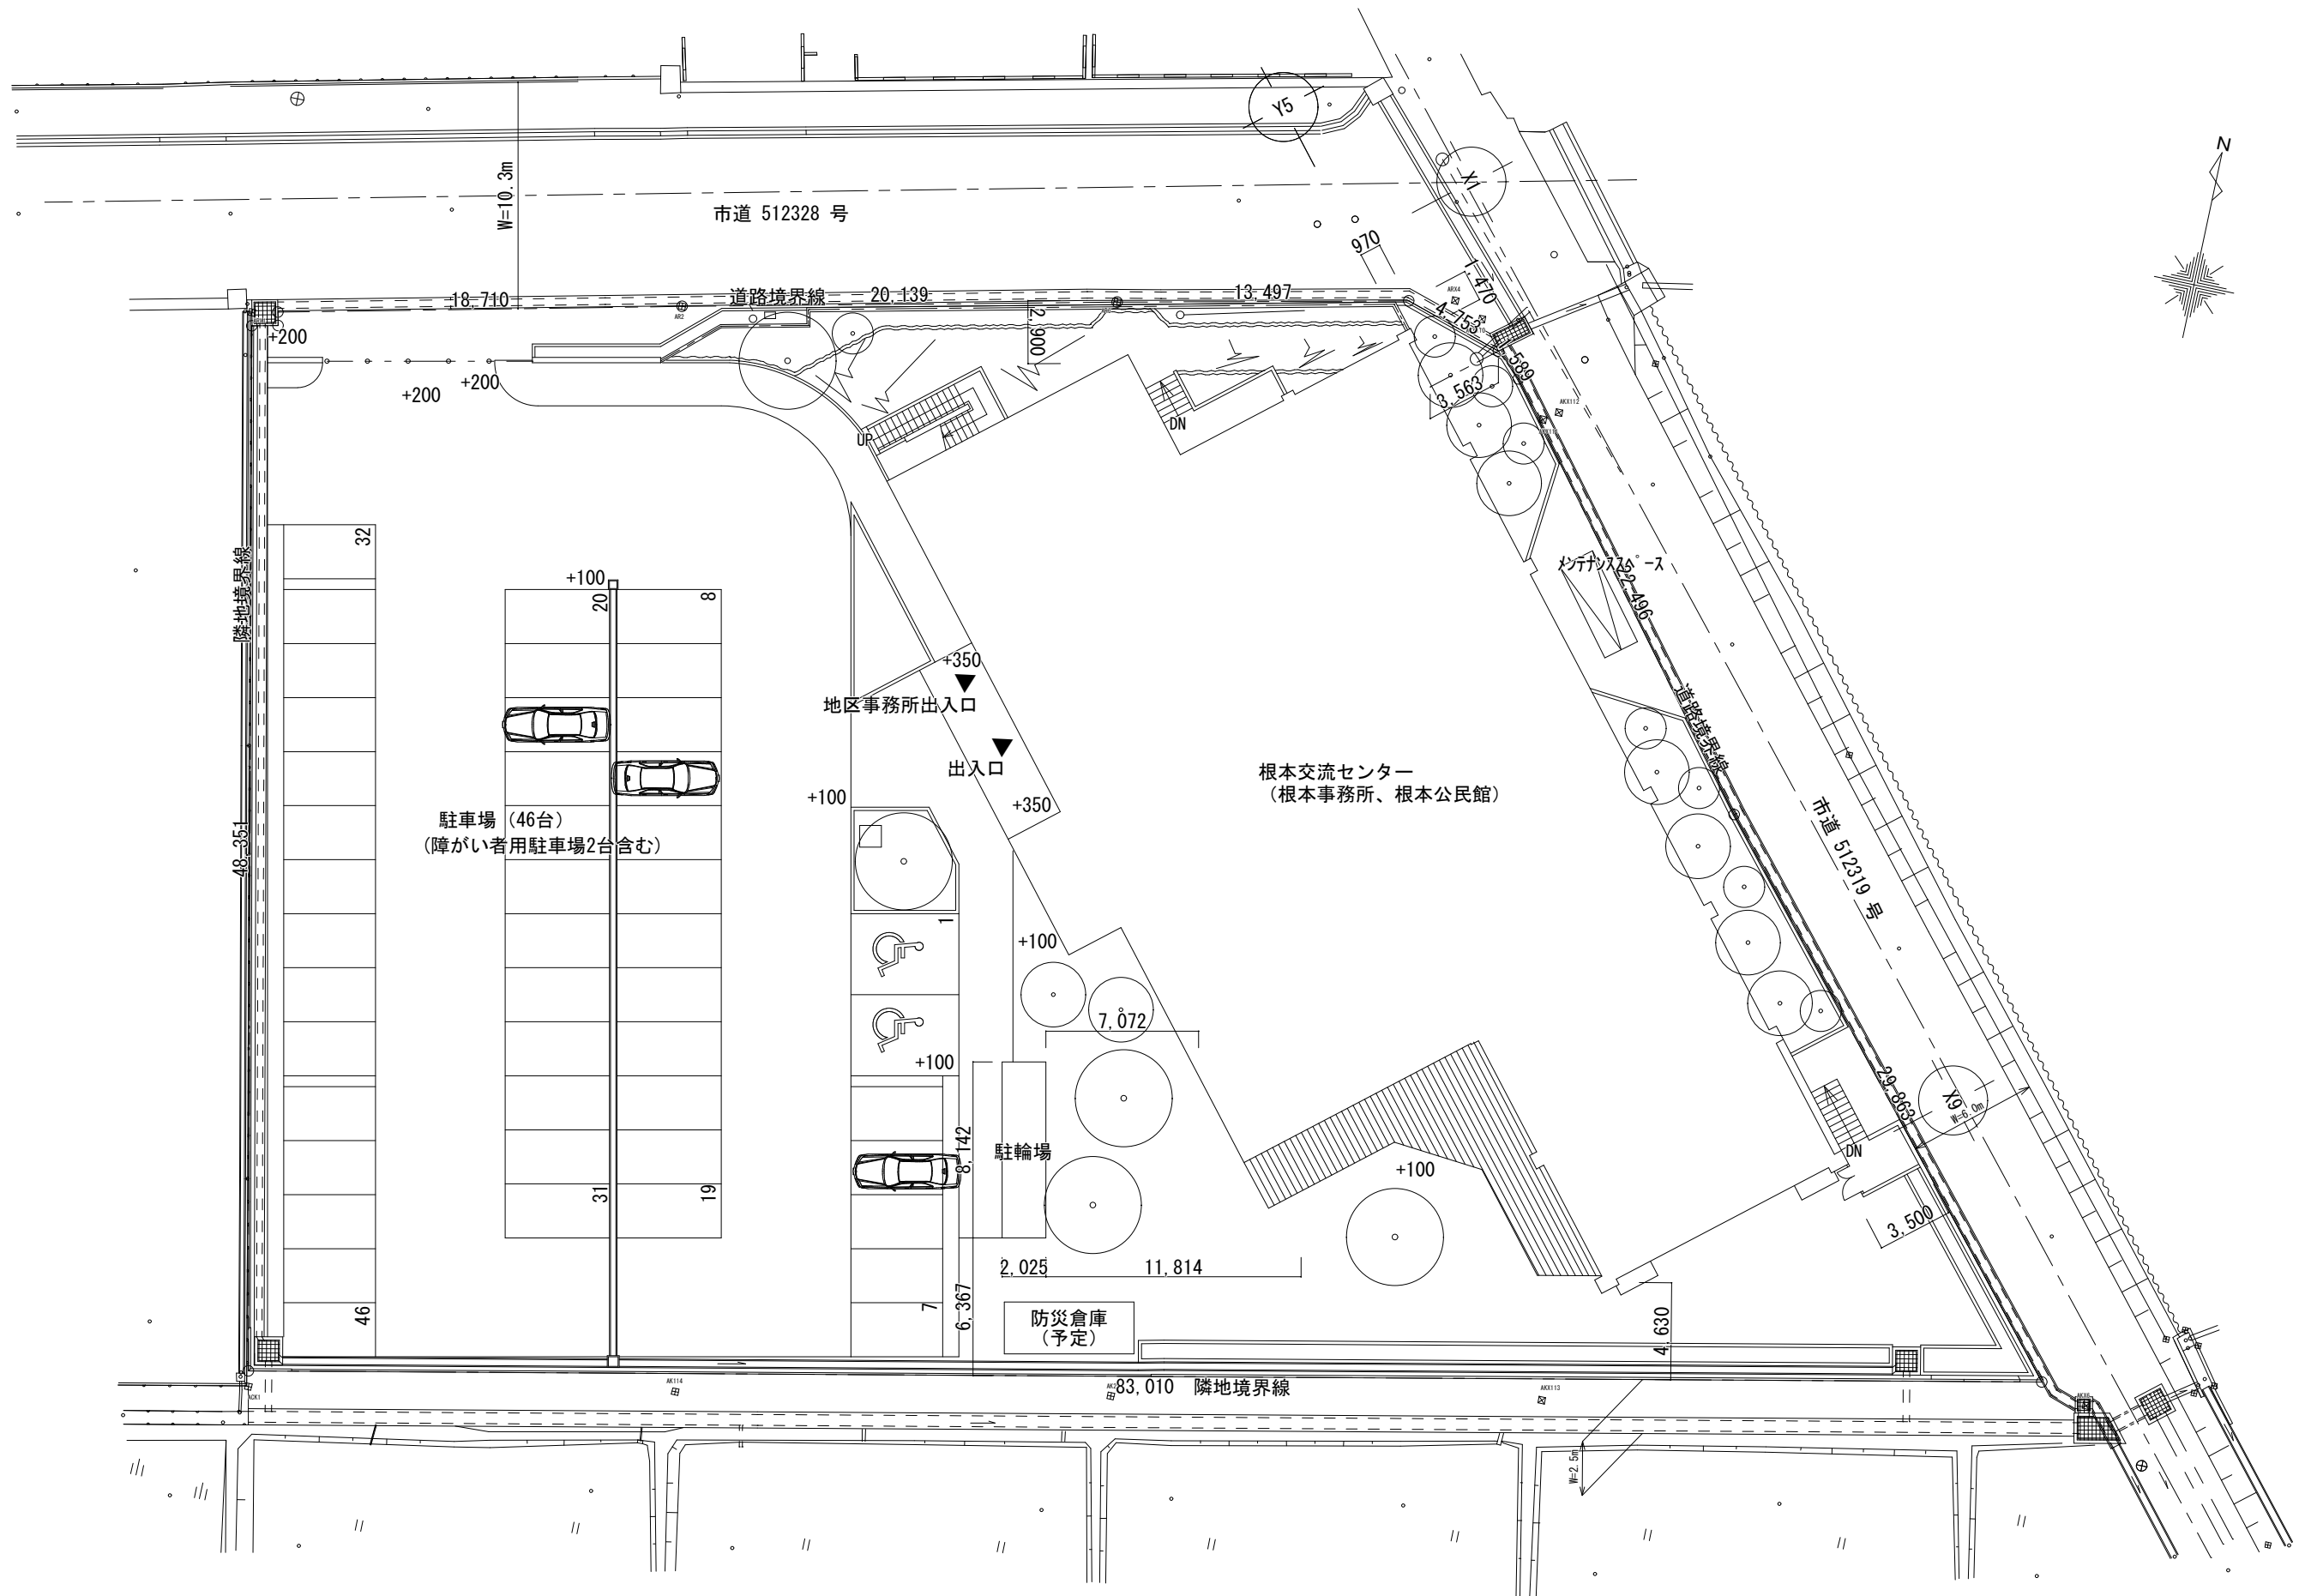



多治見市企画部企画政策課	年度	事業名称	図面名称	施設名	縮尺	図面番号
	R8	多治見市公共施設LED照明器具リース事業【第2期】	配置図	根本交流センター	1/300	1

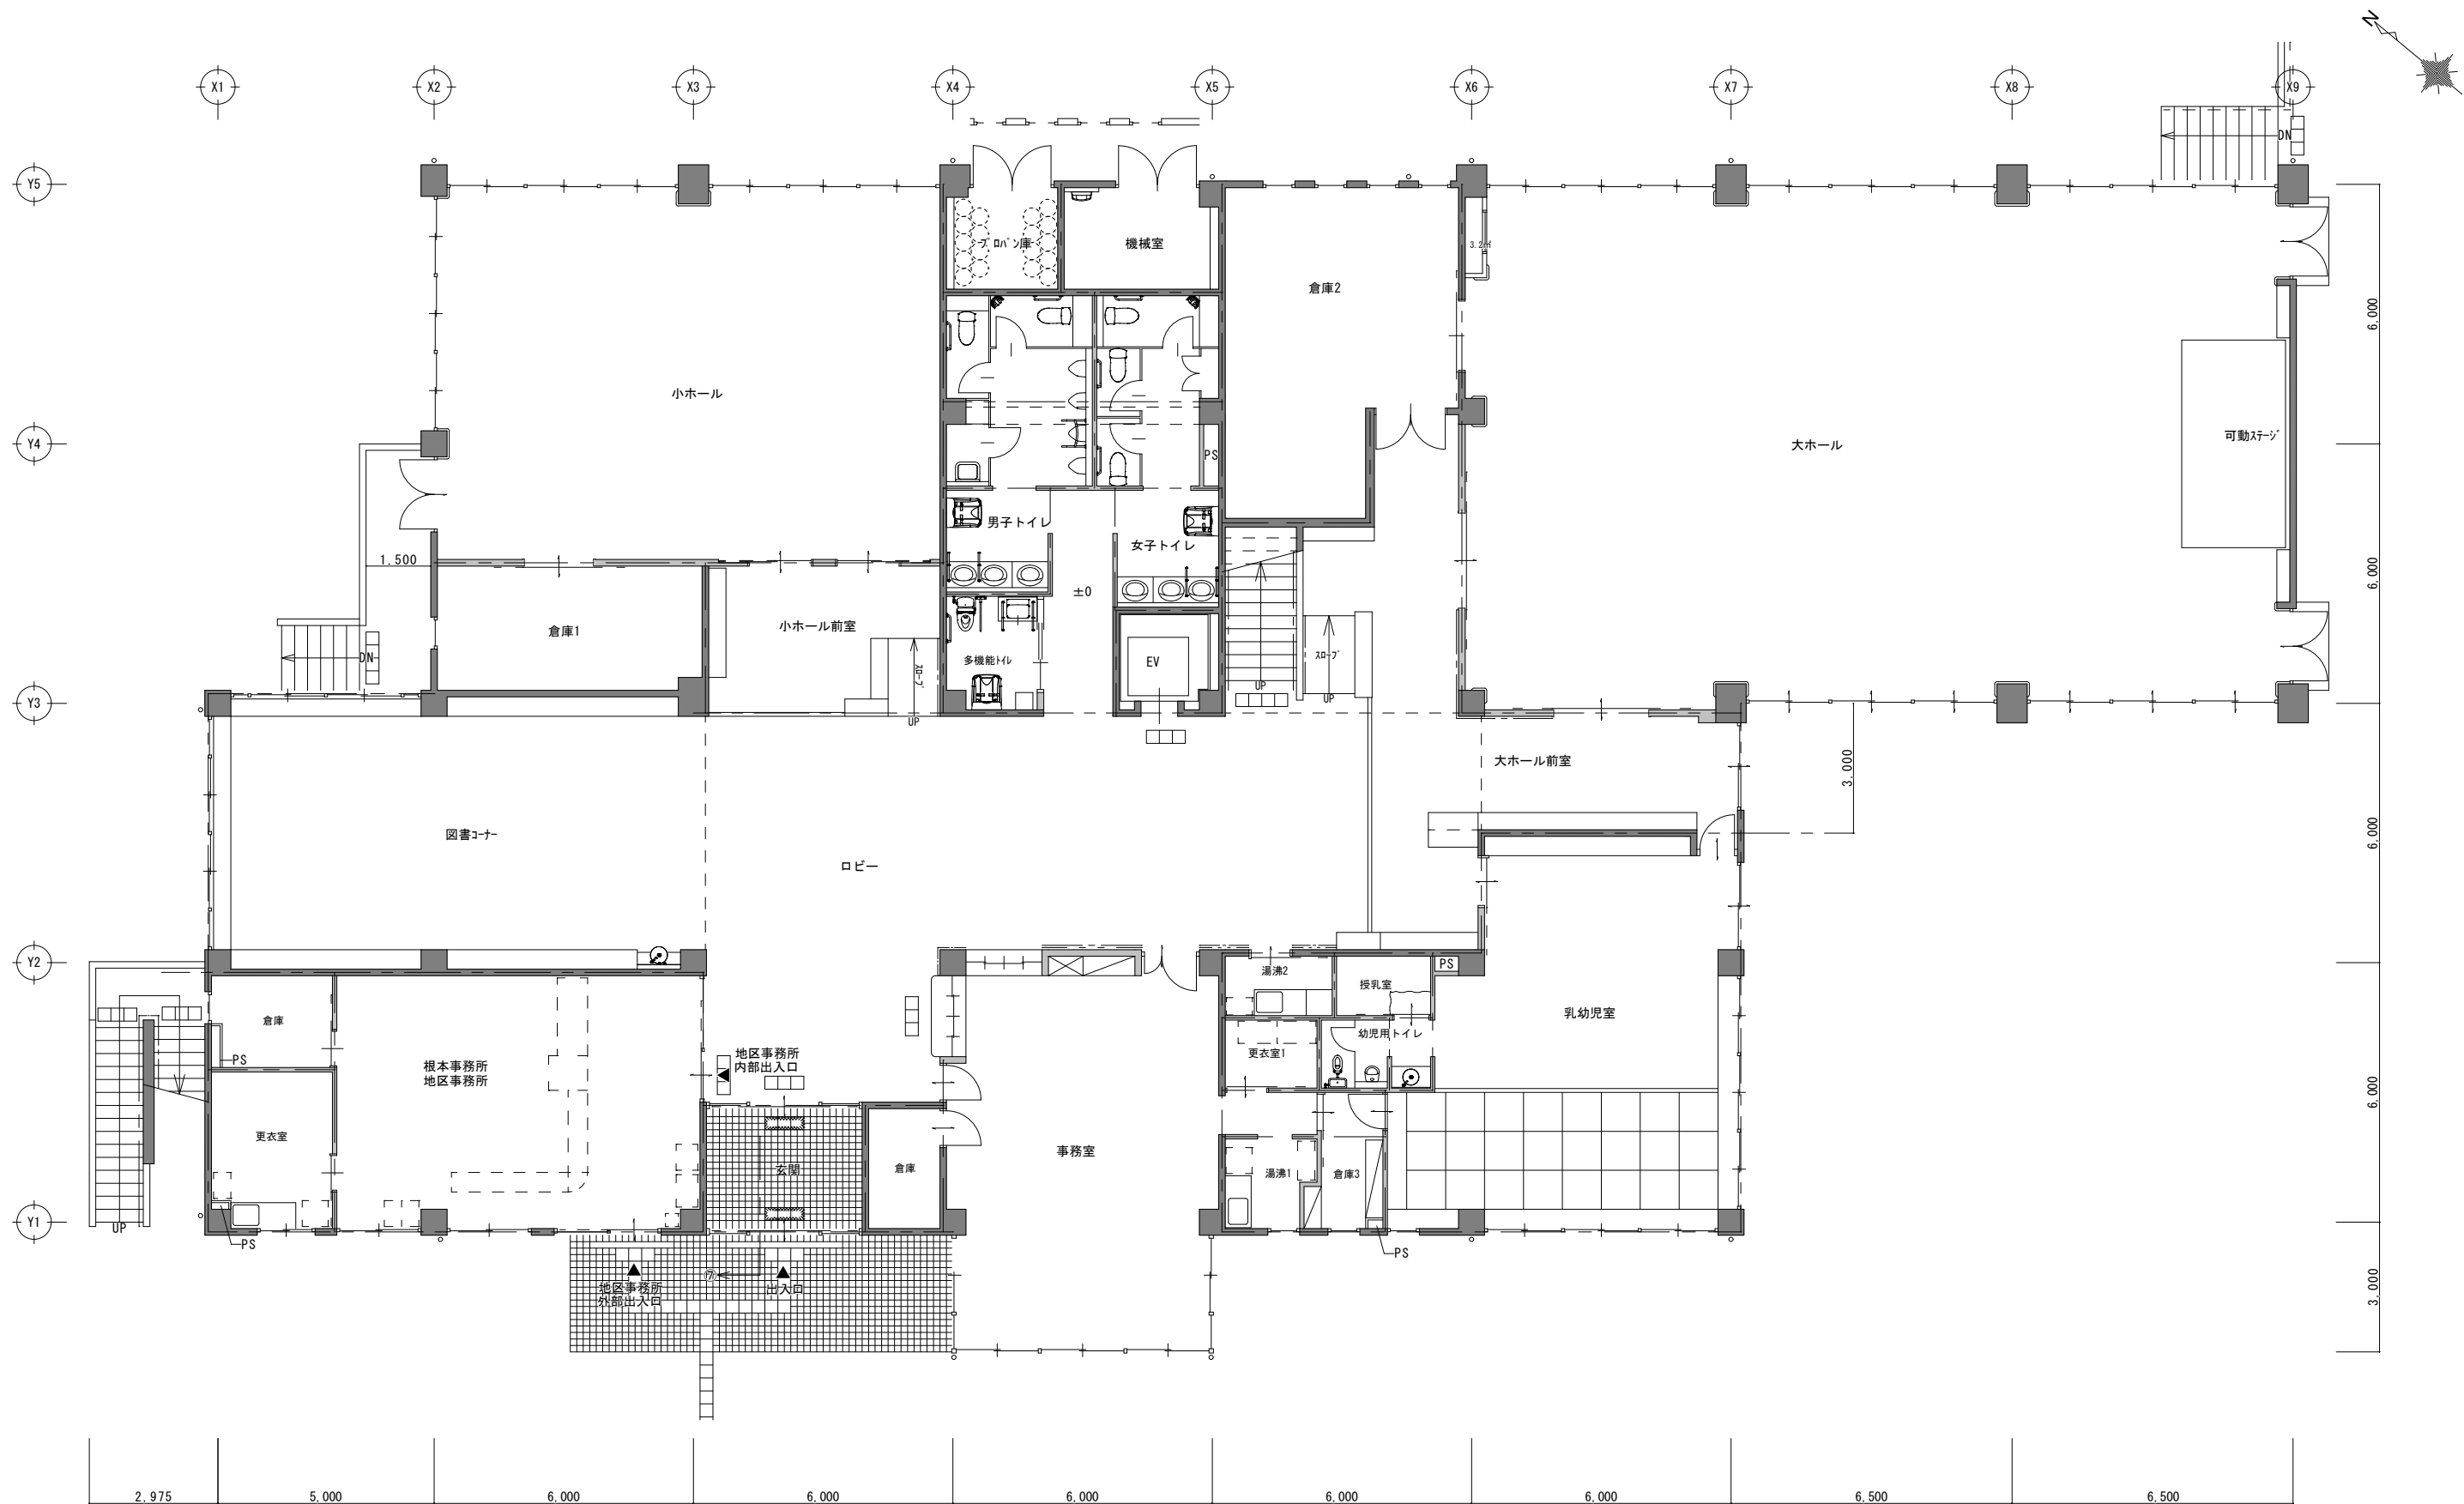


多治見市企画部企画政策課	年度	事業名称	図面名称	施設名	縮尺	図面番号
	R8	多治見市公共施設LED照明器具リース事業【第2期】	1階平面図	根本交流センター	1/150	2

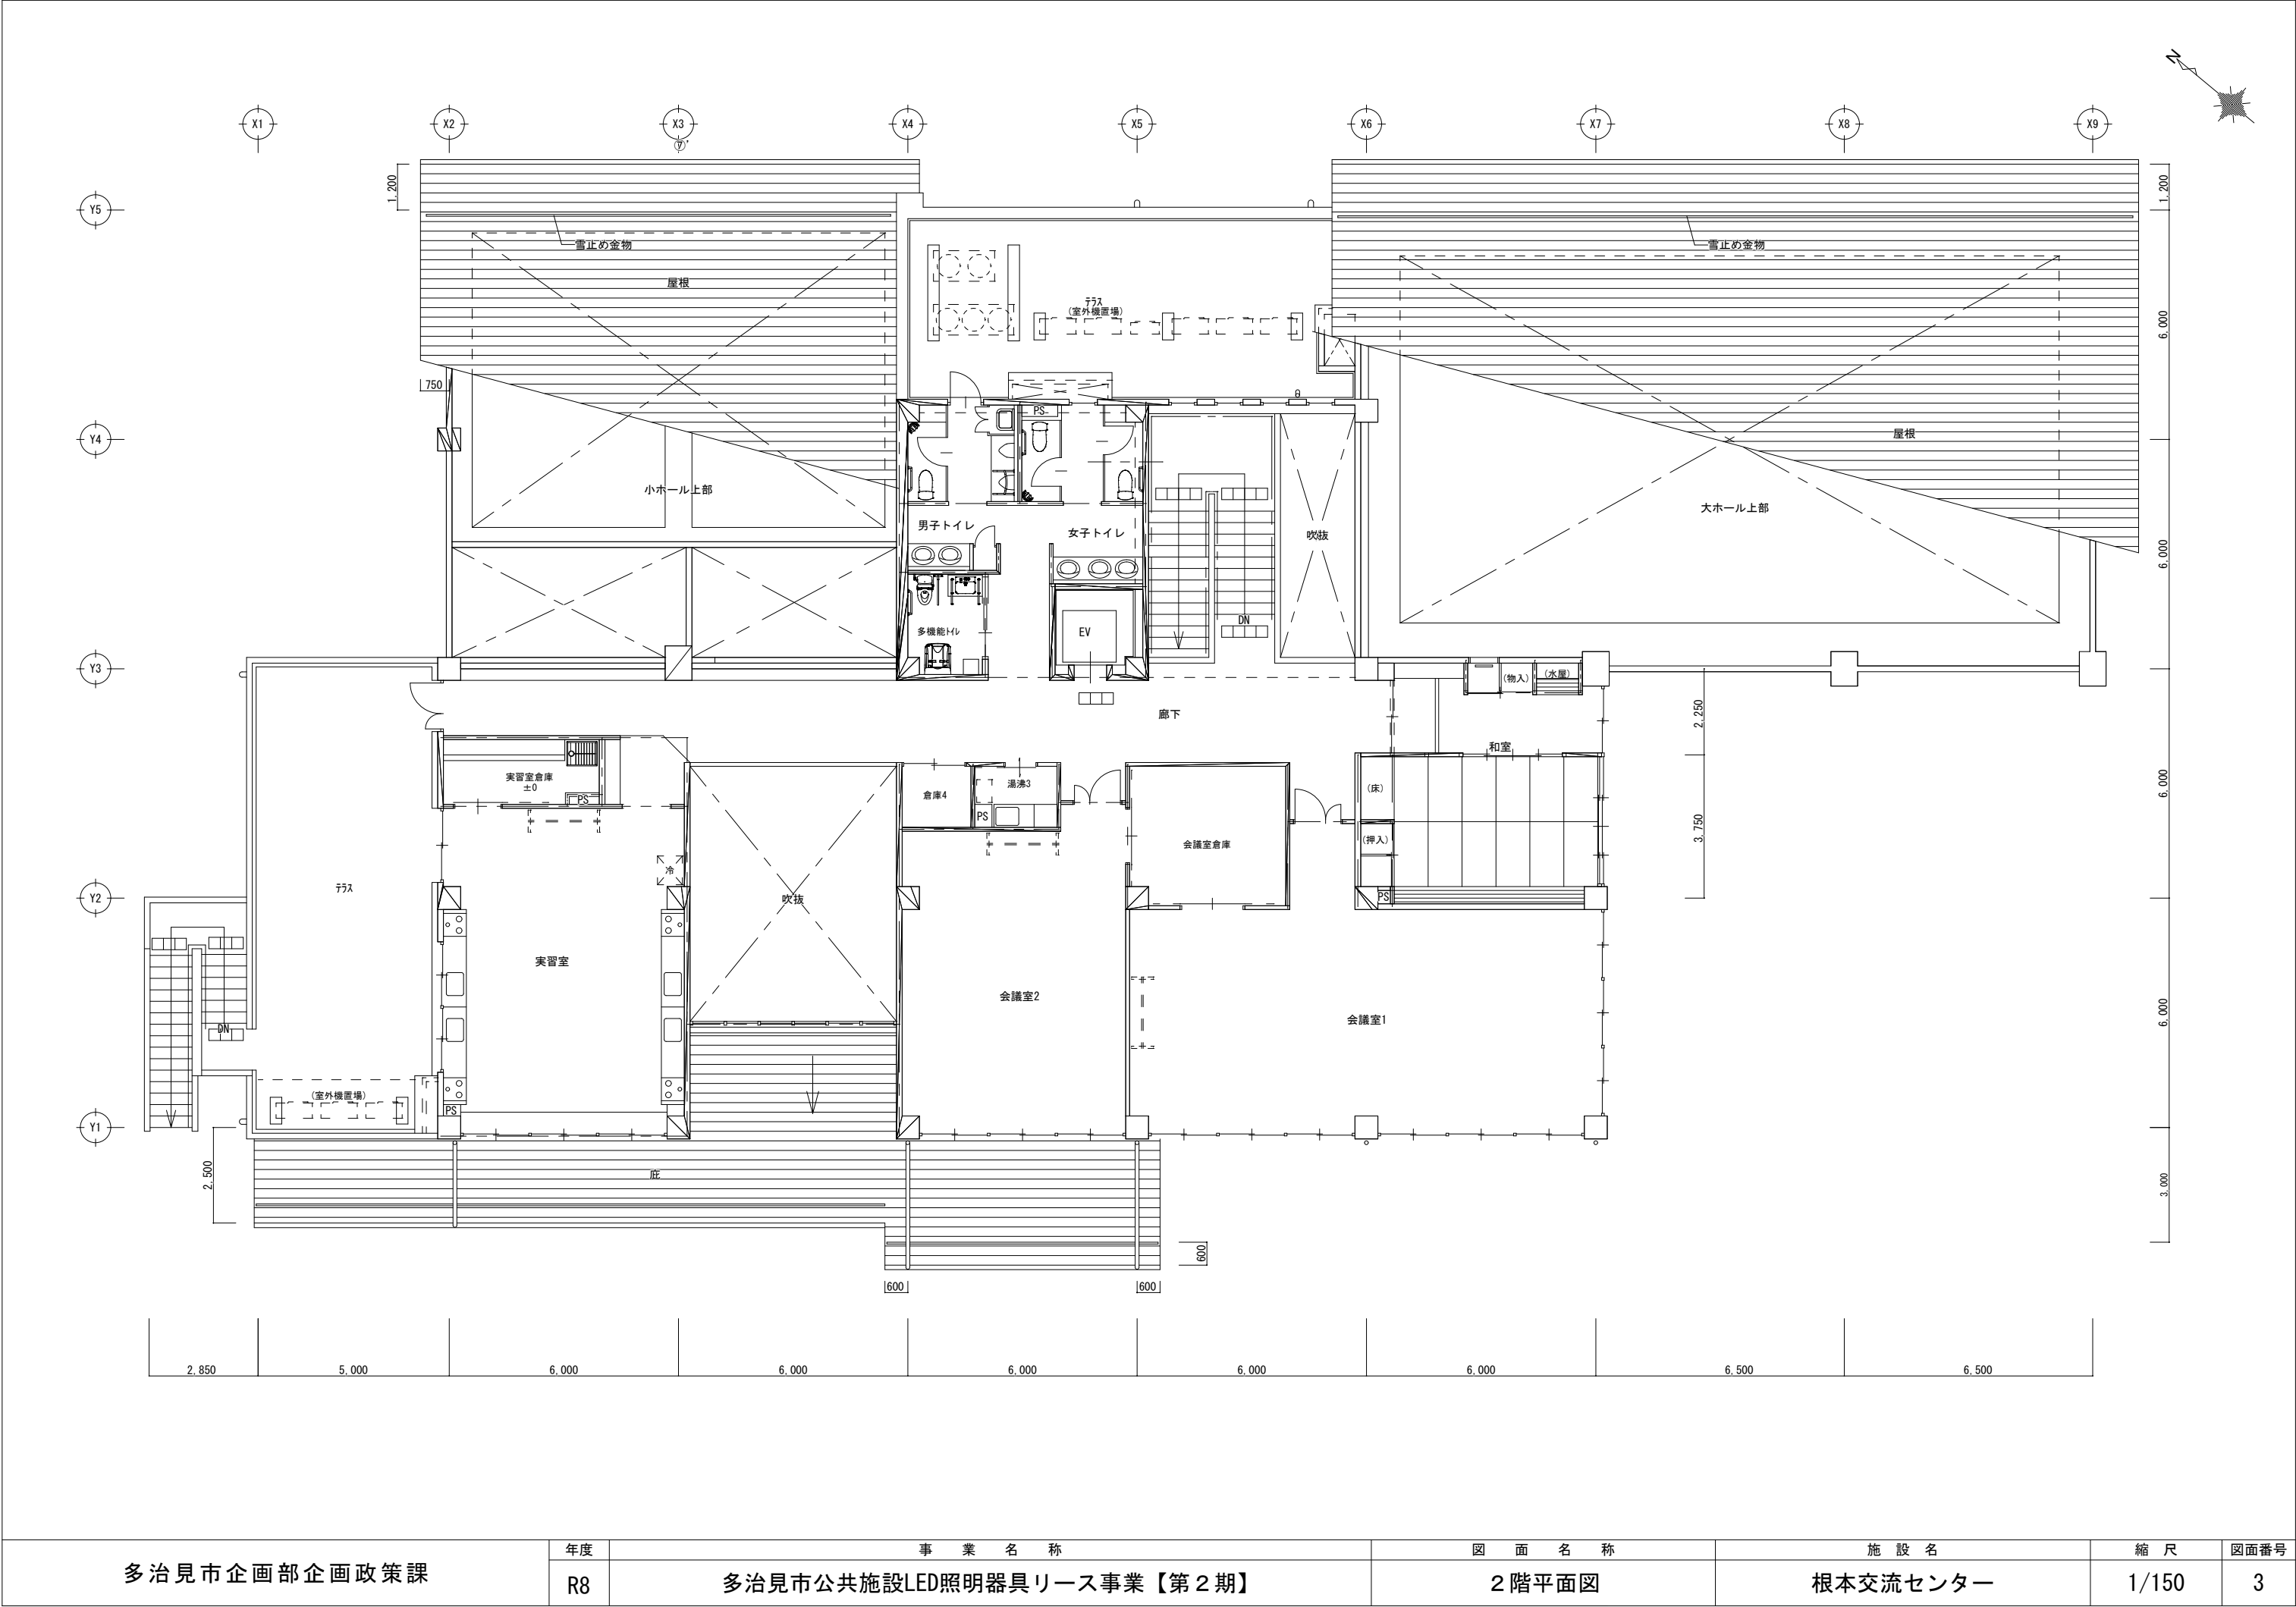


多治見市企画部企画政策課	年度	事業名称	図面名称	施設名	縮尺	図面番号
	R8	多治見市公共施設LED照明器具リース事業【第2期】	2階平面図	根本交流センター	1/150	3

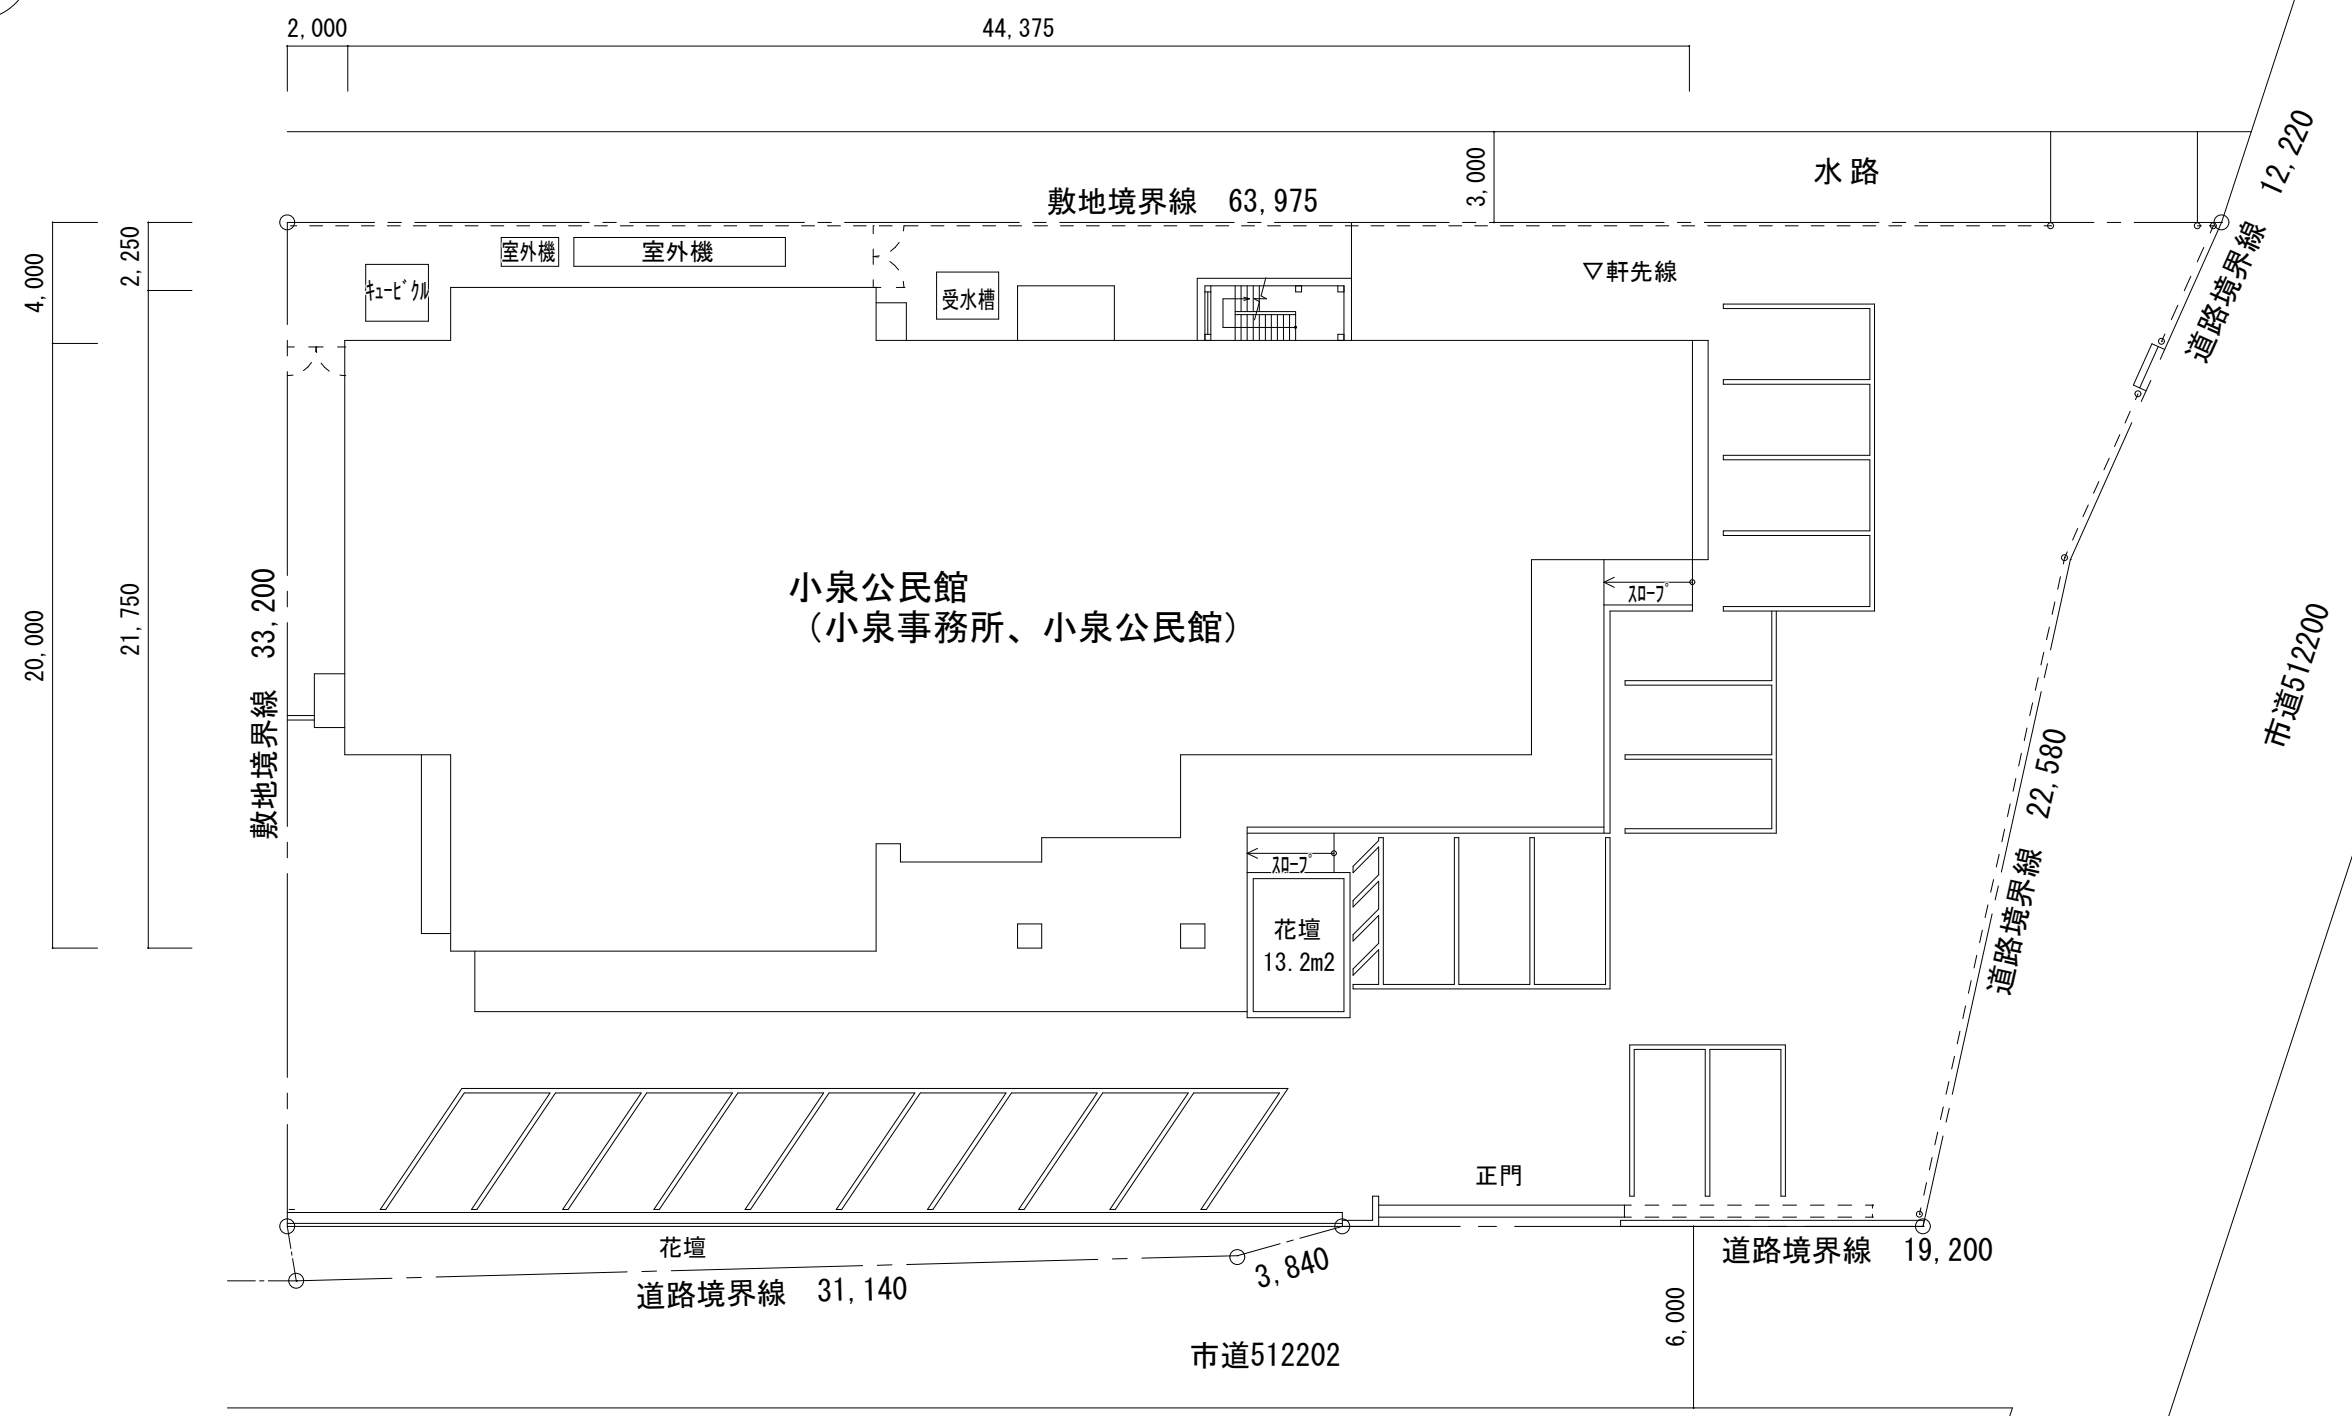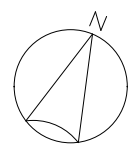


多治見市企画部企画政策課	年度	事業名称	図面名称	施設名	縮尺	図面番号
	R8	多治見市公共施設LED照明器具リース事業【第2期】	配置図	小泉公民館	1/250	1

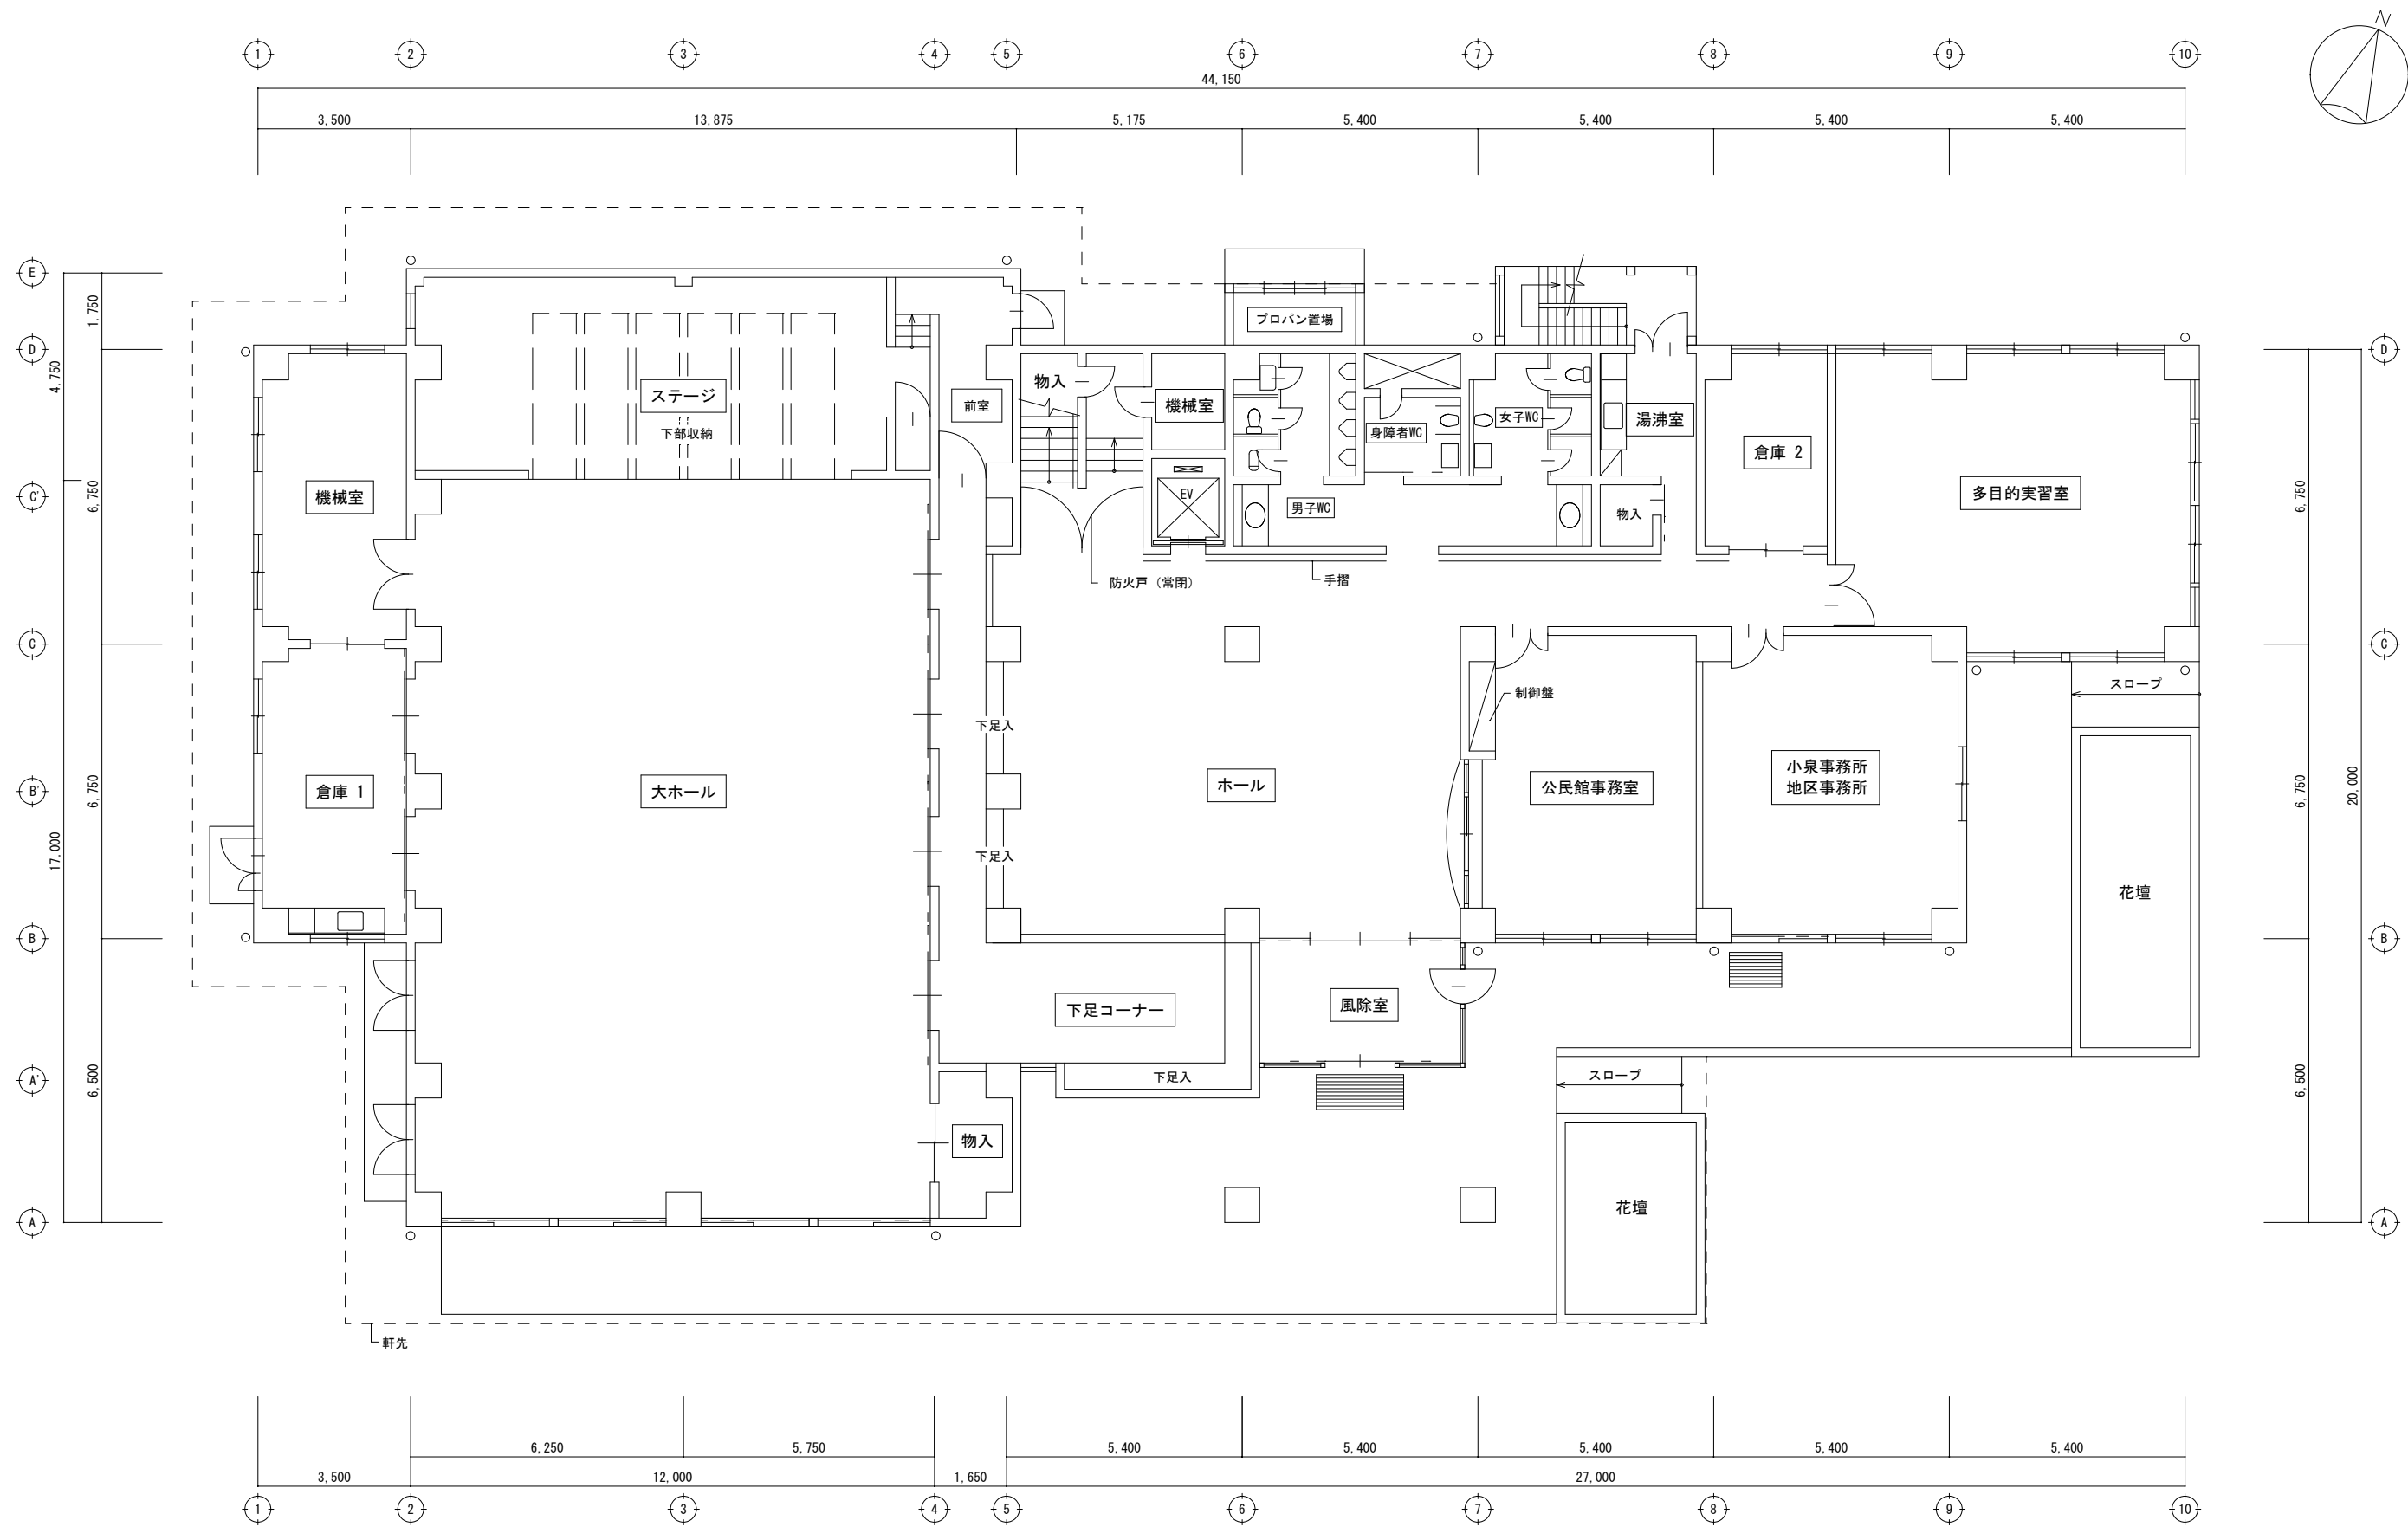


多治見市企画部企画政策課	年度	事業名称	図面名称	施設名	縮尺	図面番号
	R8	多治見市公共施設LED照明器具リース事業【第2期】	1階平面図	小泉公民館	1/150	2

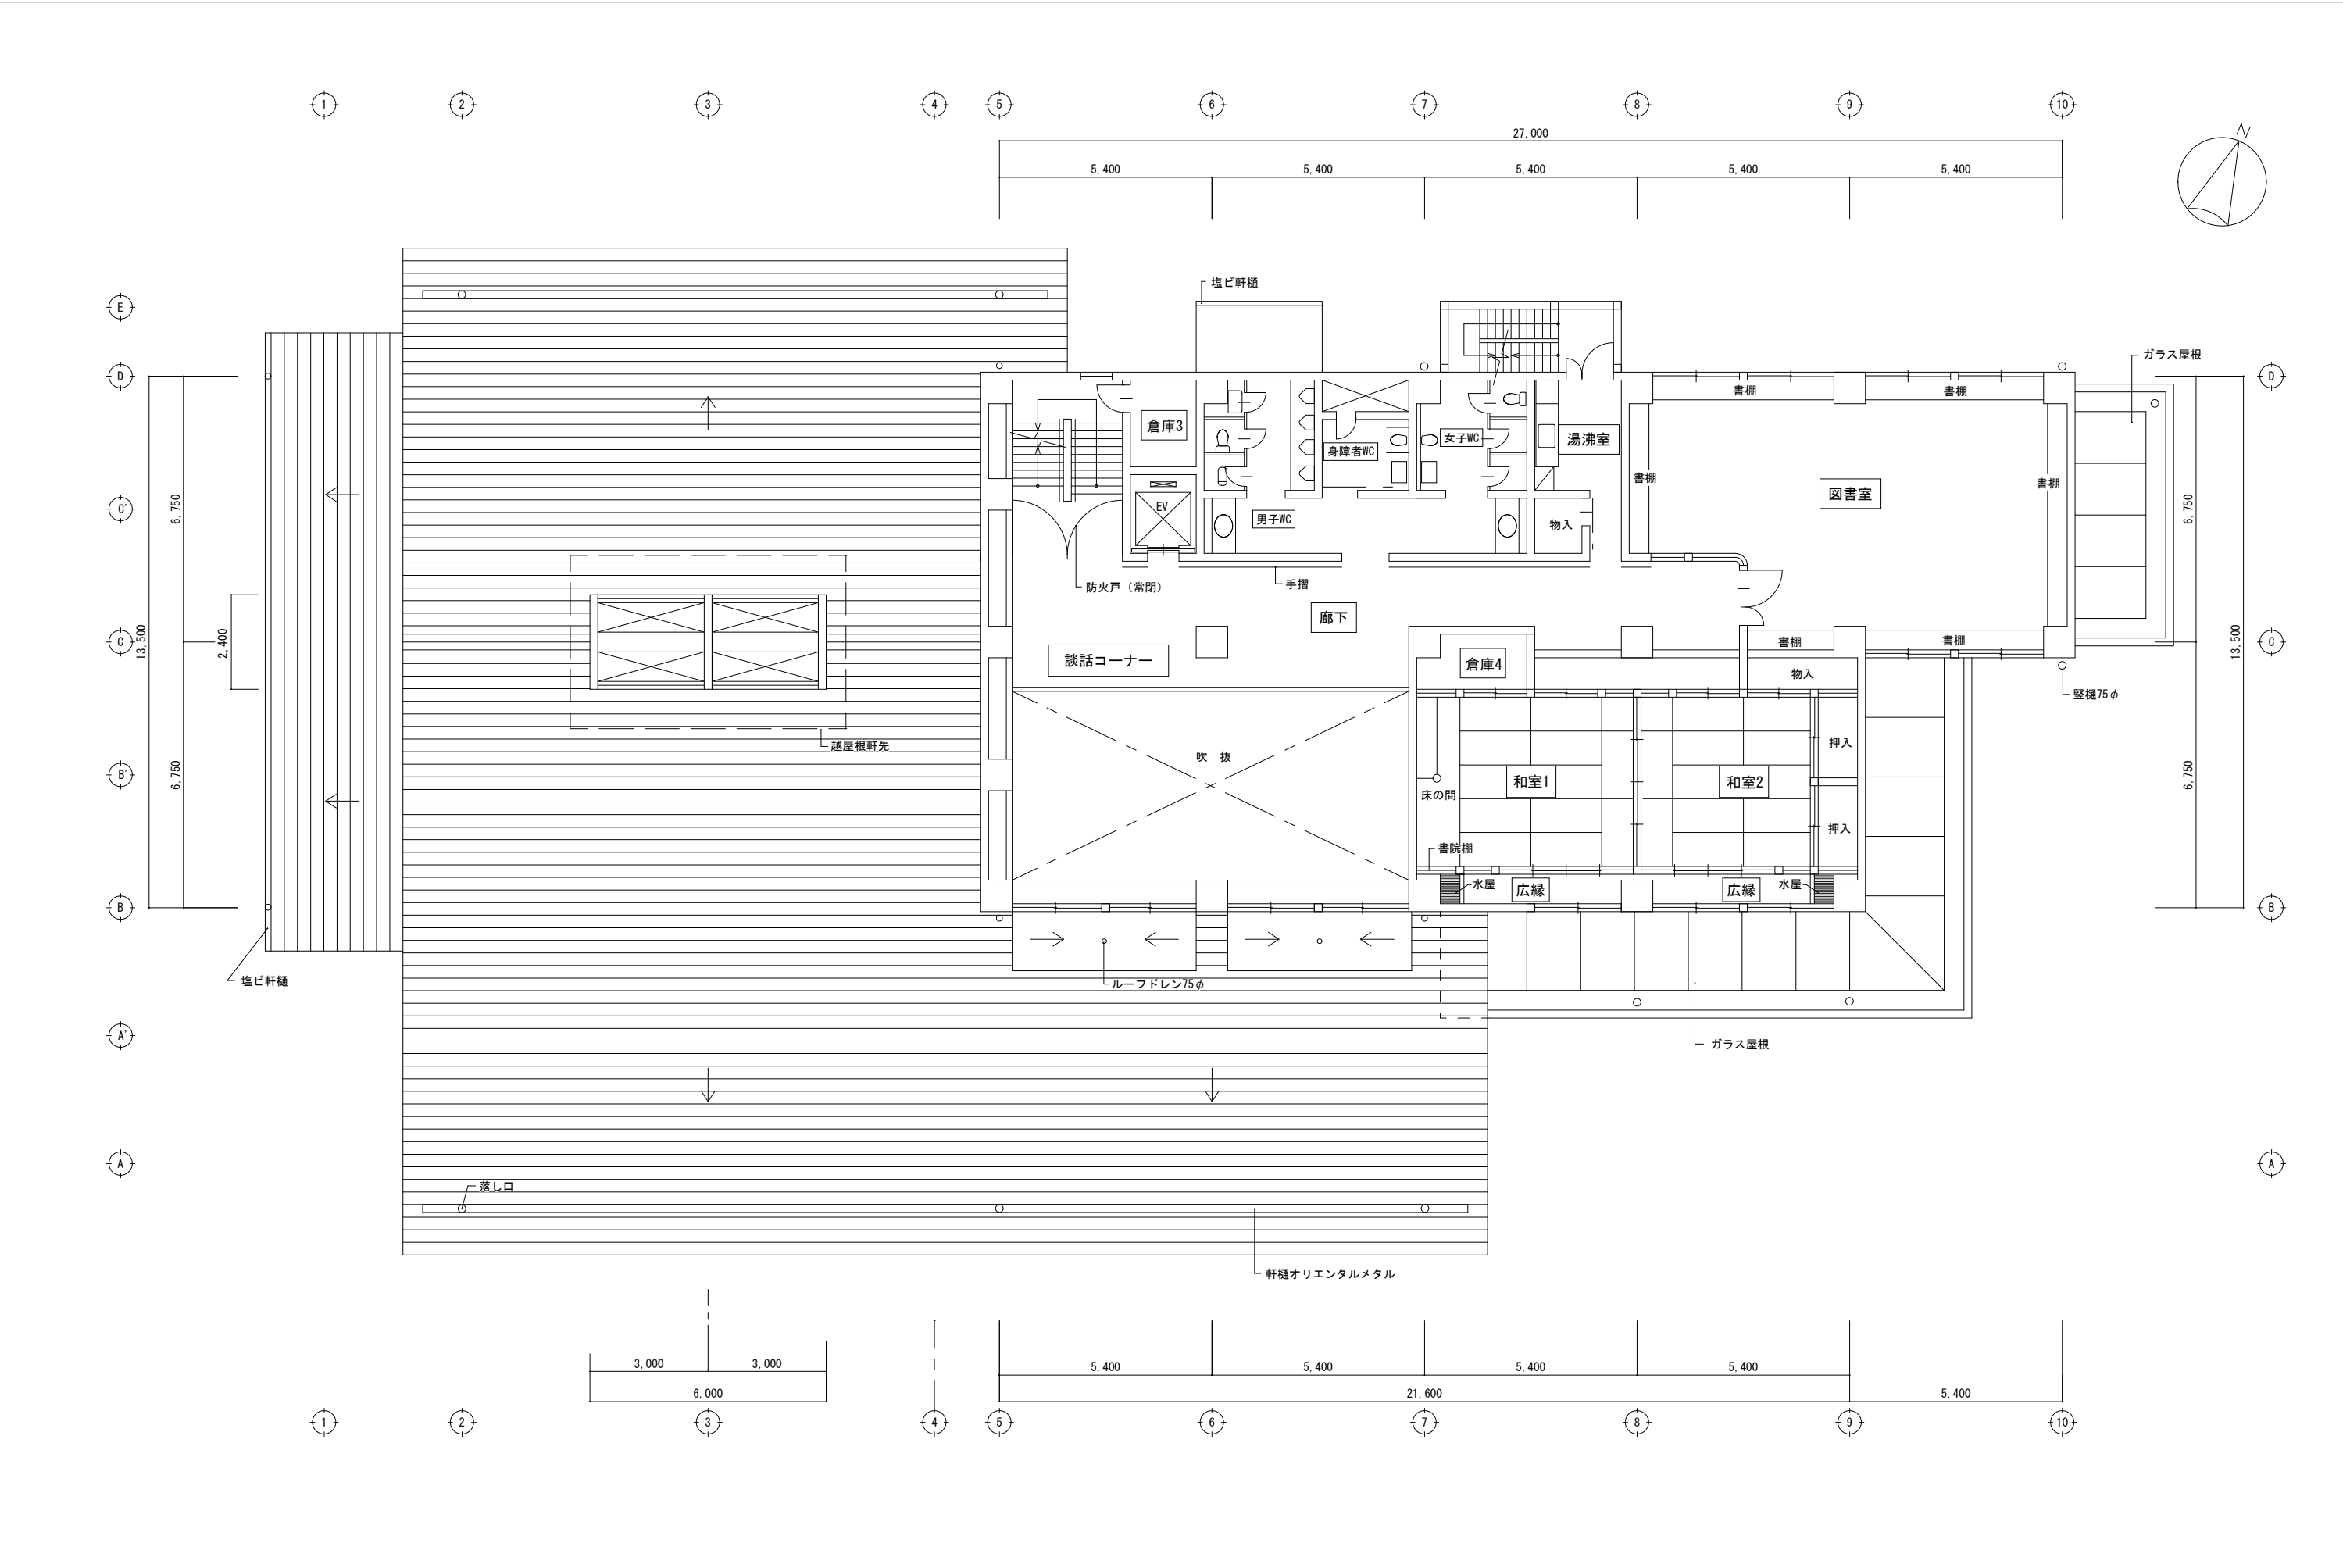


多治見市企画部企画政策課	年度	事業名称	図面名称	施設名	縮尺	図面番号
	R8	多治見市公共施設LED照明器具リース事業【第2期】	2階平面図	小泉公民館	1/150	3

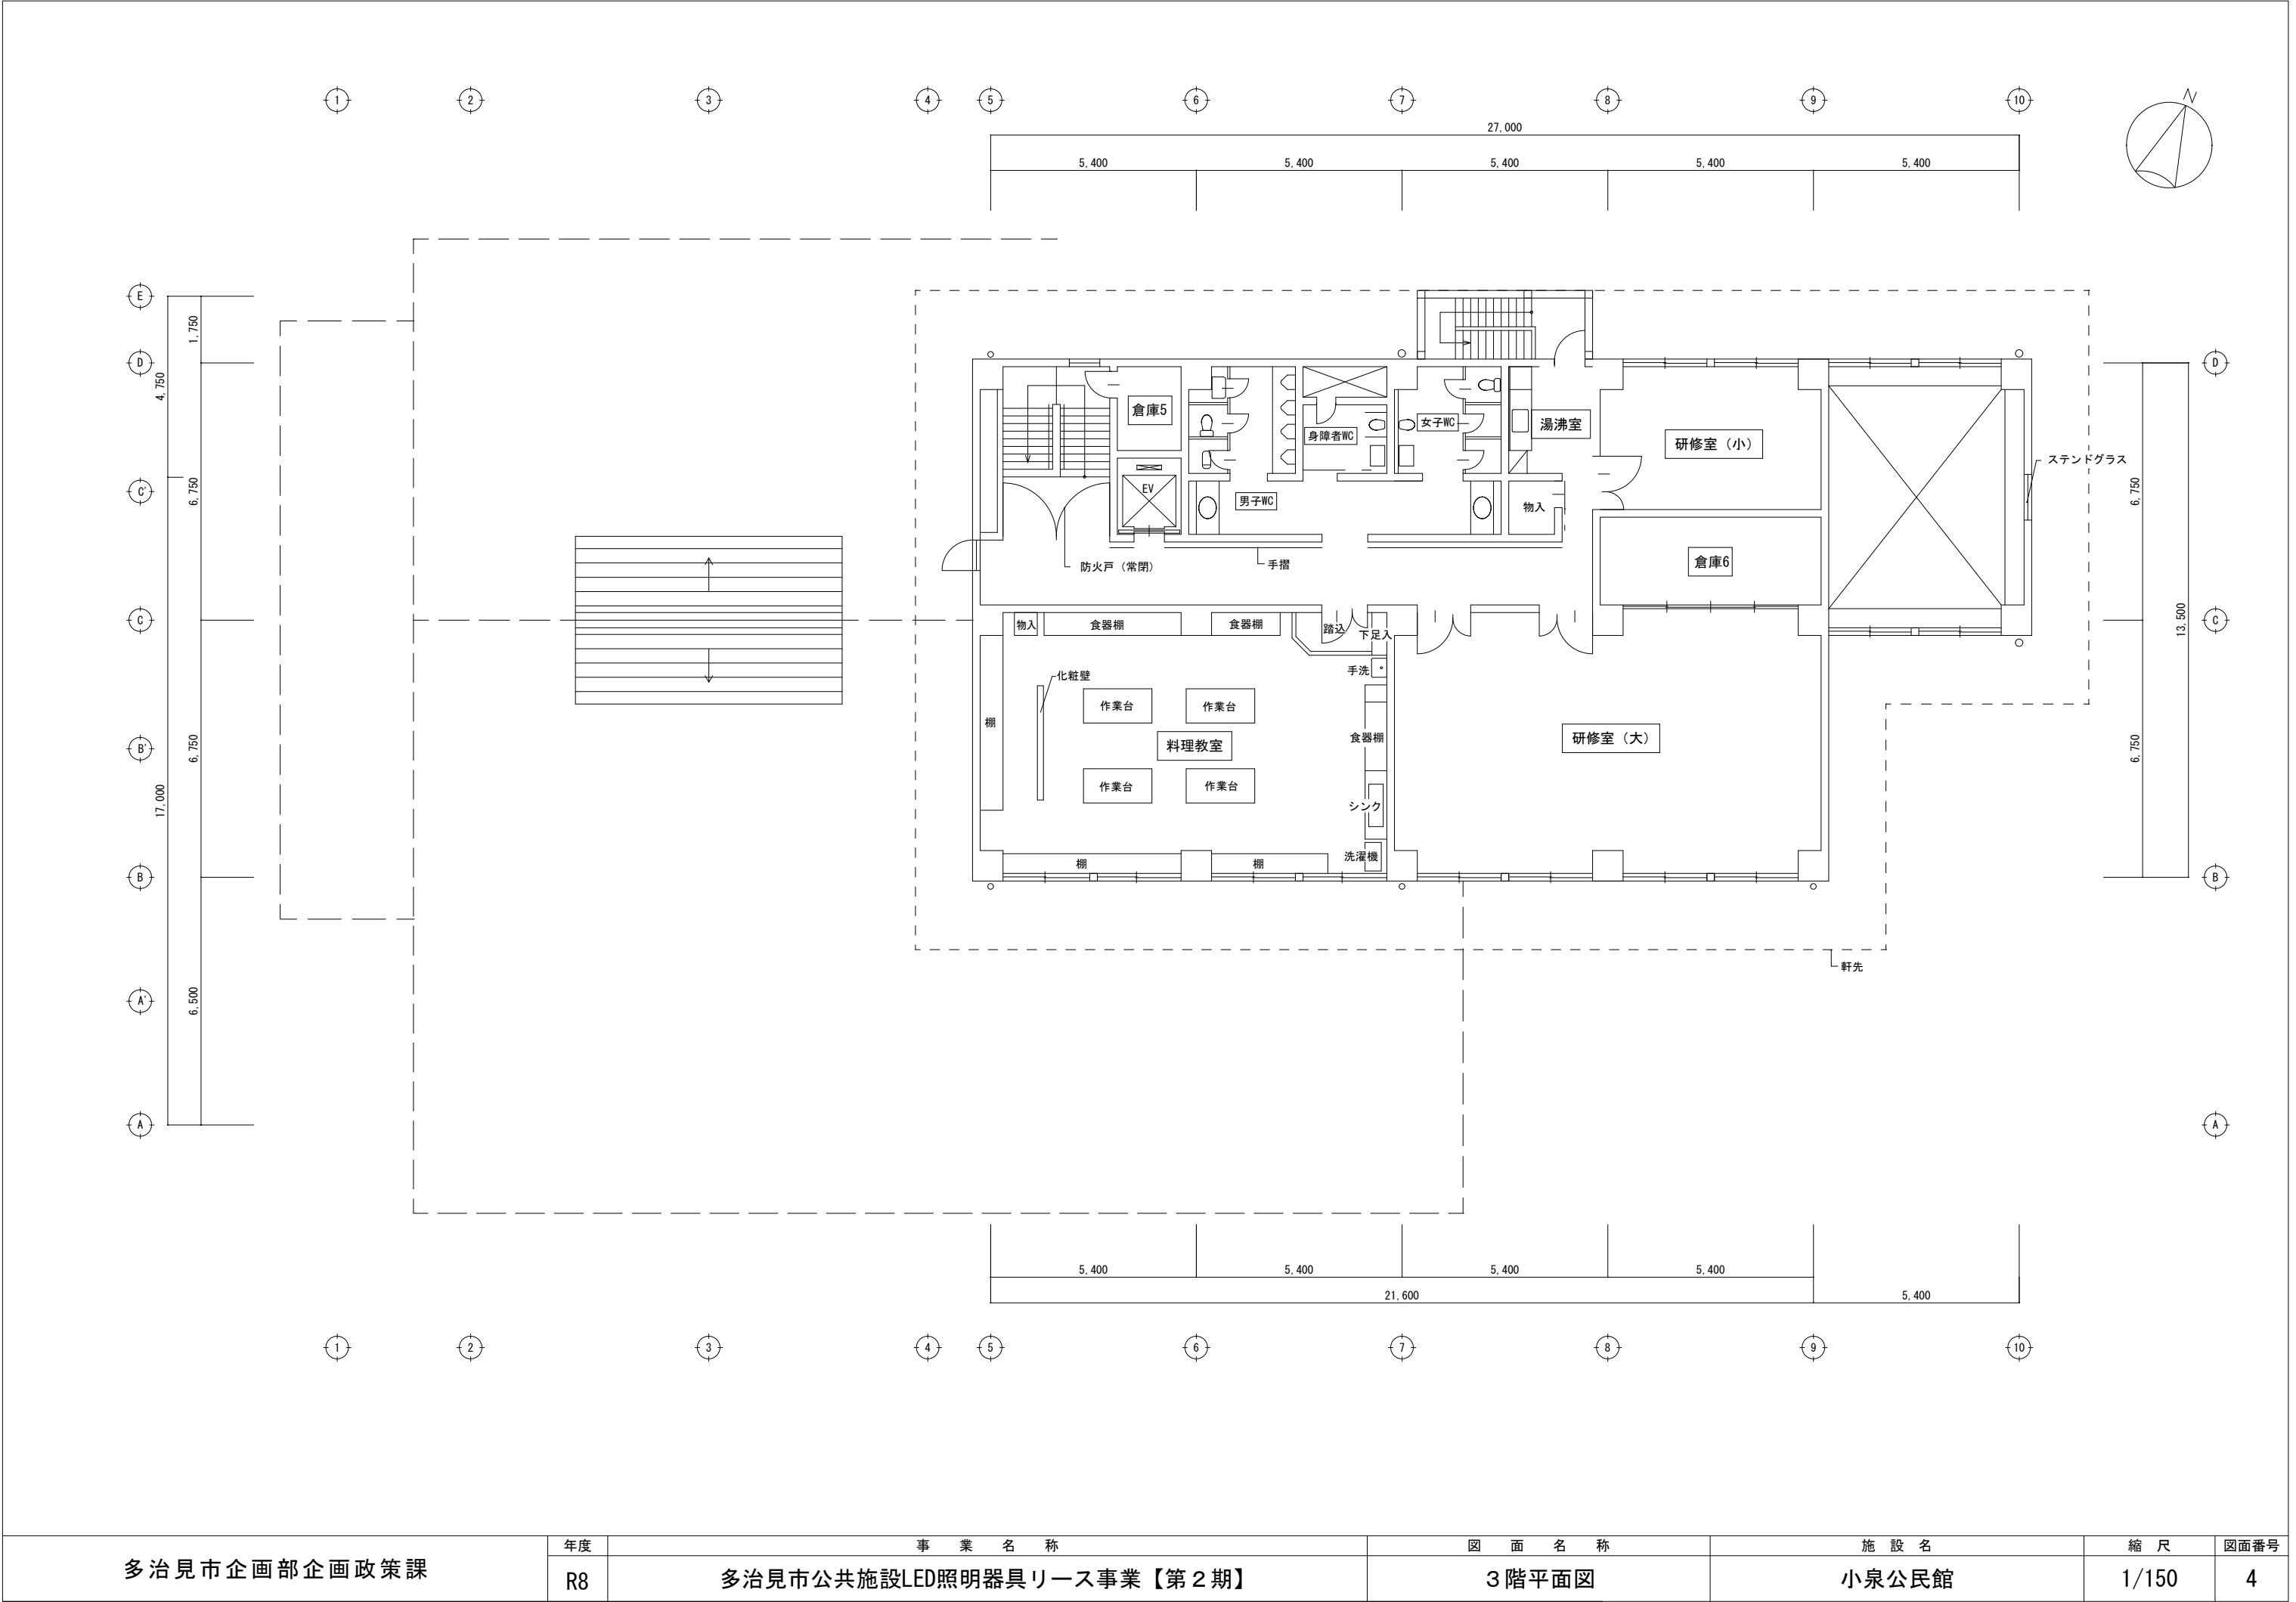


多治見市企画部企画政策課	年度	事業名称	図面名称	施設名	縮尺	図面番号
	R8	多治見市公共施設LED照明器具リース事業【第2期】	3階平面図	小泉公民館	1/150	4

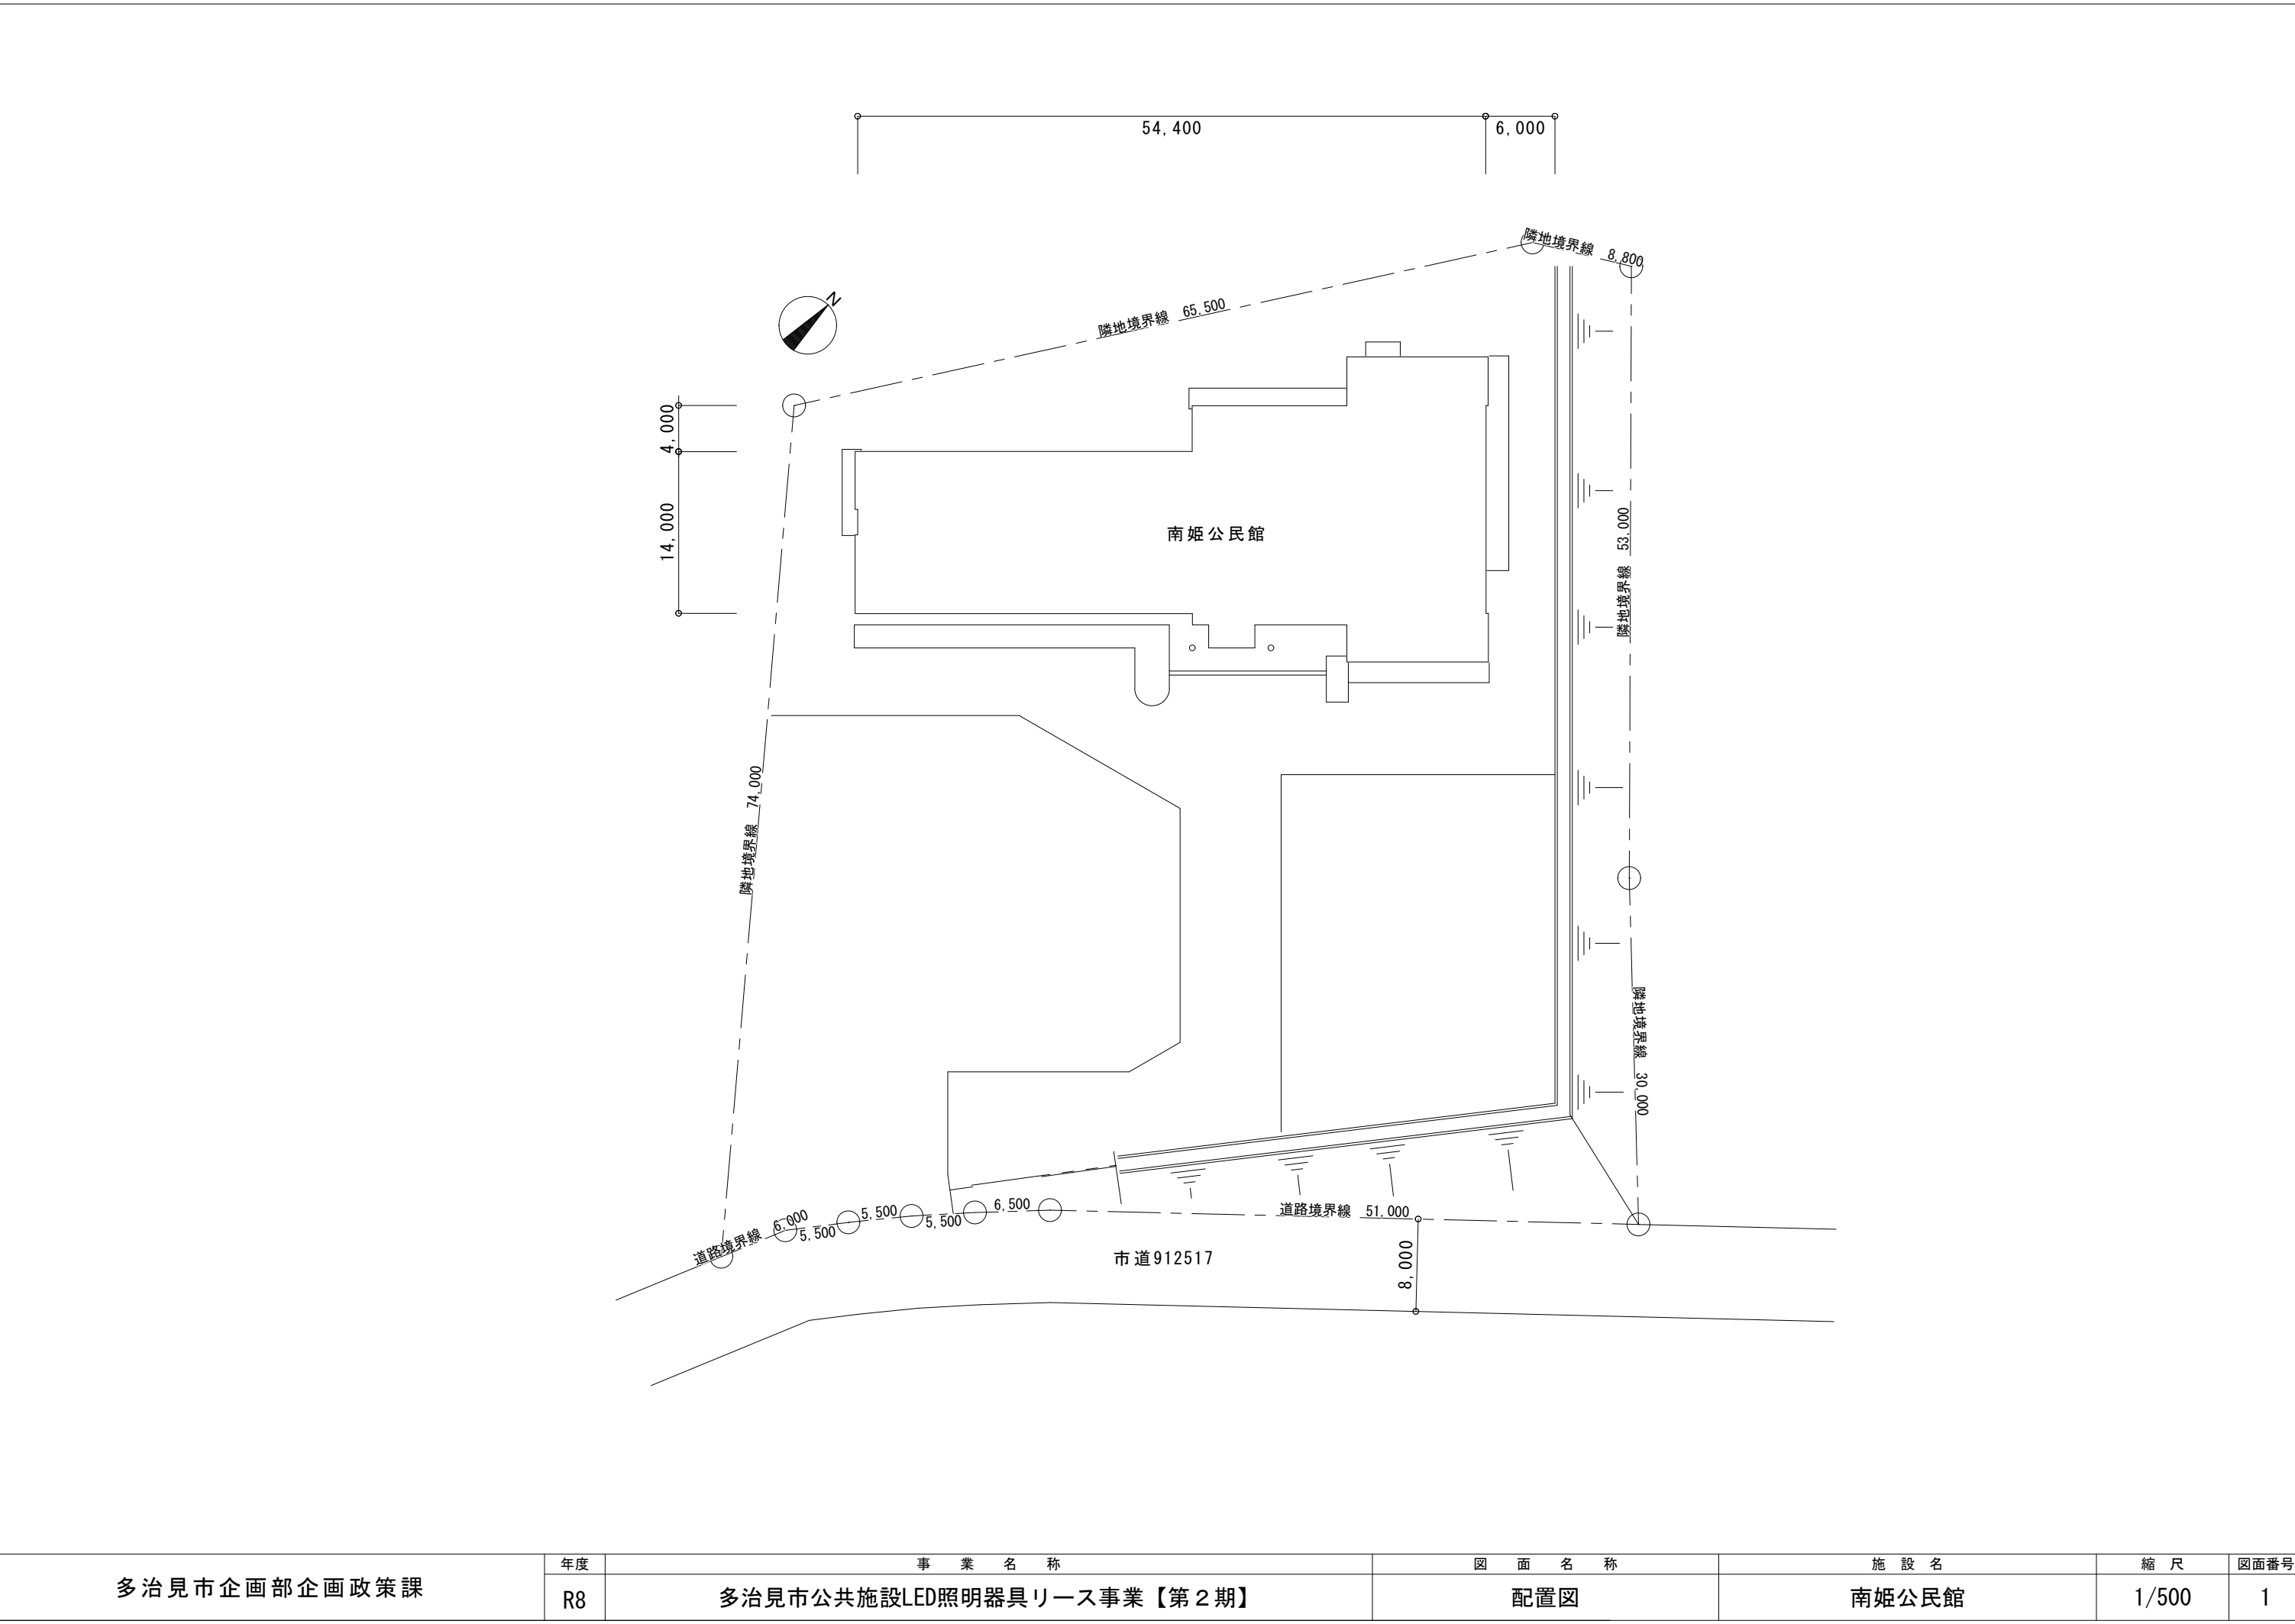

多治見市企画部企画政策課	年度	事業名称	図面名称	施設名	縮尺	図面番号
	R8	多治見市公共施設LED照明器具リース事業【第2期】	配置図	南姫公民館	1/500	1

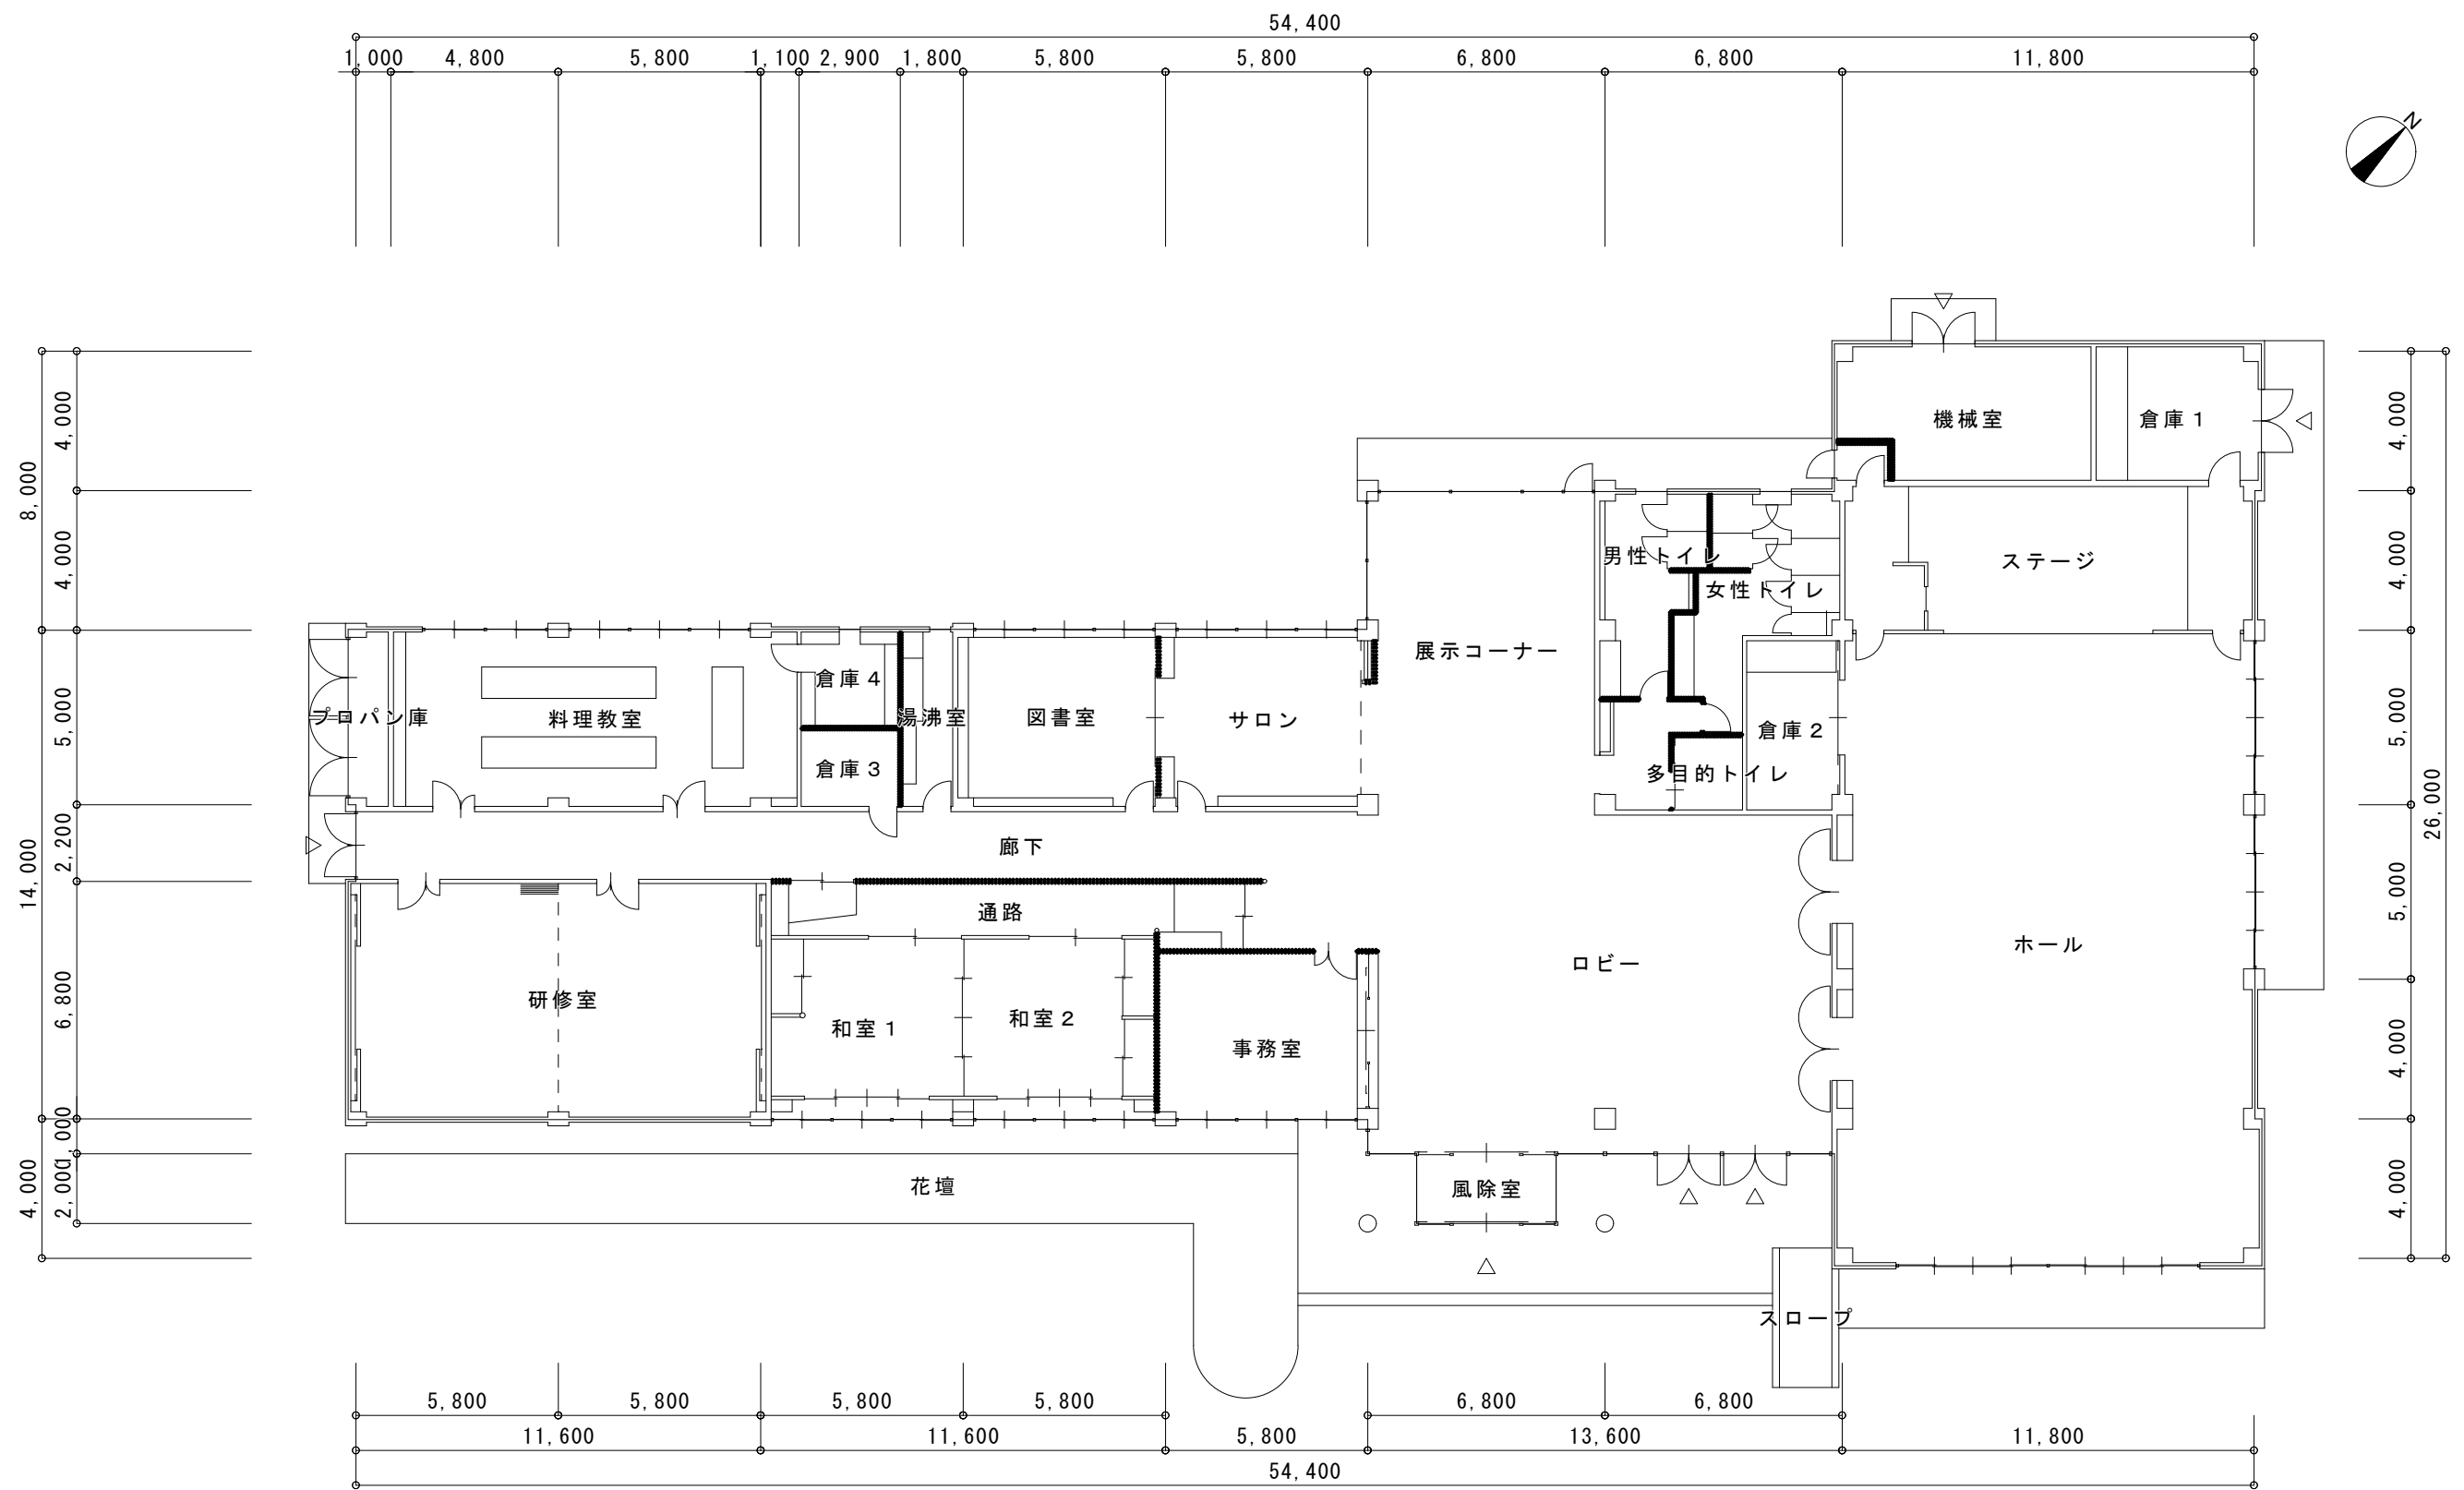

多治見市企画部企画政策課	年度	事業名称	図面名称	施設名	縮尺	図面番号
	R8	多治見市公共施設LED照明器具リース事業【第2期】	1階平面図	南姫公民館	1/200	2

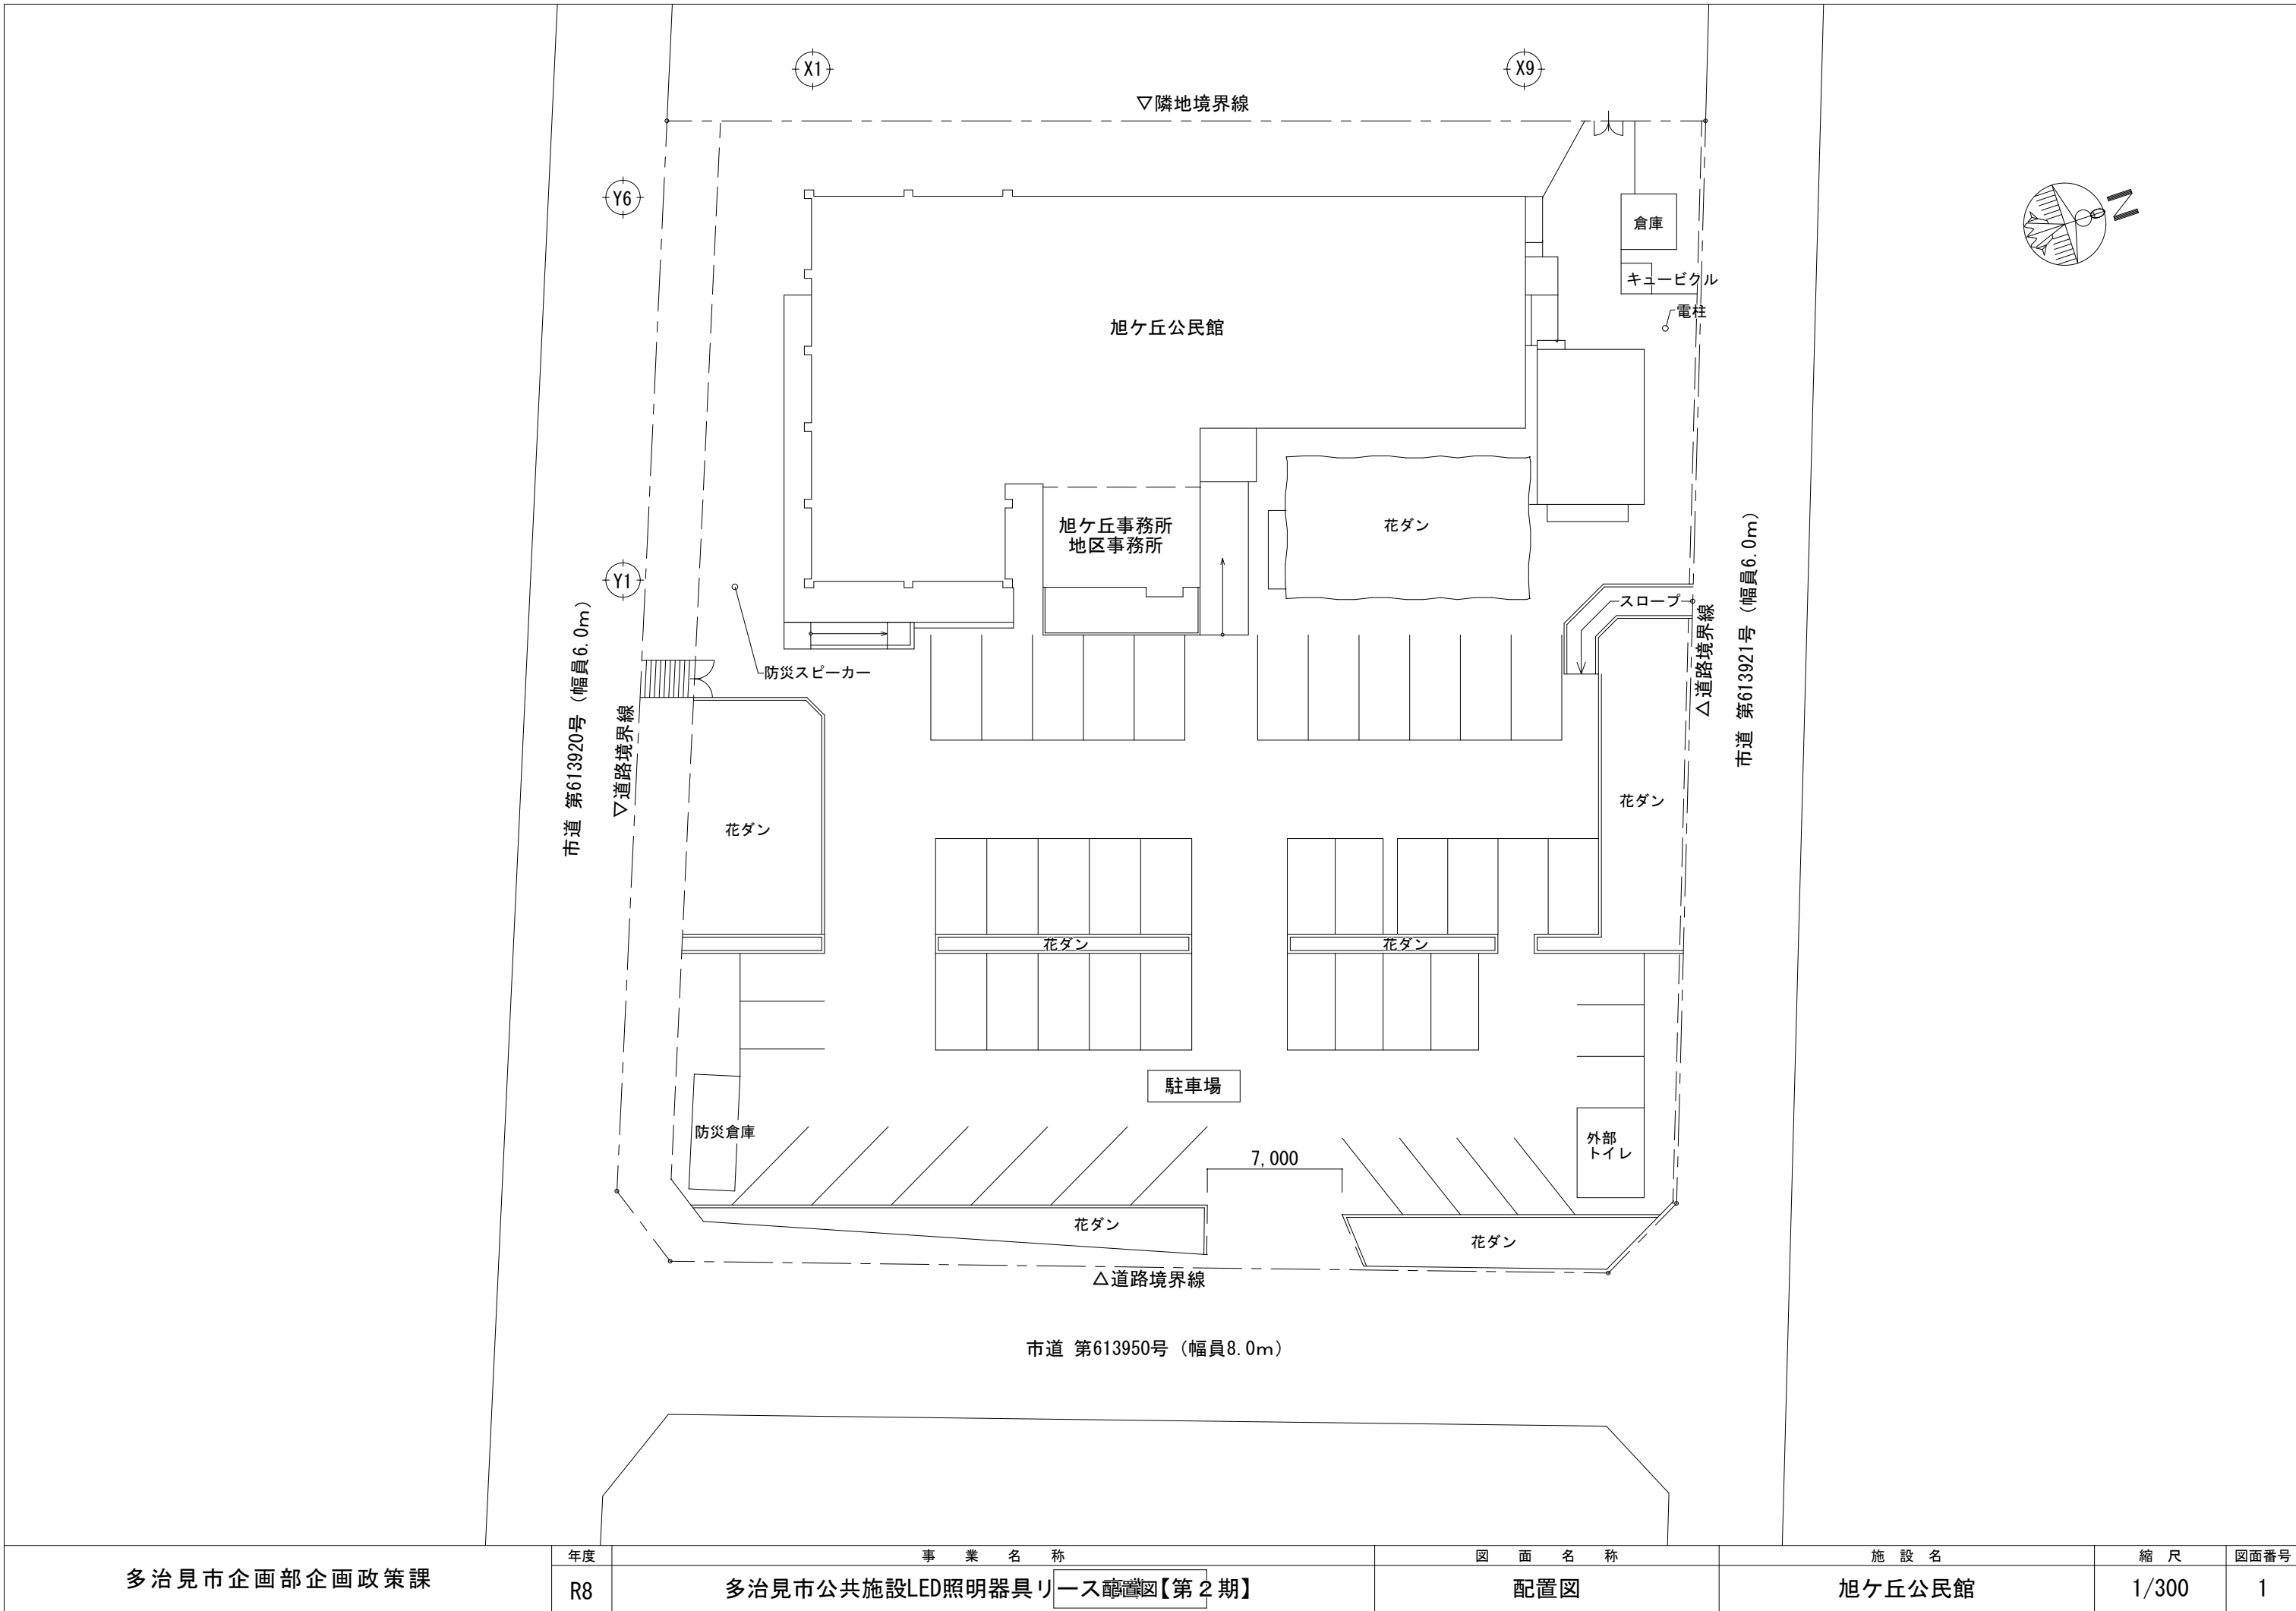

多治見市企画部企画政策課	年度	事業名称	図面名称	施設名	縮尺	図面番号
	R8	多治見市公共施設LED照明器具リース導入【第2期】	配置図	旭ヶ丘公民館	1/300	1







多治見市企画部企画政策課	年度	事業名称	図面名称	施設名	縮尺	図面番号
	R8	多治見市公共施設LED照明器具リース事業【第2期】	配置図	脇之島公民館	1/150	1




多治見市企画部企画政策課	年度	事業名称	図面名称	施設名	縮尺	図面番号
	R8	多治見市公共施設LED照明器具リース事業【第2期】	1階平面図	脇之島公民館	1/150	2

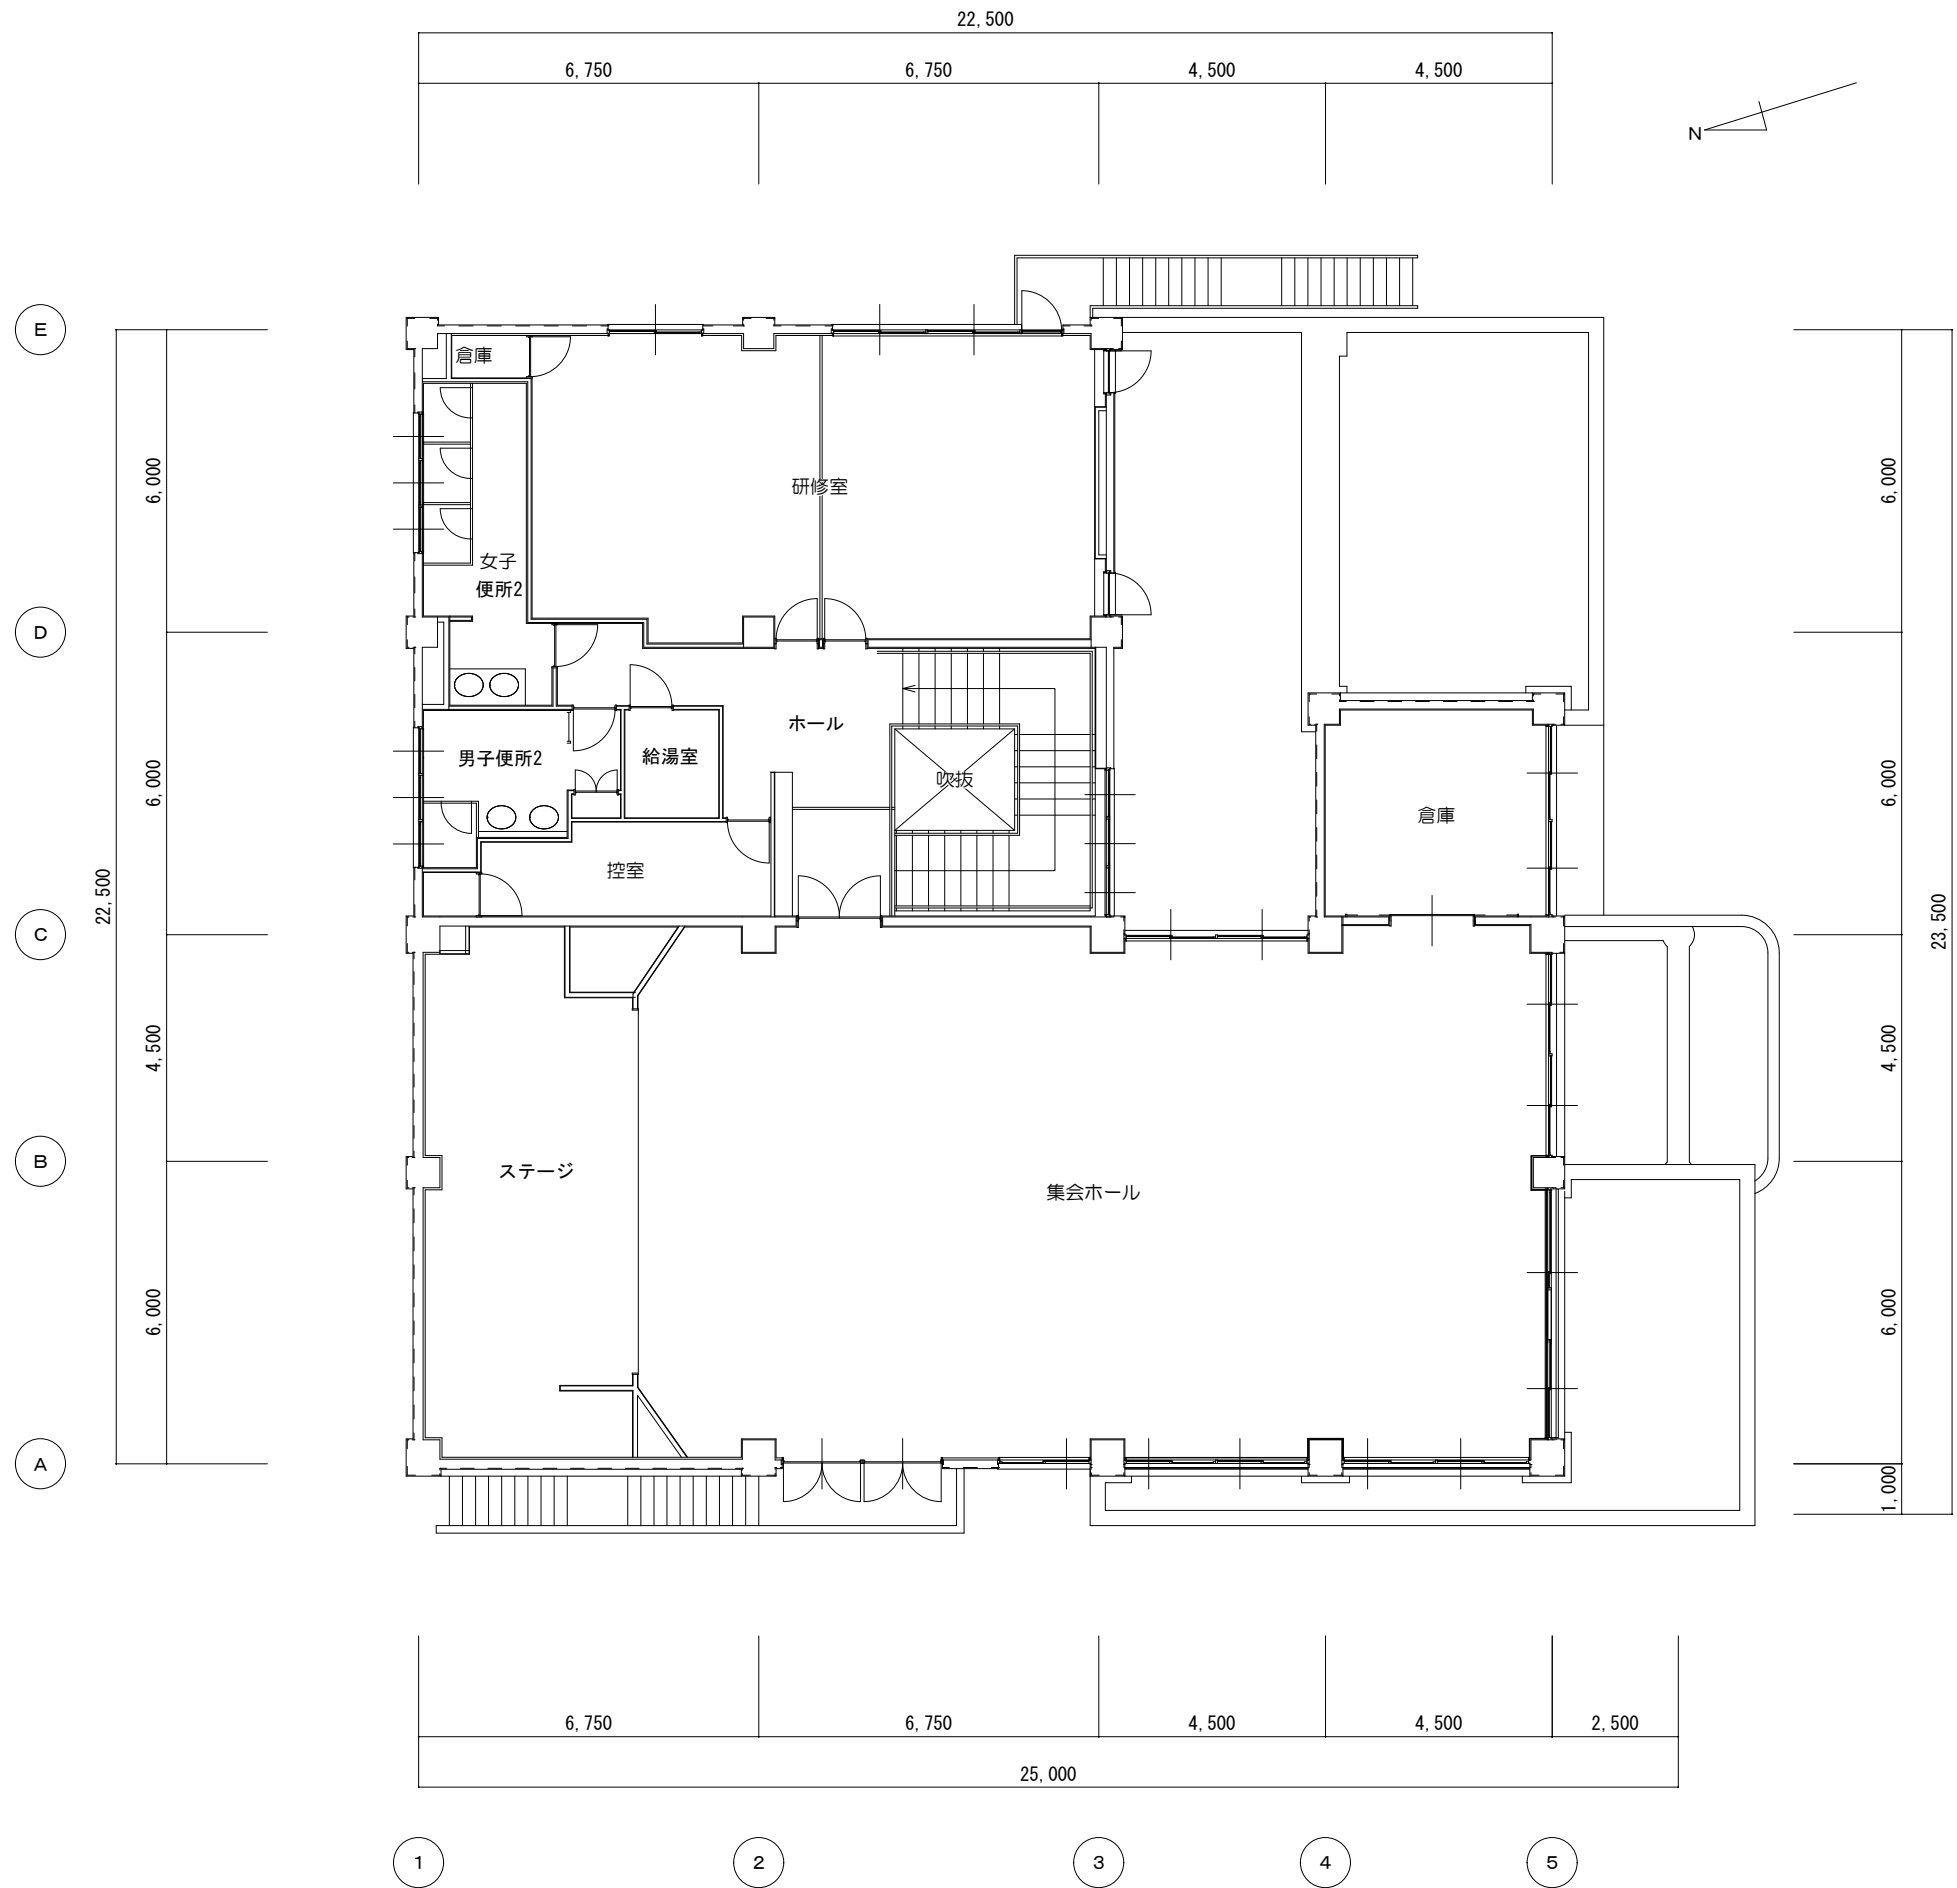


多治見市企画部企画政策課	年度	事業名称	図面名称	施設名	縮尺	図面番号
	R8	多治見市公共施設LED照明器具リース事業【第2期】	2階平面図	脇之島公民館	1/150	3

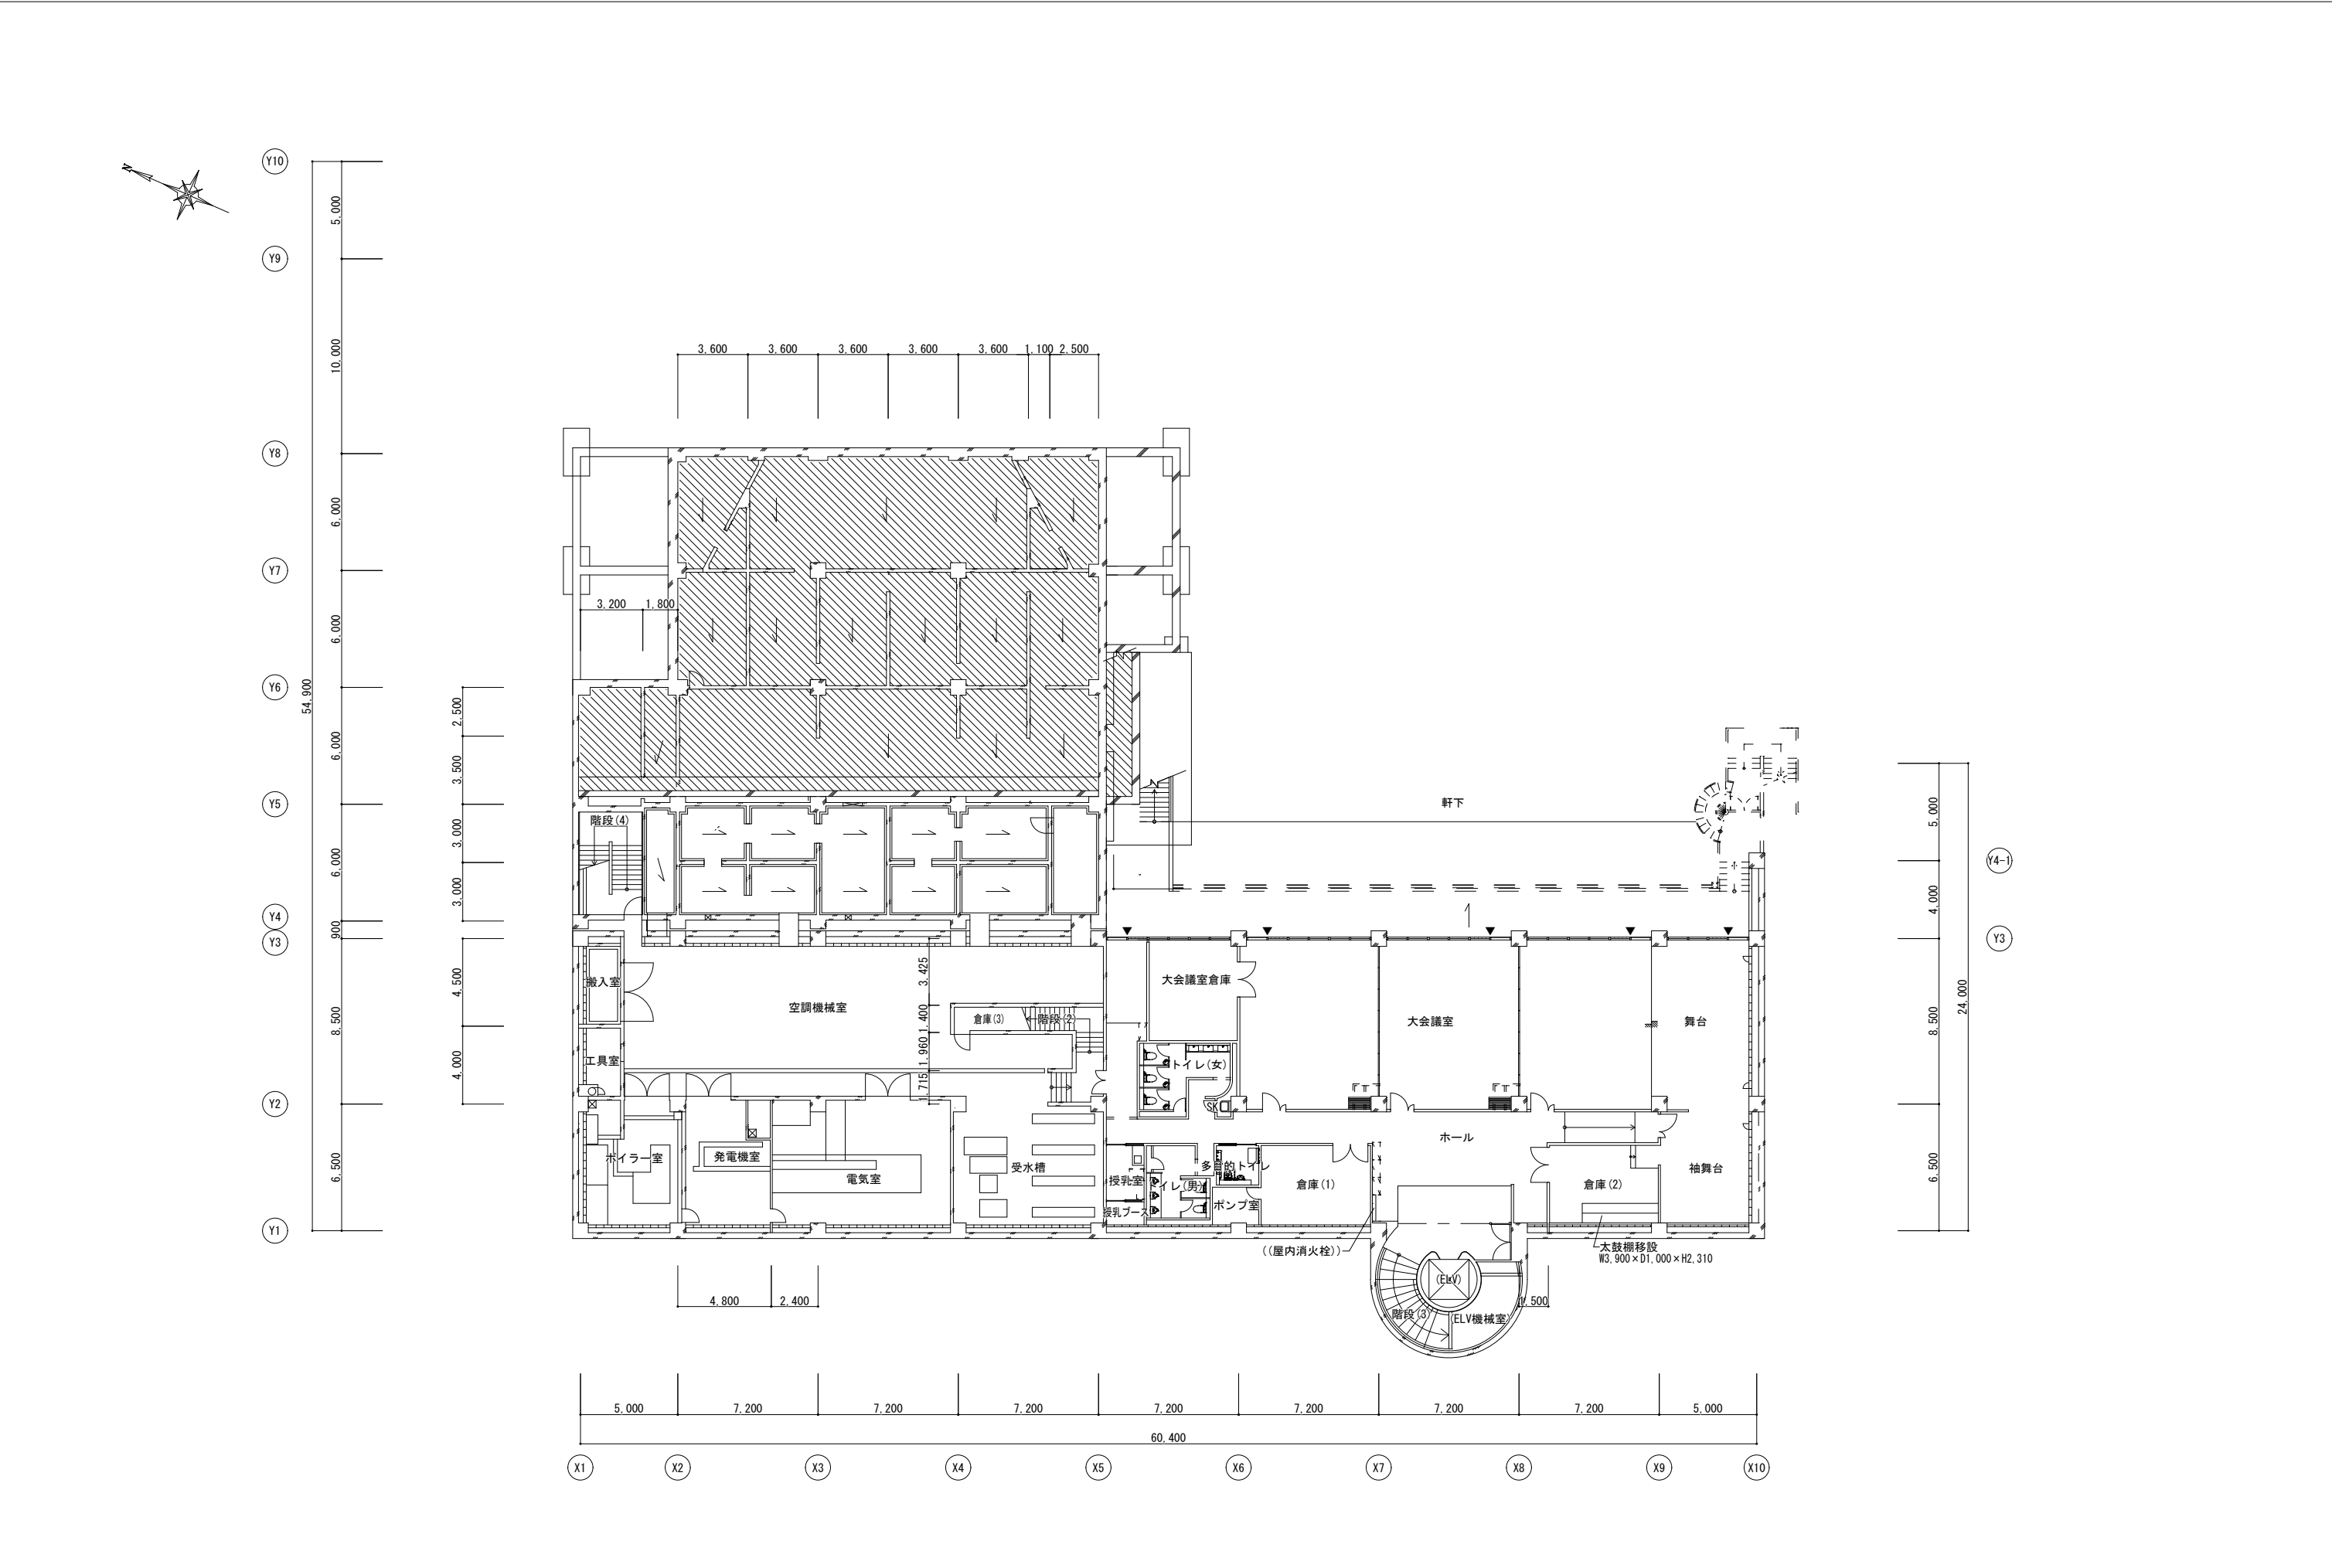


多治見市企画部企画政策課	年度	事業名称	図面名称	施設名	縮尺	図面番号
	R8	多治見市公共施設LED照明器具リース事業【第2期】	地下1階平面図	笠原交流センター	1/300	2

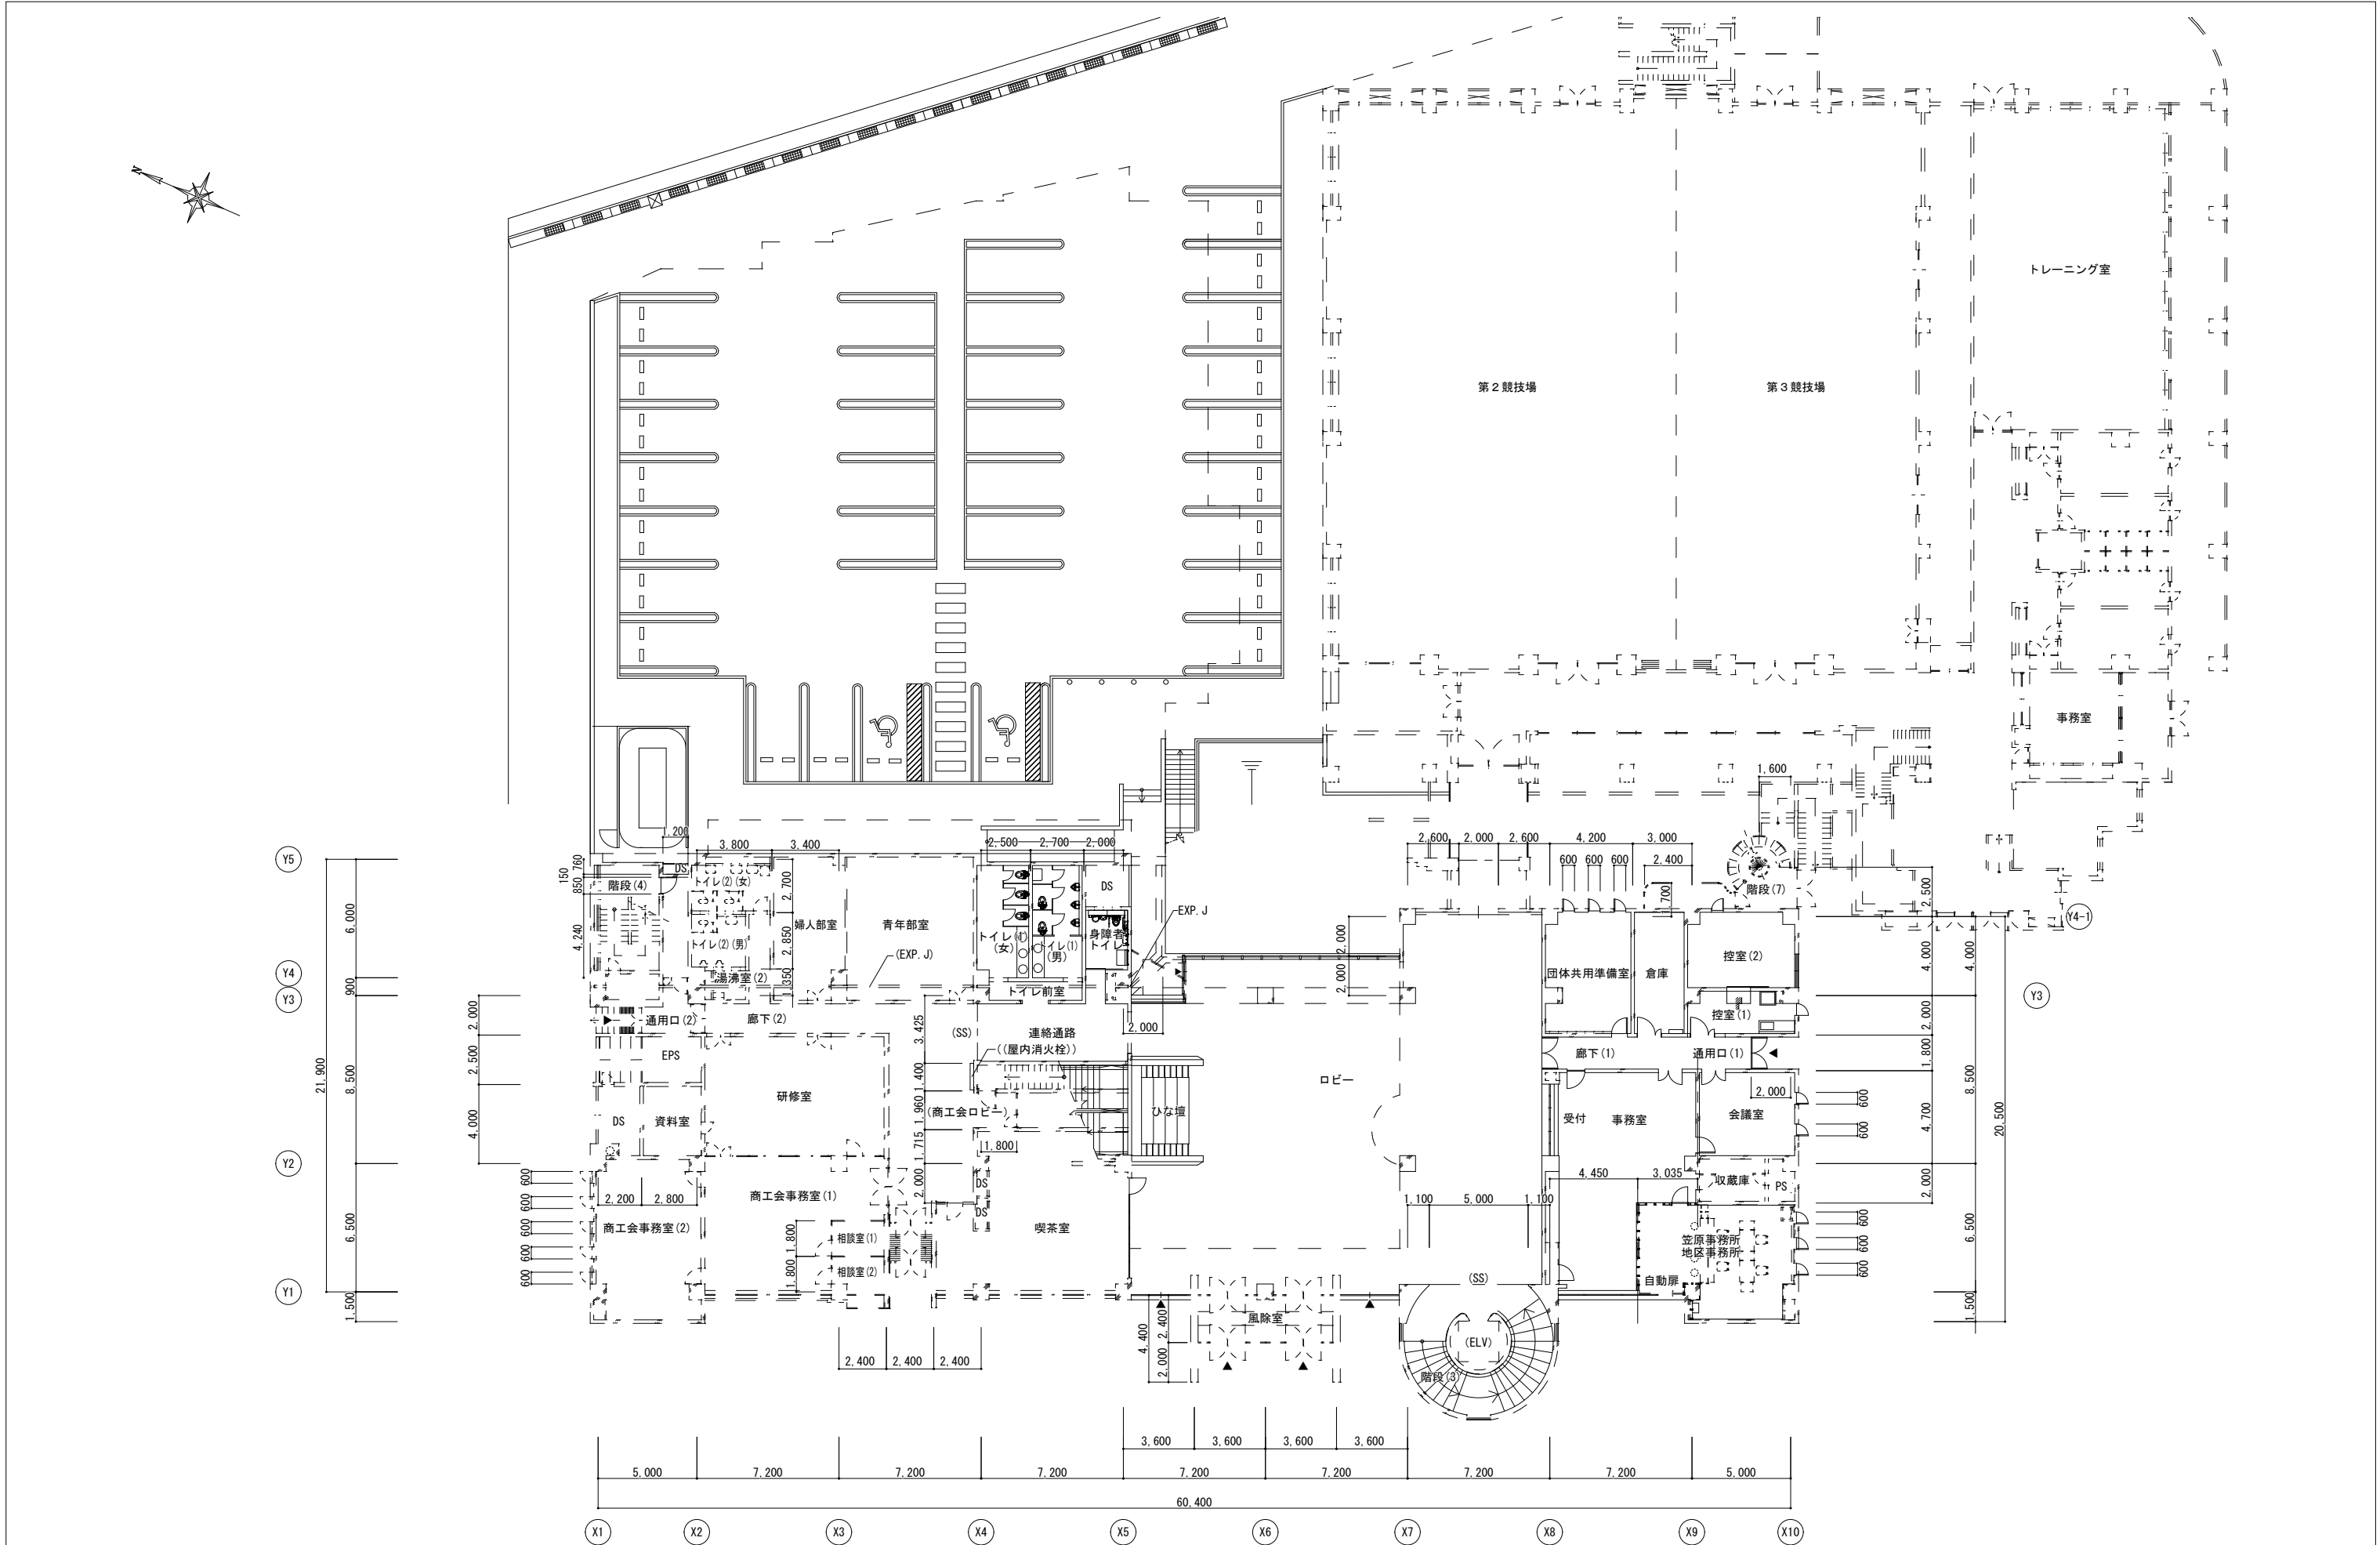


多治見市企画部企画政策課	年度	事業名称	図面名称	施設名	縮尺	図面番号
	R8	多治見市公共施設LED照明器具リース事業【第2期】	1階平面図	笠原交流センター	1/300	3

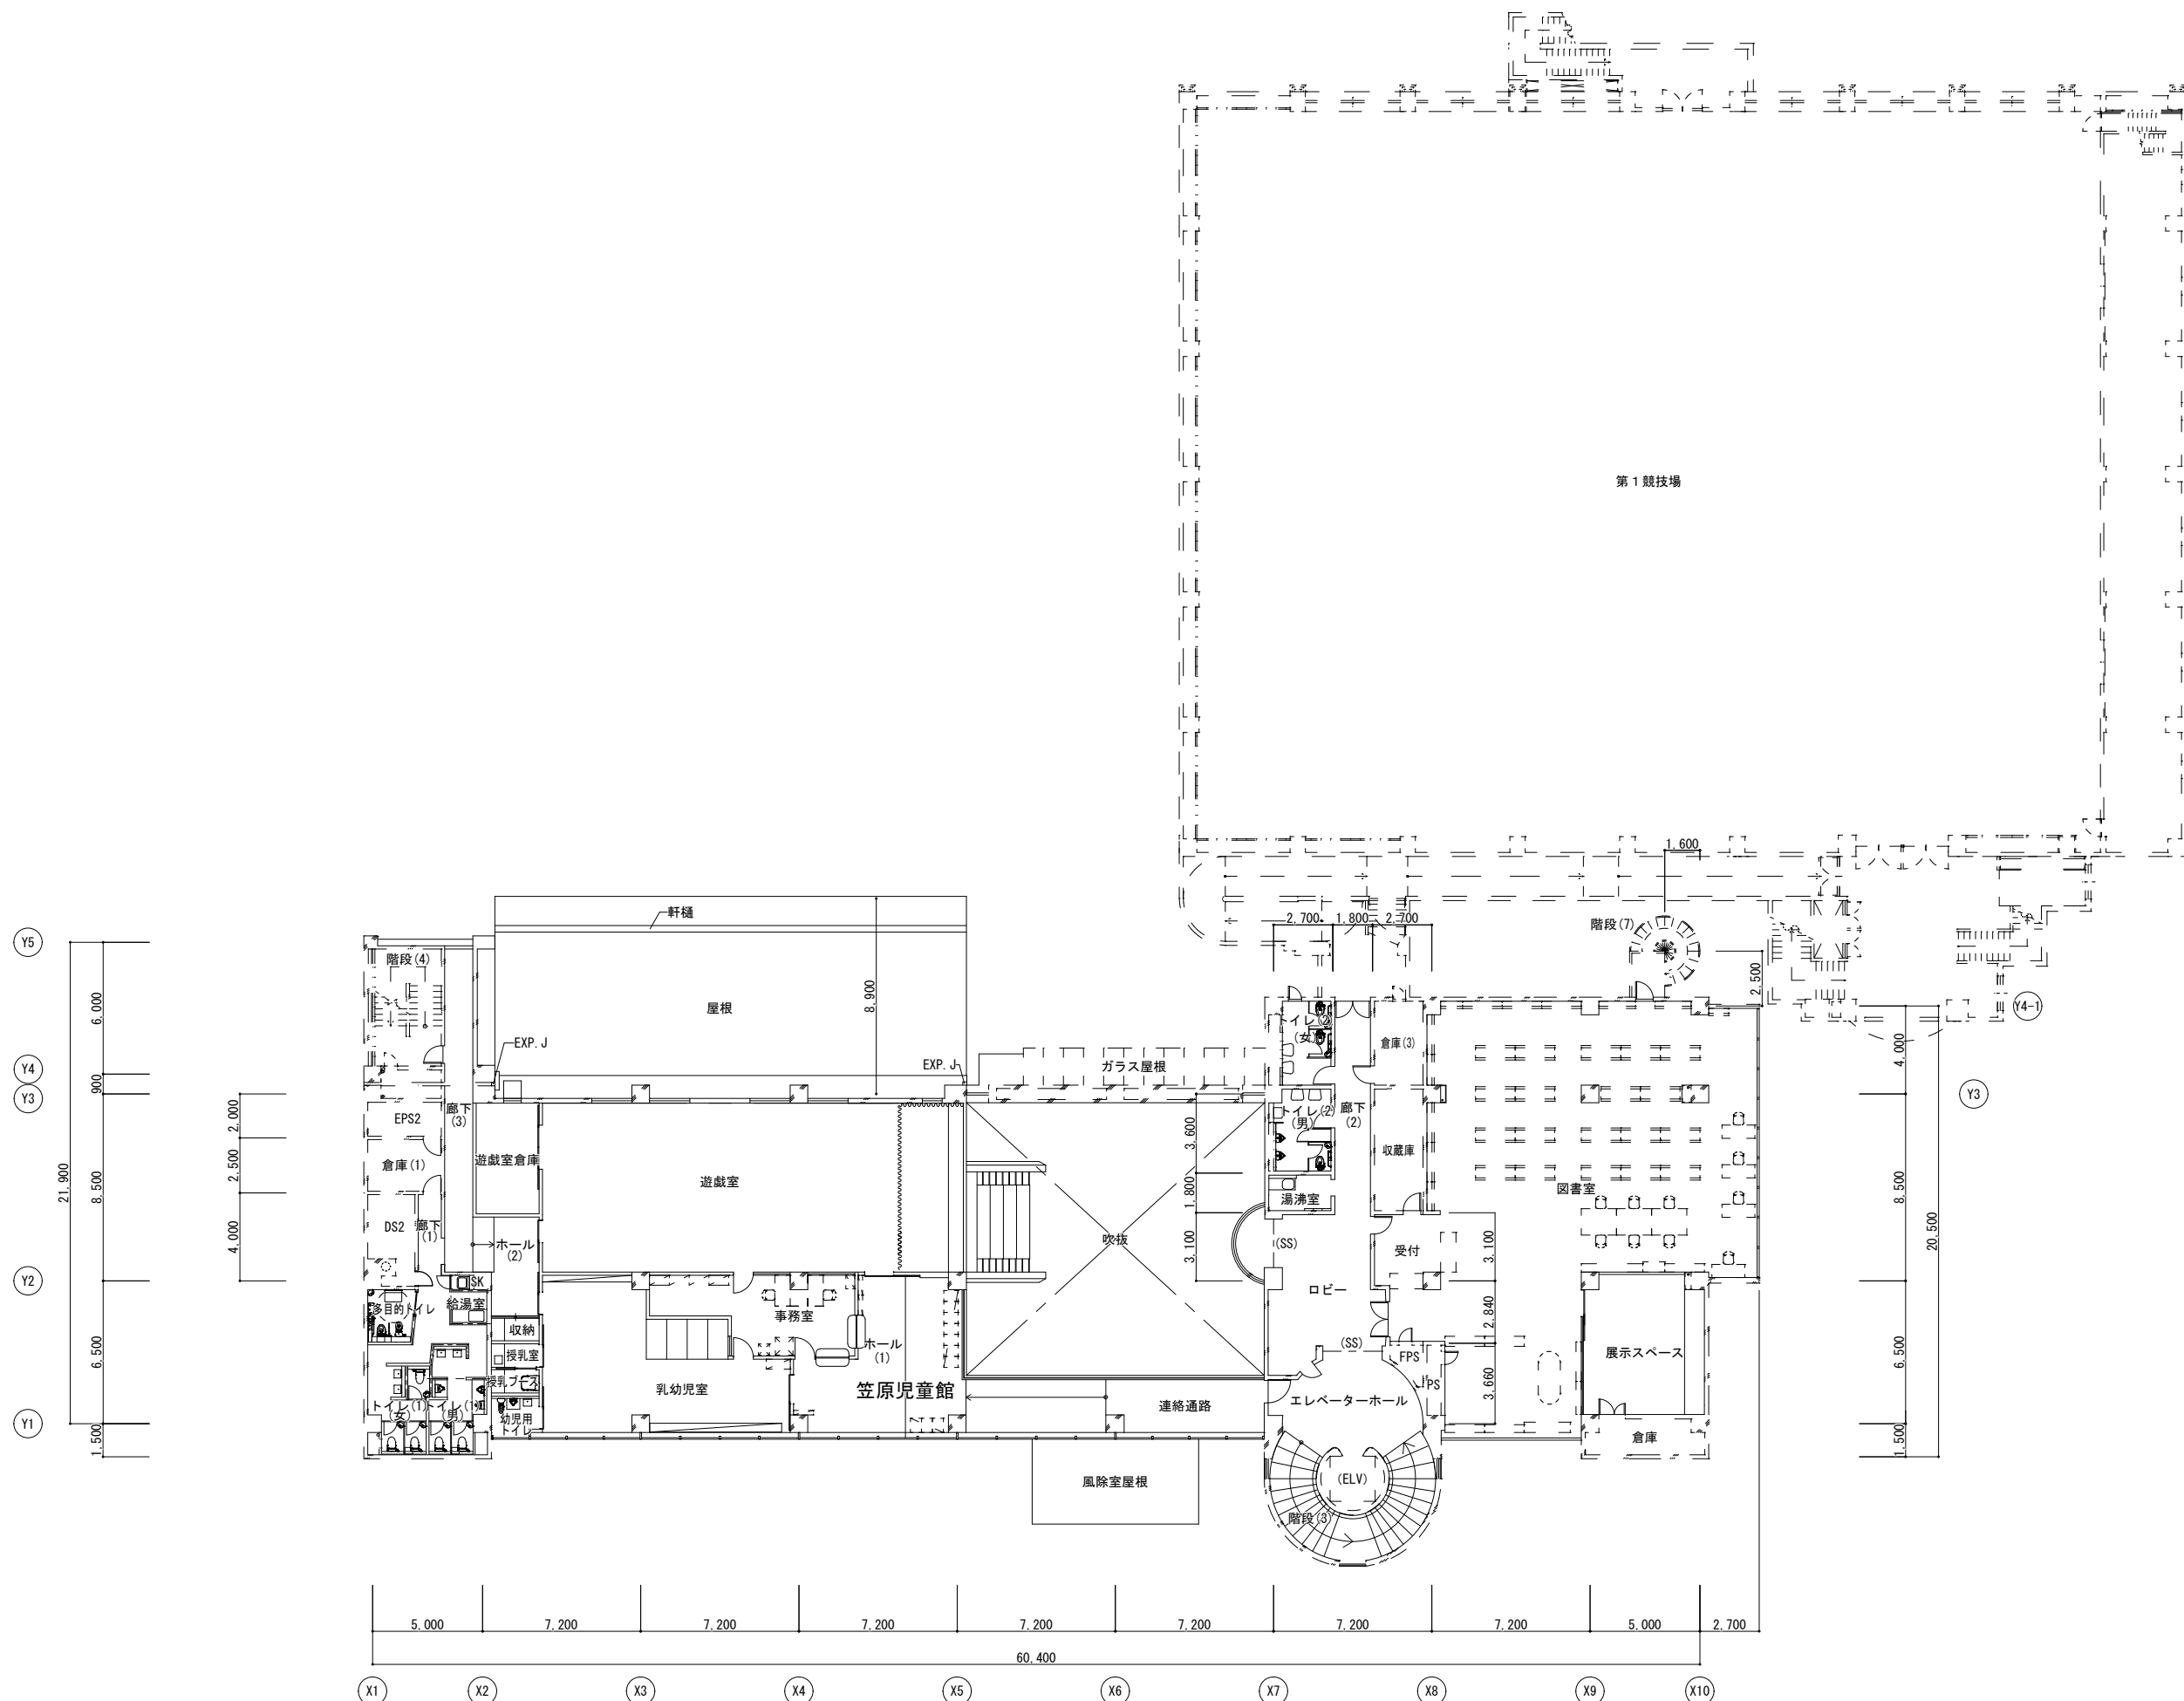





多治見市企画部企画政策課	年度	事業名称	図面名称	施設名	縮尺	図面番号
	R8	多治見市公共施設LED照明器具リース事業【第2期】	2階平面図	笠原交流センター	1/300	4

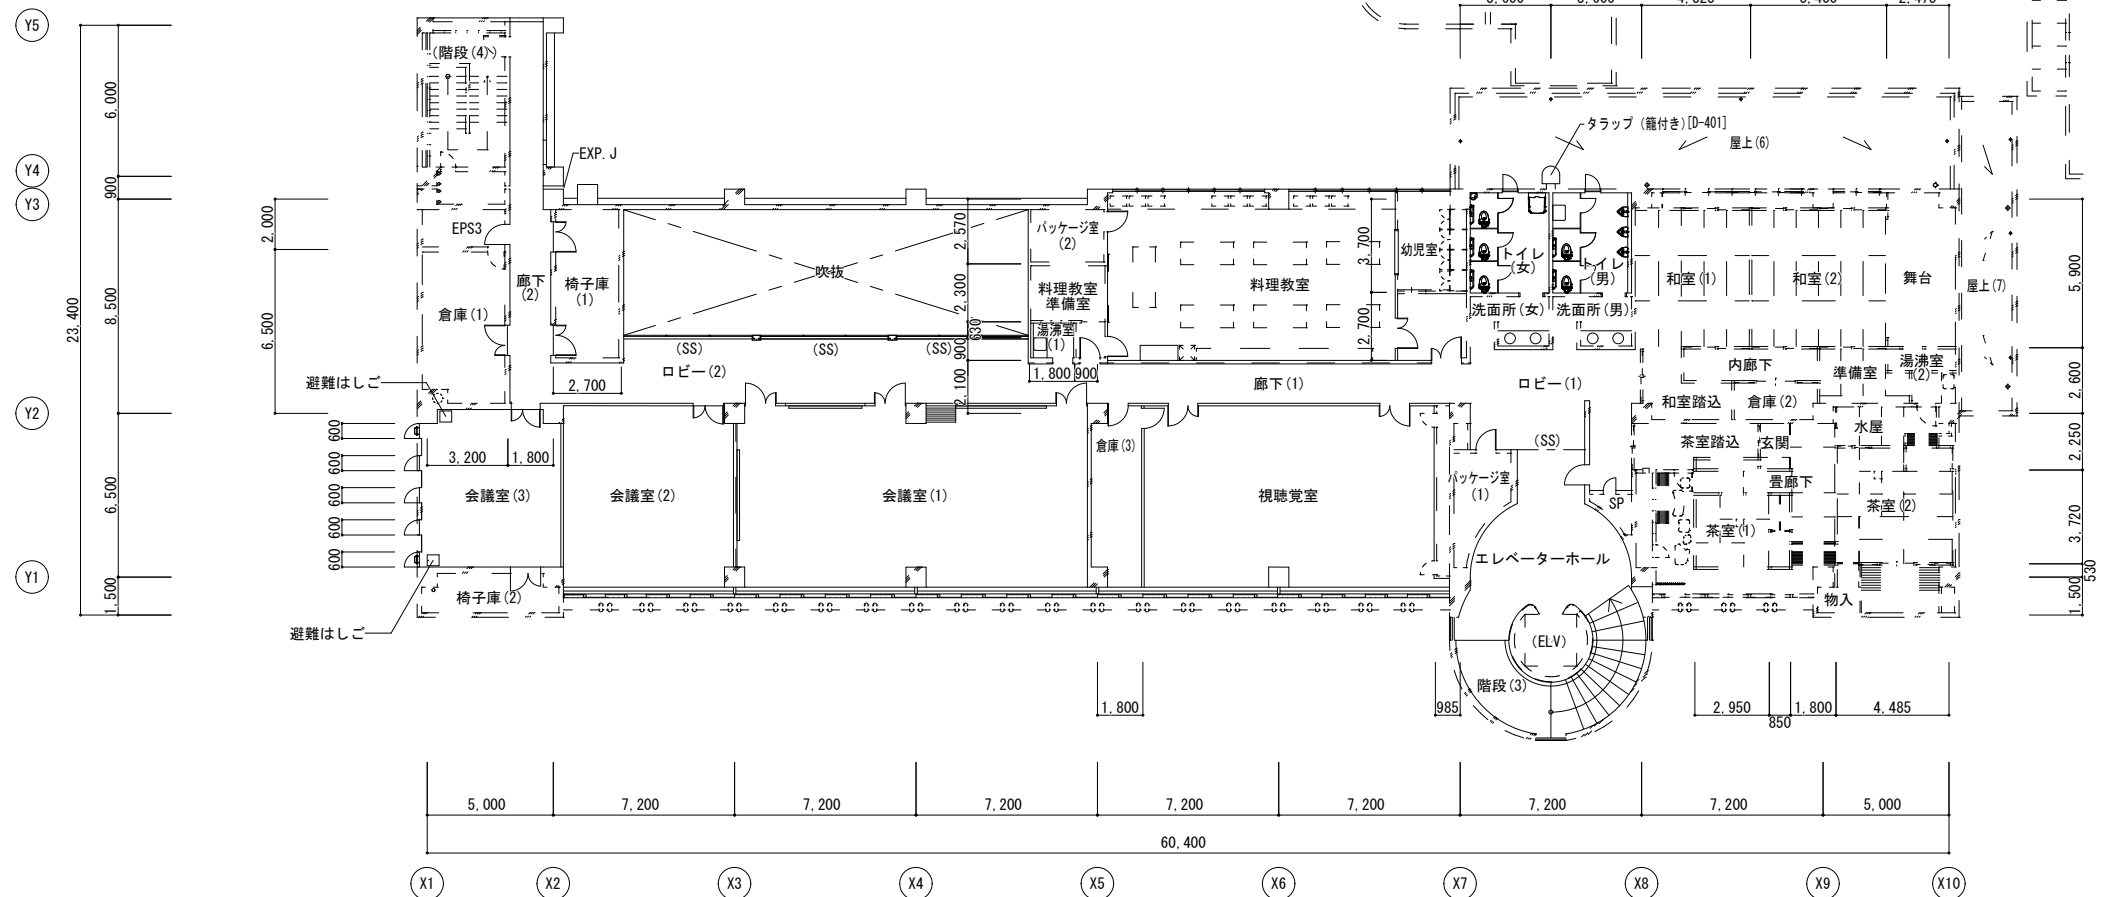




多治見市企画部企画政策課	年度	事業名称	図面名称	施設名	縮尺	図面番号
	R8	多治見市公共施設LED照明器具リース事業【第2期】	3階平面図	笠原交流センター	1/300	5

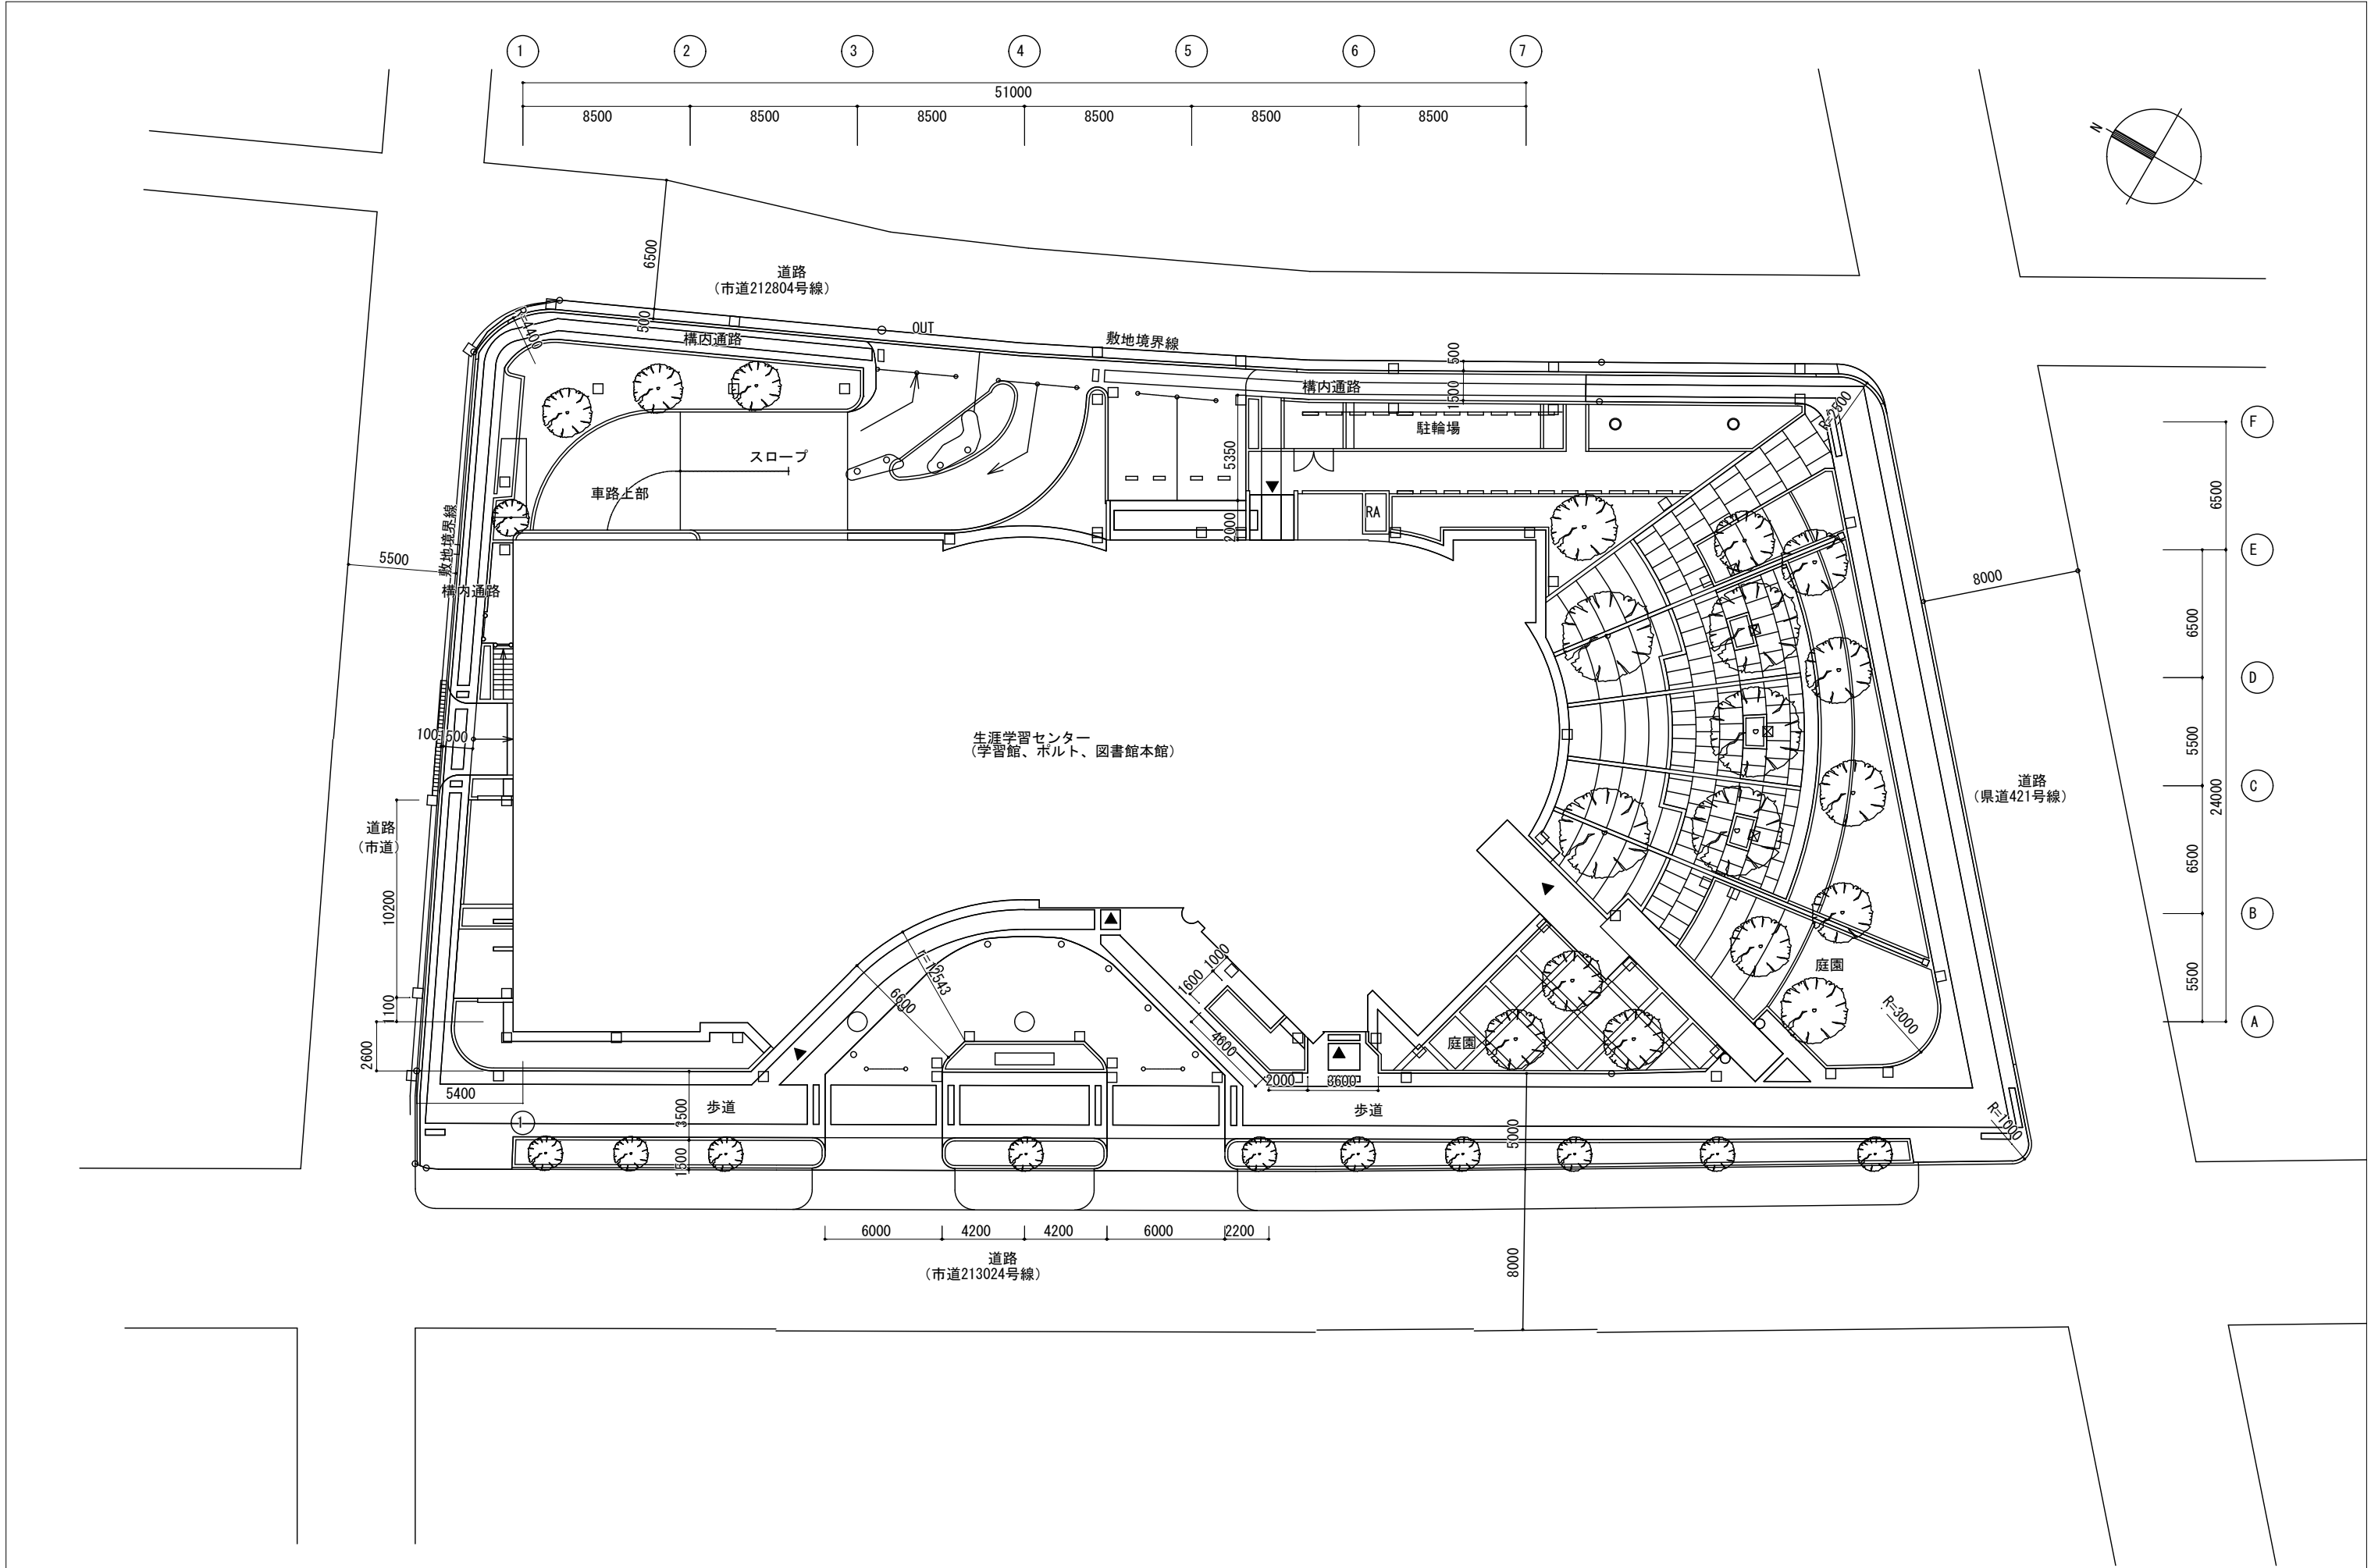


多治見市企画部企画政策課	年度	事業名称	図面名称	施設名	縮尺	図面番号
	R8	多治見市公共施設LED照明器具リース事業【第2期】	配置図	生涯学習センター	1/300	1

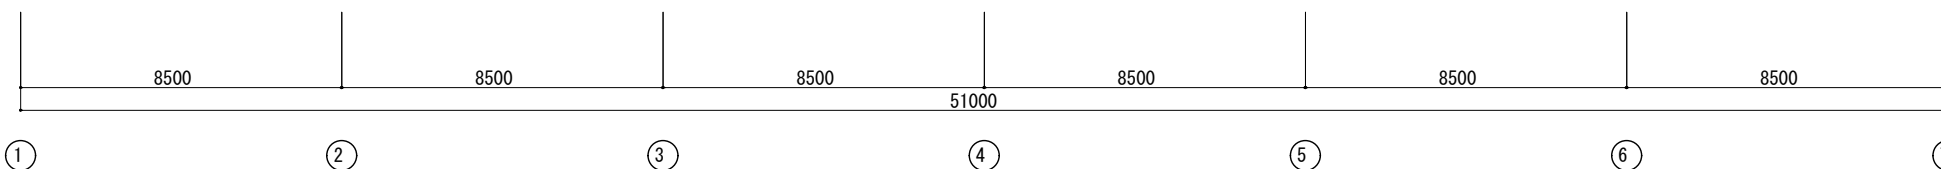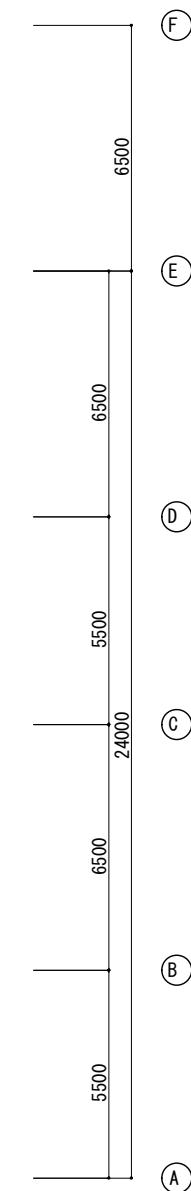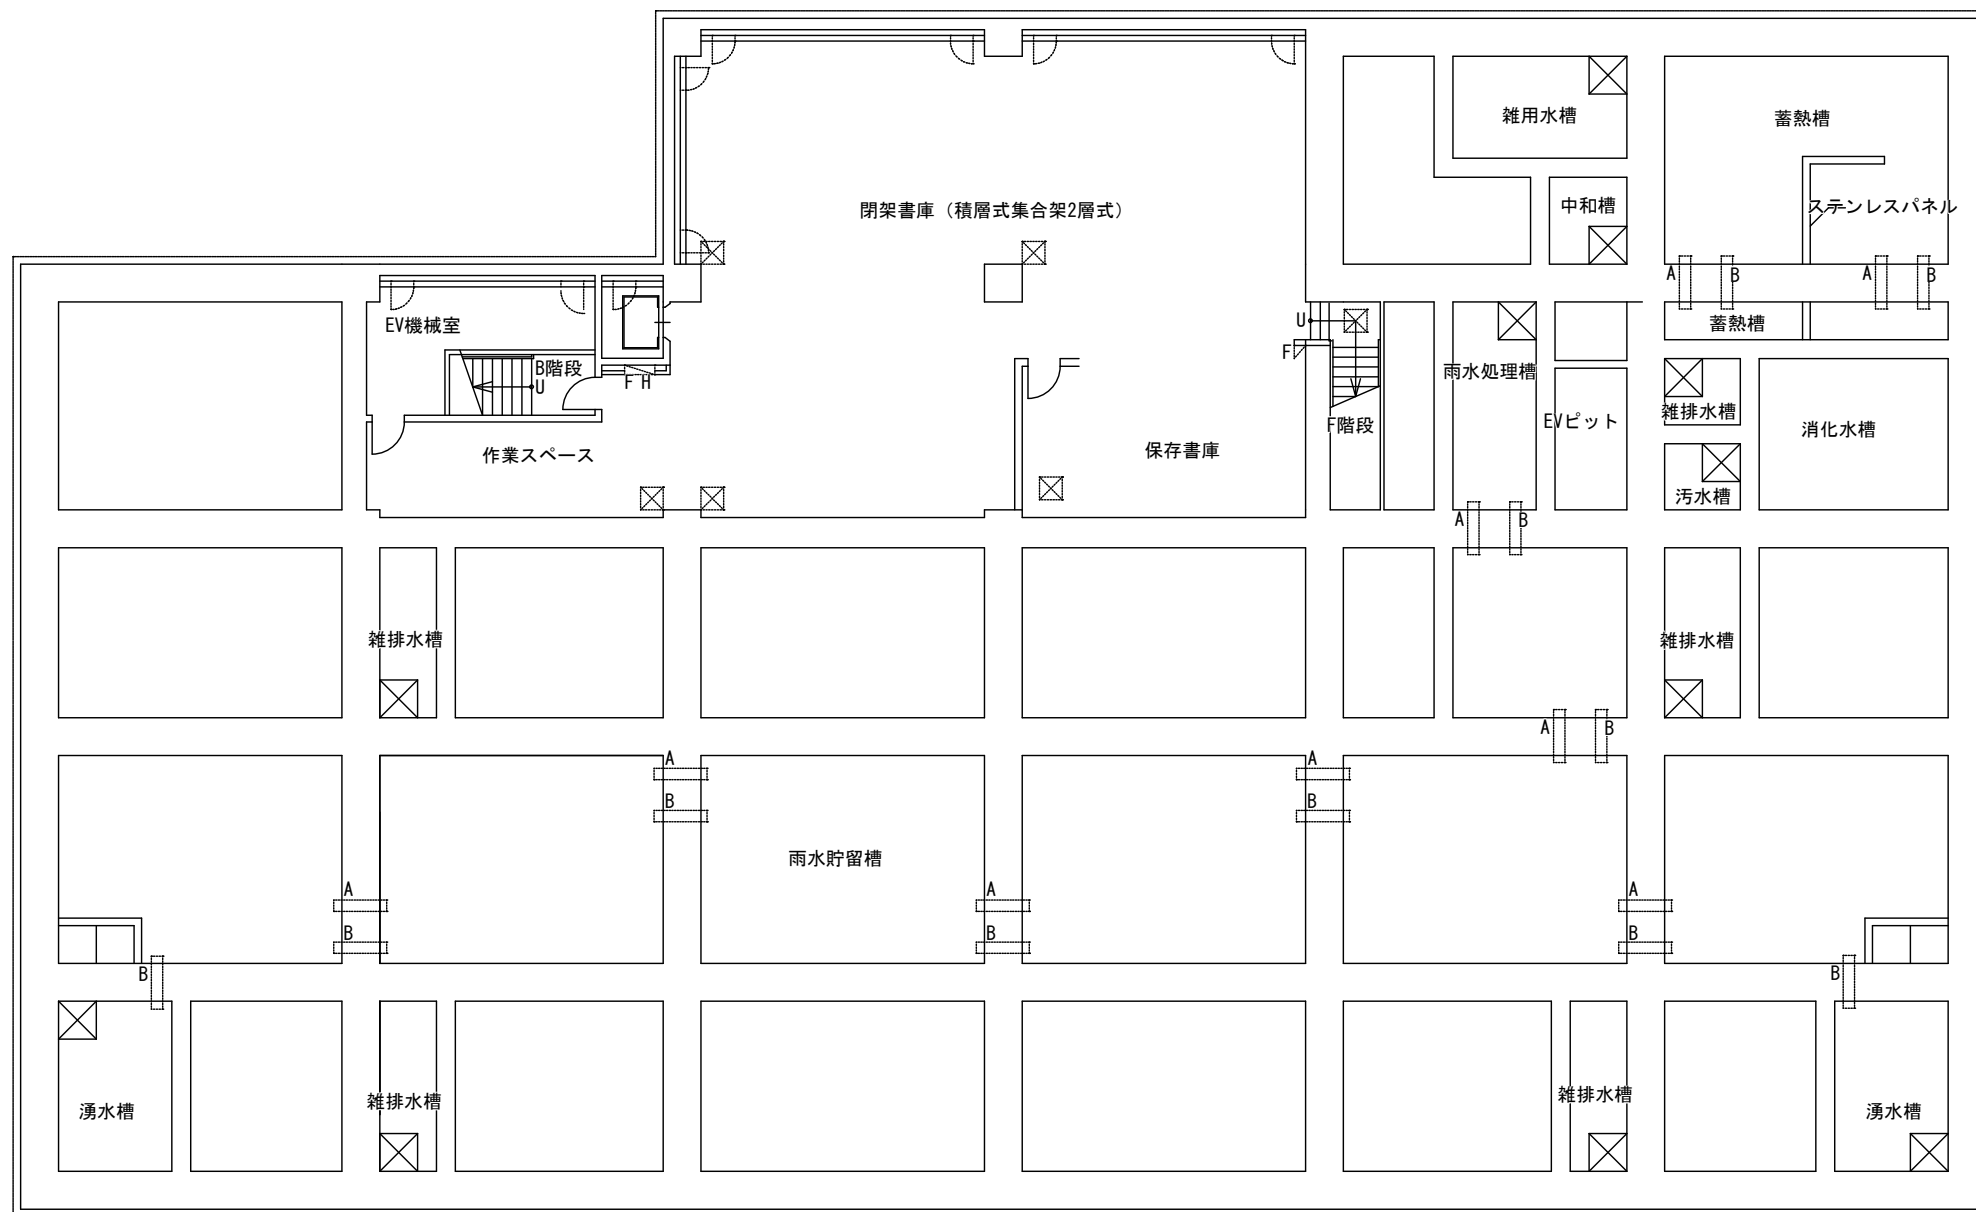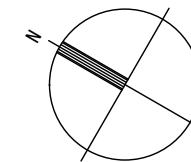


多治見市企画部企画政策課	年度	事業名称	図面名称	施設名	縮尺	図面番号
	R8	多治見市公共施設LED照明器具リース事業【第2期】	地下2階平面図	生涯学習センター	1/200	2

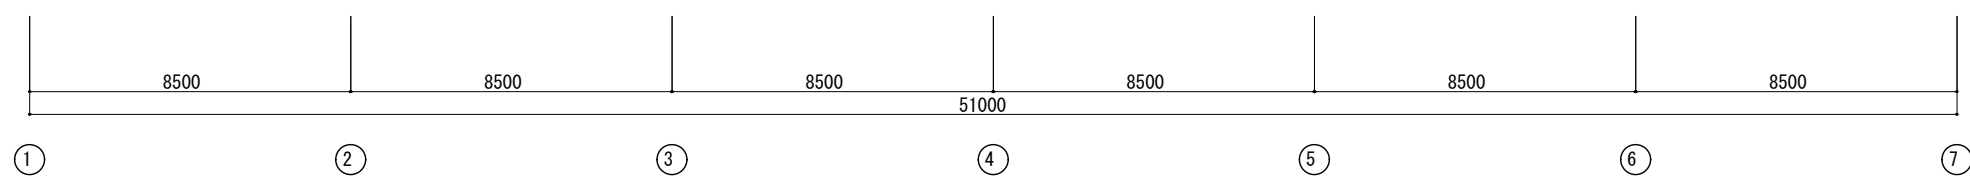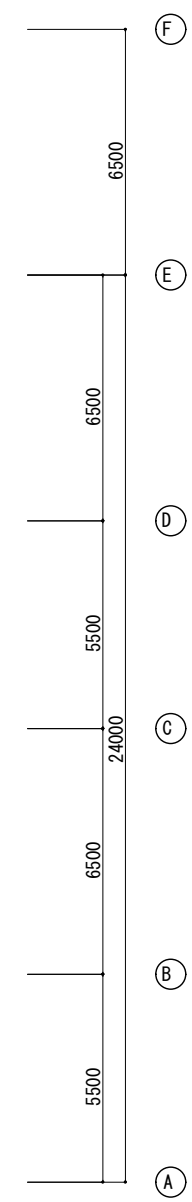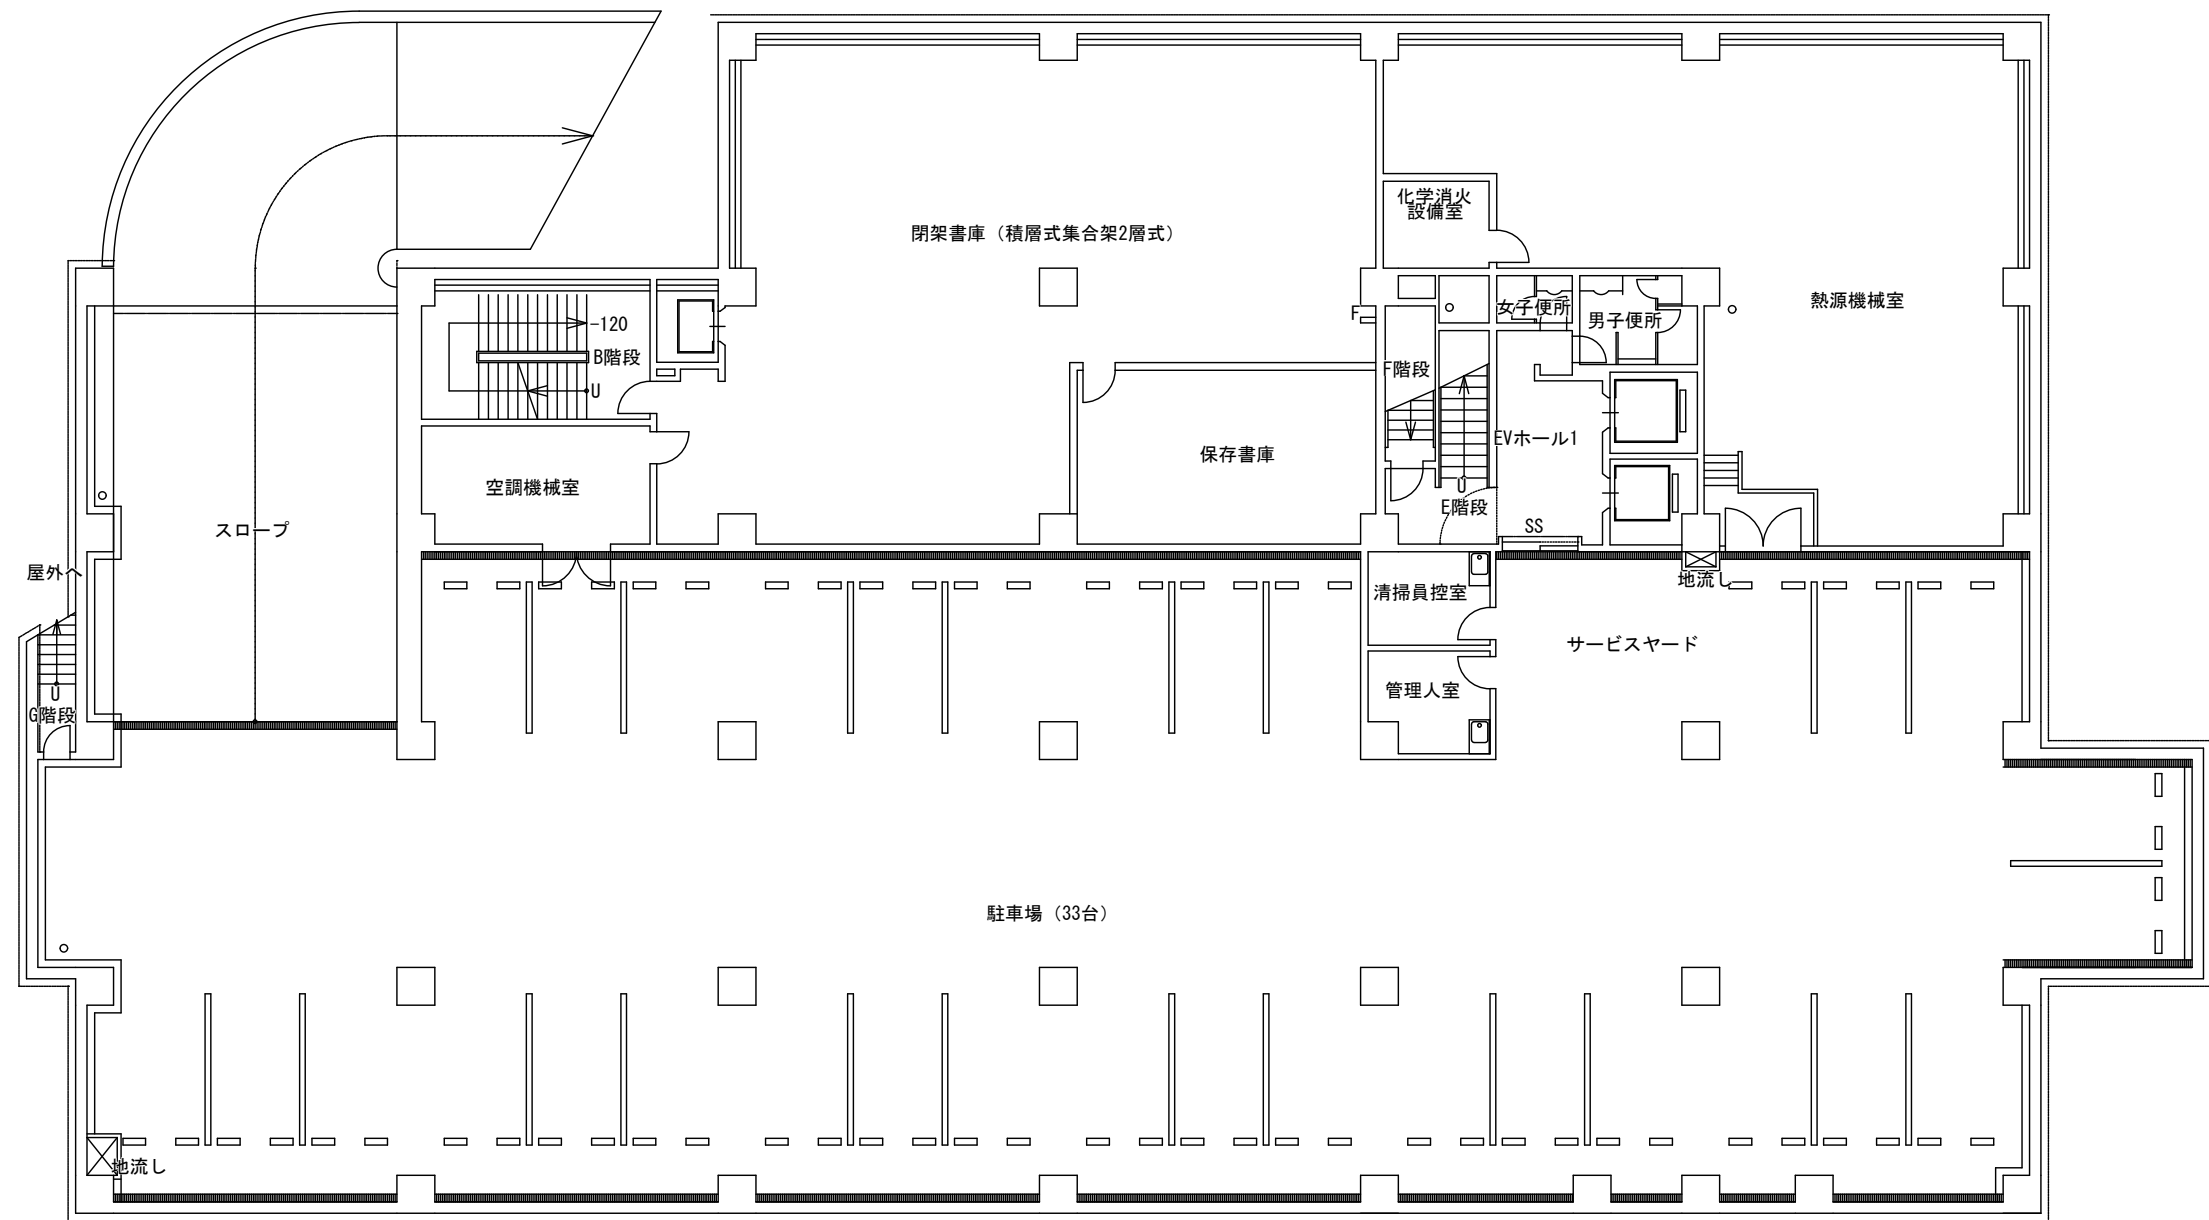


多治見市企画部企画政策課	年度	事業名称	図面名称	施設名	縮尺	図面番号
	R8	多治見市公共施設LED照明器具リース事業【第2期】	地下1階平面図	生涯学習センター	1/200	3

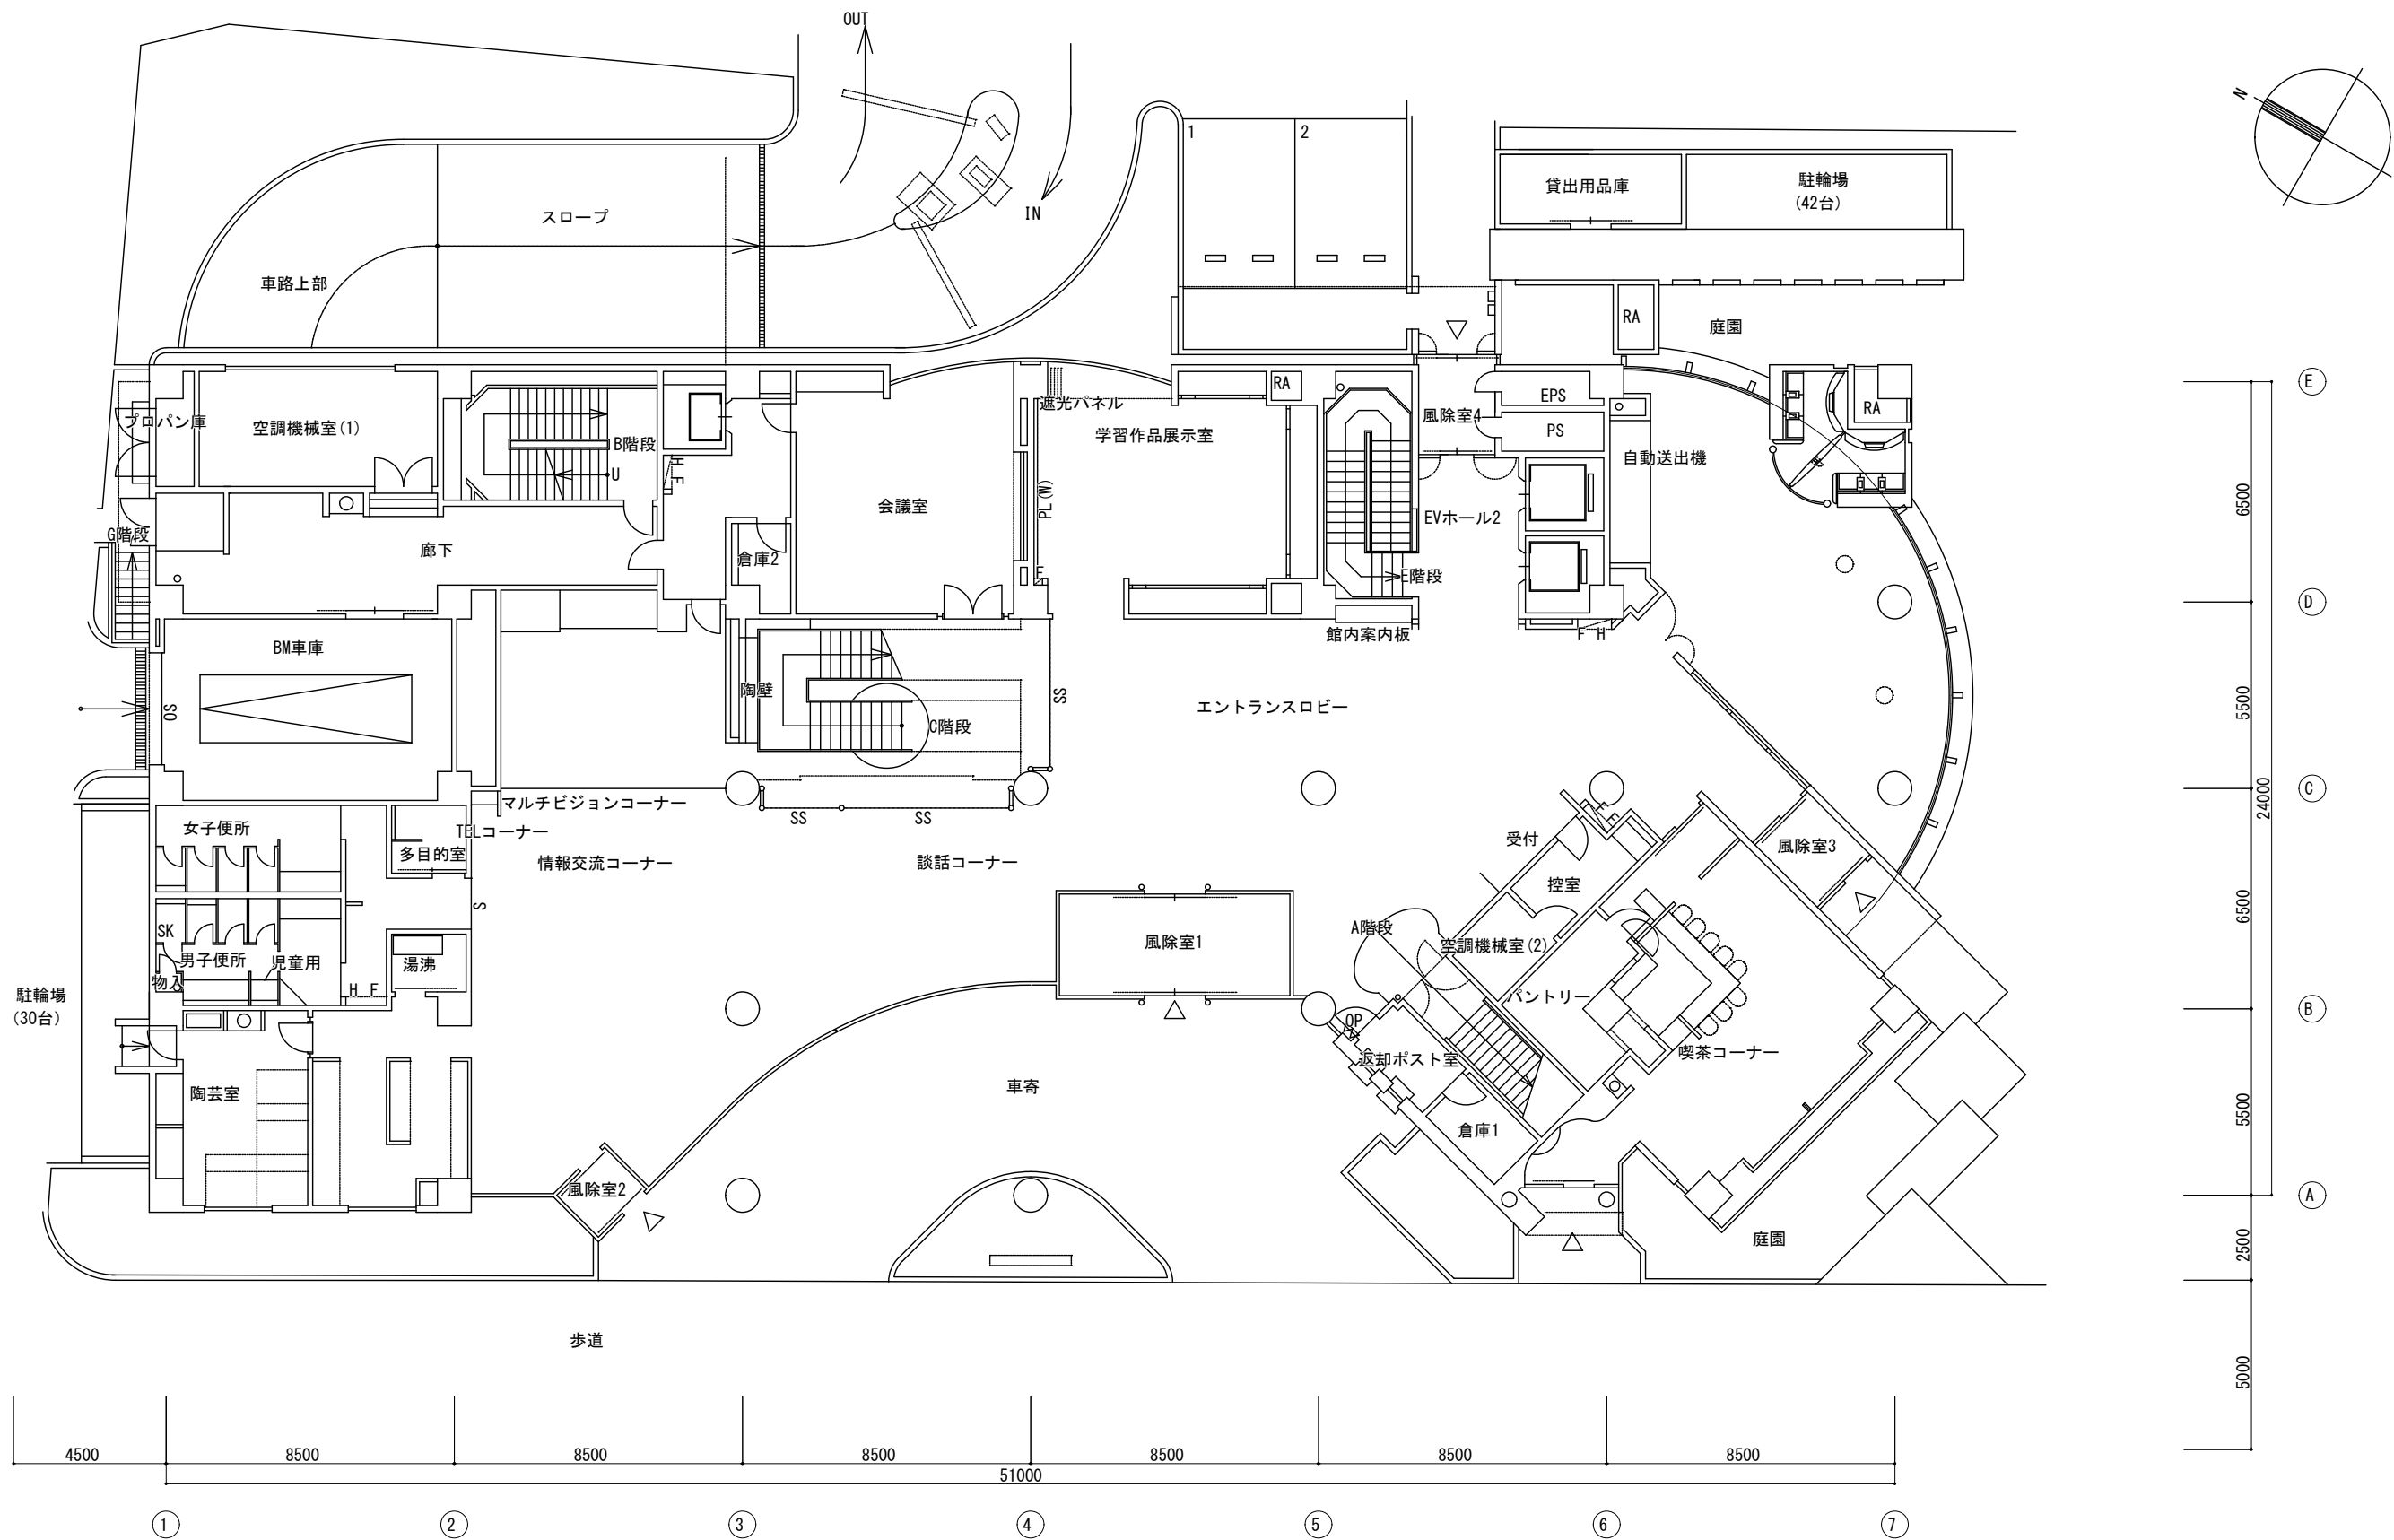


多治見市企画部企画政策課	年度	事業名称	図面名称	施設名	縮尺	図面番号
	R8	多治見市公共施設LED照明器具リース事業【第2期】	1階平面図	生涯学習センター	1/200	4

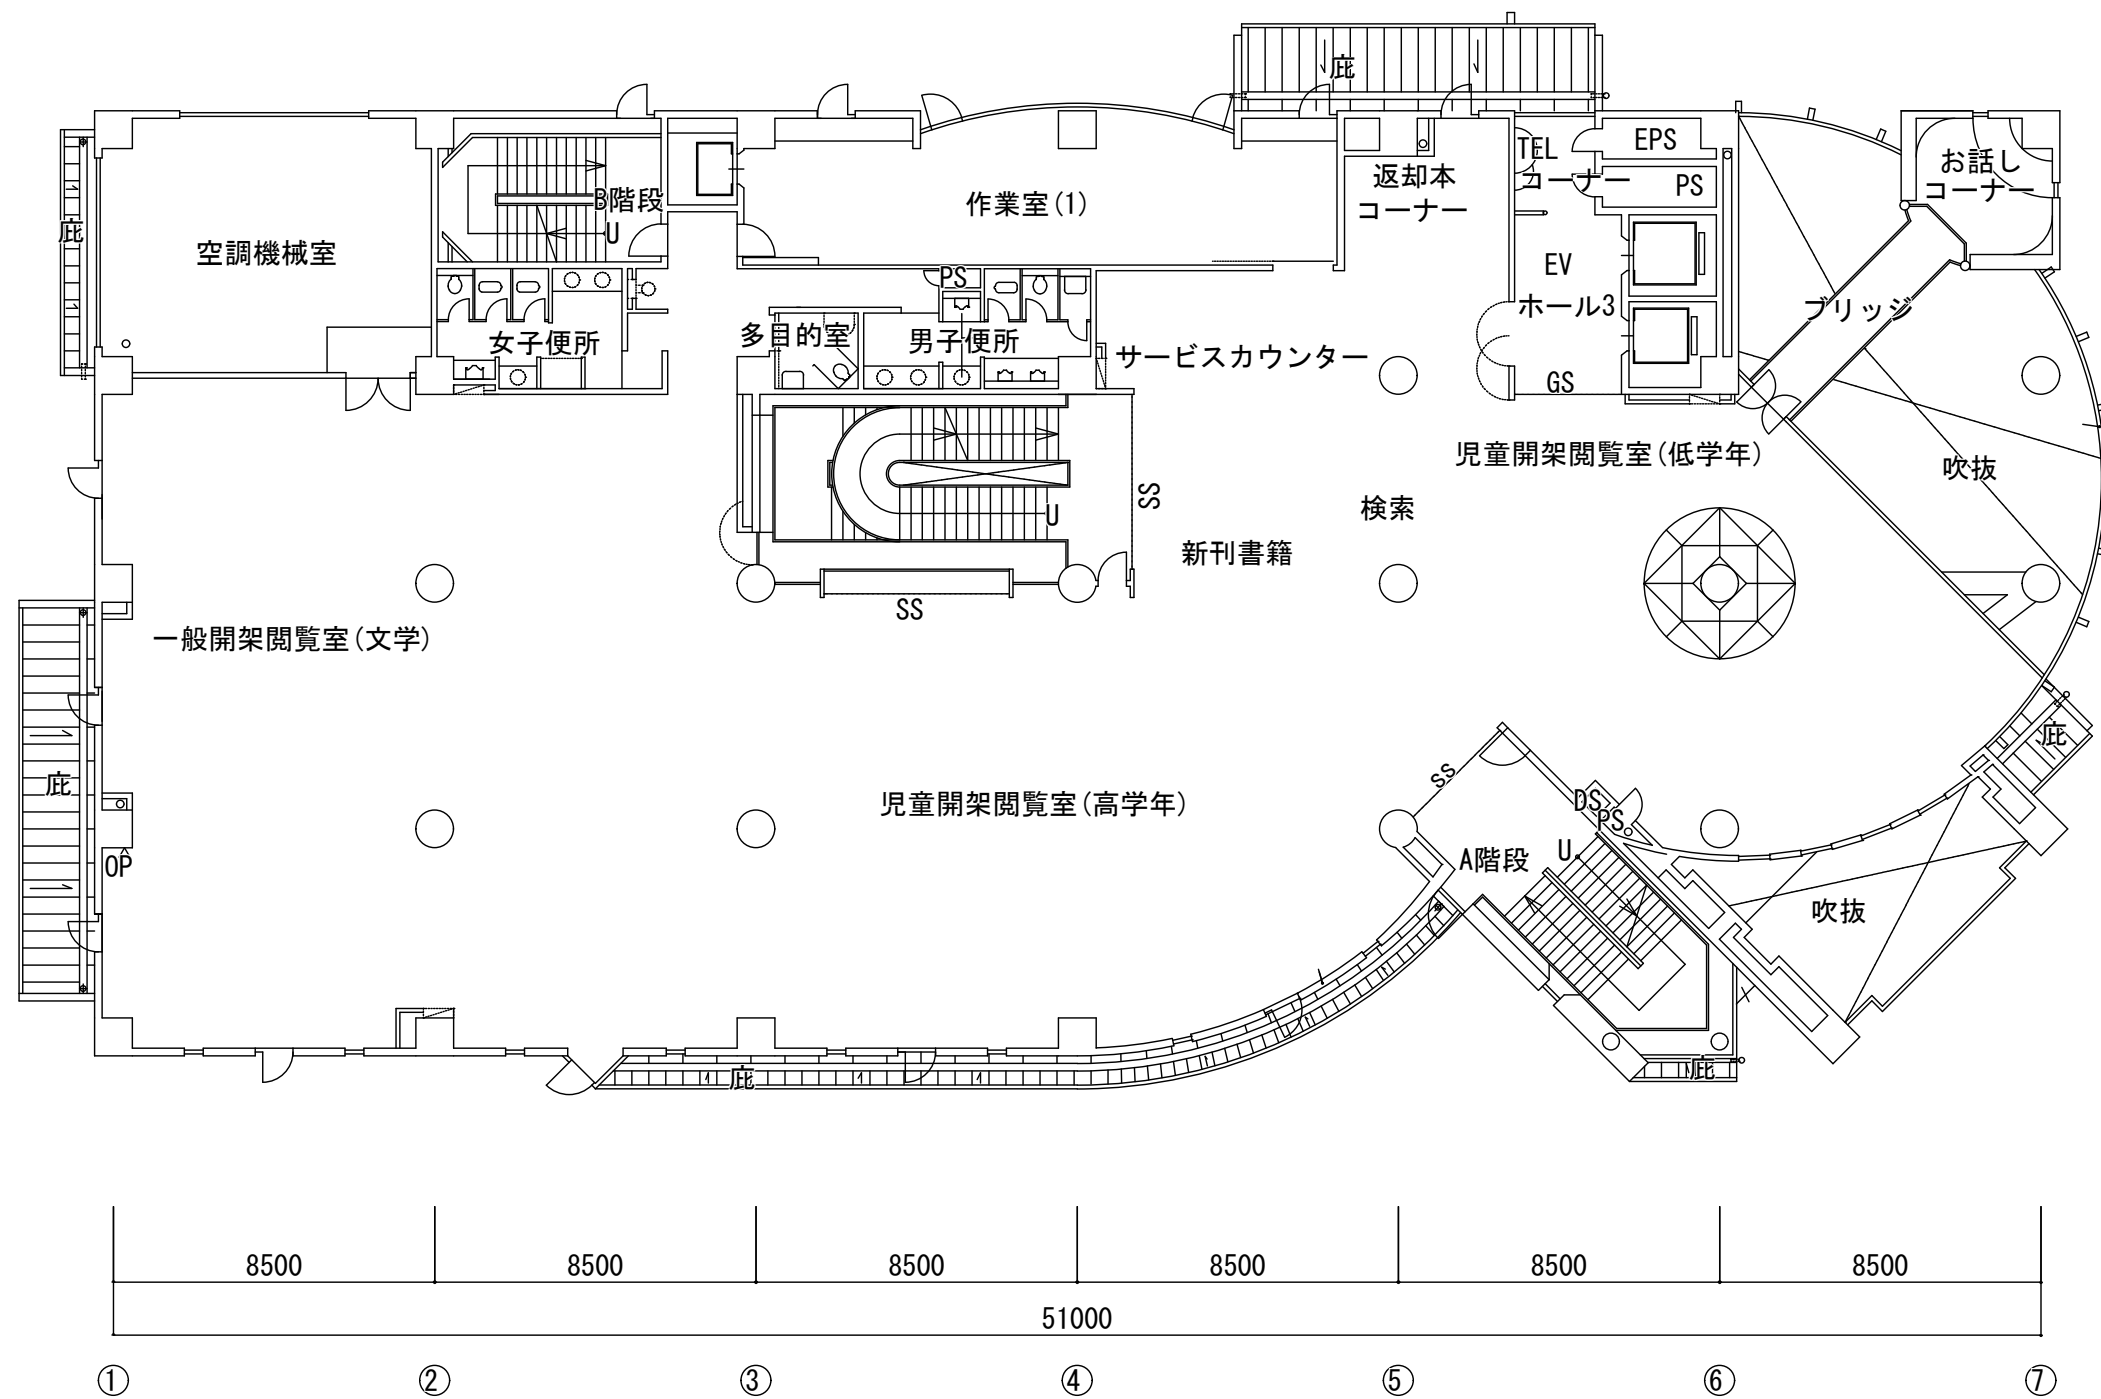



多治見市企画部企画政策課	年度	事業名称	図面名称	施設名	縮尺	図面番号
	R8	多治見市公共施設LED照明器具リース事業【第2期】	2階平面図	生涯学習センター	1/200	5

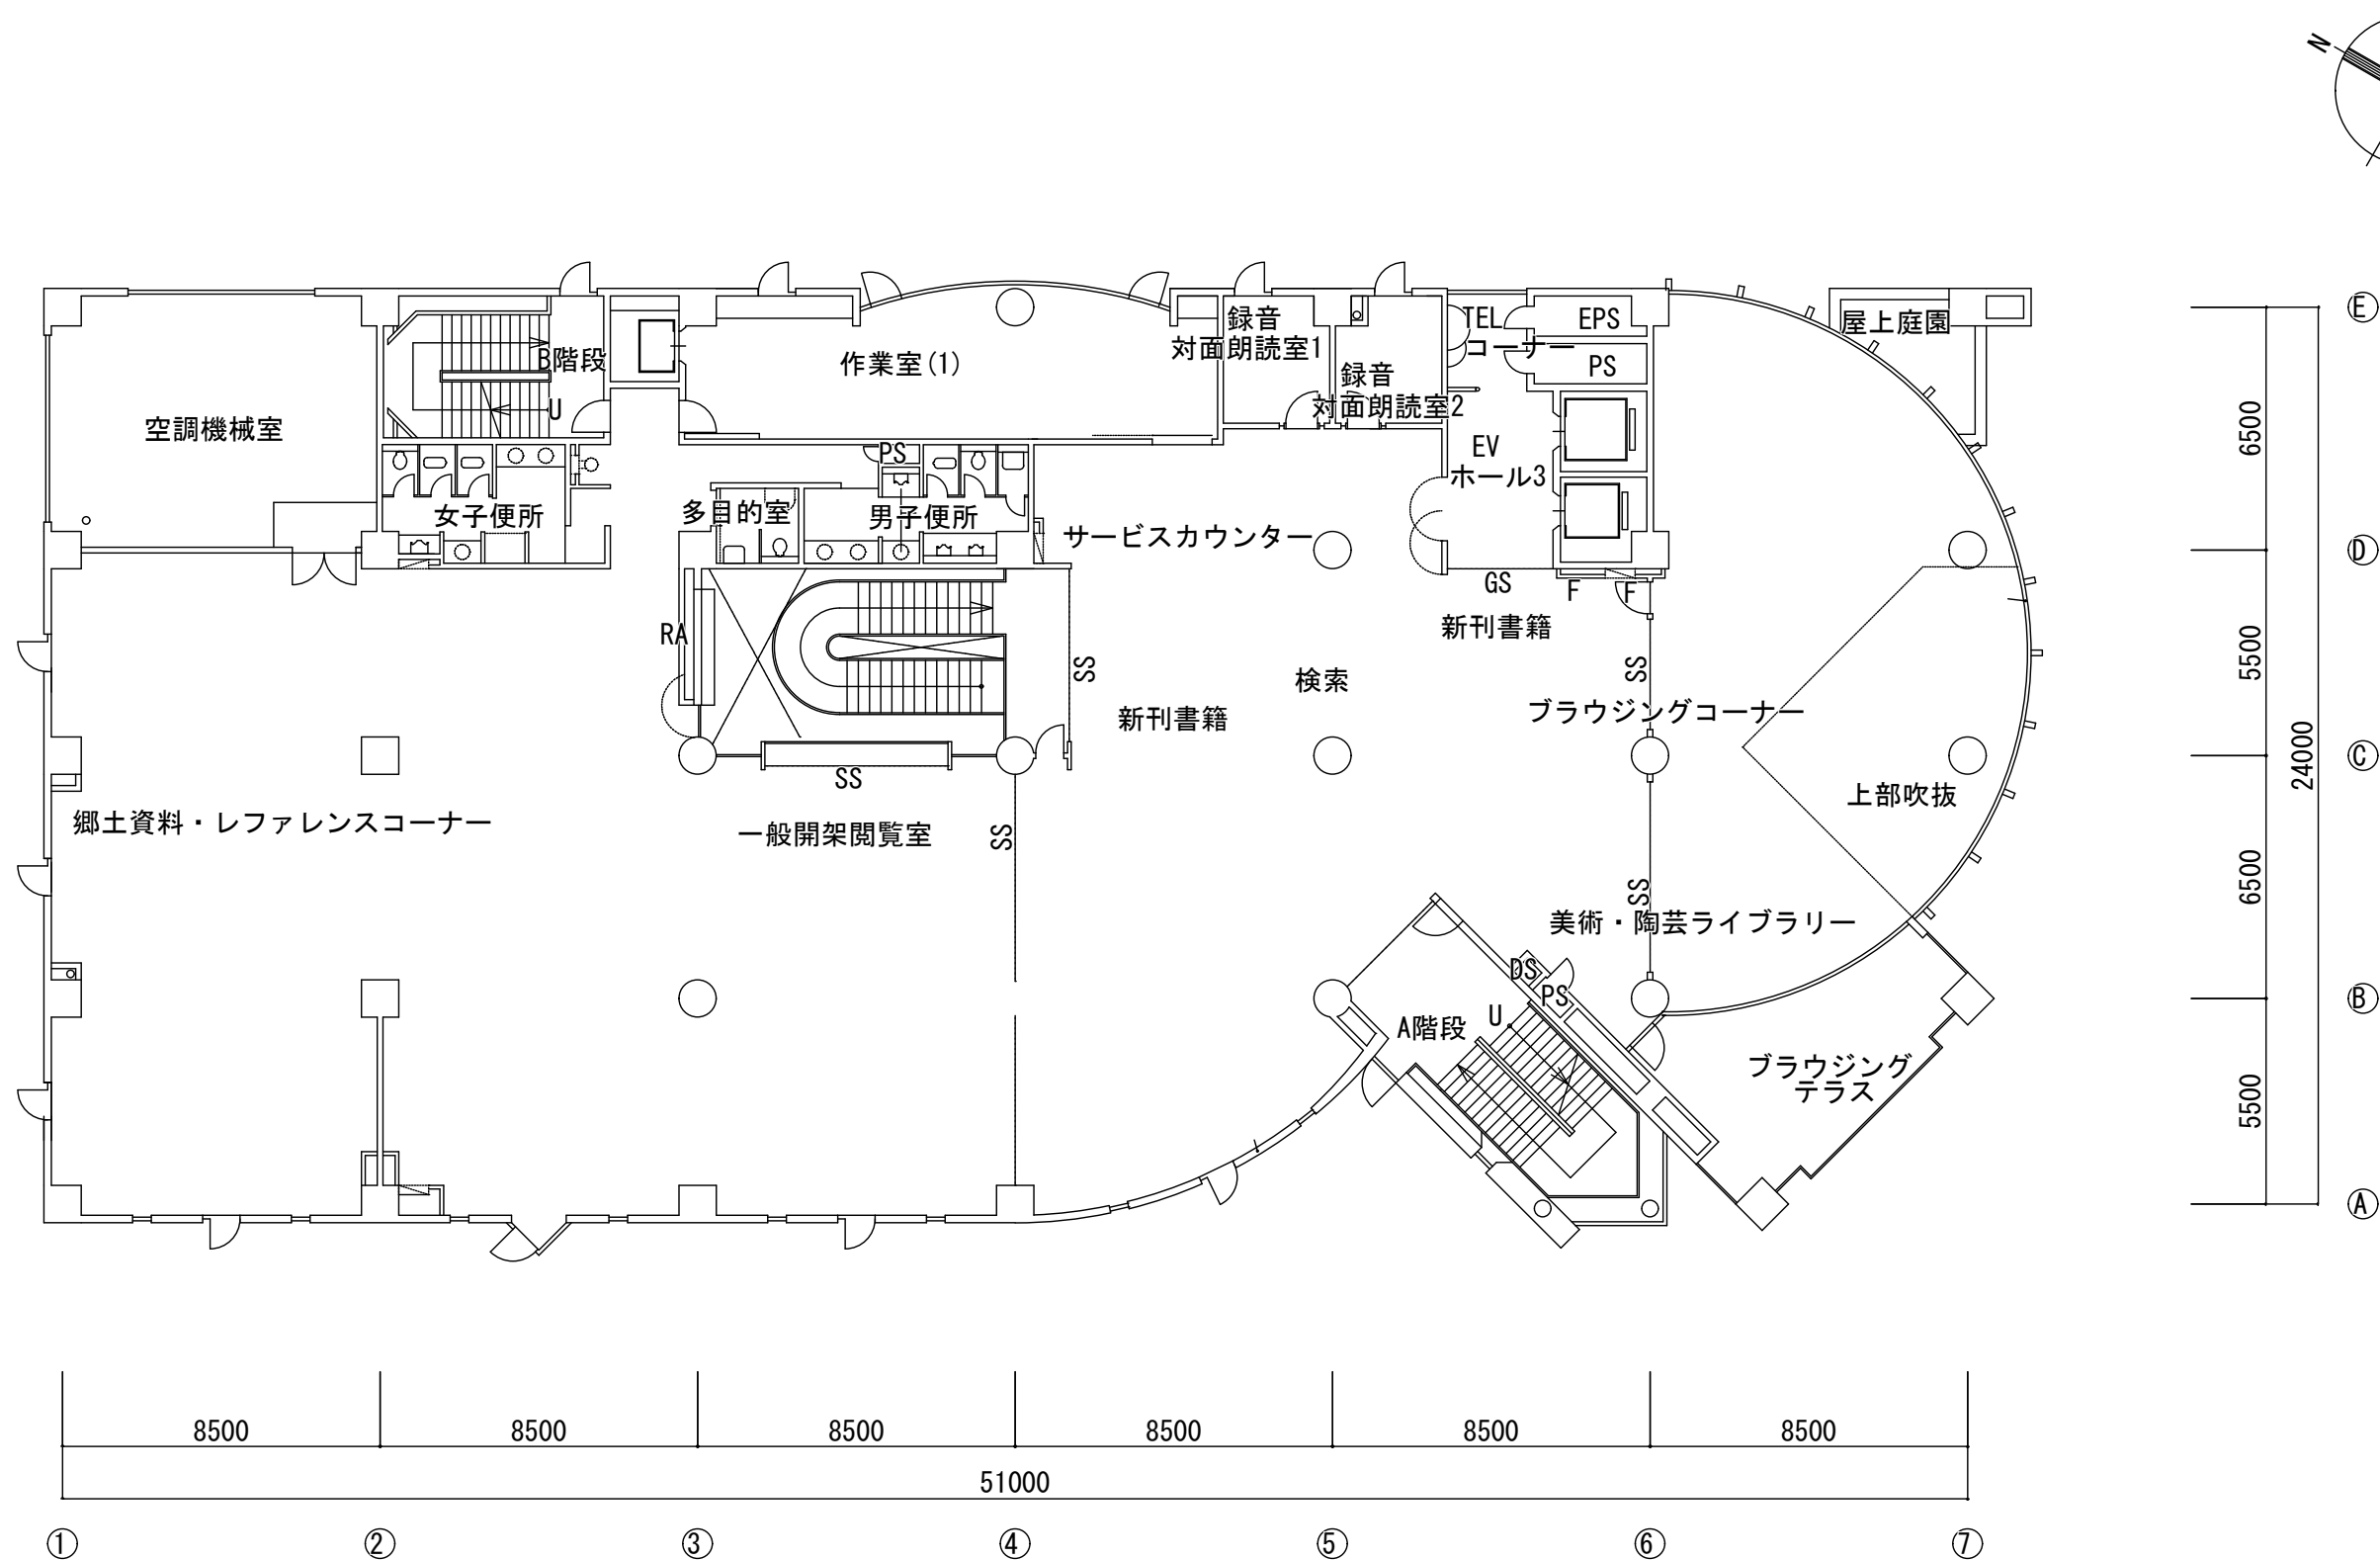



多治見市企画部企画政策課	年度	事業名称	図面名称	施設名	縮尺	図面番号
	R8	多治見市公共施設LED照明器具リース事業【第2期】	3階平面図	生涯学習センター	1/200	6

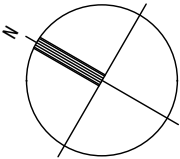


多治見市企画部企画政策課	年度	事業名称	図面名称	施設名	縮尺	図面番号
	R8	多治見市公共施設LED照明器具リース事業【第2期】	4階平面図	生涯学習センター	1/200	7

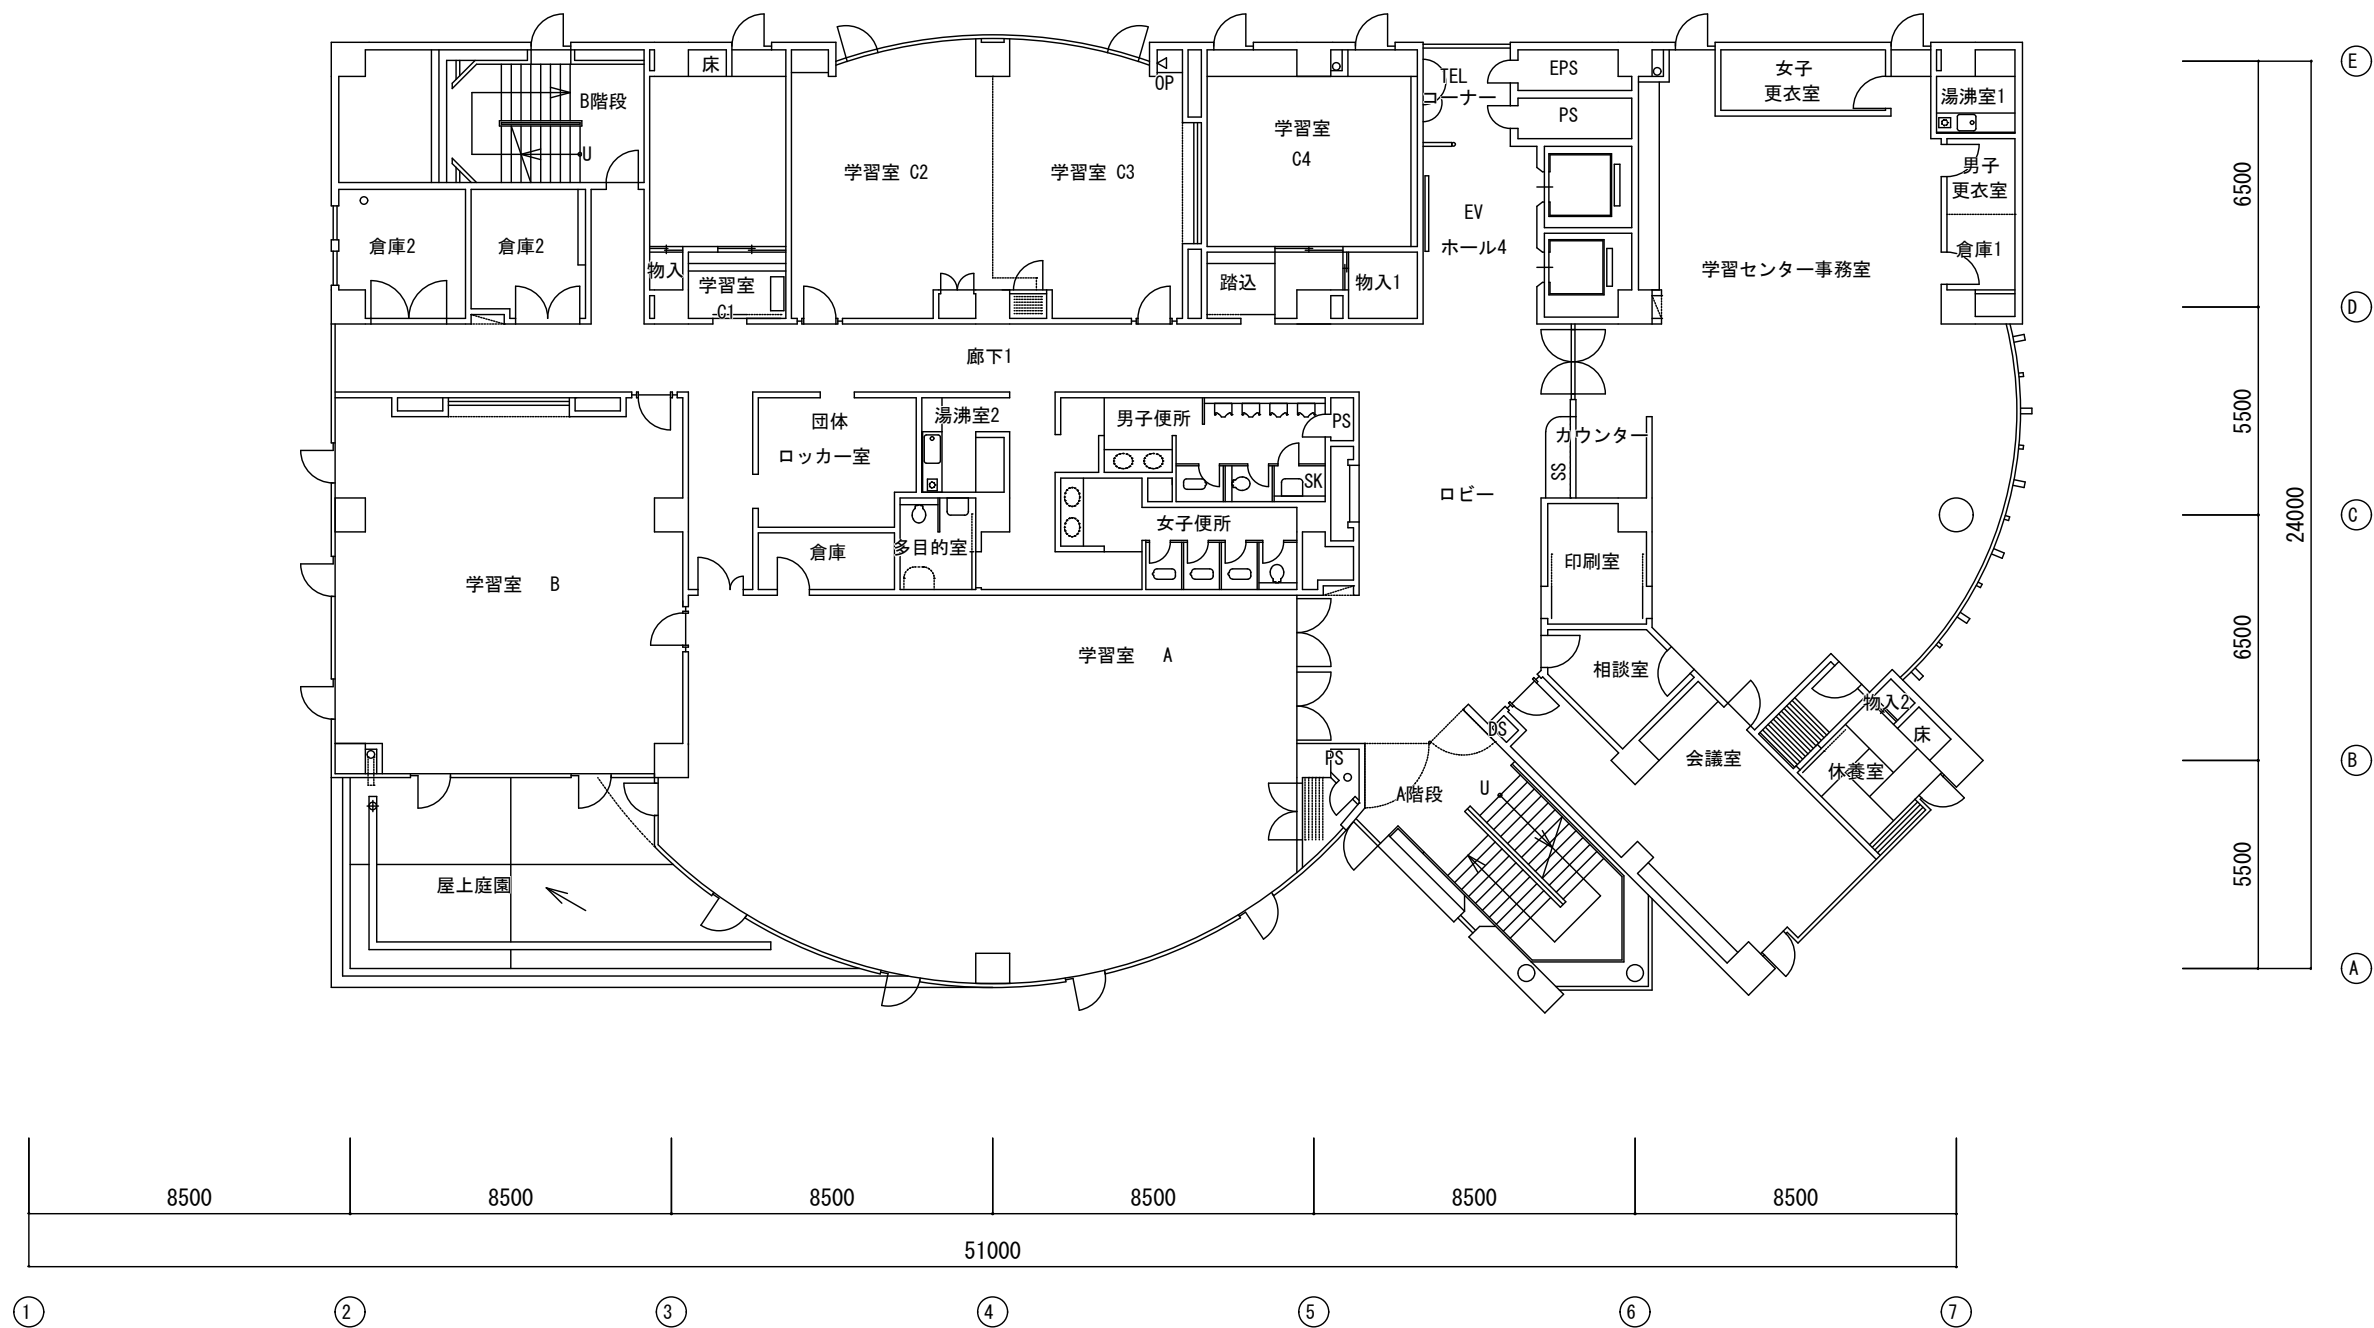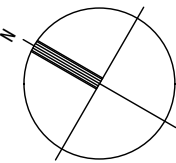



多治見市企画部企画政策課	年度	事業名称	図面名称	施設名	縮尺	図面番号
	R8	多治見市公共施設LED照明器具リース事業【第2期】	5階平面図	生涯学習センター	1/200	8

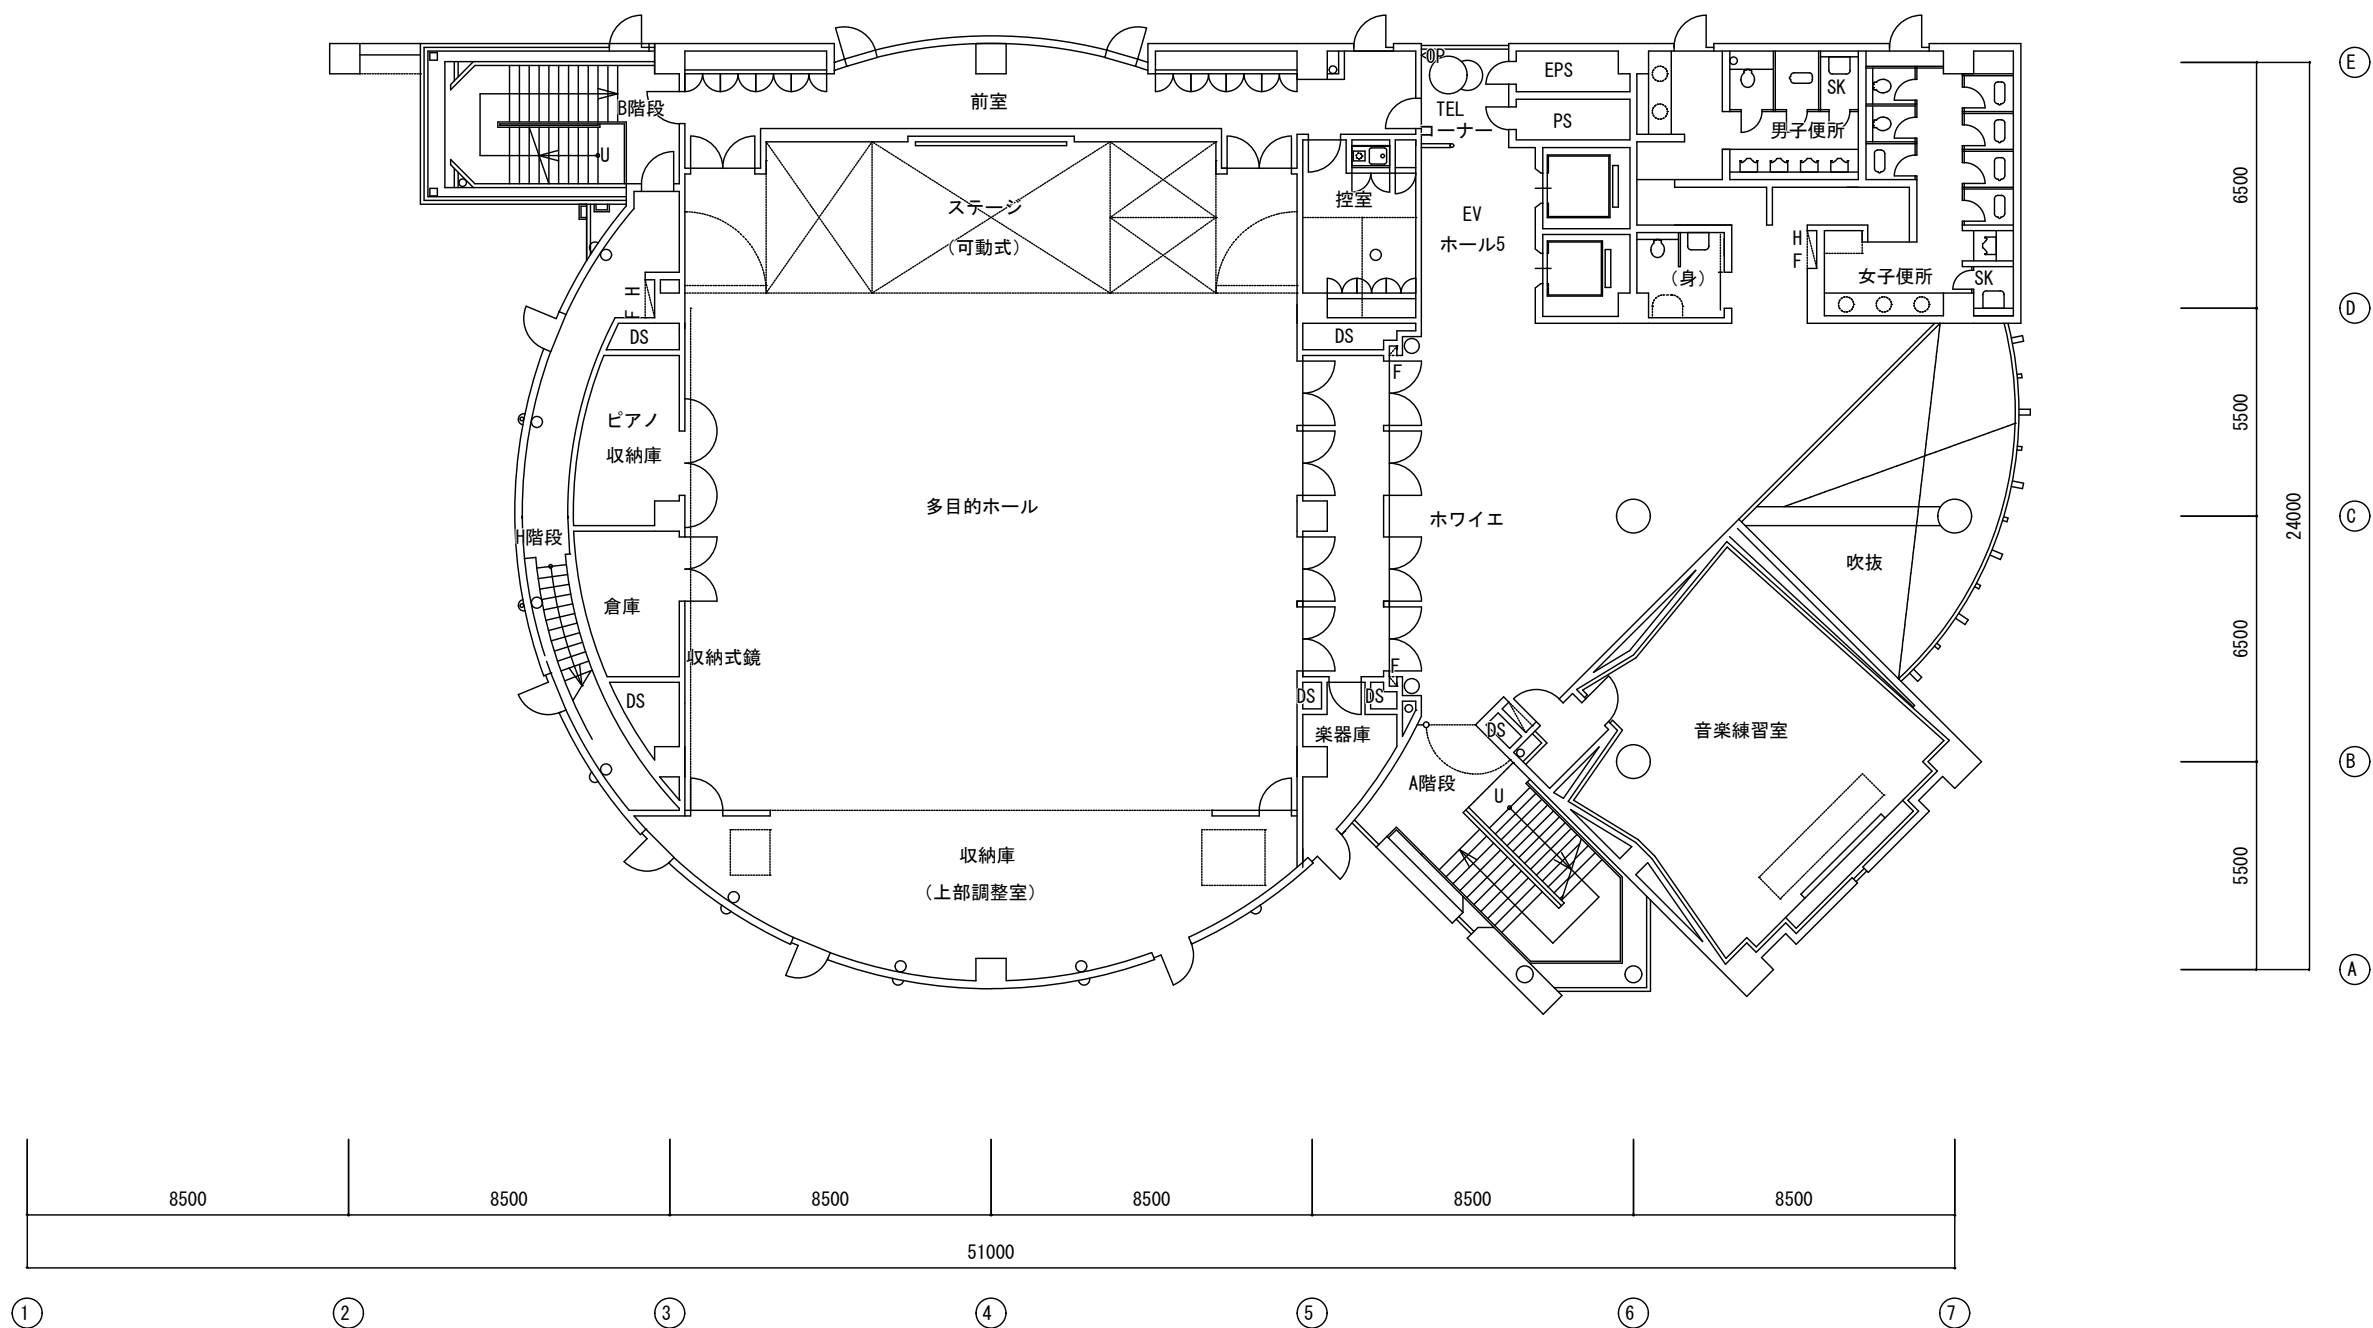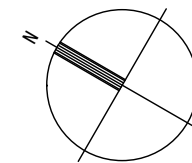





多治見市企画部企画政策課	年度	事業名称	図面名称	施設名	縮尺	図面番号
	R8	多治見市公共施設LED照明器具リース事業【第2期】	7階平面図	生涯学習センター	1/200	10

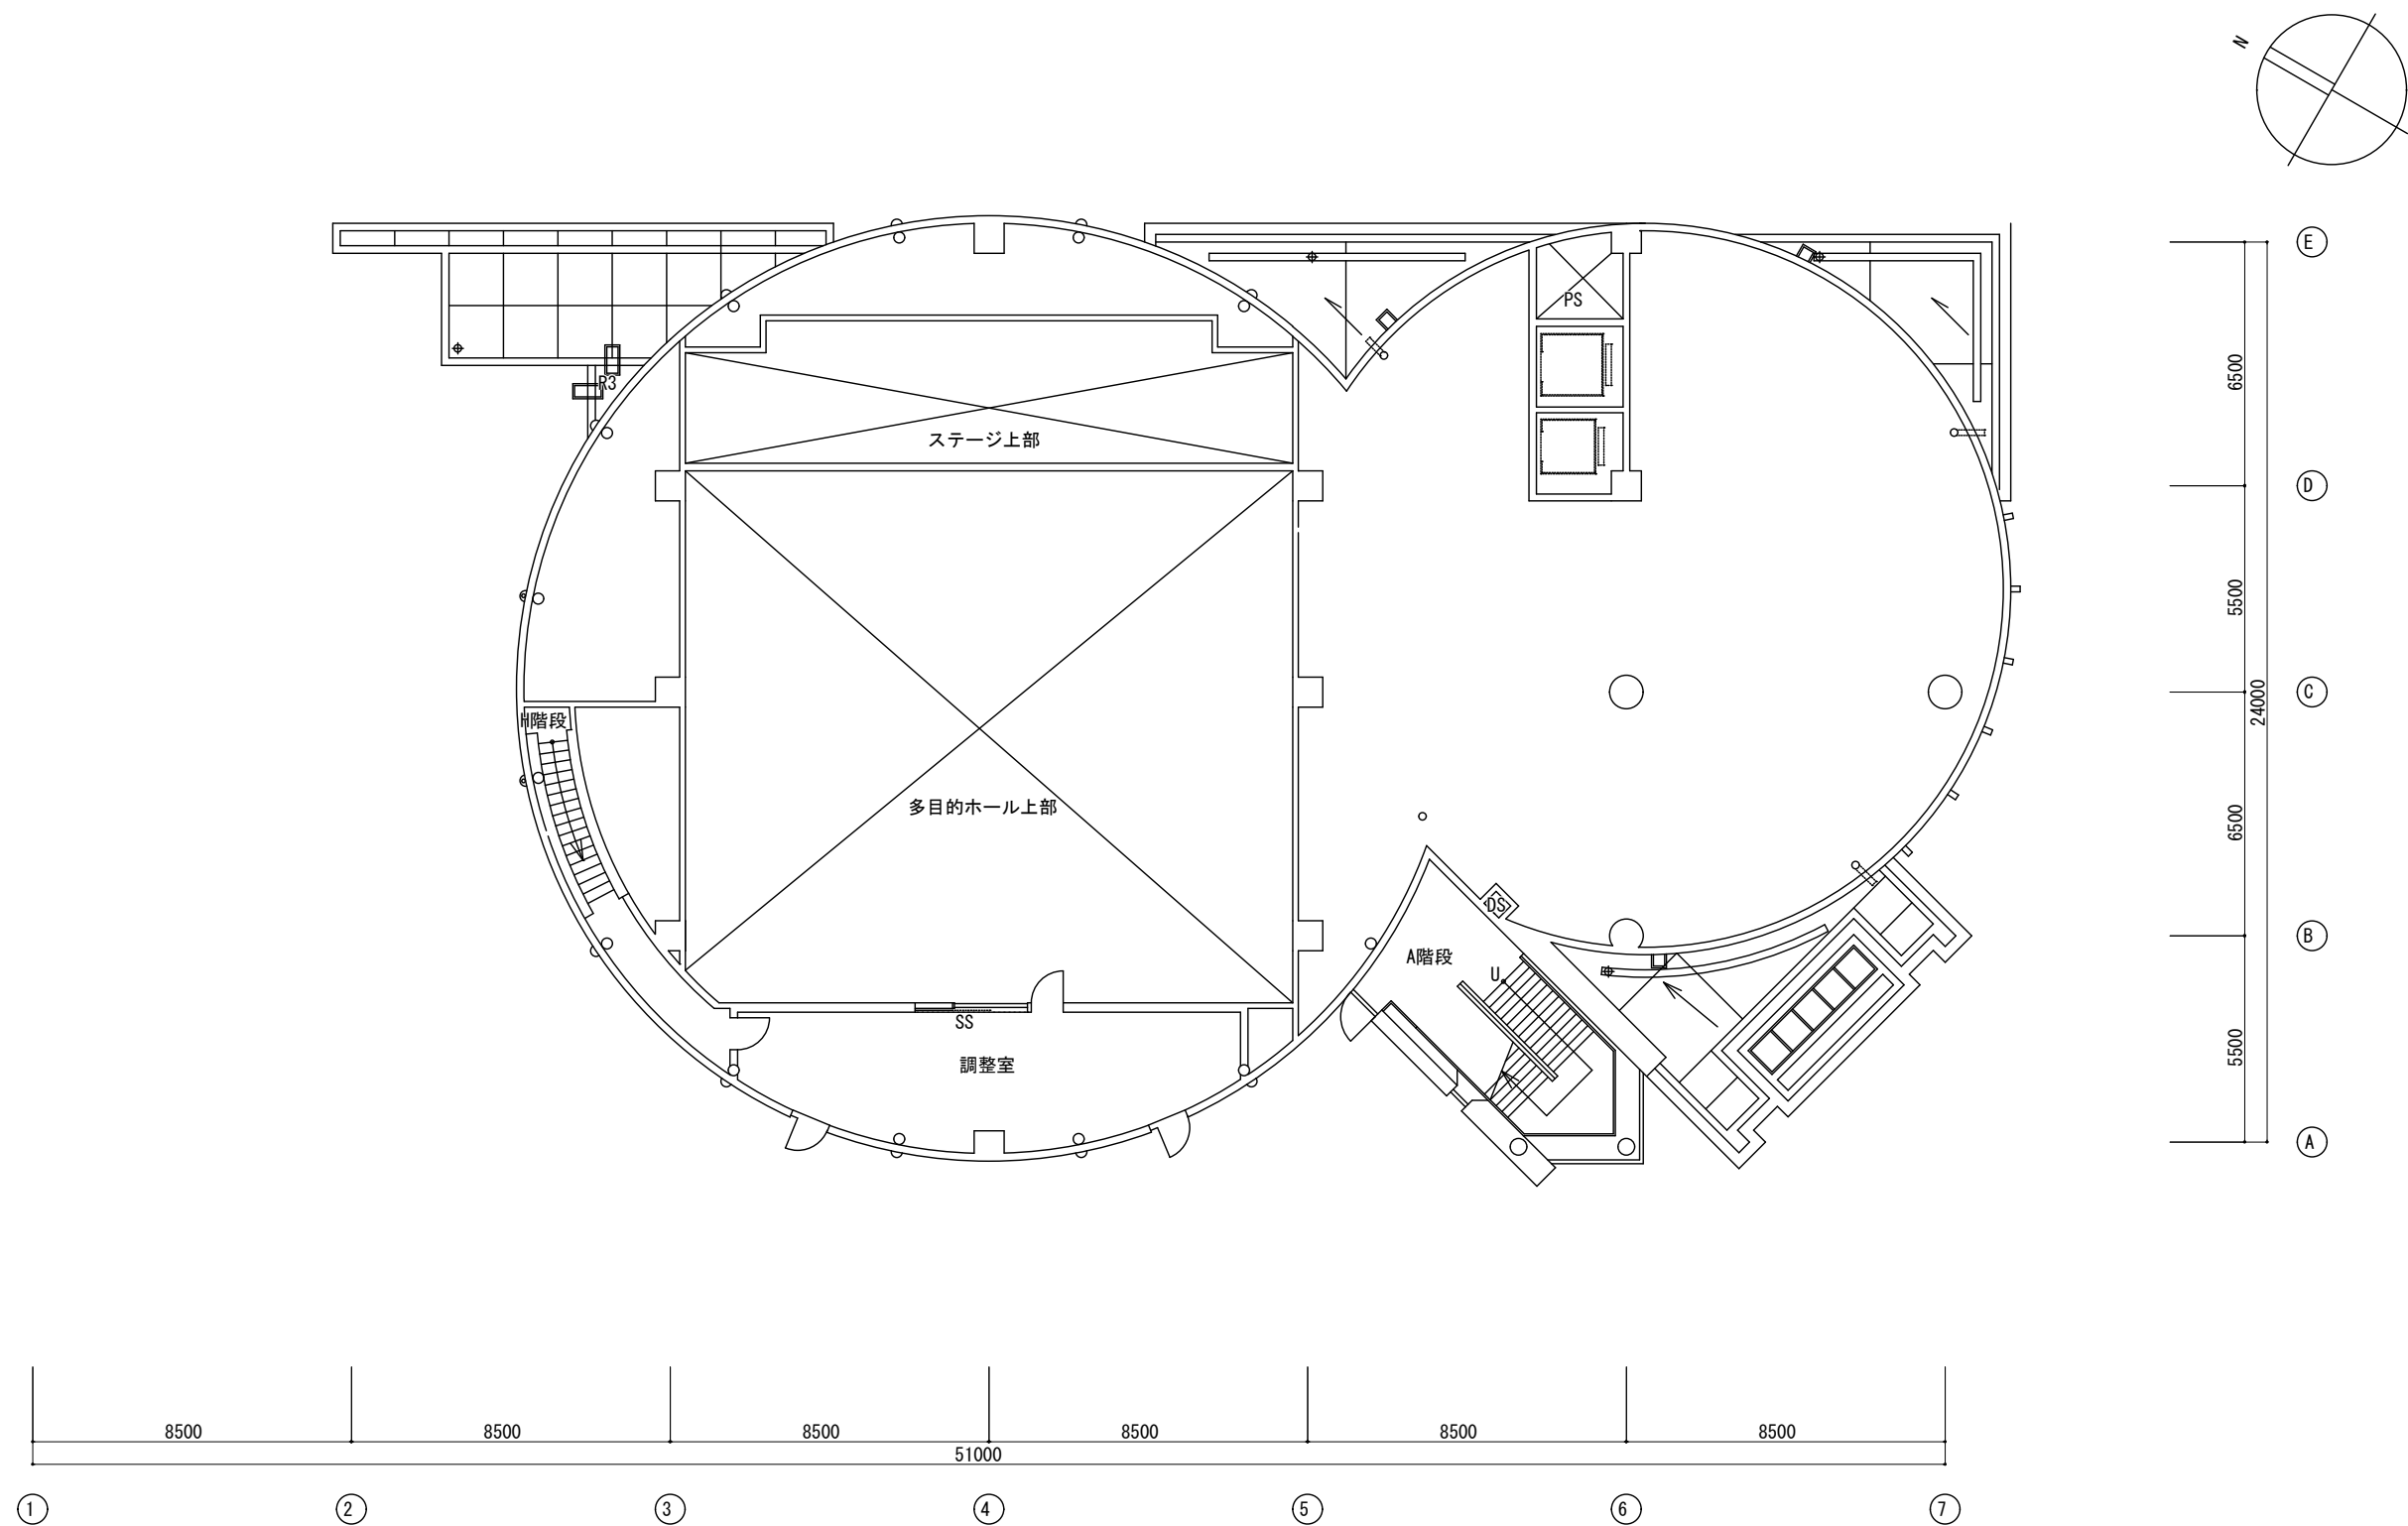


多治見市企画部企画政策課	年度	事業名称	図面名称	施設名	縮尺	図面番号
	R8	多治見市公共施設LED照明器具リース事業【第2期】	8階平面図	生涯学習センター	1/200	11

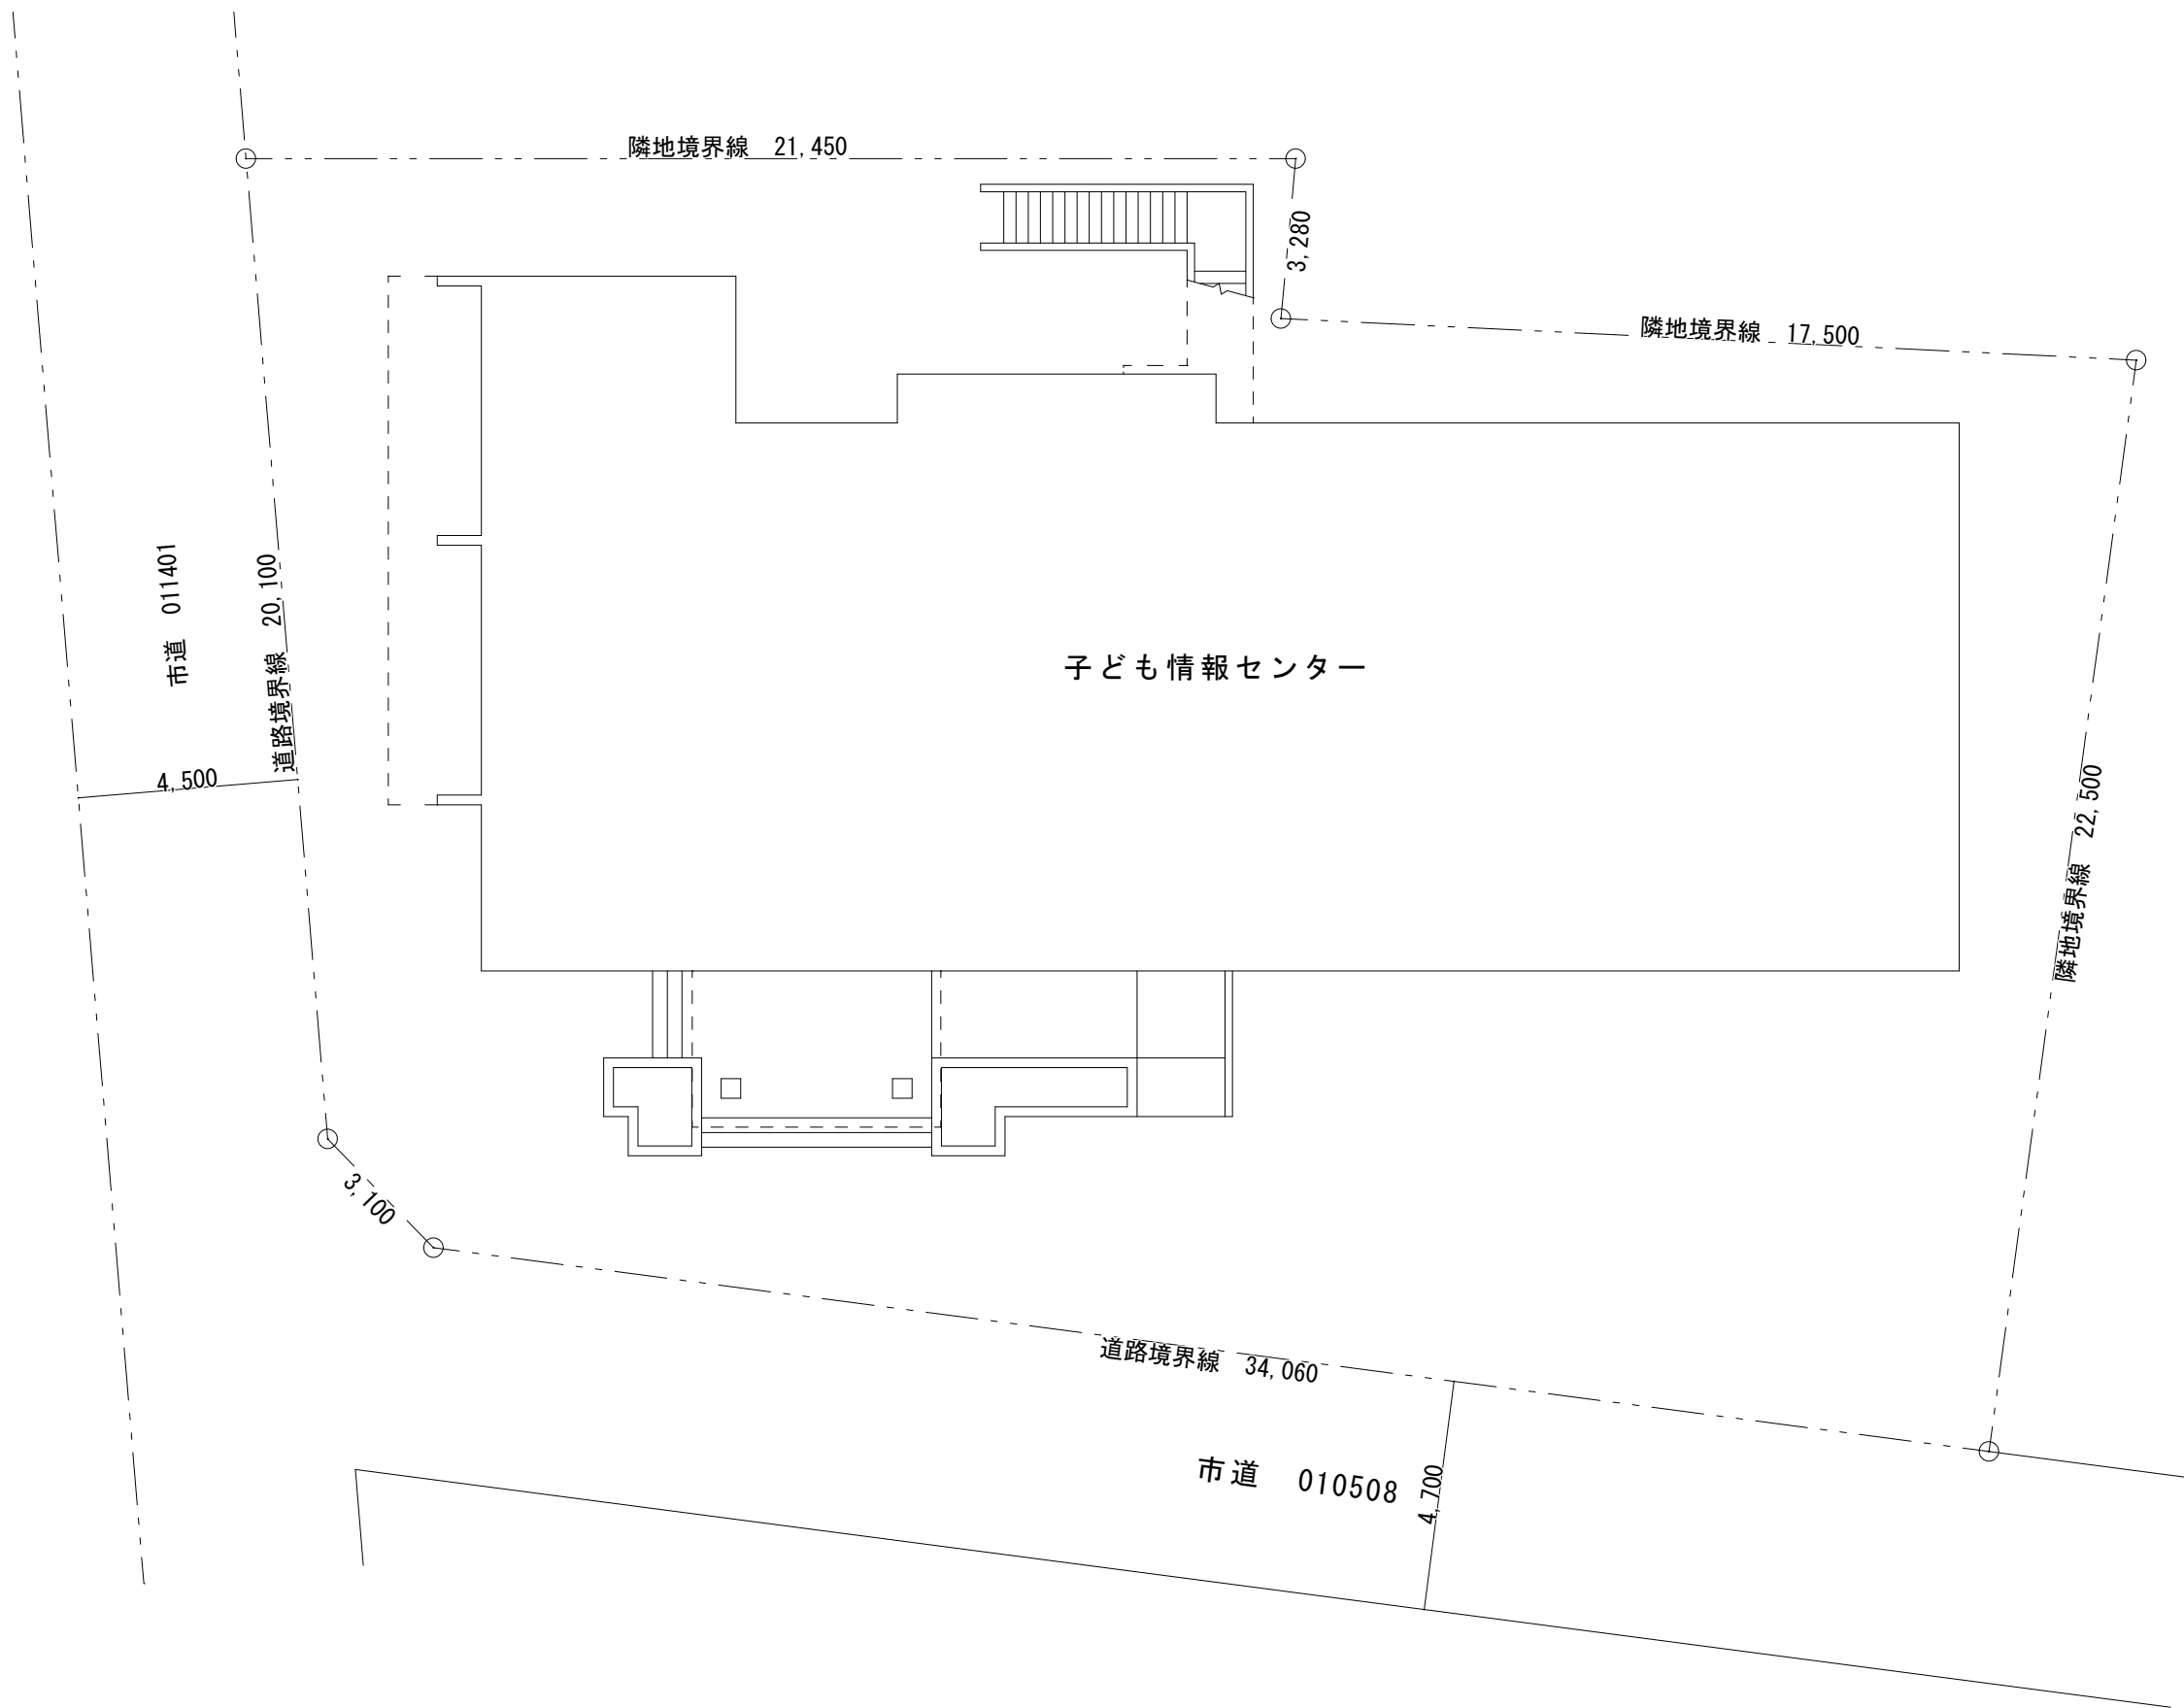
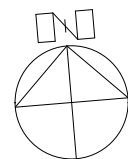


多治見市企画部企画政策課	年度	事業名称	図面名称	施設名	縮尺	図面番号
	R8	多治見市公共施設LED照明器具リース事業【第2期】	配置図	子ども情報センター	1/150	1

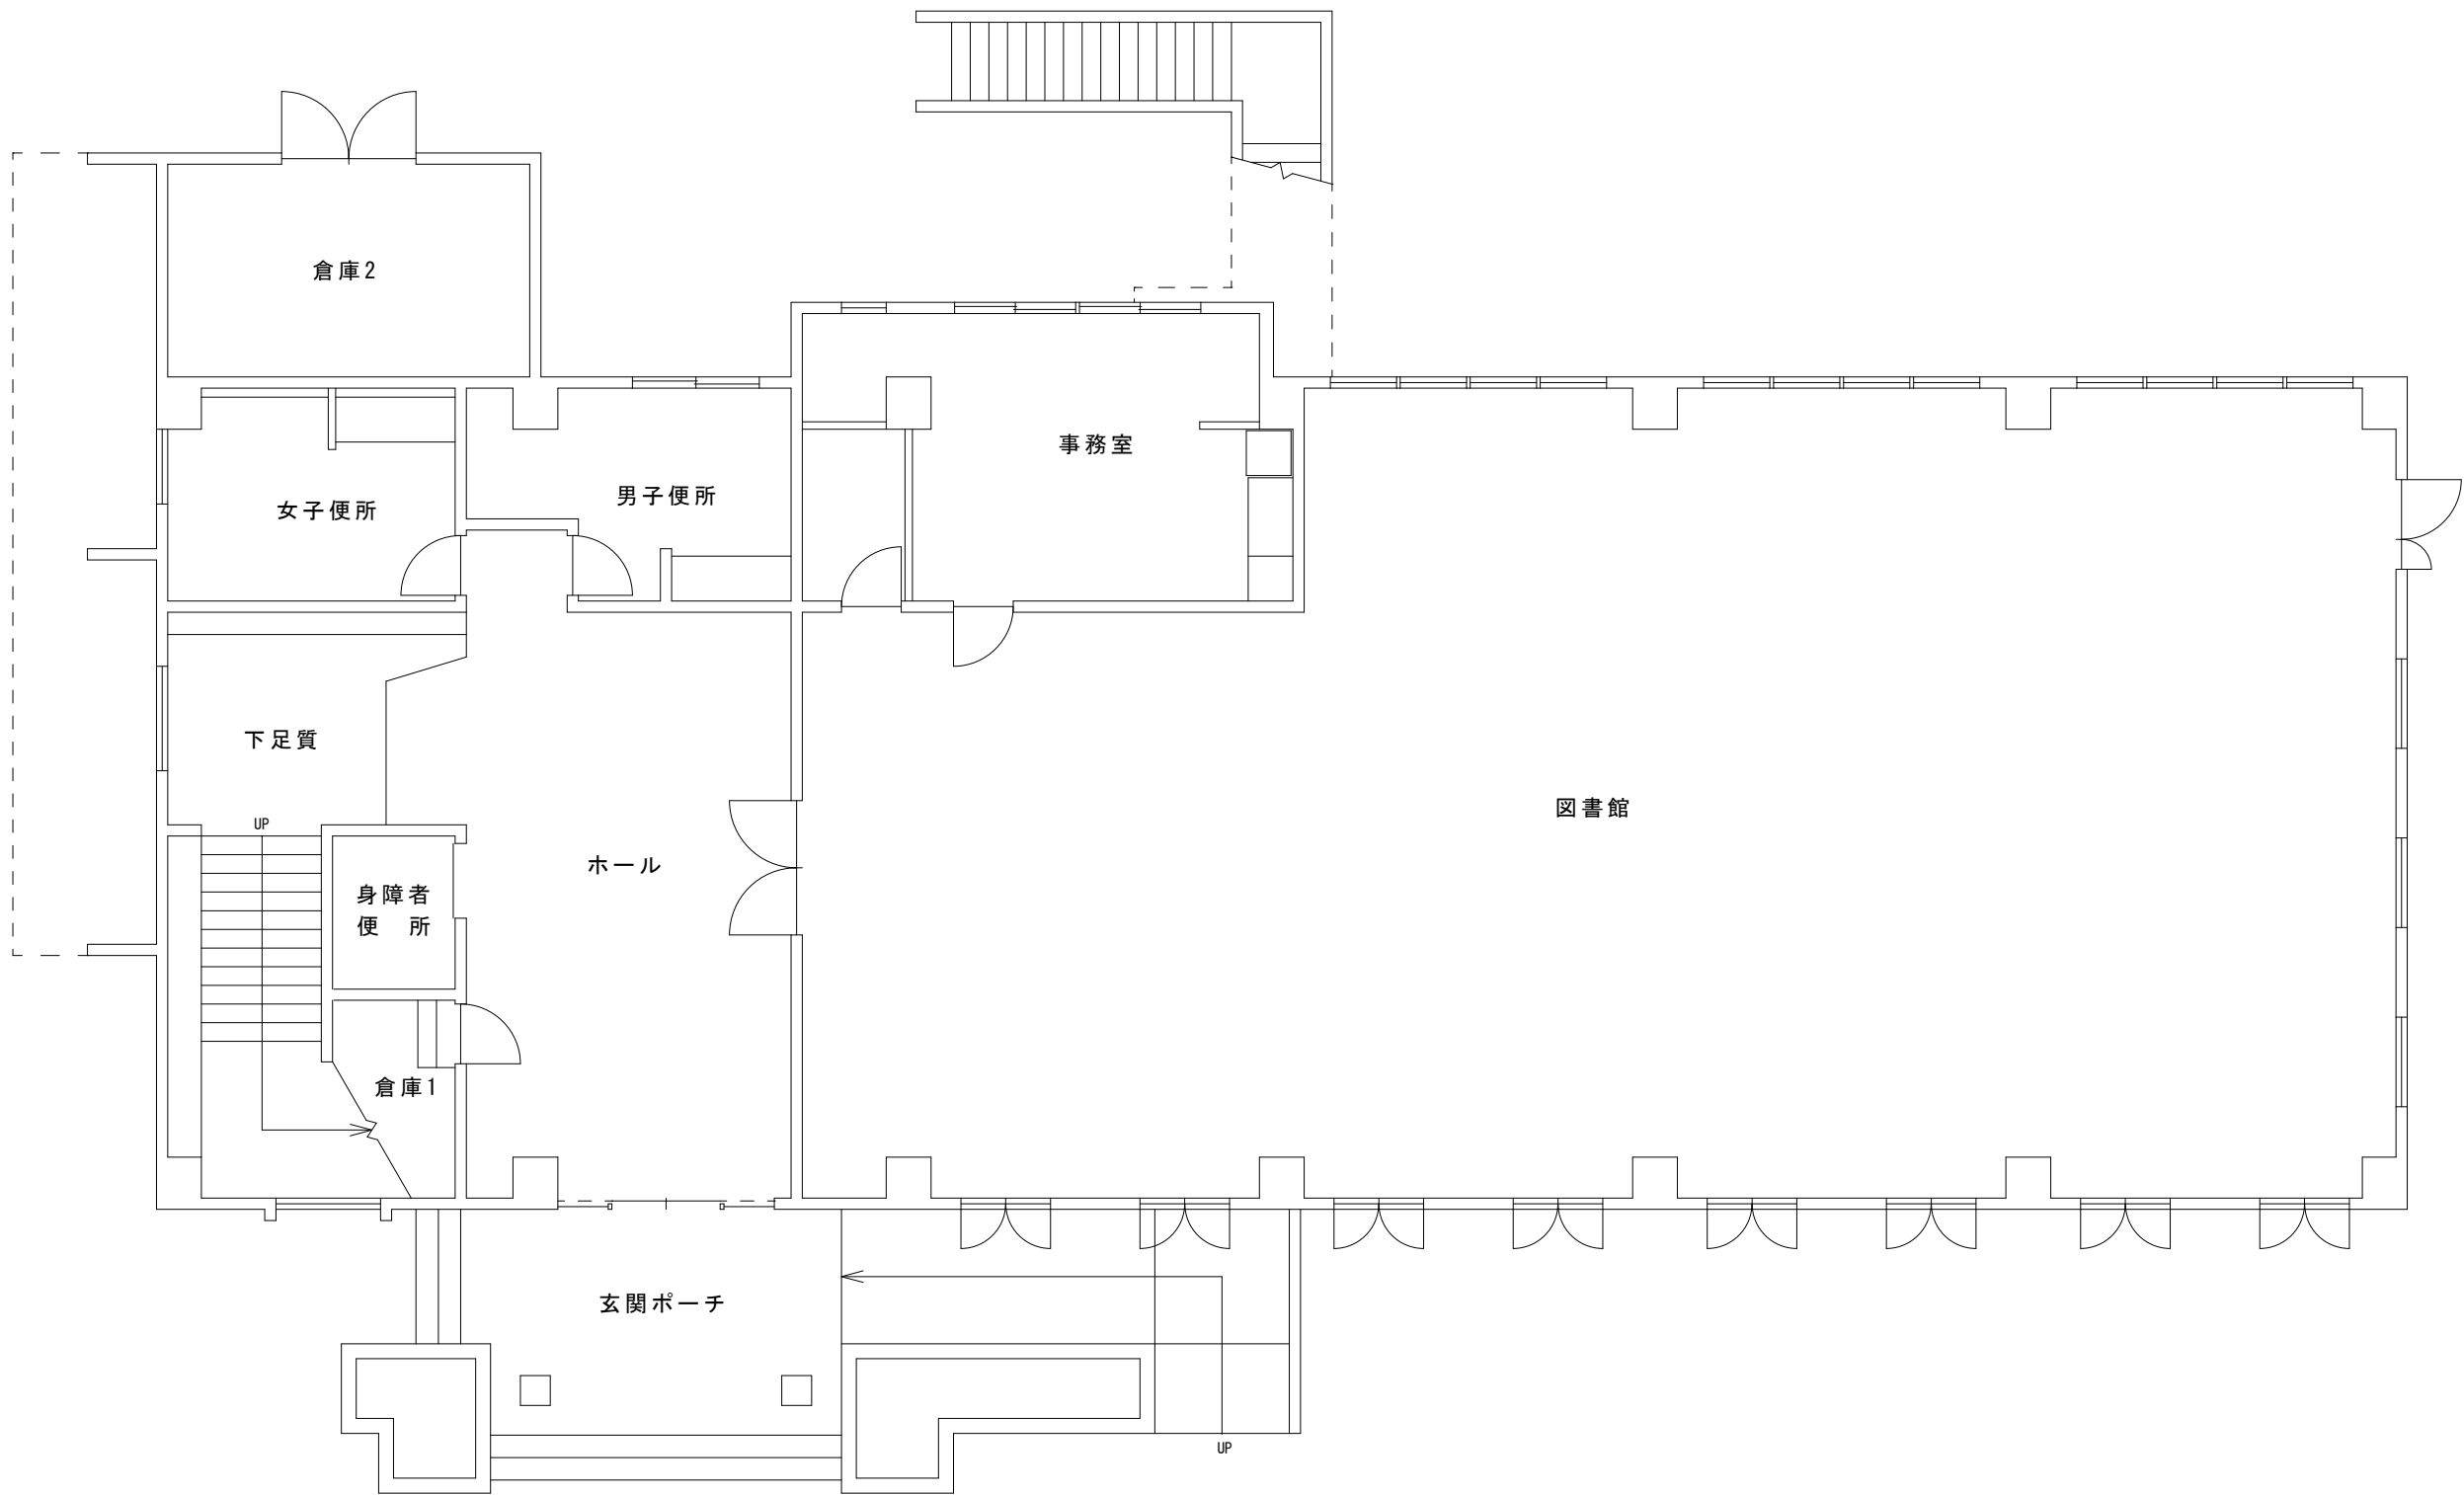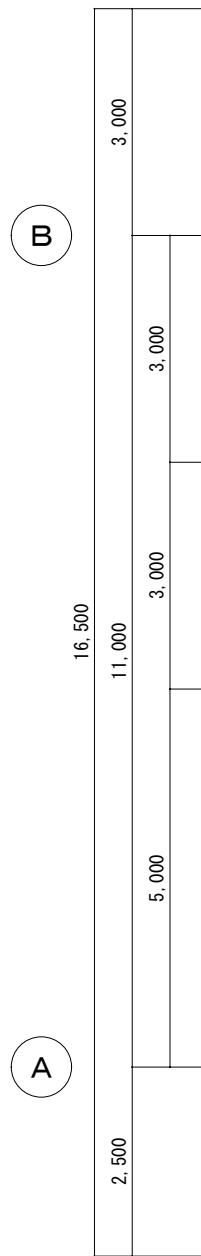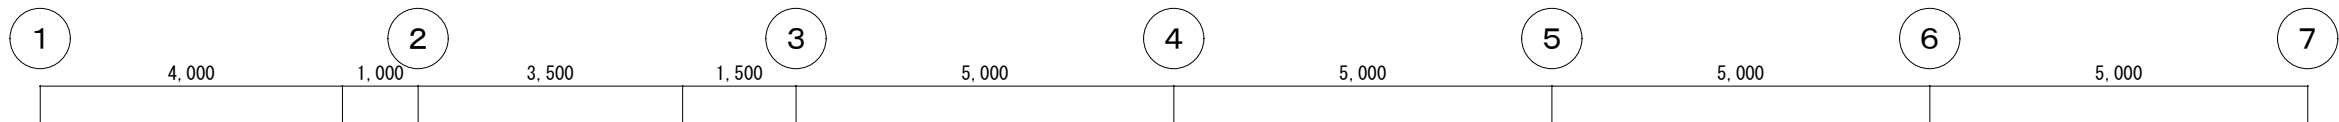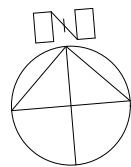


多治見市企画部企画政策課	年度	事業名称	図面名称	施設名	縮尺	図面番号
	R8	多治見市公共施設LED照明器具リース事業【第2期】	1階平面図	子ども情報センター	1/100	2

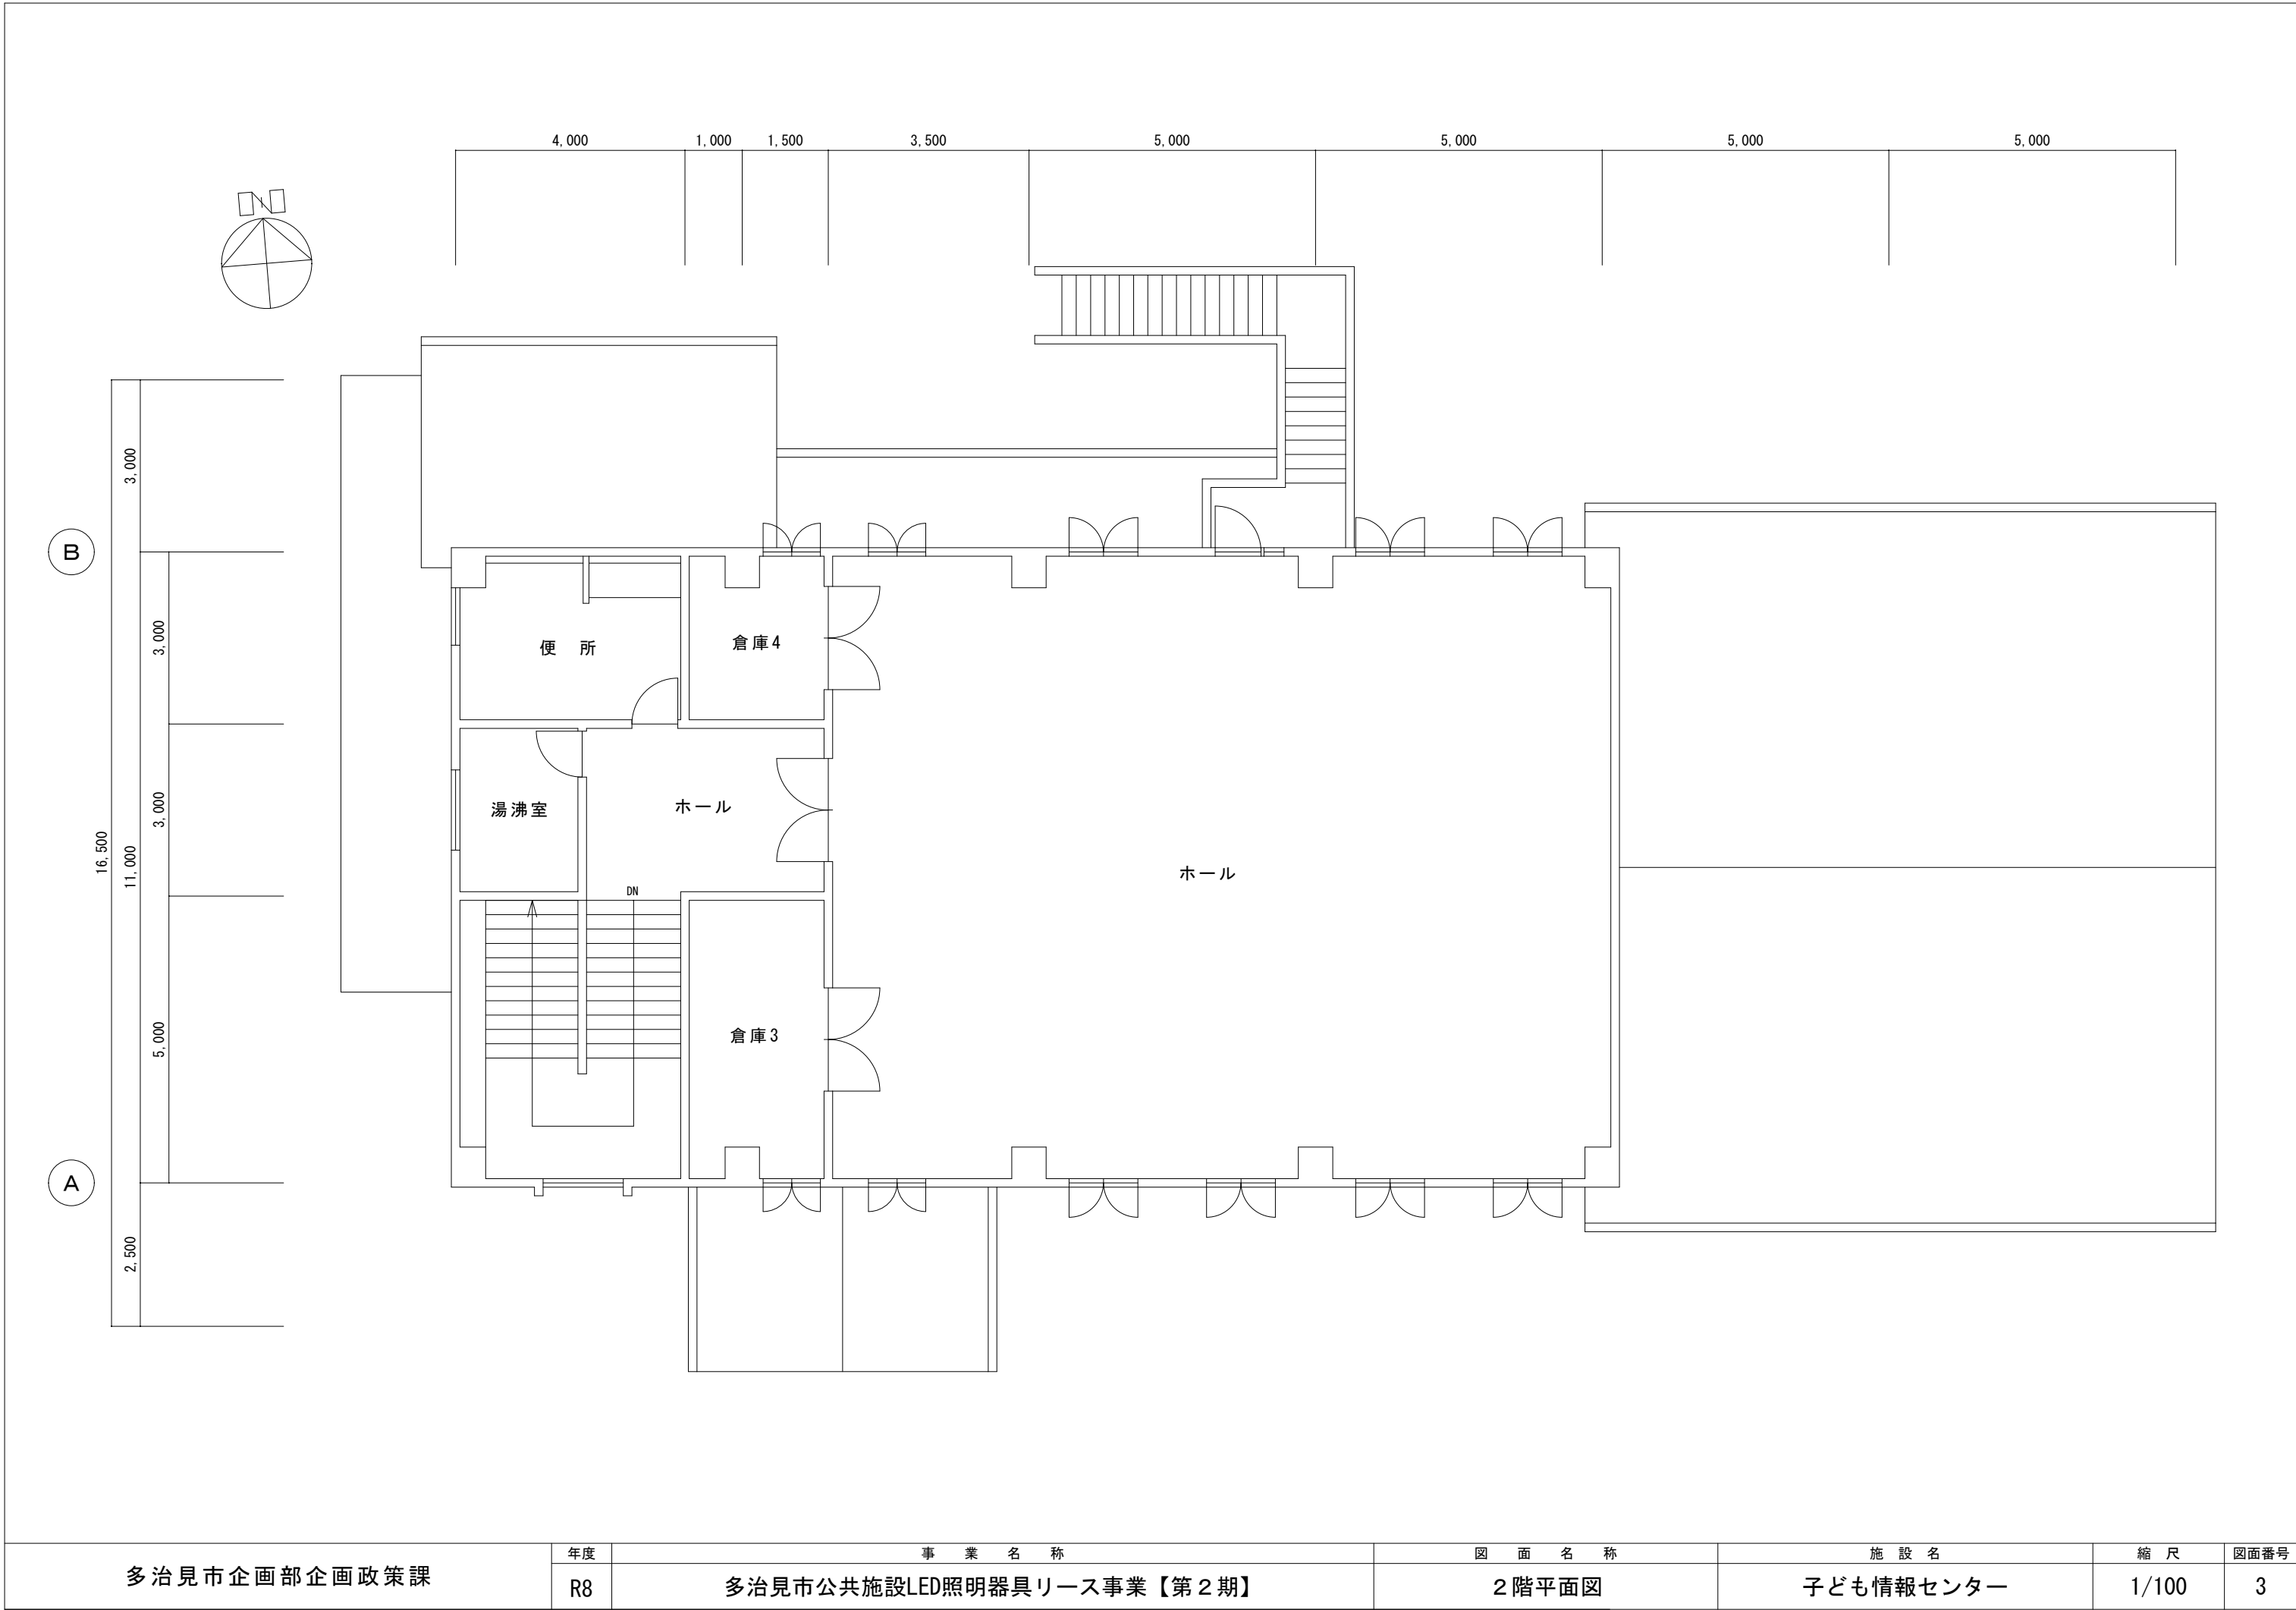


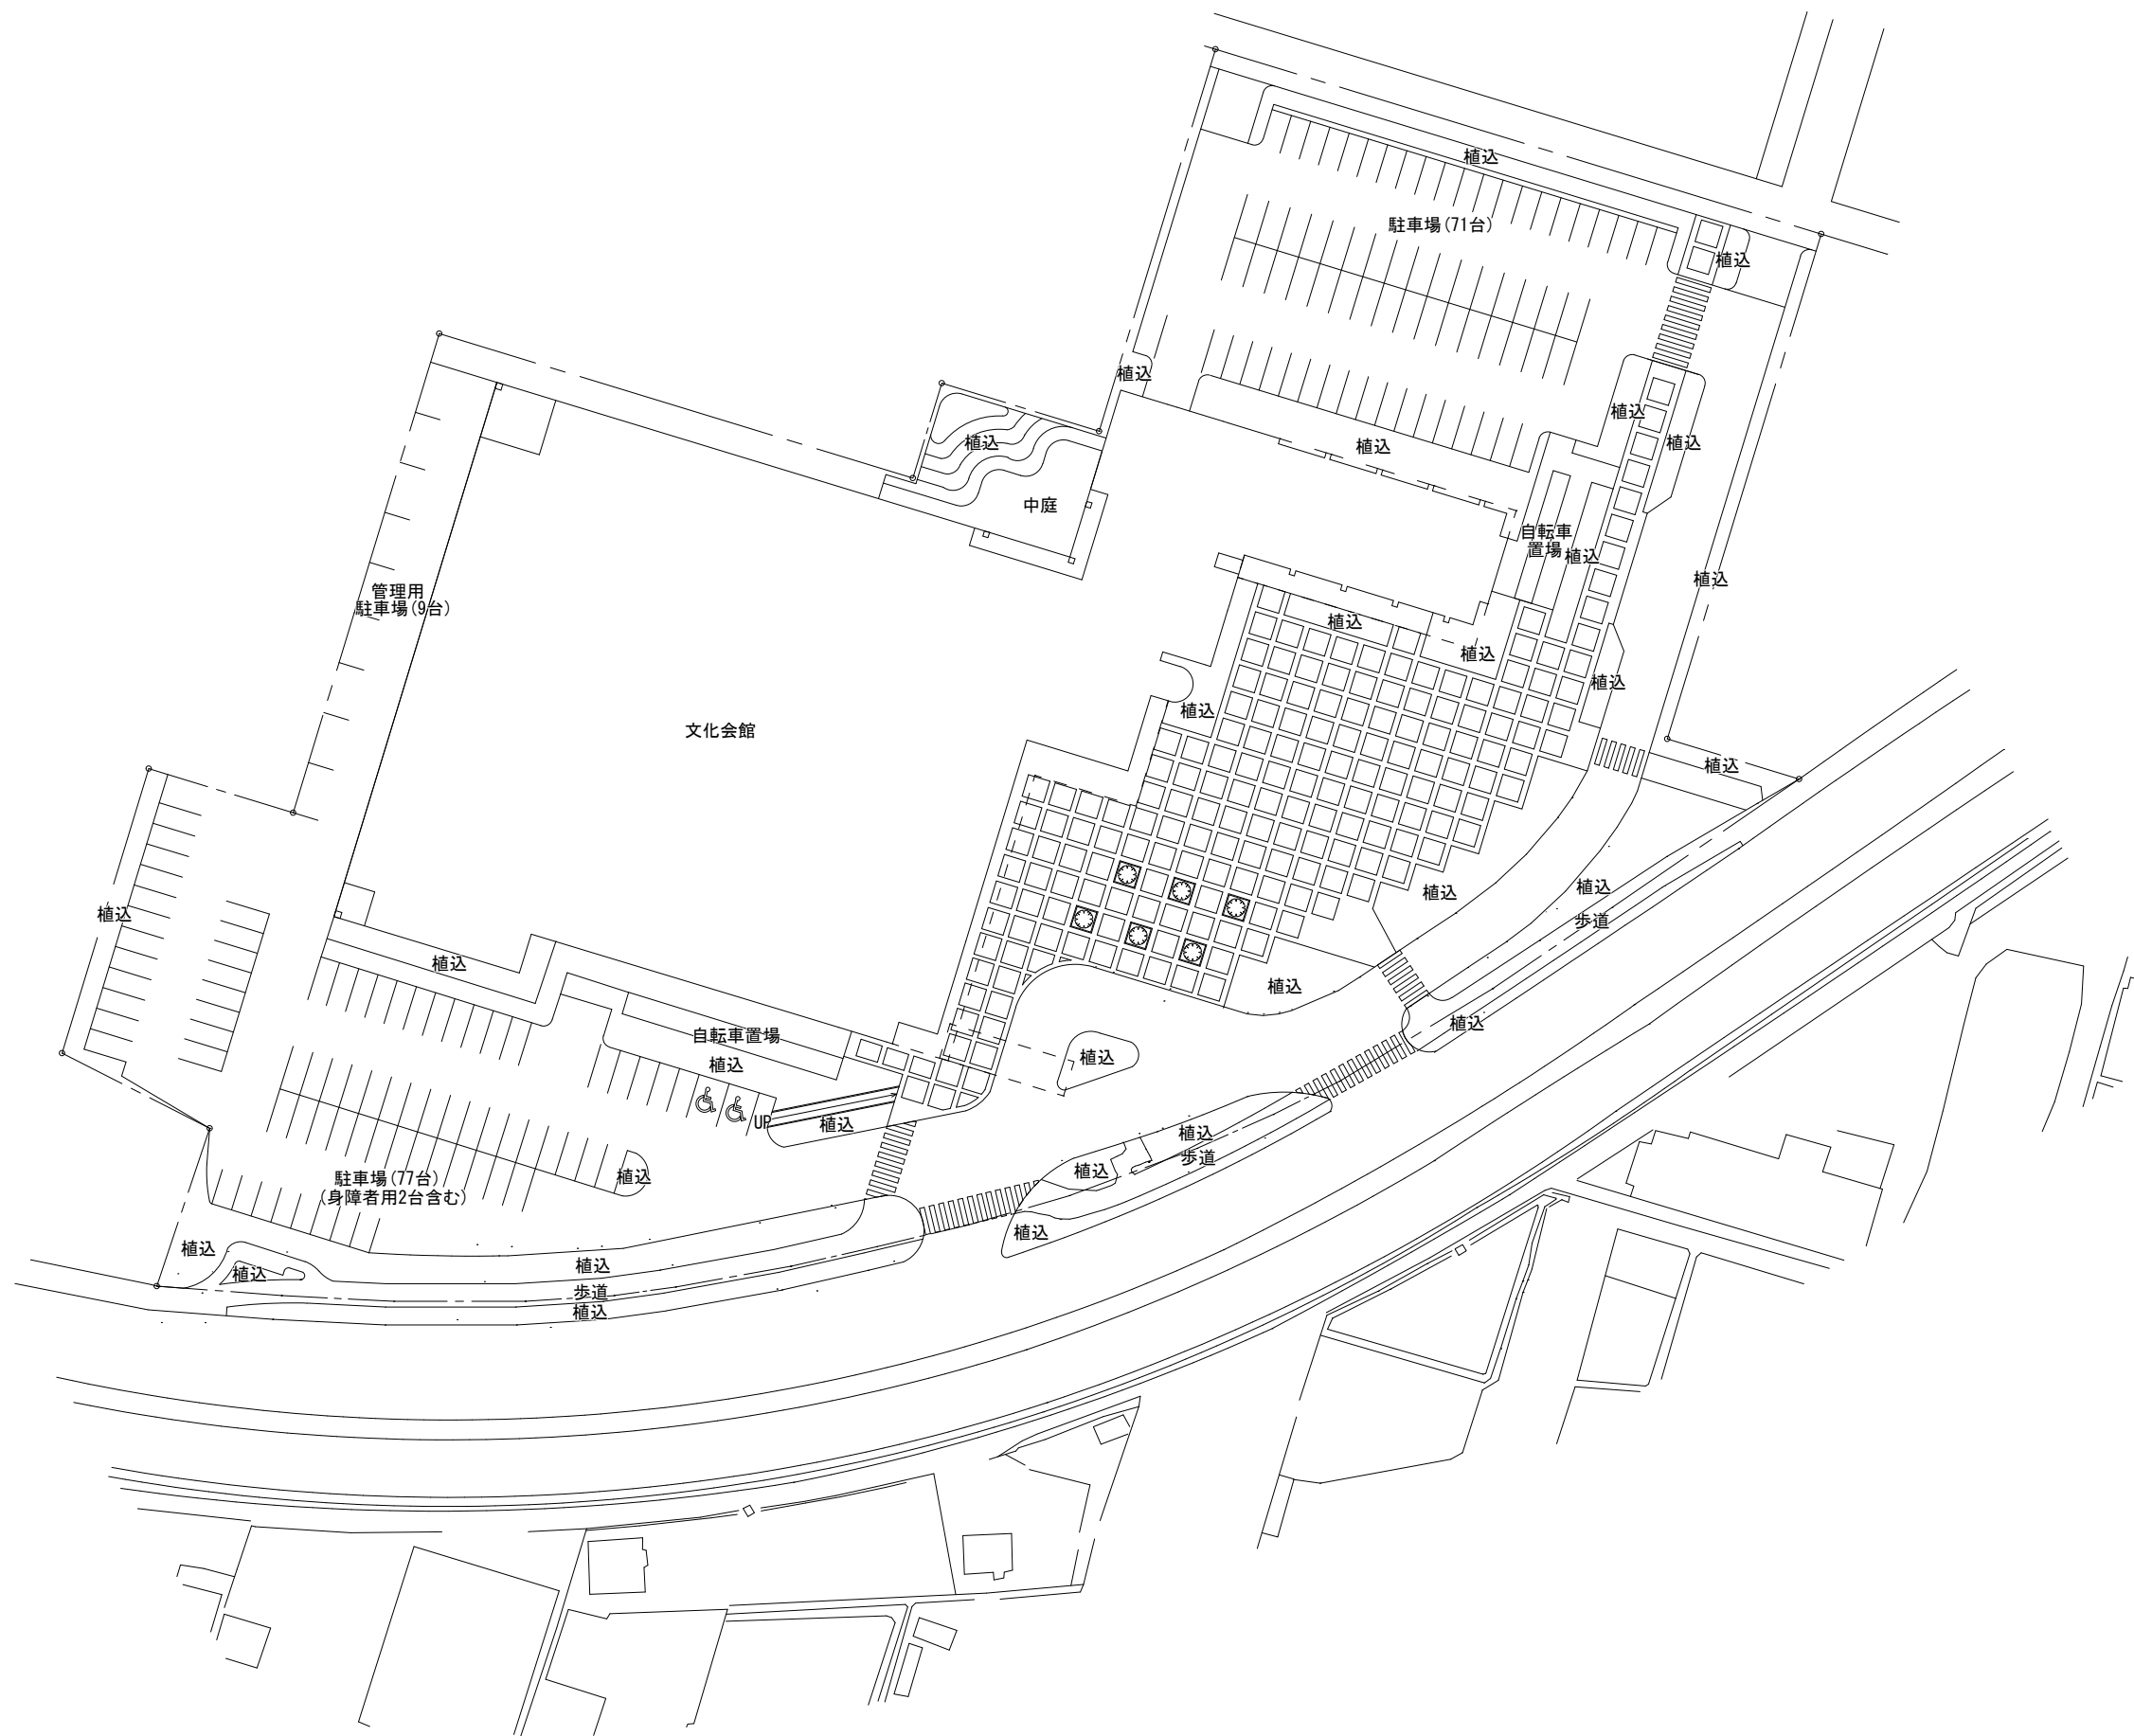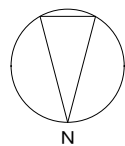


多治見市企画部企画政策課	年度	事業名称	図面名称	施設名	縮尺	図面番号
	R8	多治見市公共施設LED照明器具リース事業【第2期】	配置図	文化会館	1/800	1

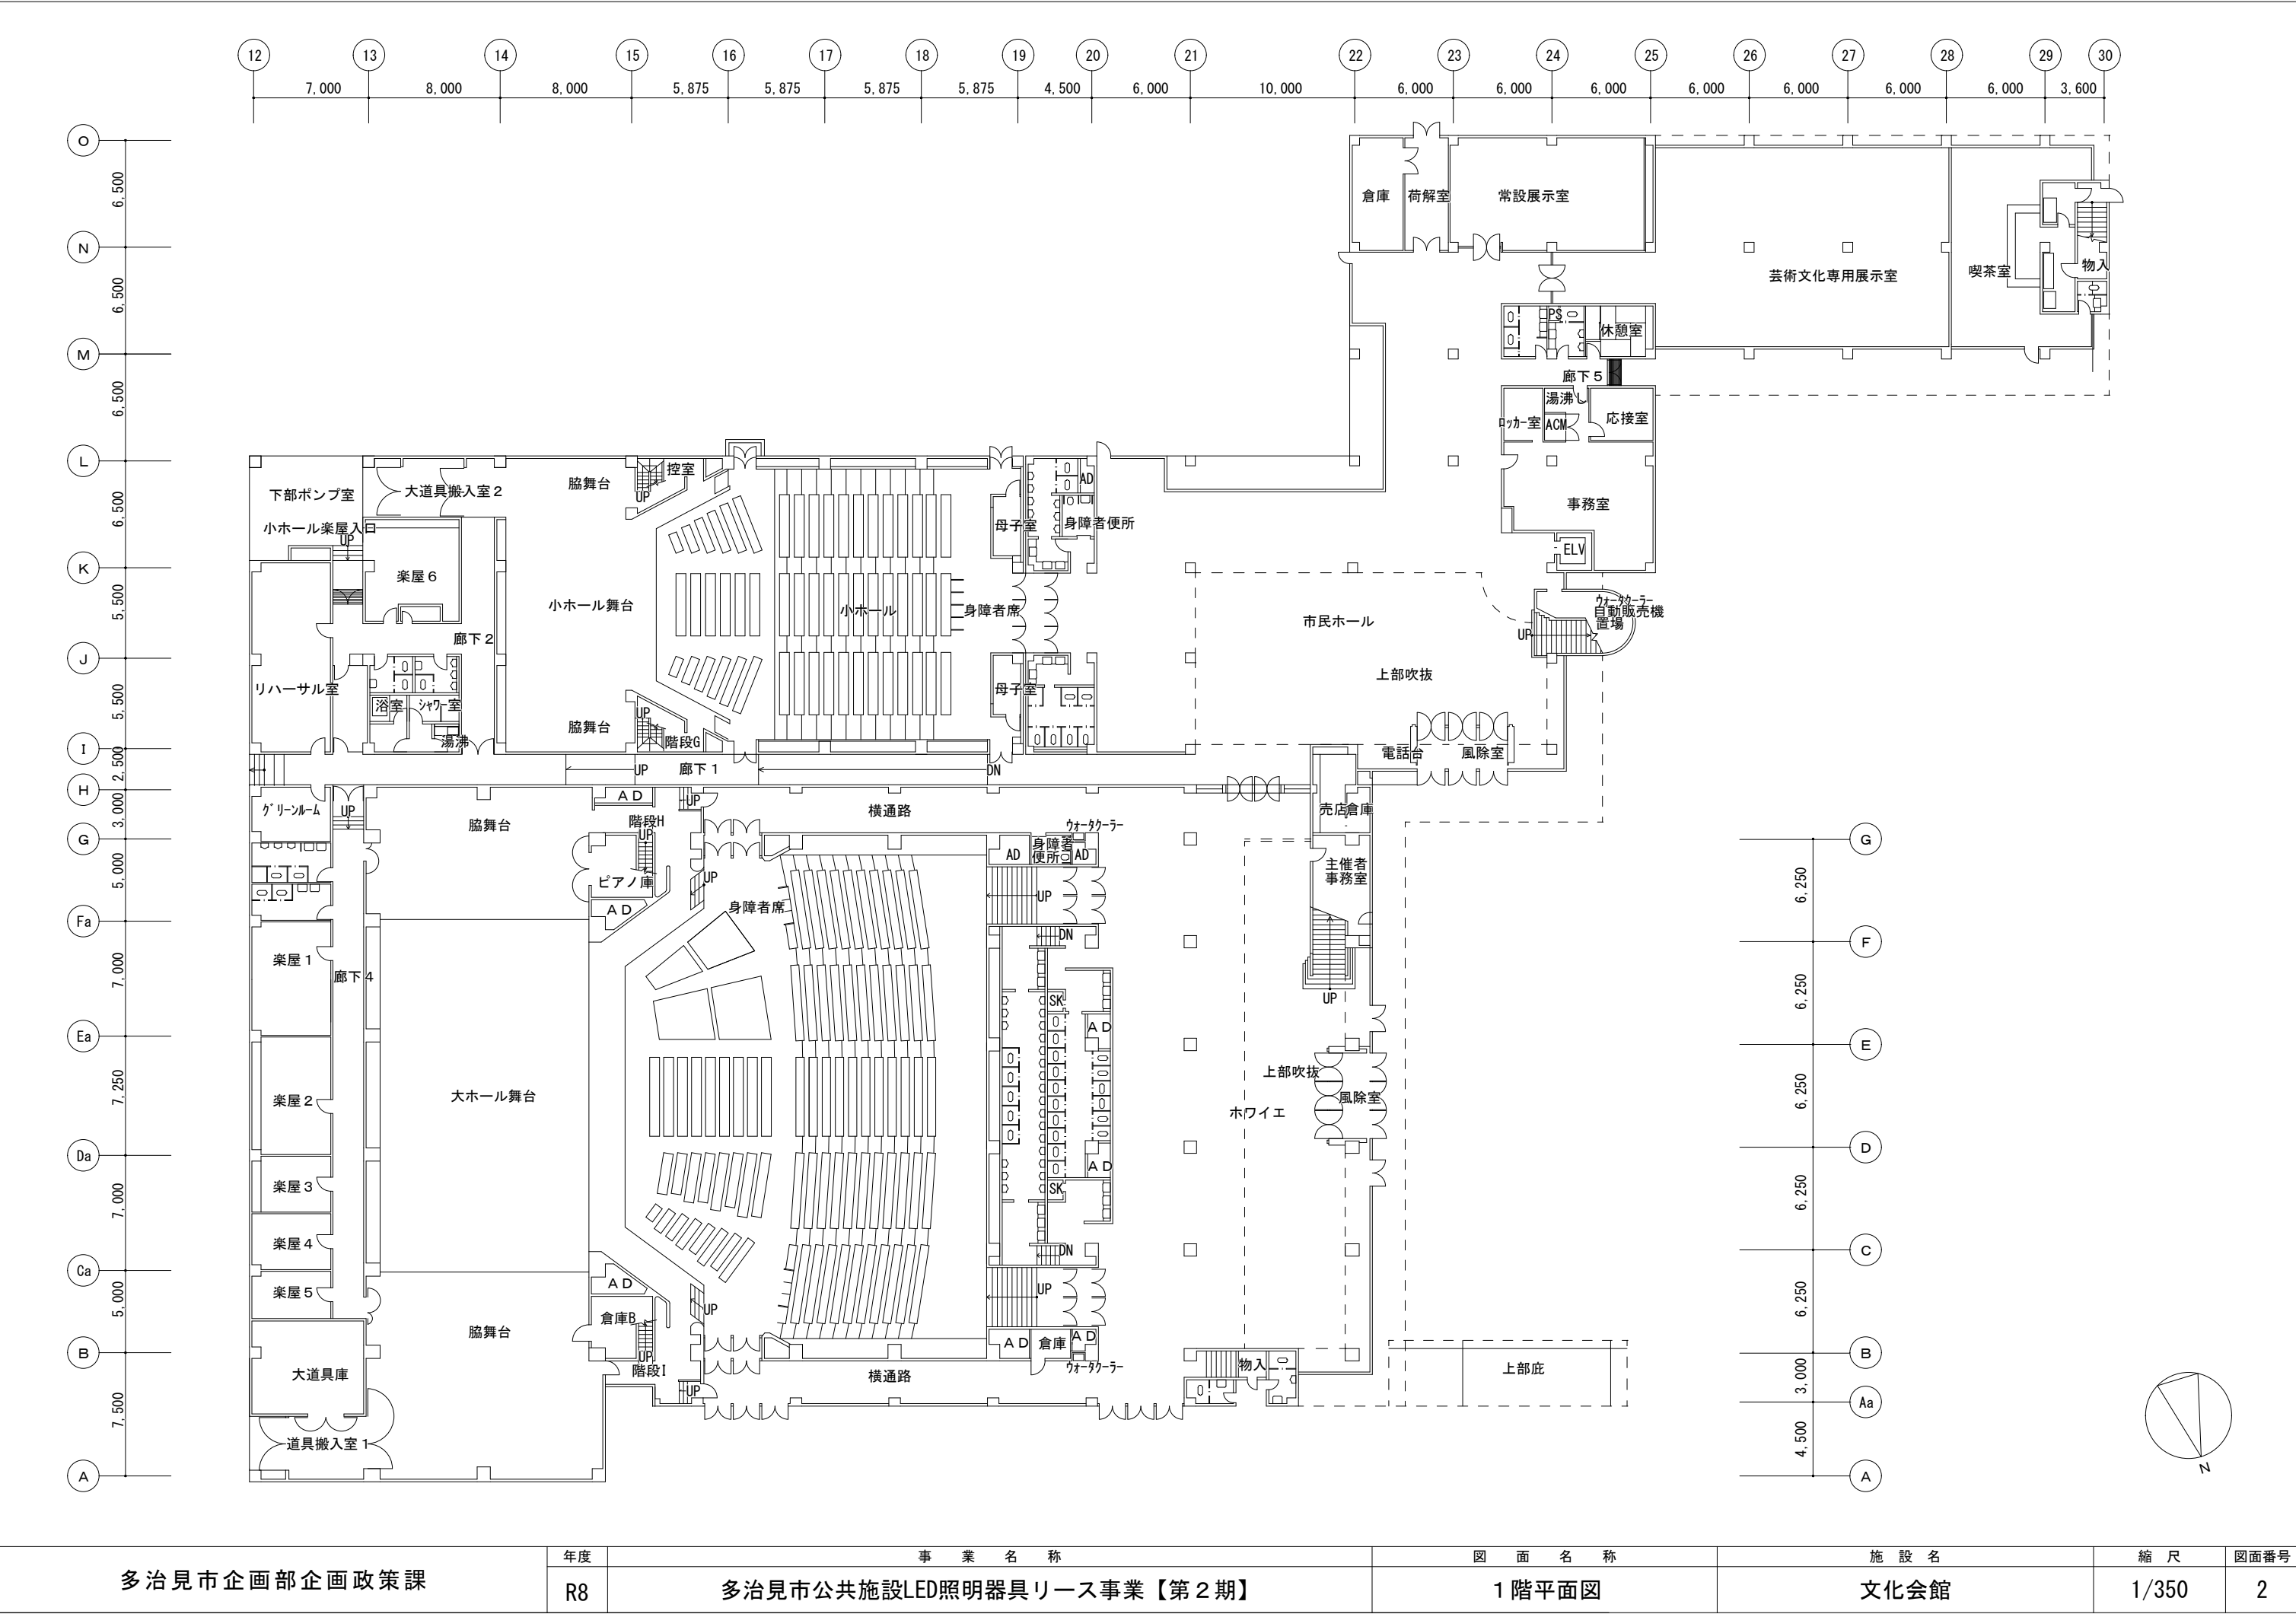



多治見市企画部企画政策課	年度	事業名称	図面名称	施設名	縮尺	図面番号
	R8	多治見市公共施設LED照明器具リース事業【第2期】	1階平面図	文化会館	1/350	2

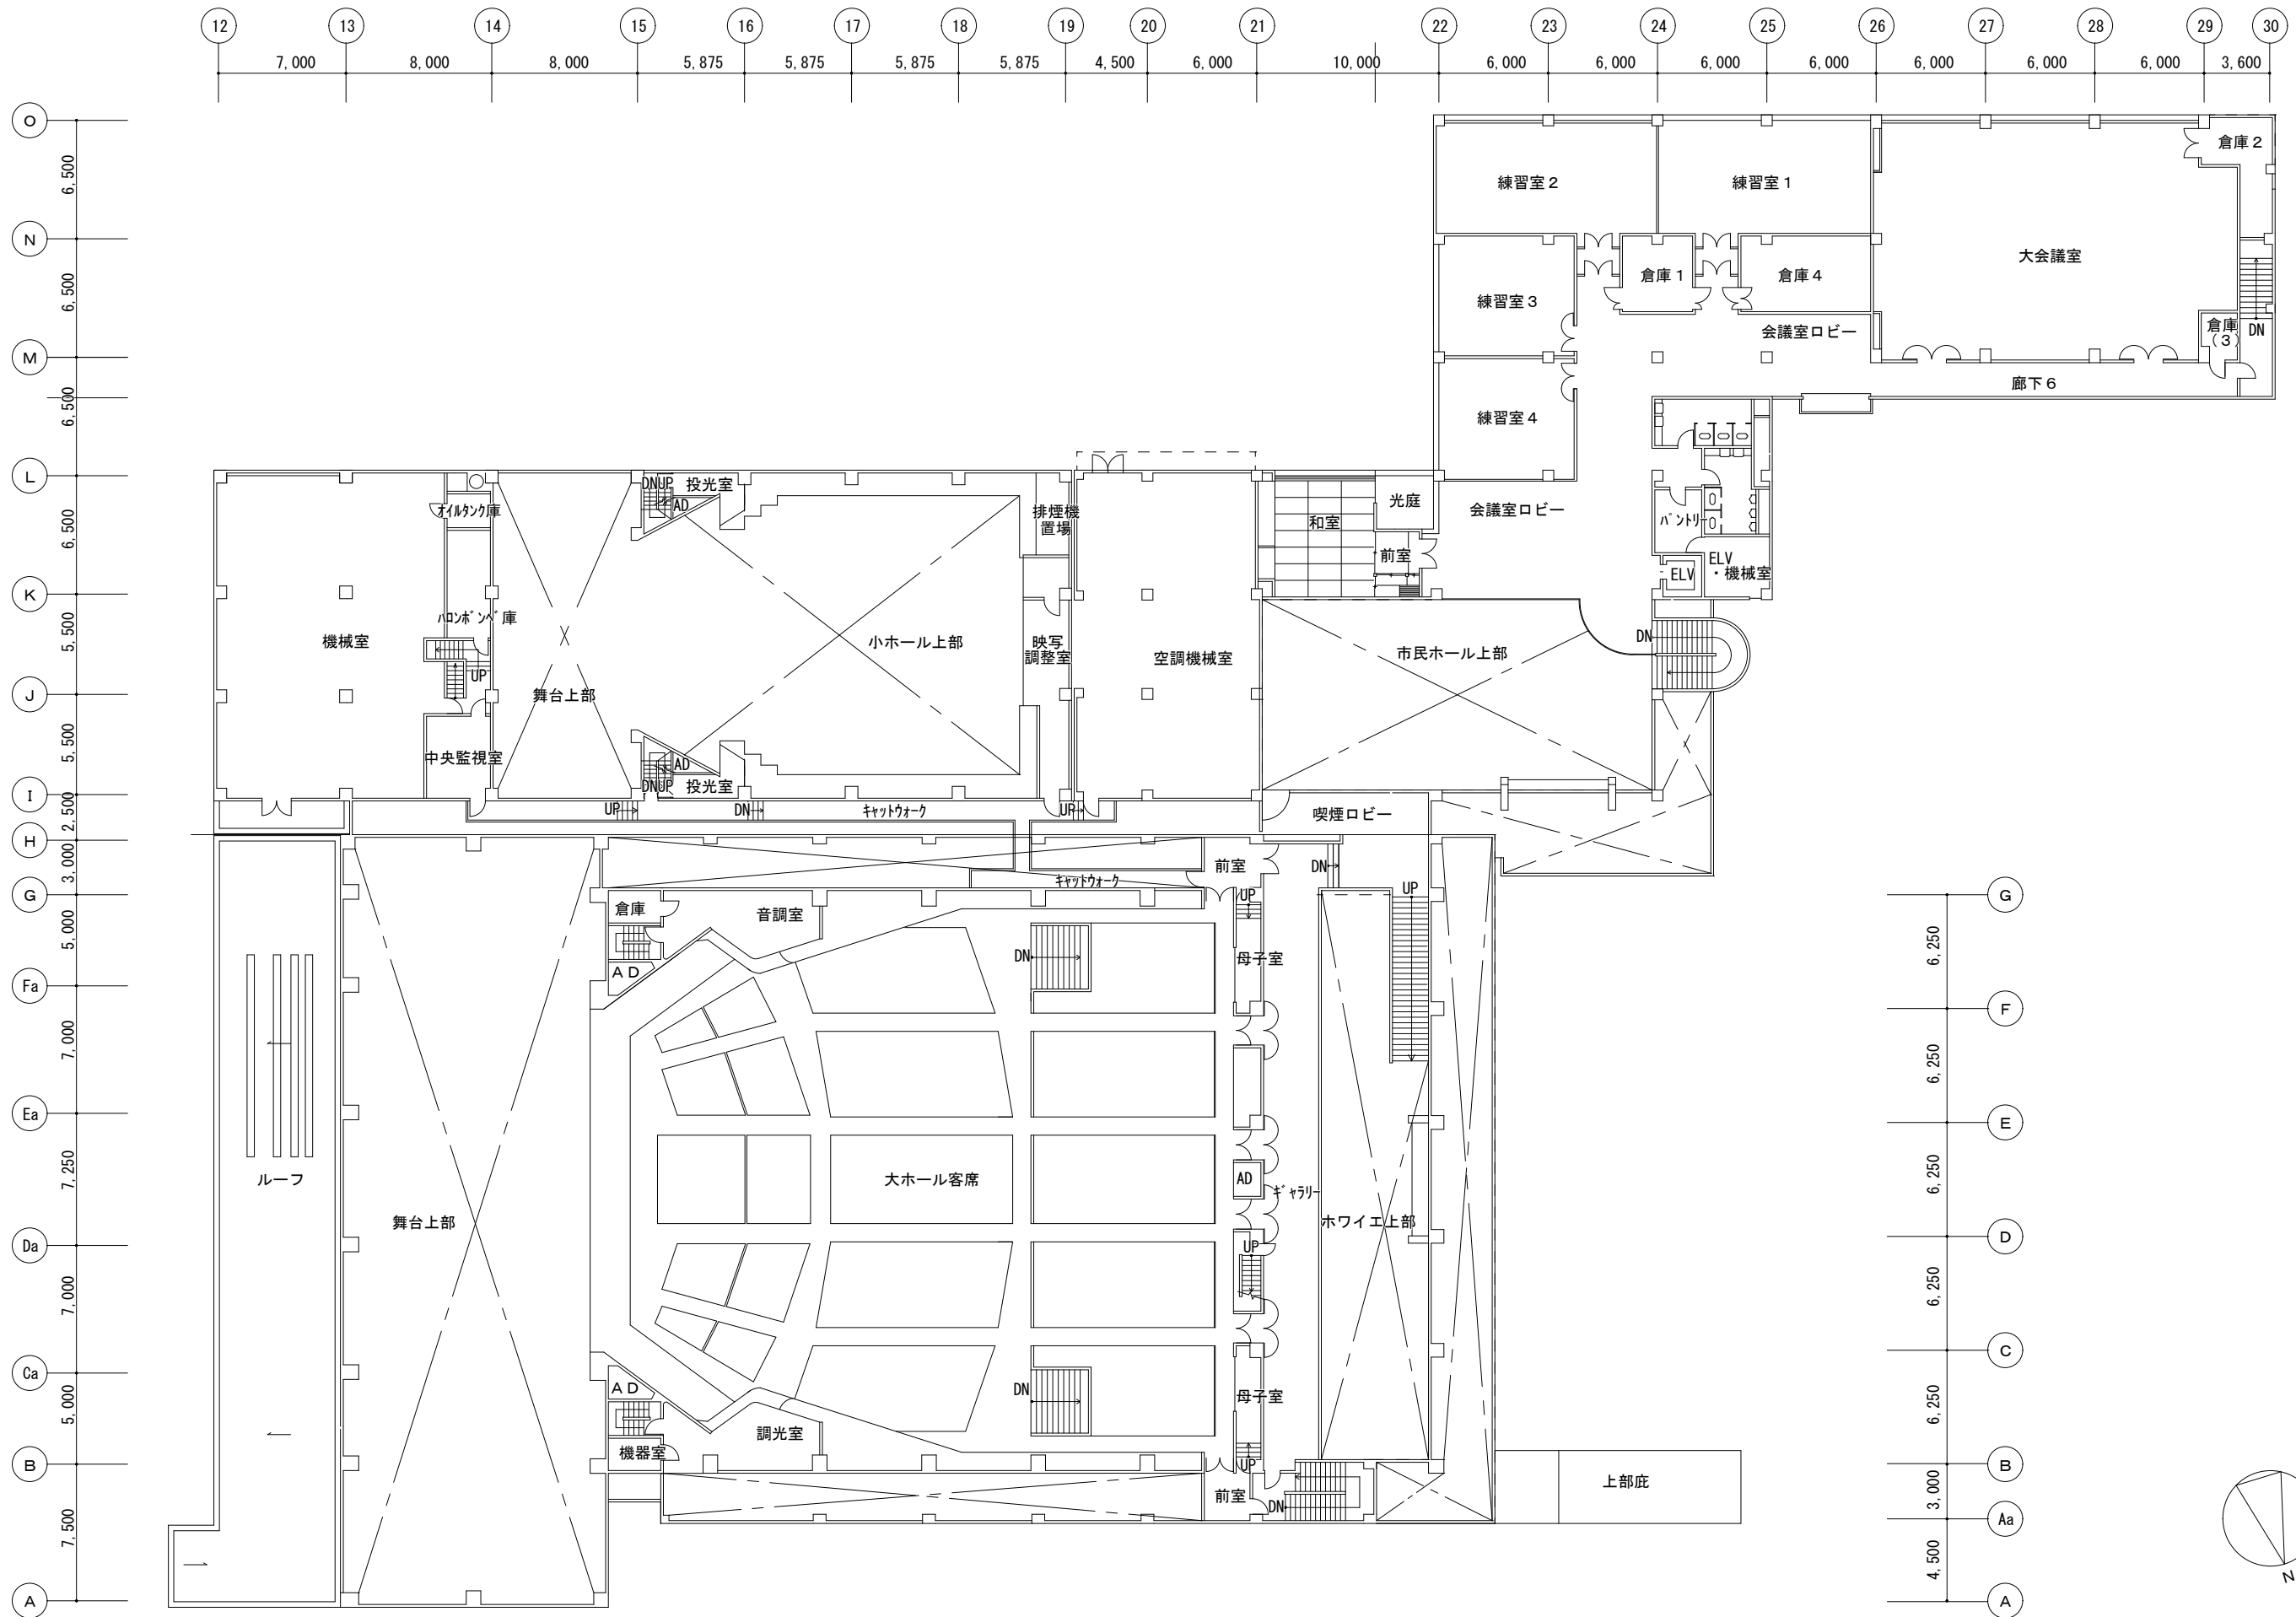


多治見市企画部企画政策課	年度	事業名称	図面名称	施設名	縮尺	図面番号
	R8	多治見市公共施設LED照明器具リース事業【第2期】	2階平面図	文化会館	1/350	3

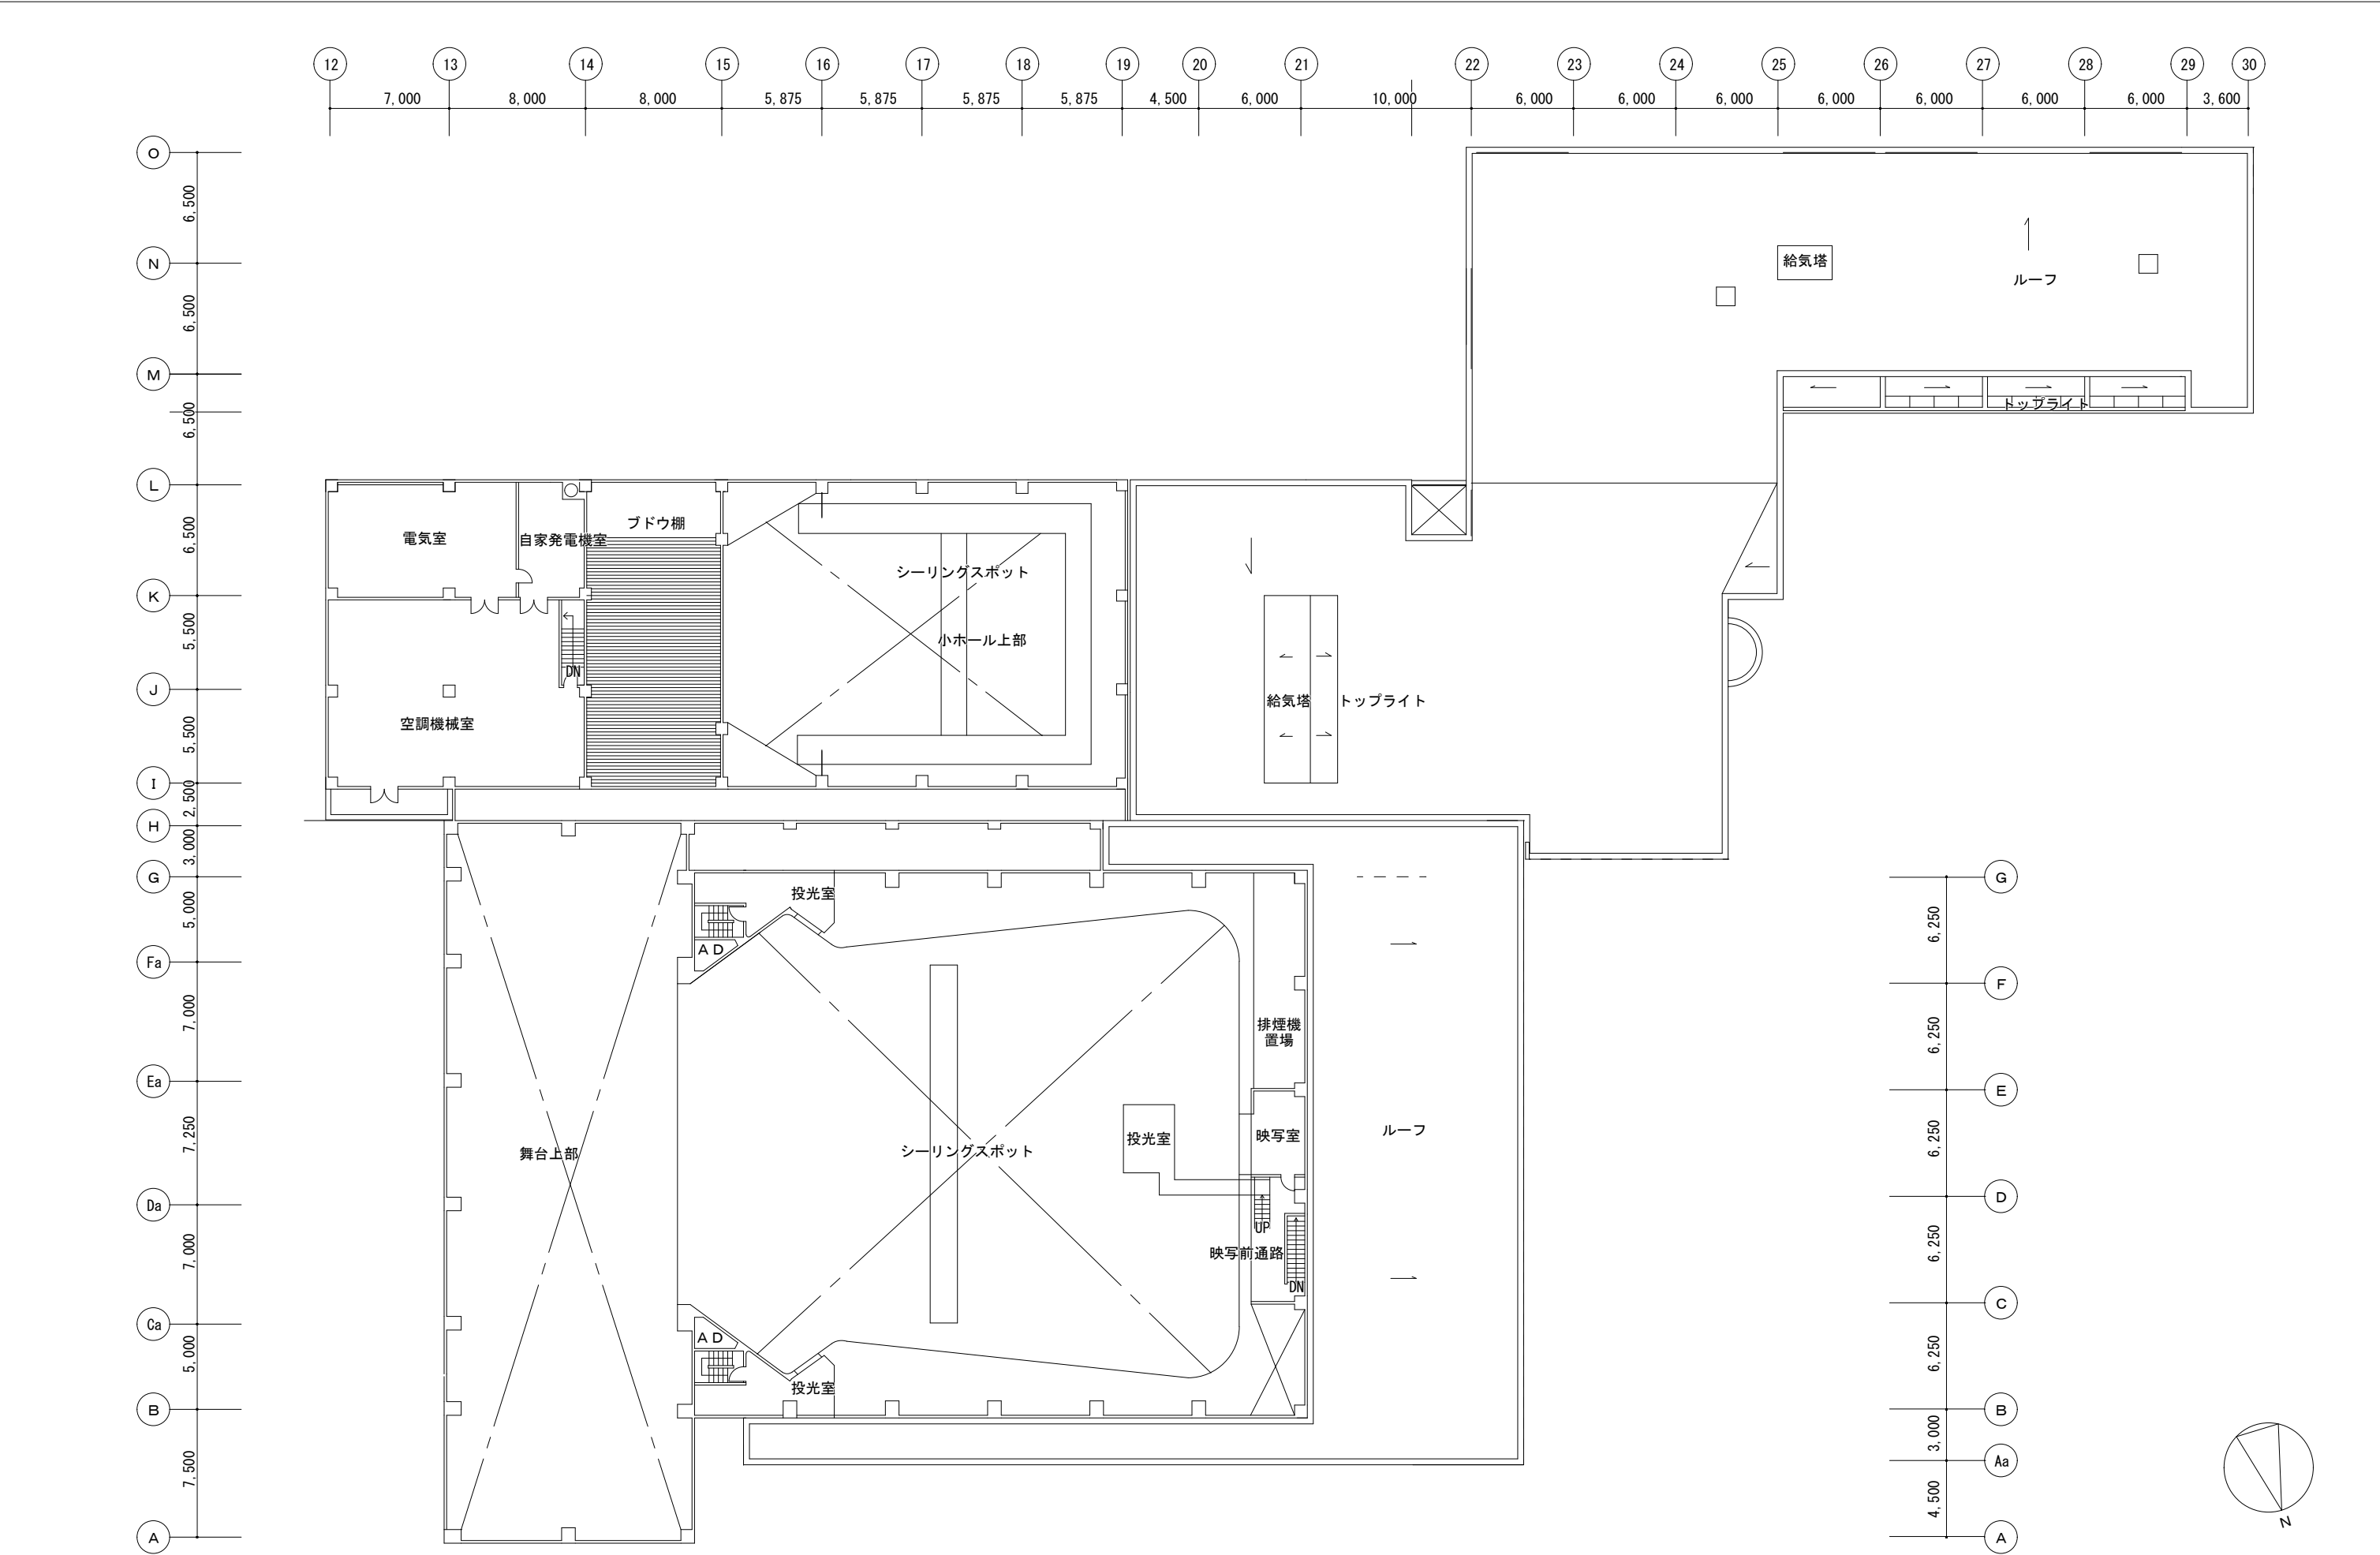



多治見市企画部企画政策課	年度	事業名称	図面名称	施設名	縮尺	図面番号
	R8	多治見市公共施設LED照明器具リース事業【第2期】	3階平面図	文化会館	1/350	4

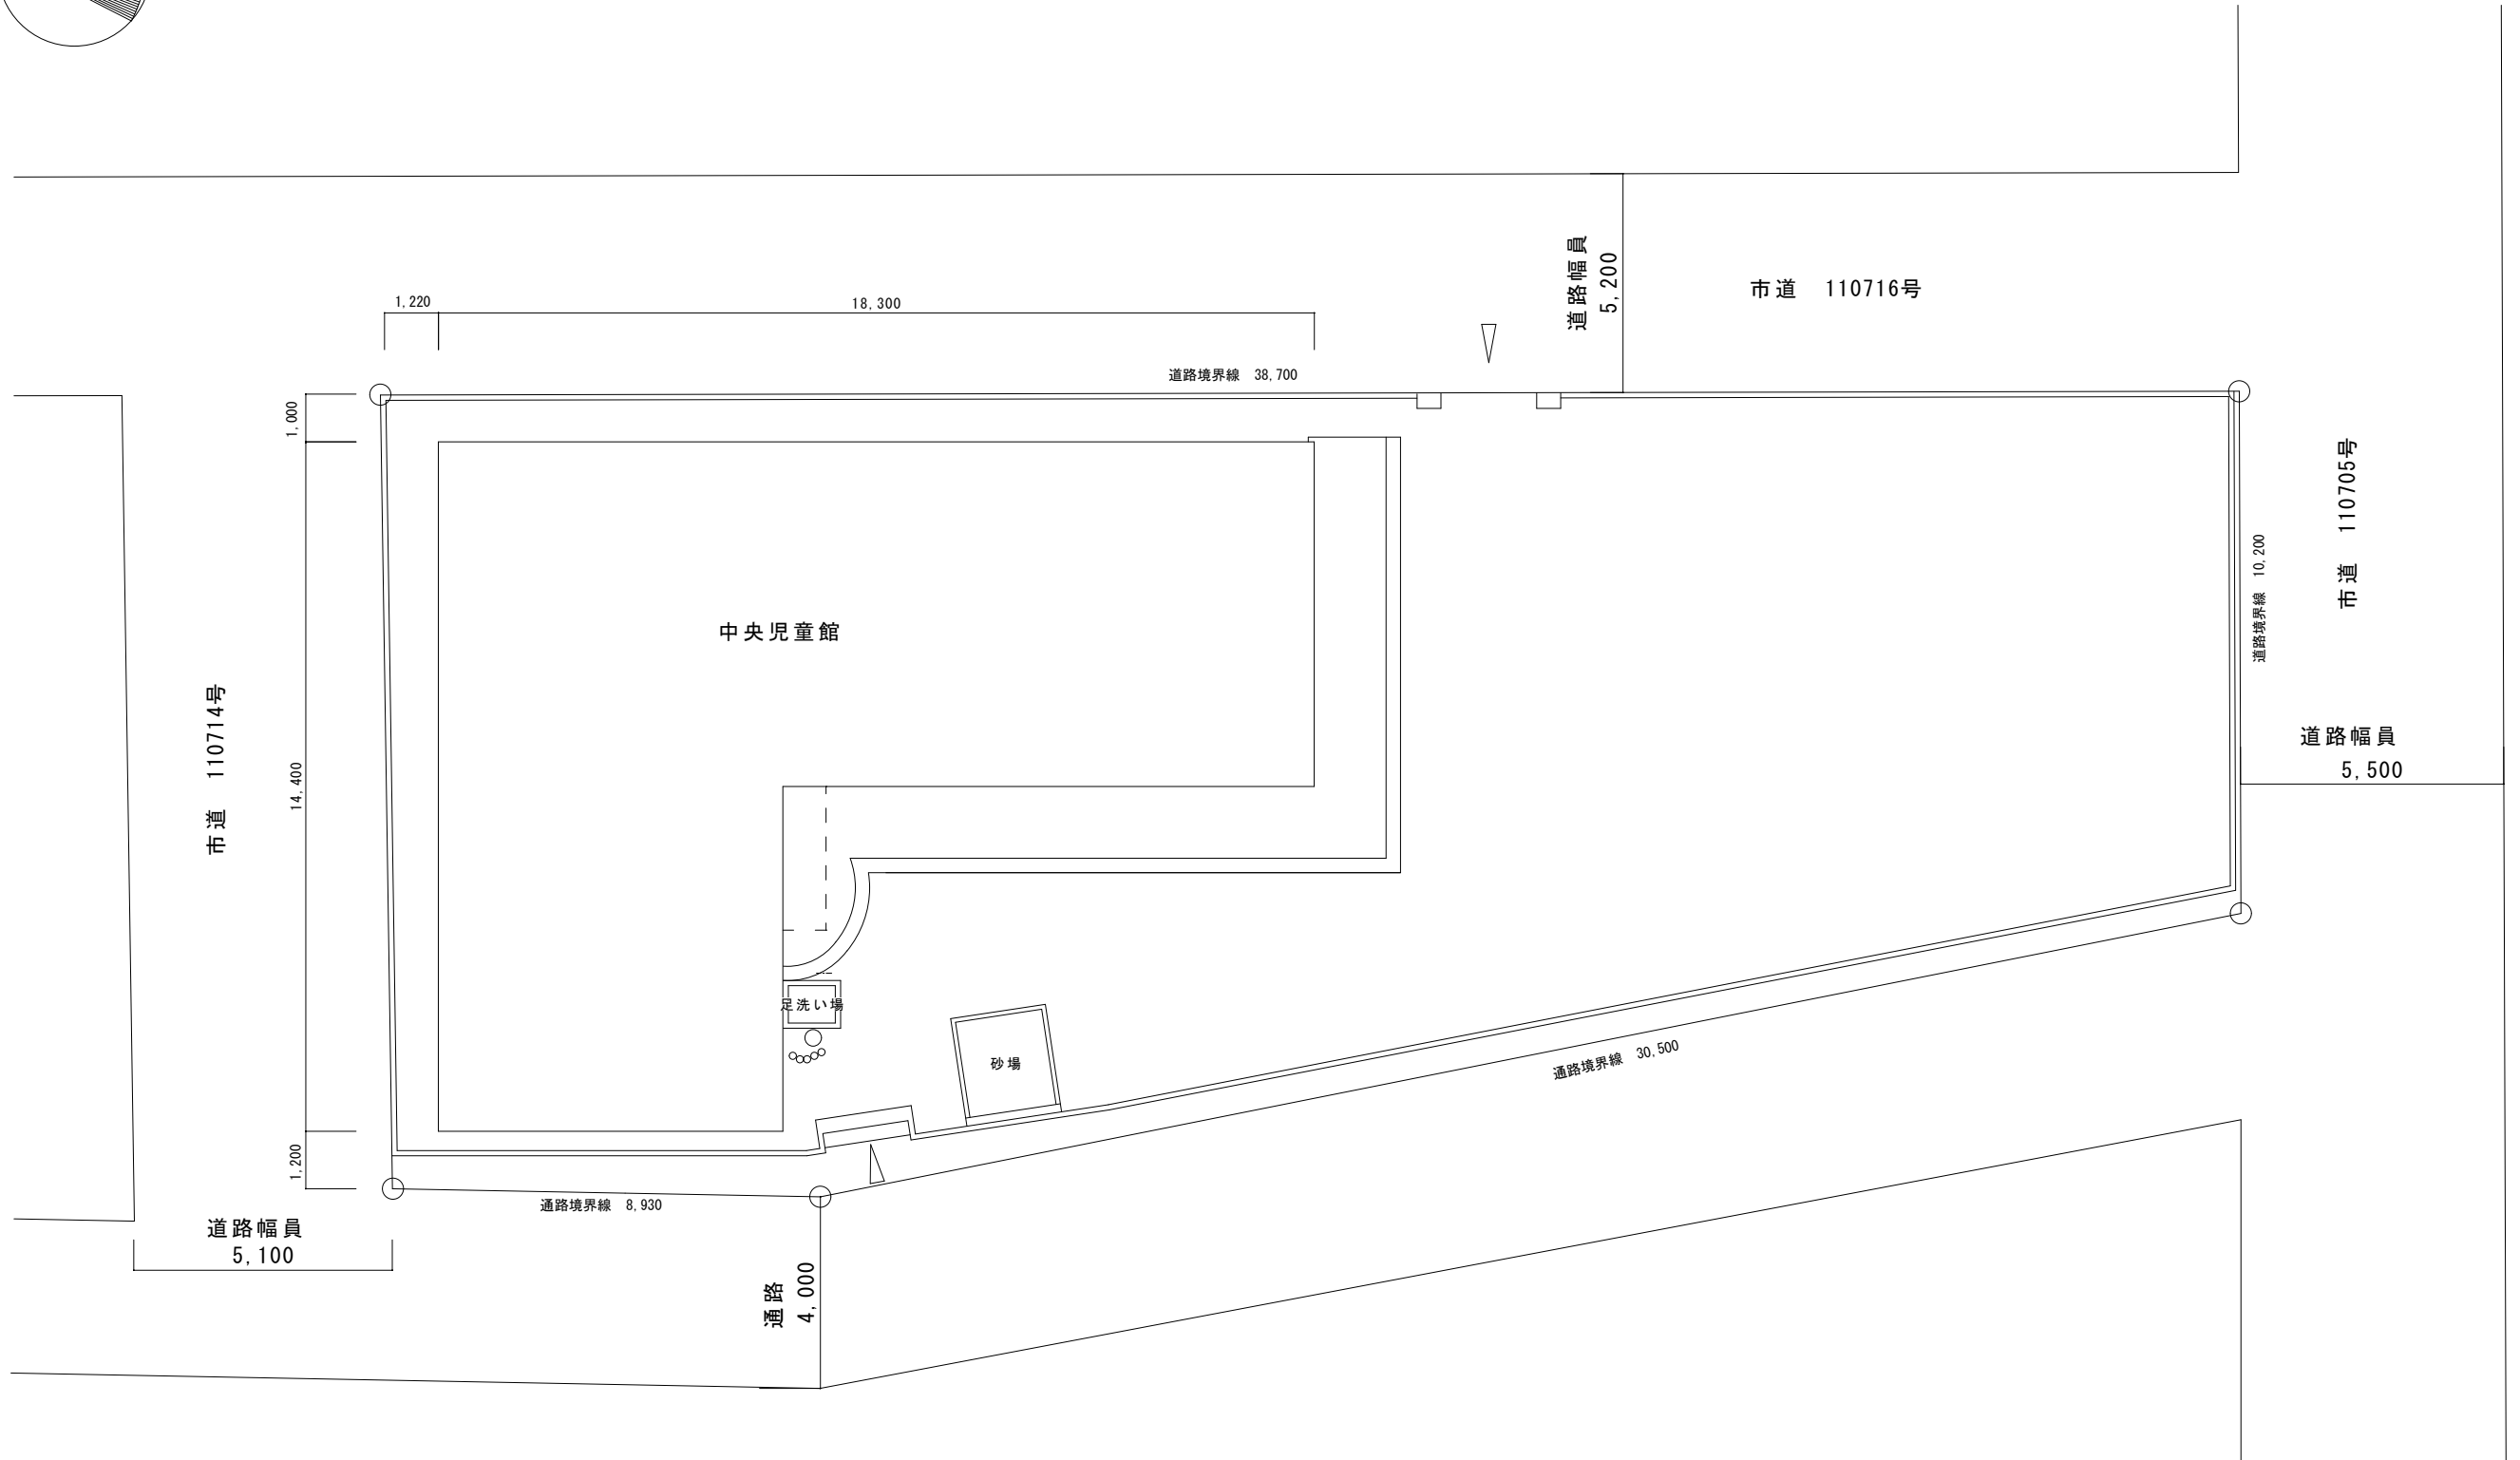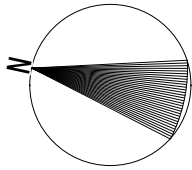





多治見市企画部企画政策課	年度	事業名称	図面名称	施設名	縮尺	図面番号
	R8	多治見市公共施設LED照明器具リース事業【第2期】	配置図	中央児童館	1/150	1

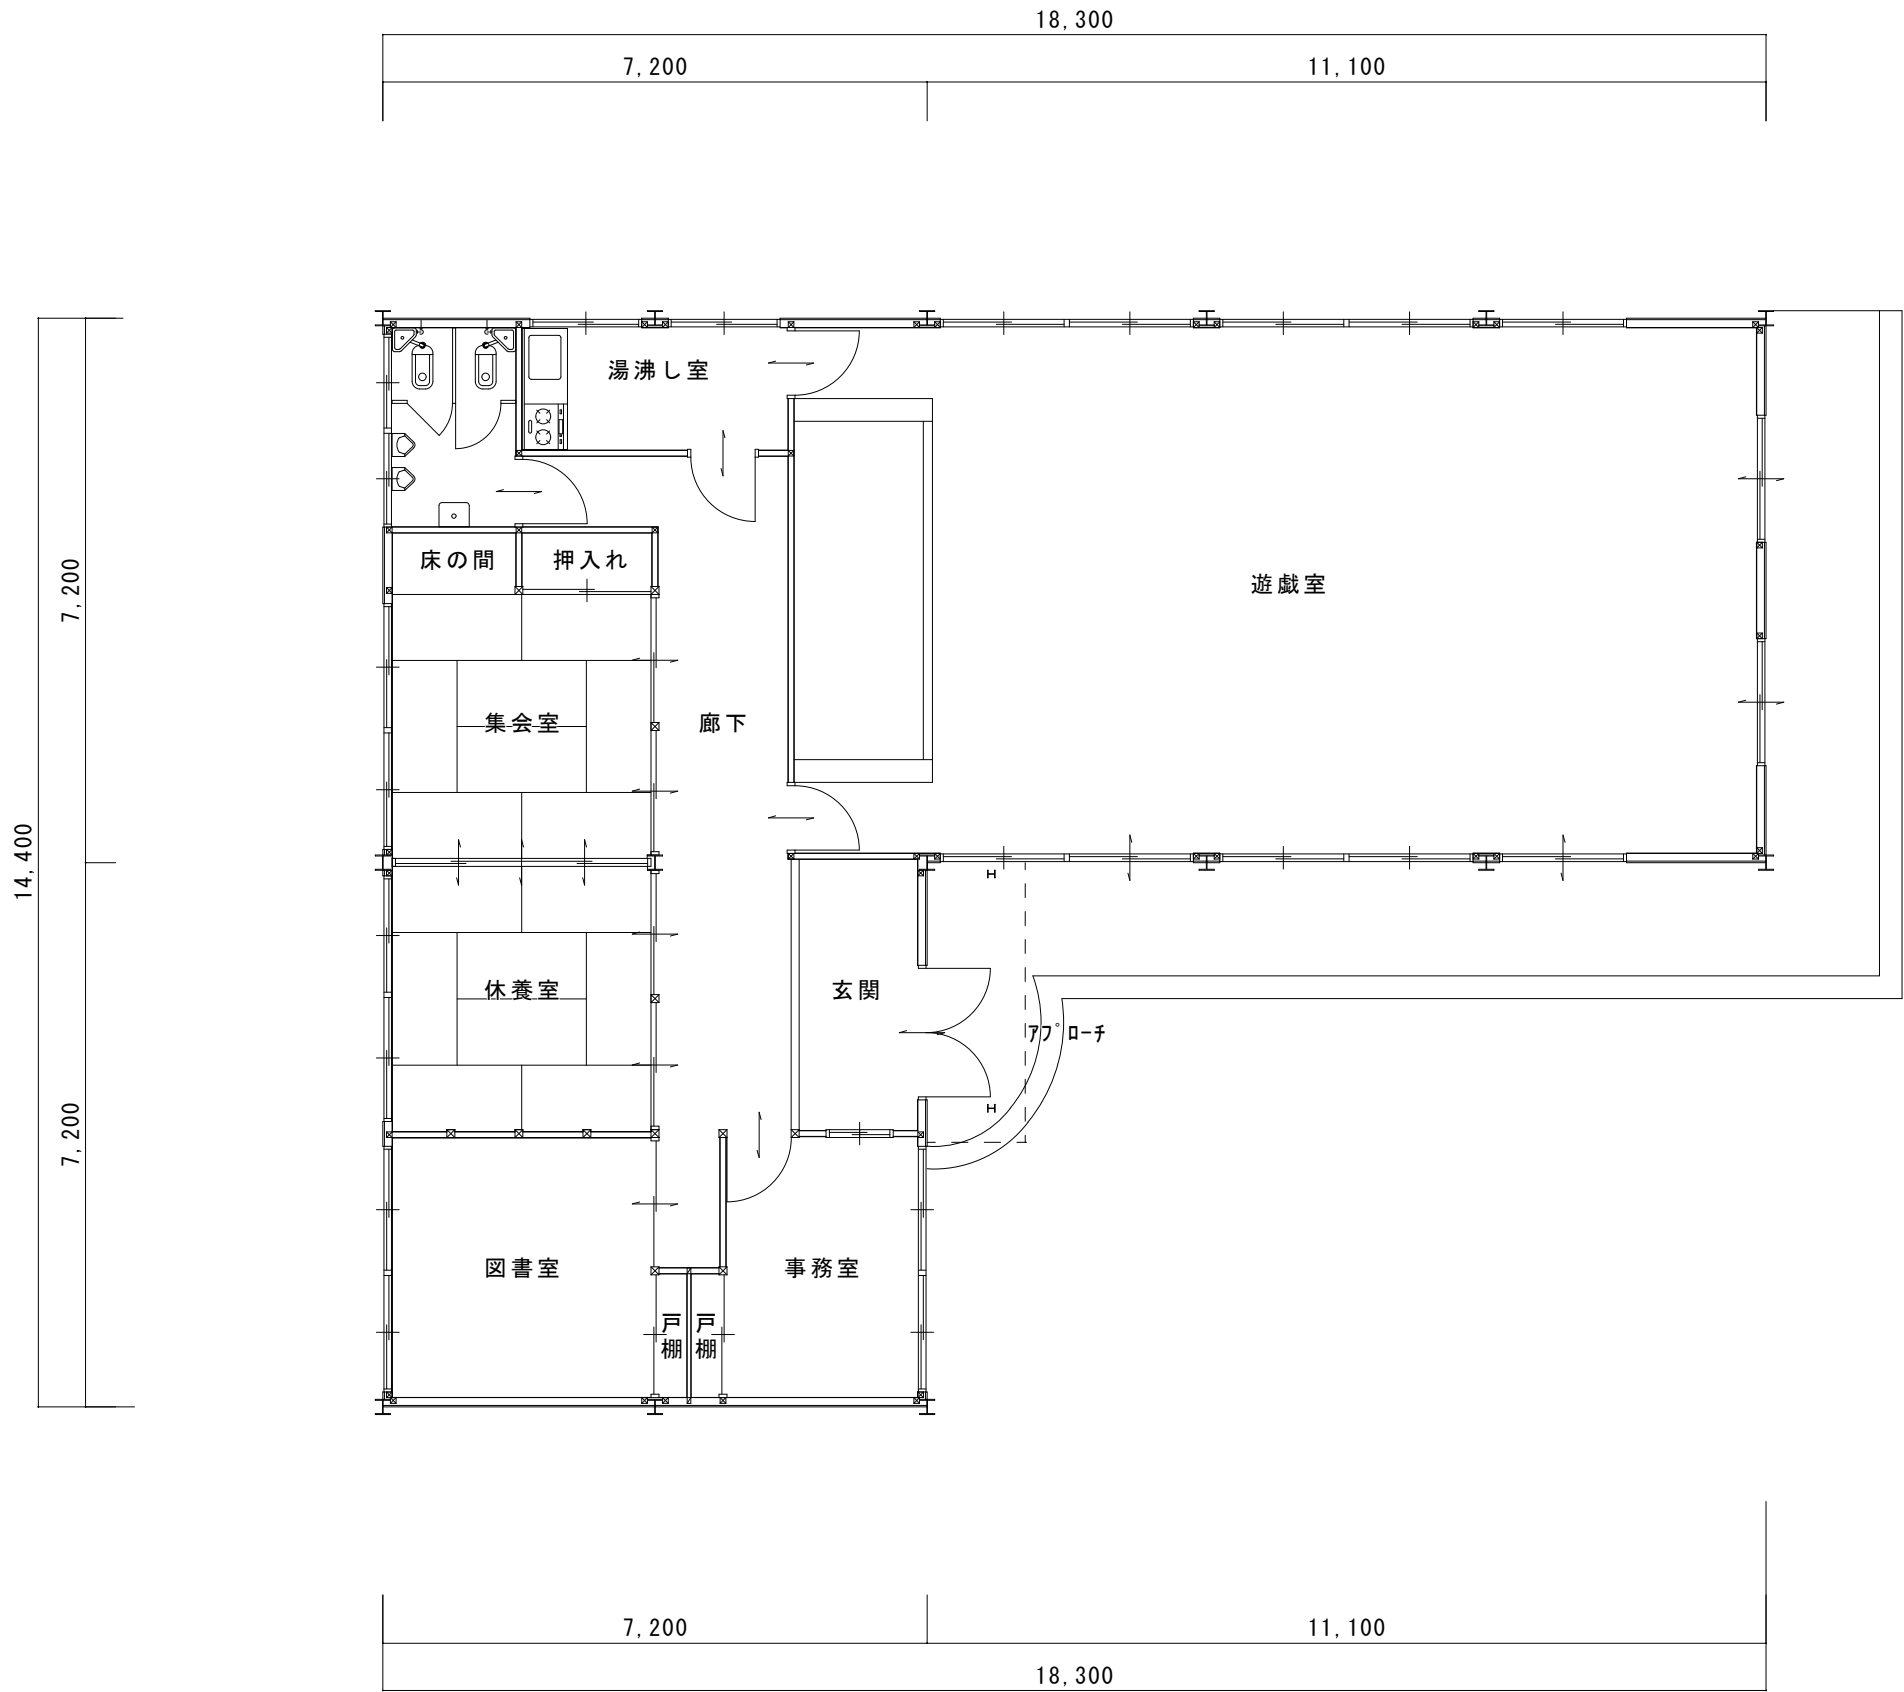


多治見市企画部企画政策課	年度	事業名称	図面名称	施設名	縮尺	図面番号
	R8	多治見市公共施設LED照明器具リース事業【第2期】	1階平面図	中央児童館	1/100	2

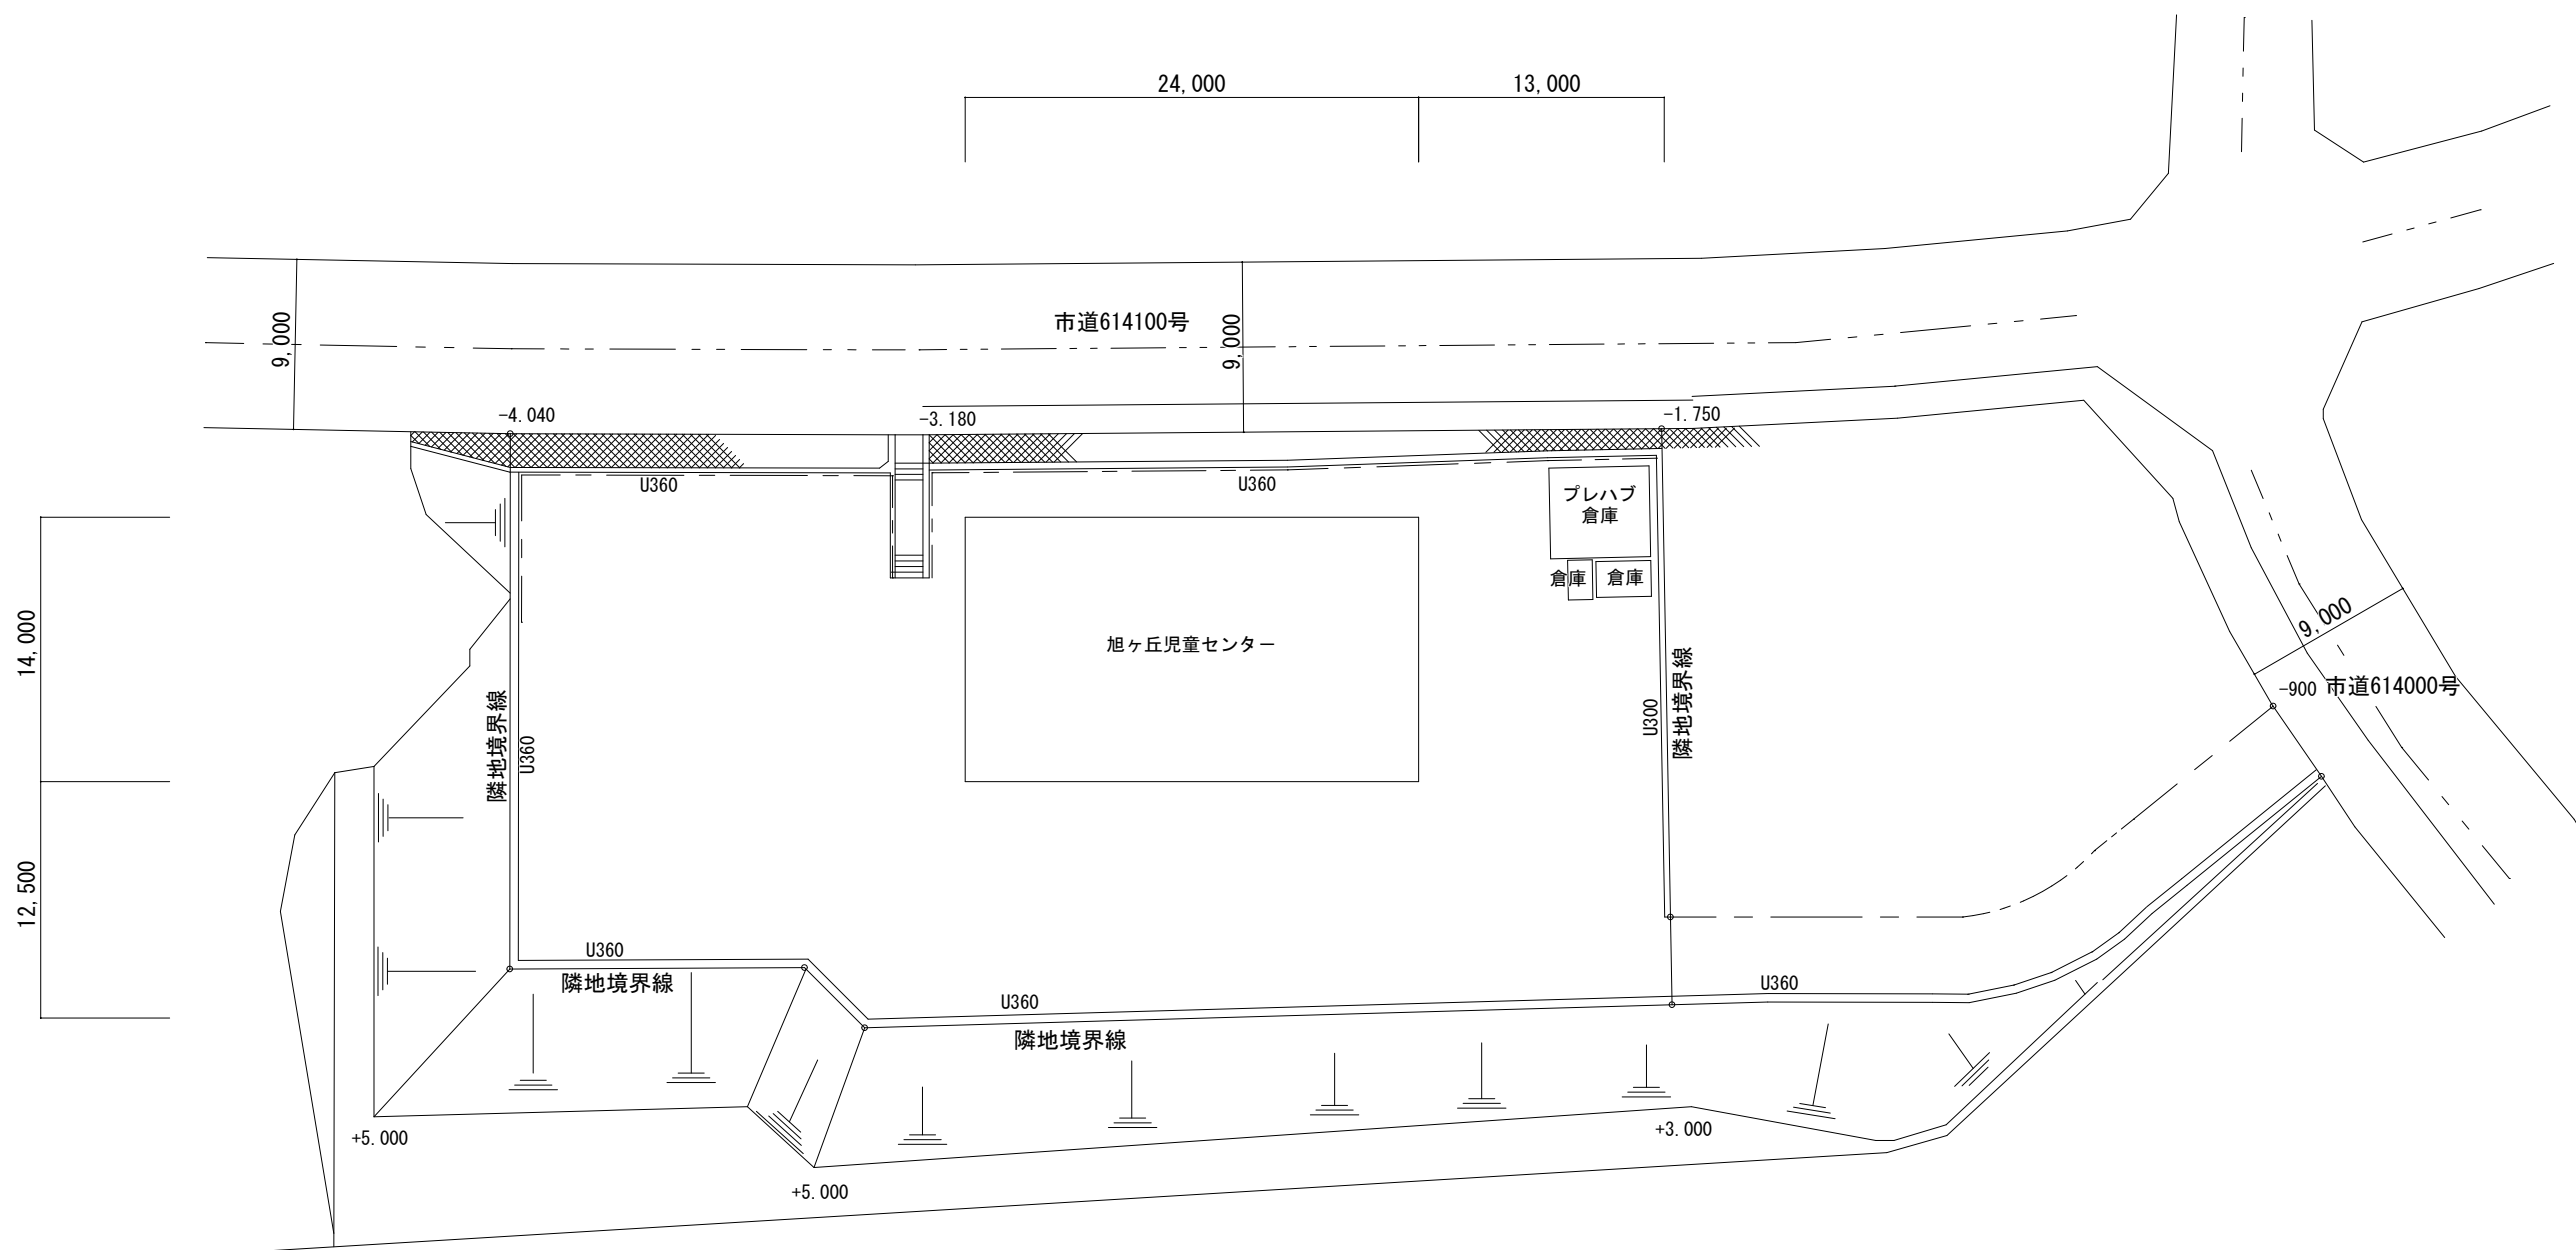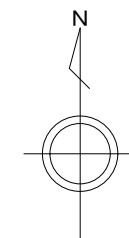


多治見市企画部企画政策課	年度	事業名称	図面名称	施設名	縮尺	図面番号
	R8	多治見市公共施設LED照明器具リース事業【第2期】	配置図	旭ヶ丘児童センター	1/400	1

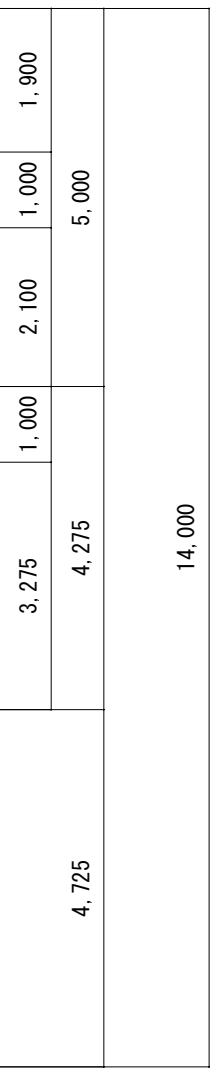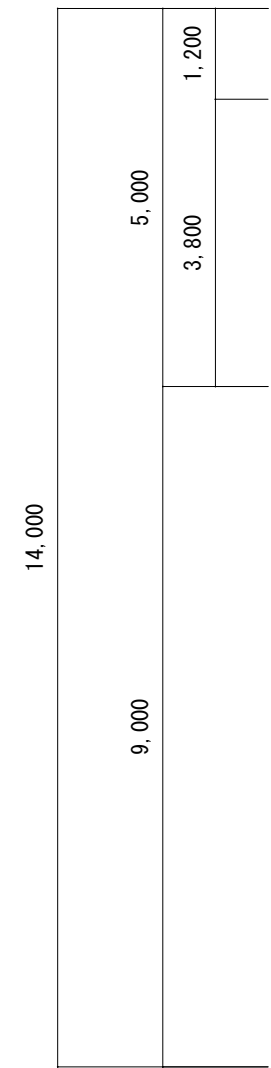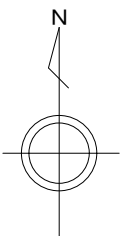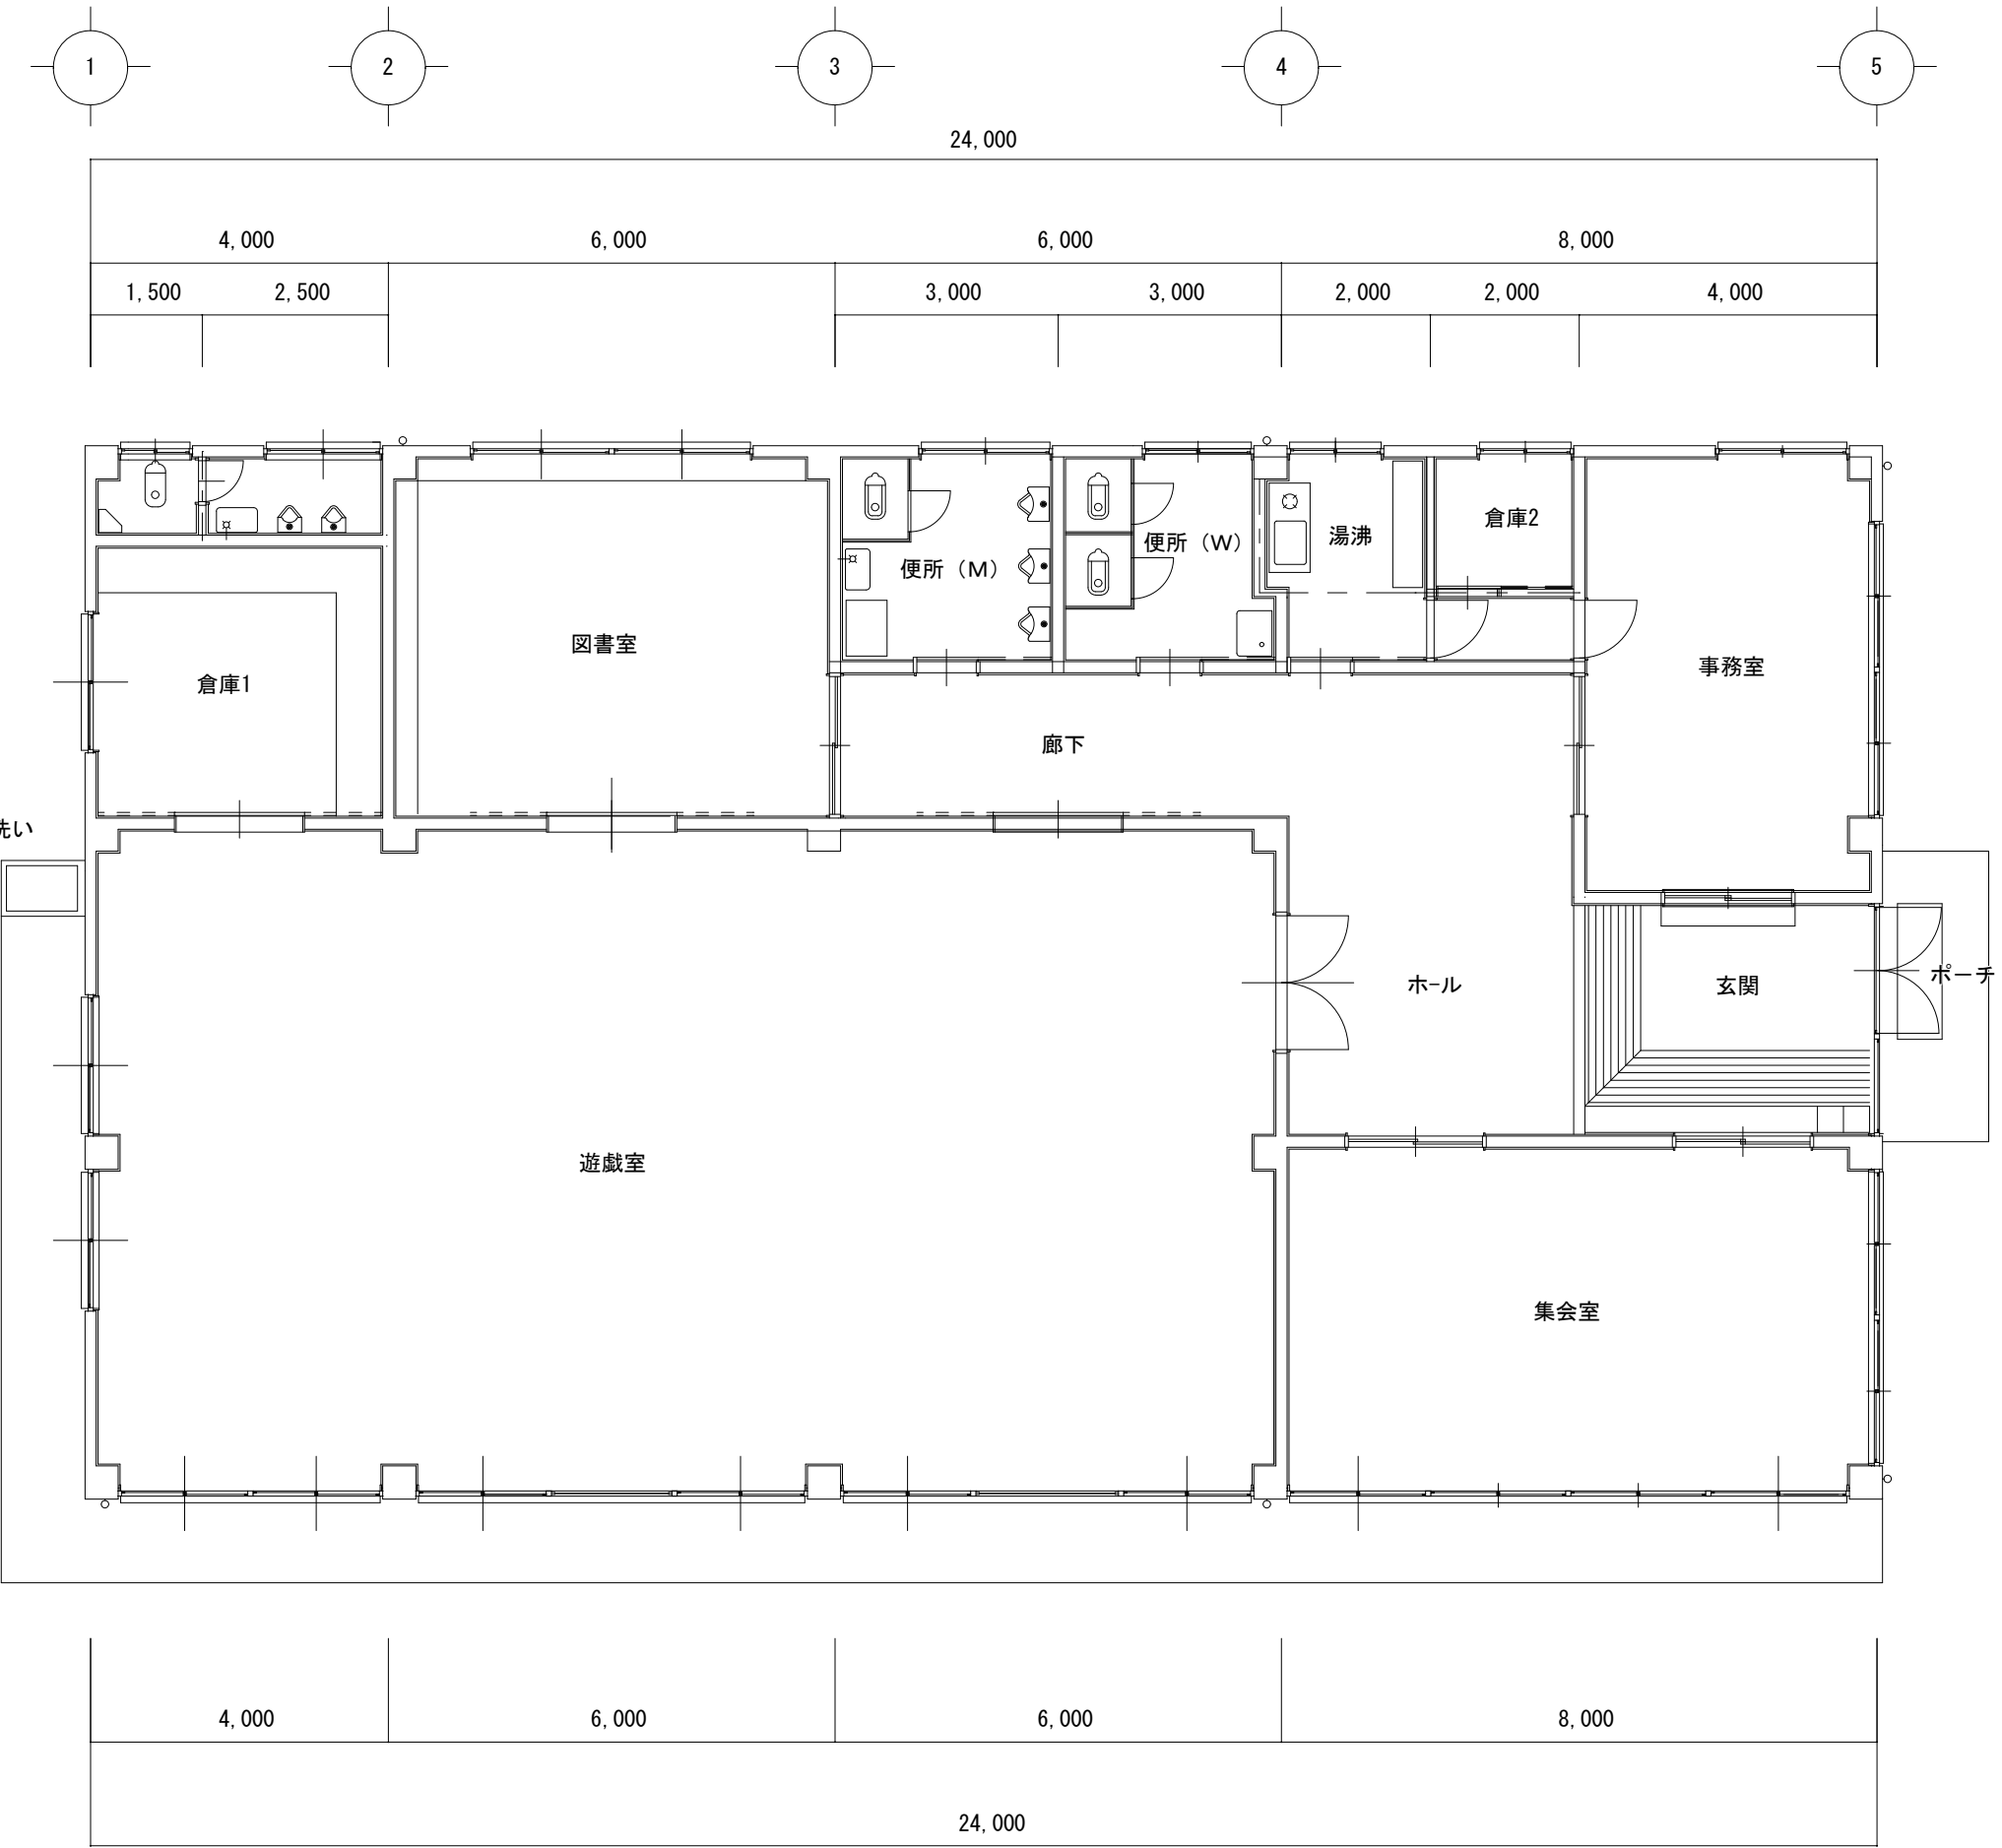


多治見市企画部企画政策課	年度	事業名称	図面名称	施設名	縮尺	図面番号
	R8	多治見市公共施設LED照明器具リース事業【第2期】	1階平面図	旭ヶ丘児童センター	1/100	2

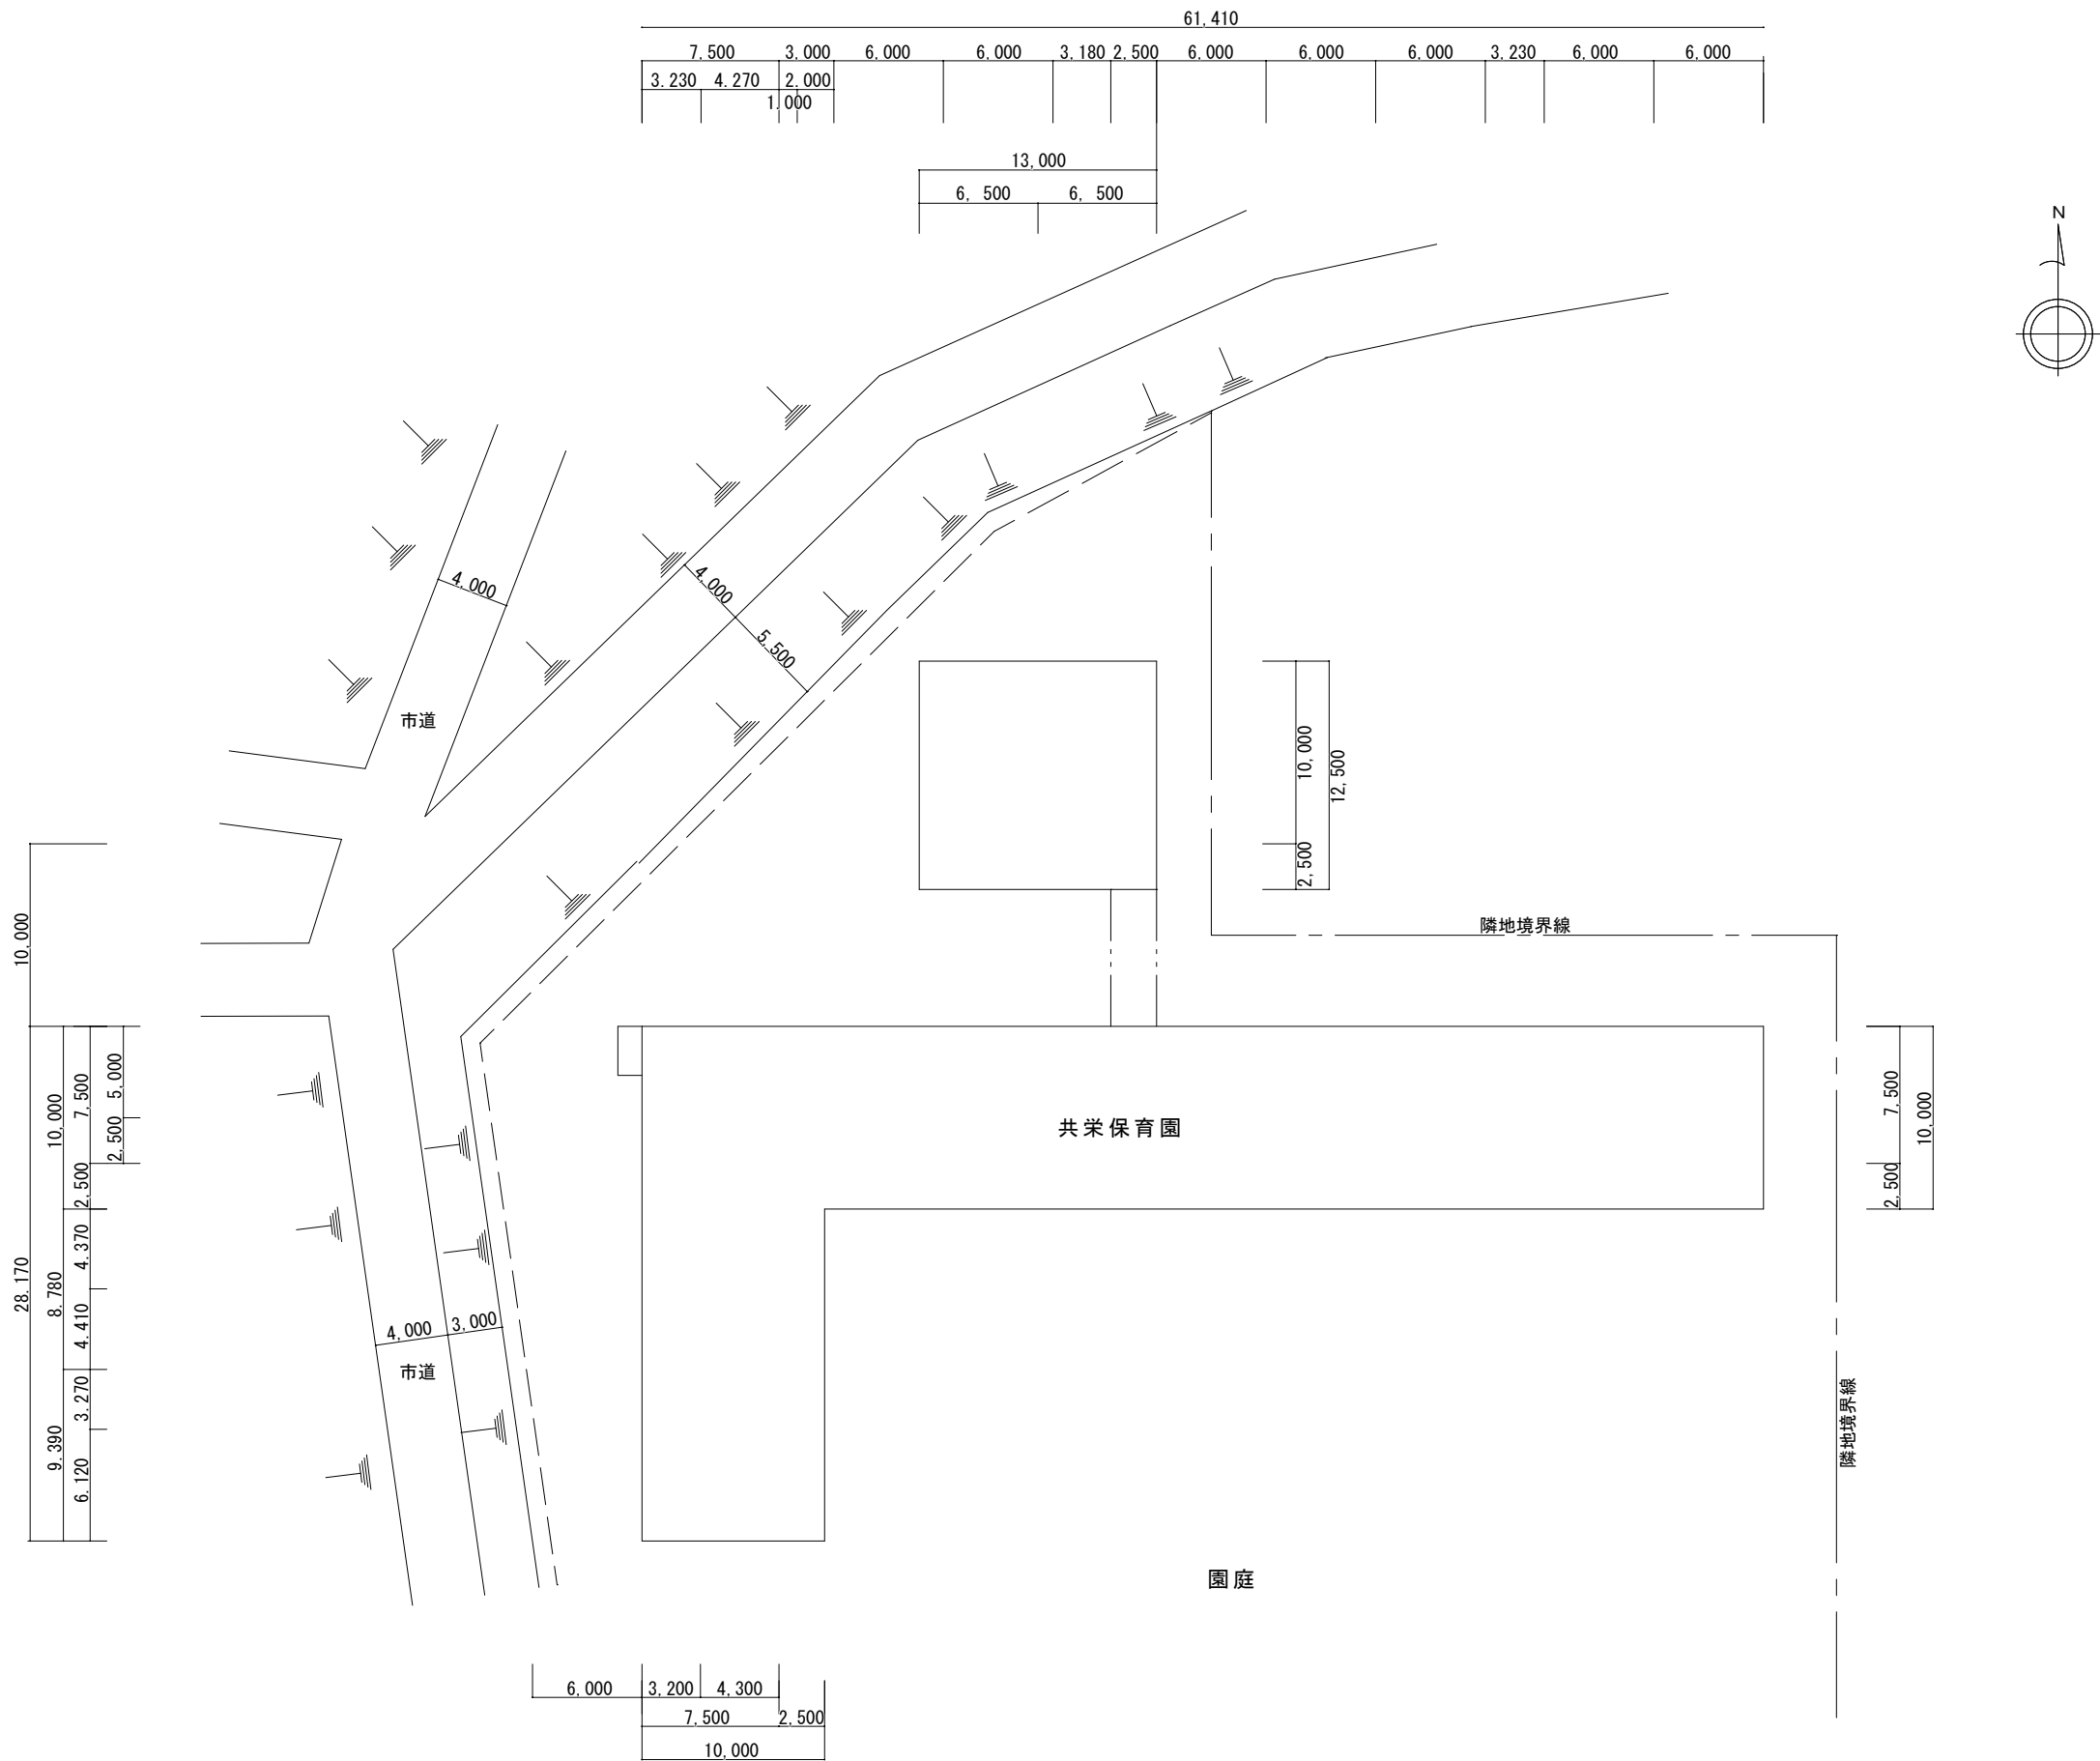

多治見市企画部企画政策課	年度	事業名称	図面名称	施設名	縮尺	図面番号
	R8	多治見市公共施設LED照明器具リース事業【第2期】	配置図	共栄保育園	1/400	1

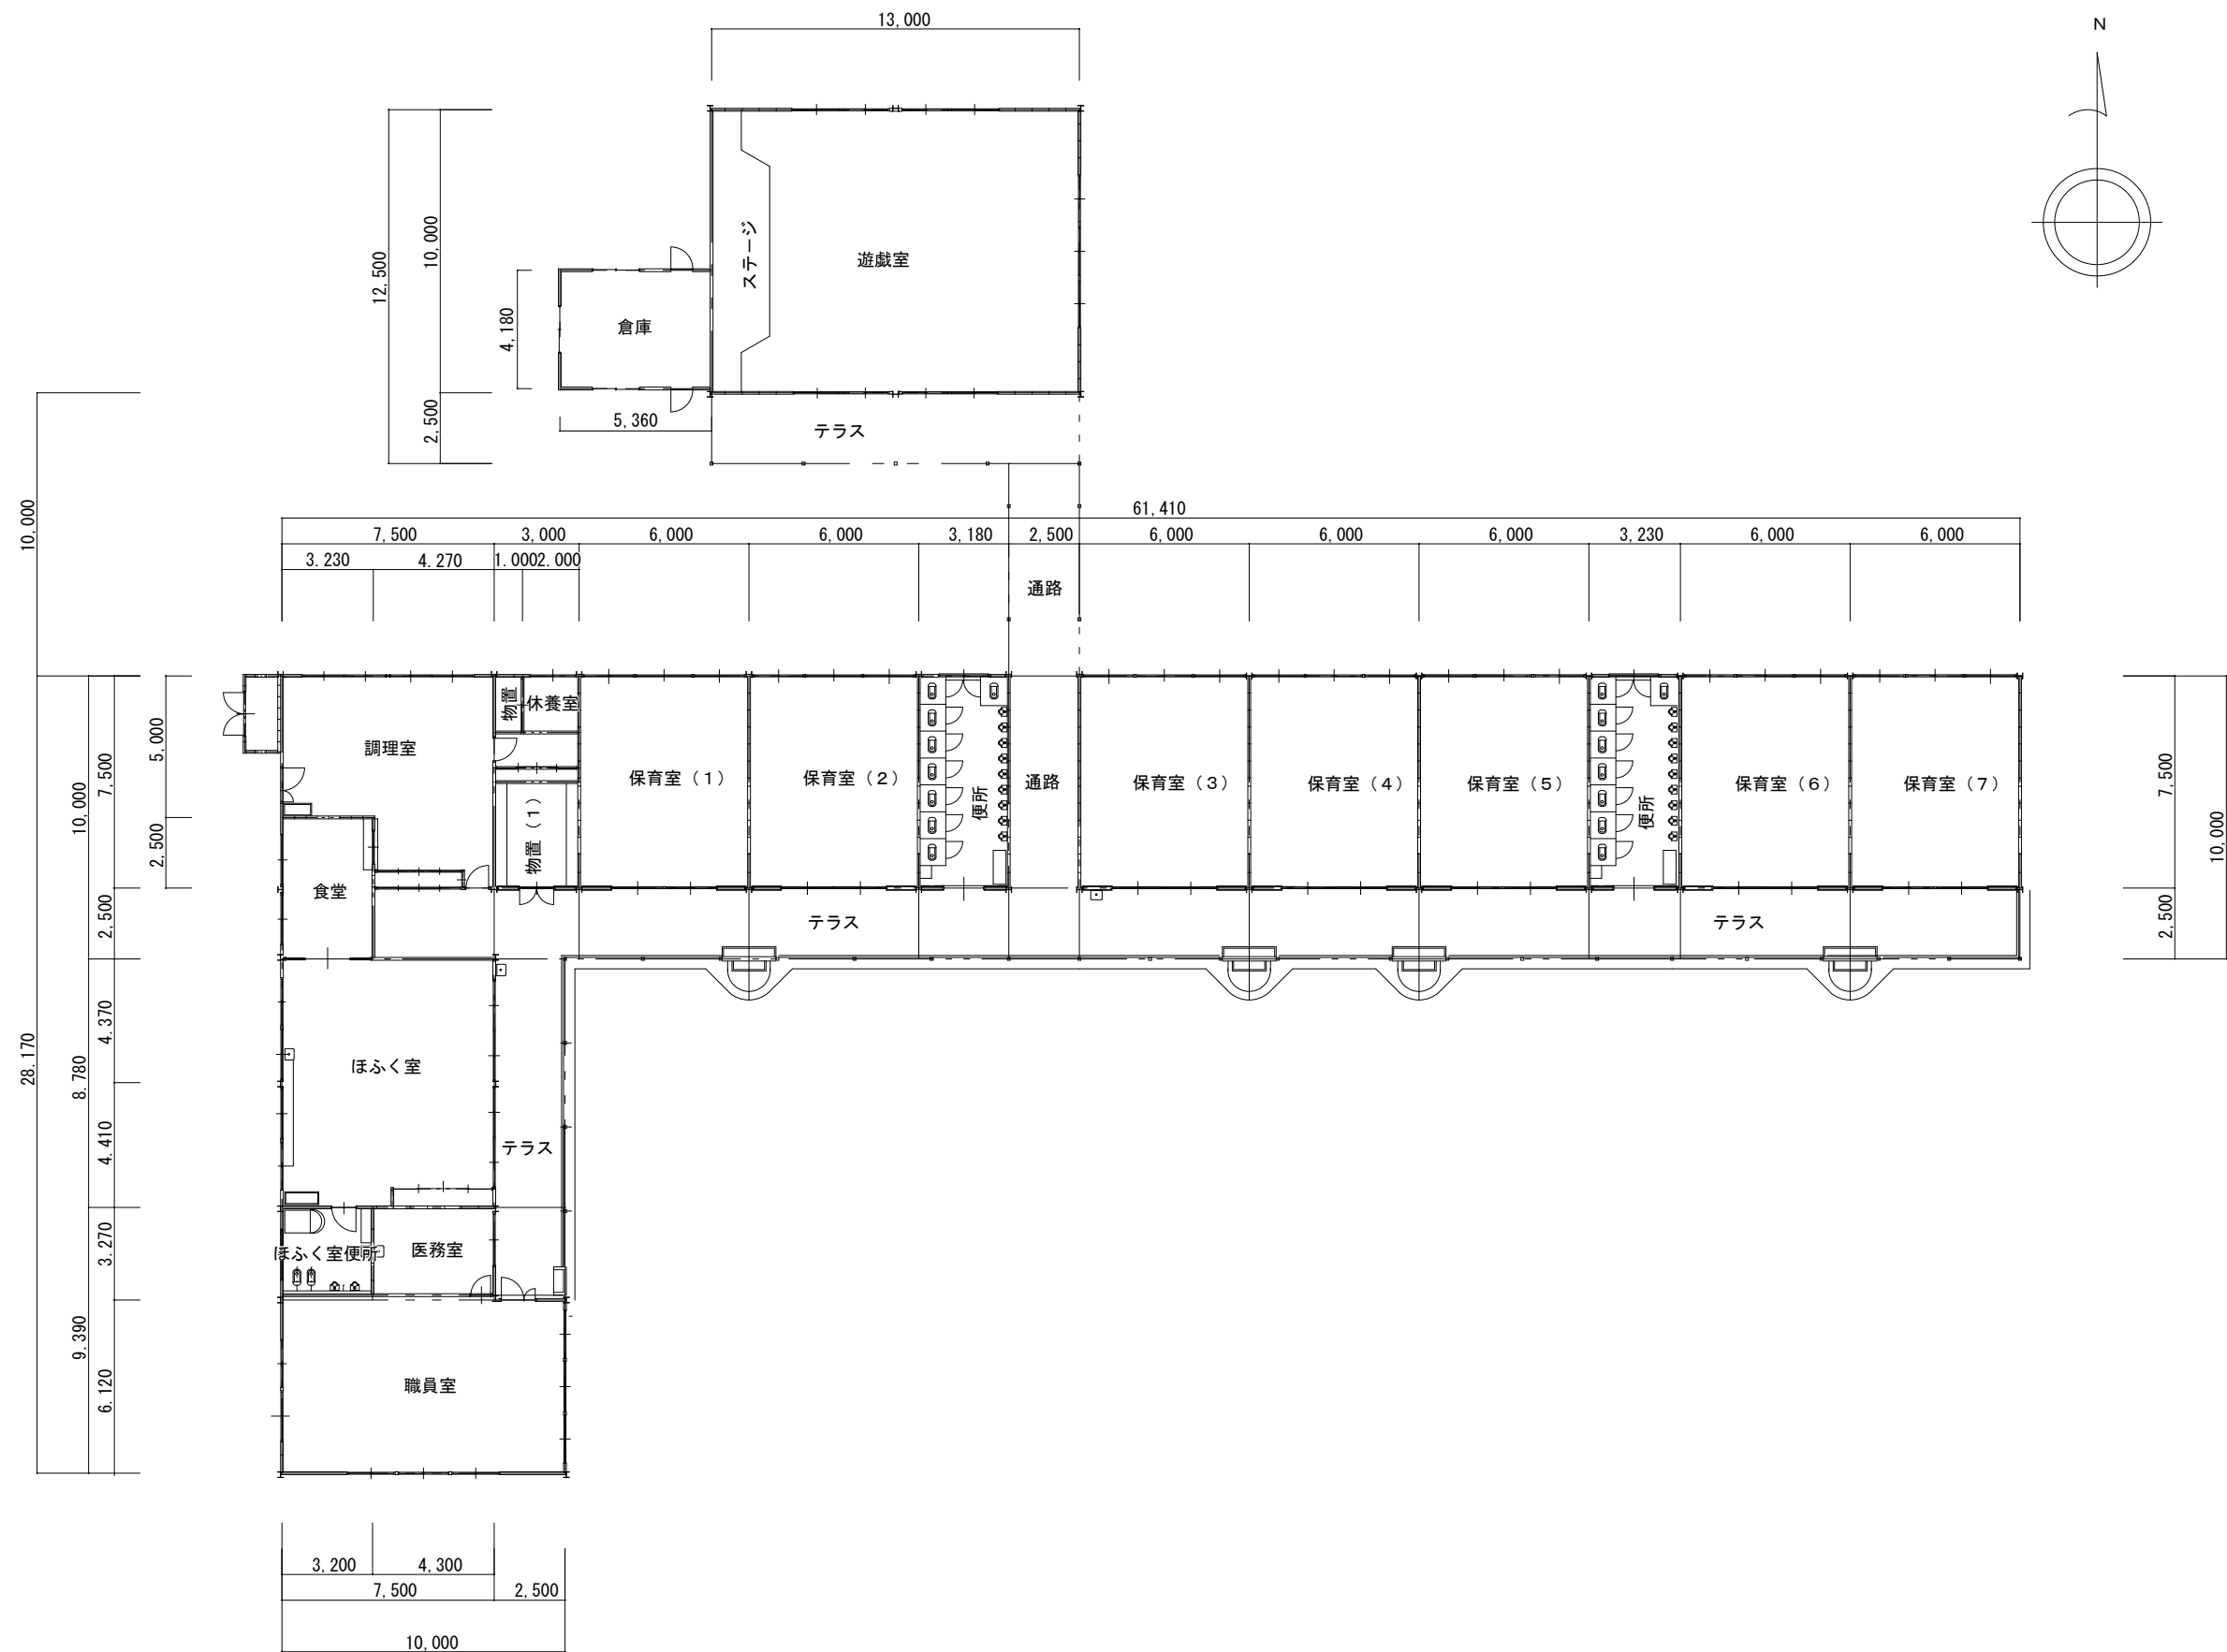


多治見市企画部企画政策課	年度	事業名称	図面名称	施設名	縮尺	図面番号
	R8	多治見市公共施設LED照明器具リース事業【第2期】	1階平面図	共栄保育園	1/250	2

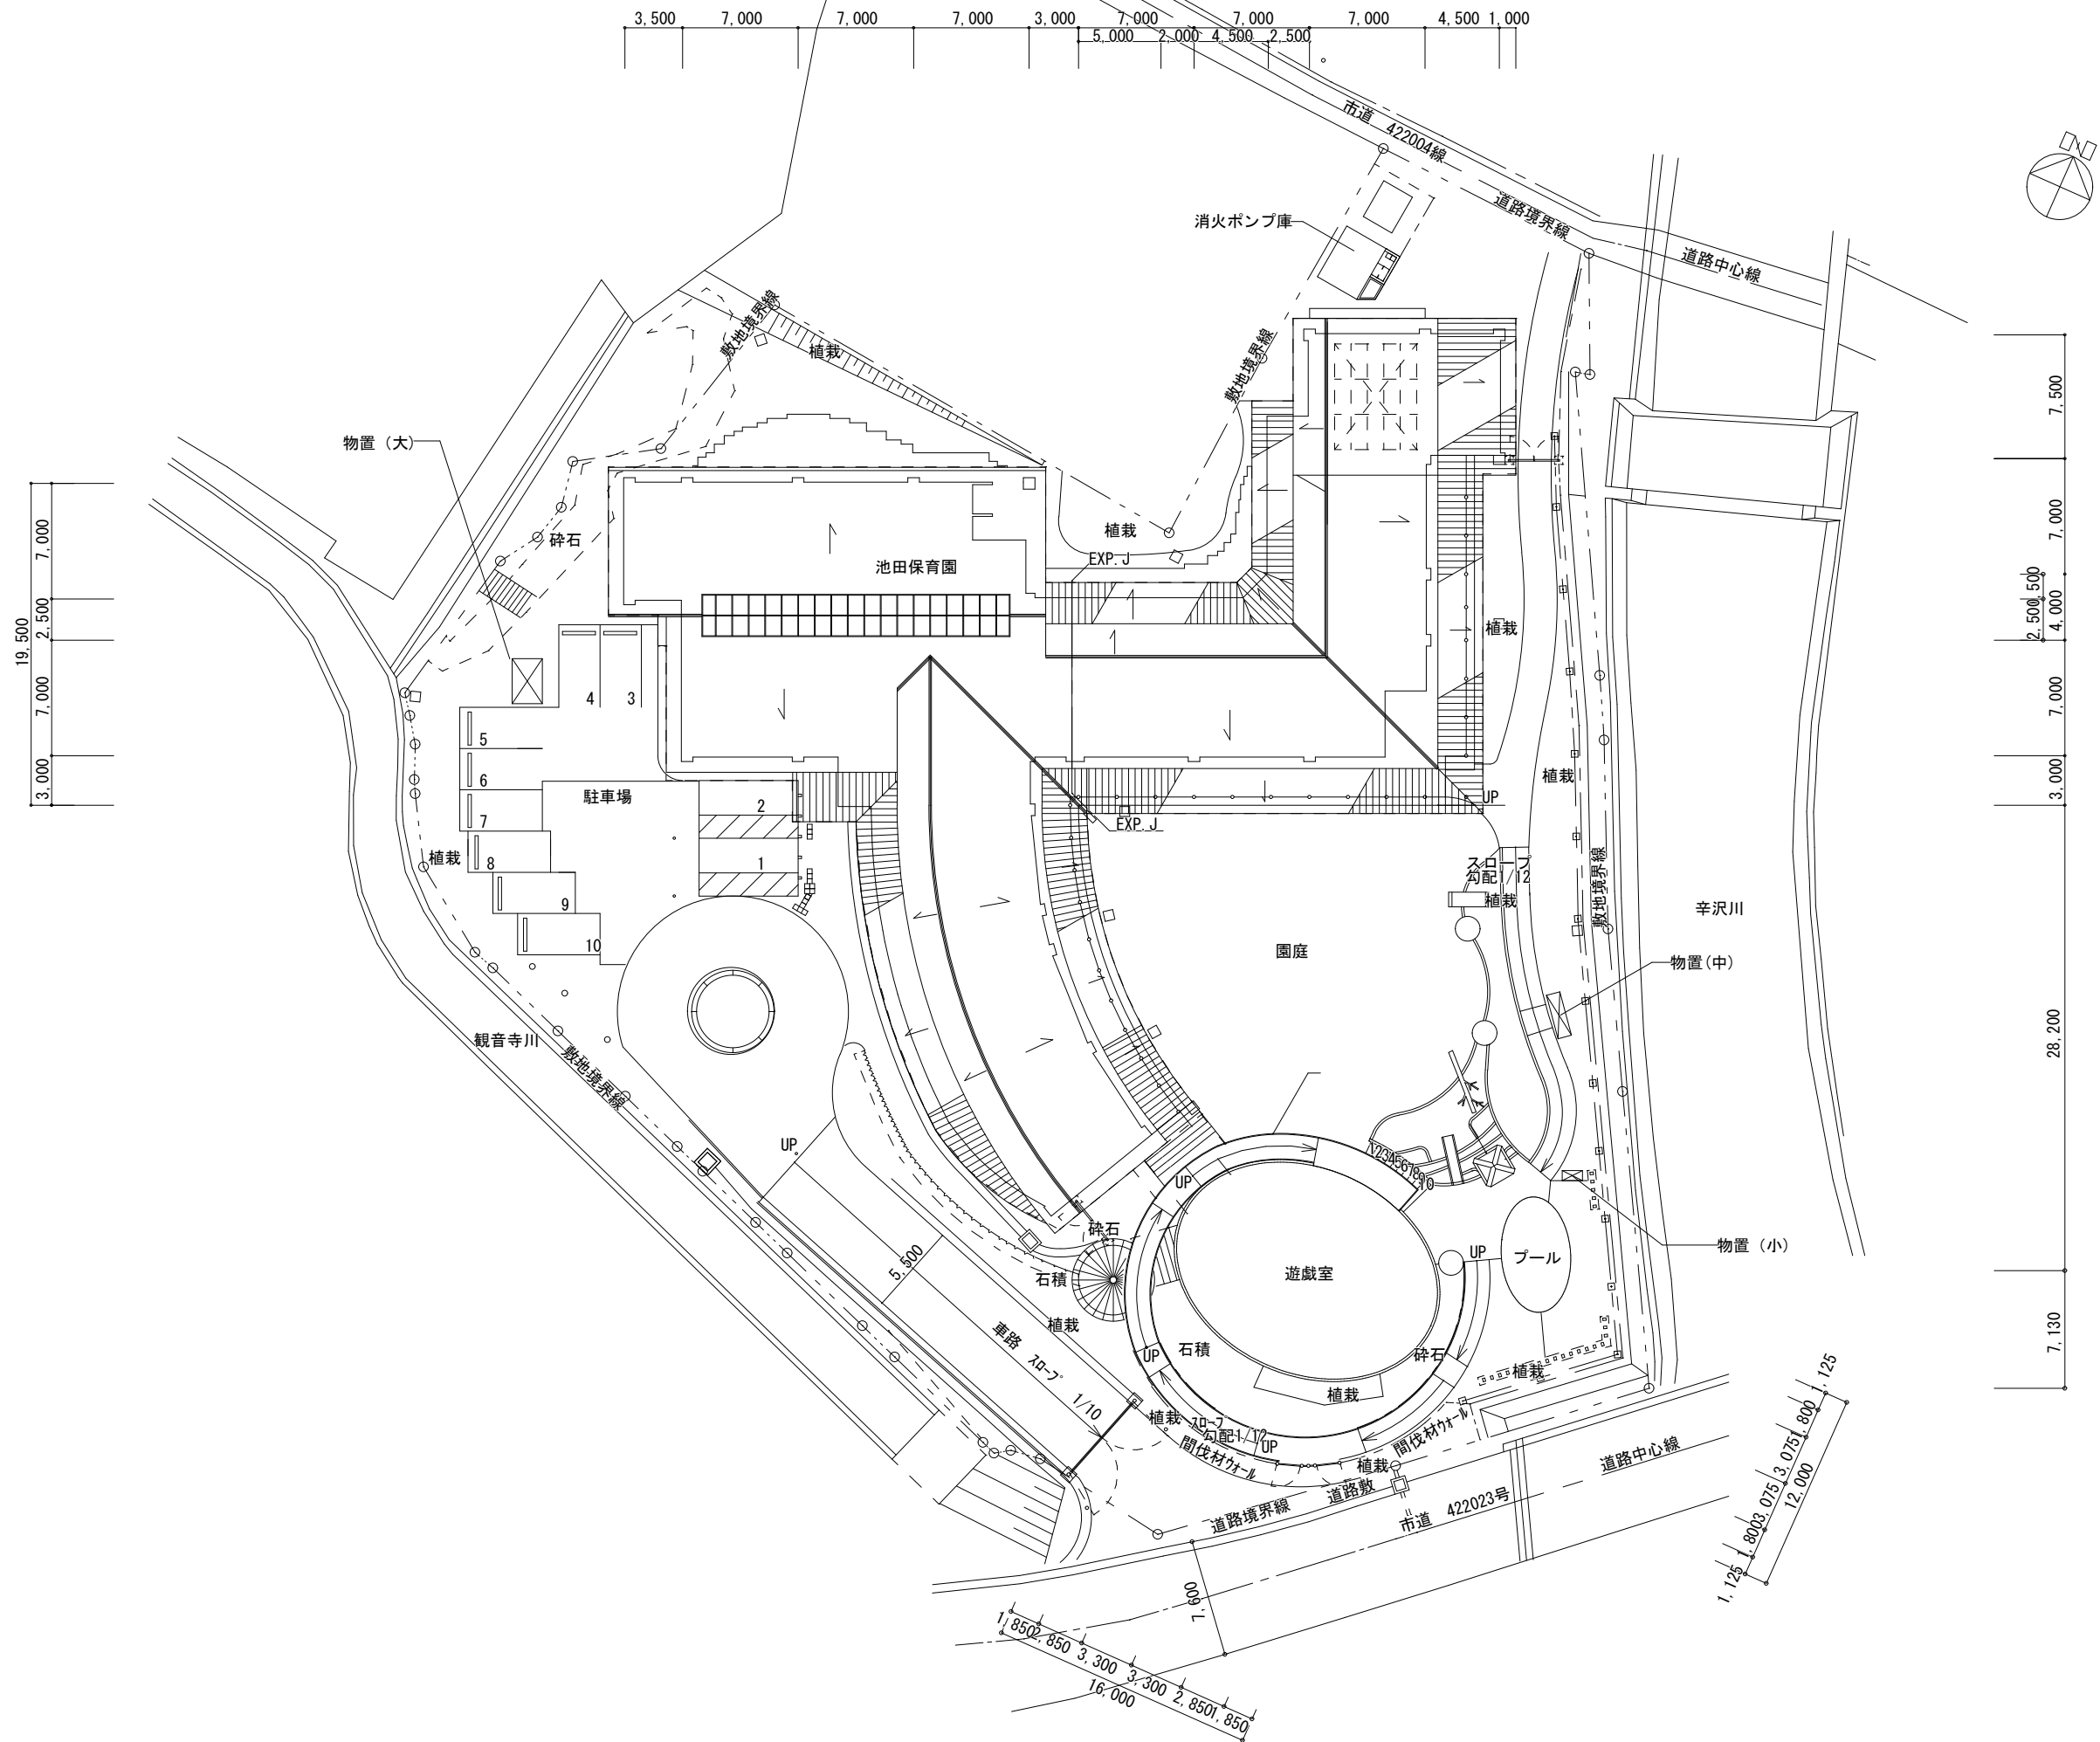

多治見市企画部企画政策課	年度	事業名称	図面名称	施設名	縮尺	図面番号
	R8	多治見市公共施設LED照明器具リース事業【第2期】	配置図	池田保育園	1/400	1



多治見市企画部企画政策課	年度	事業名称	図面名称	施設名	縮尺	図面番号
	R8	多治見市公共施設LED照明器具リース事業【第2期】	1階平面図	池田保育園	1/300	2

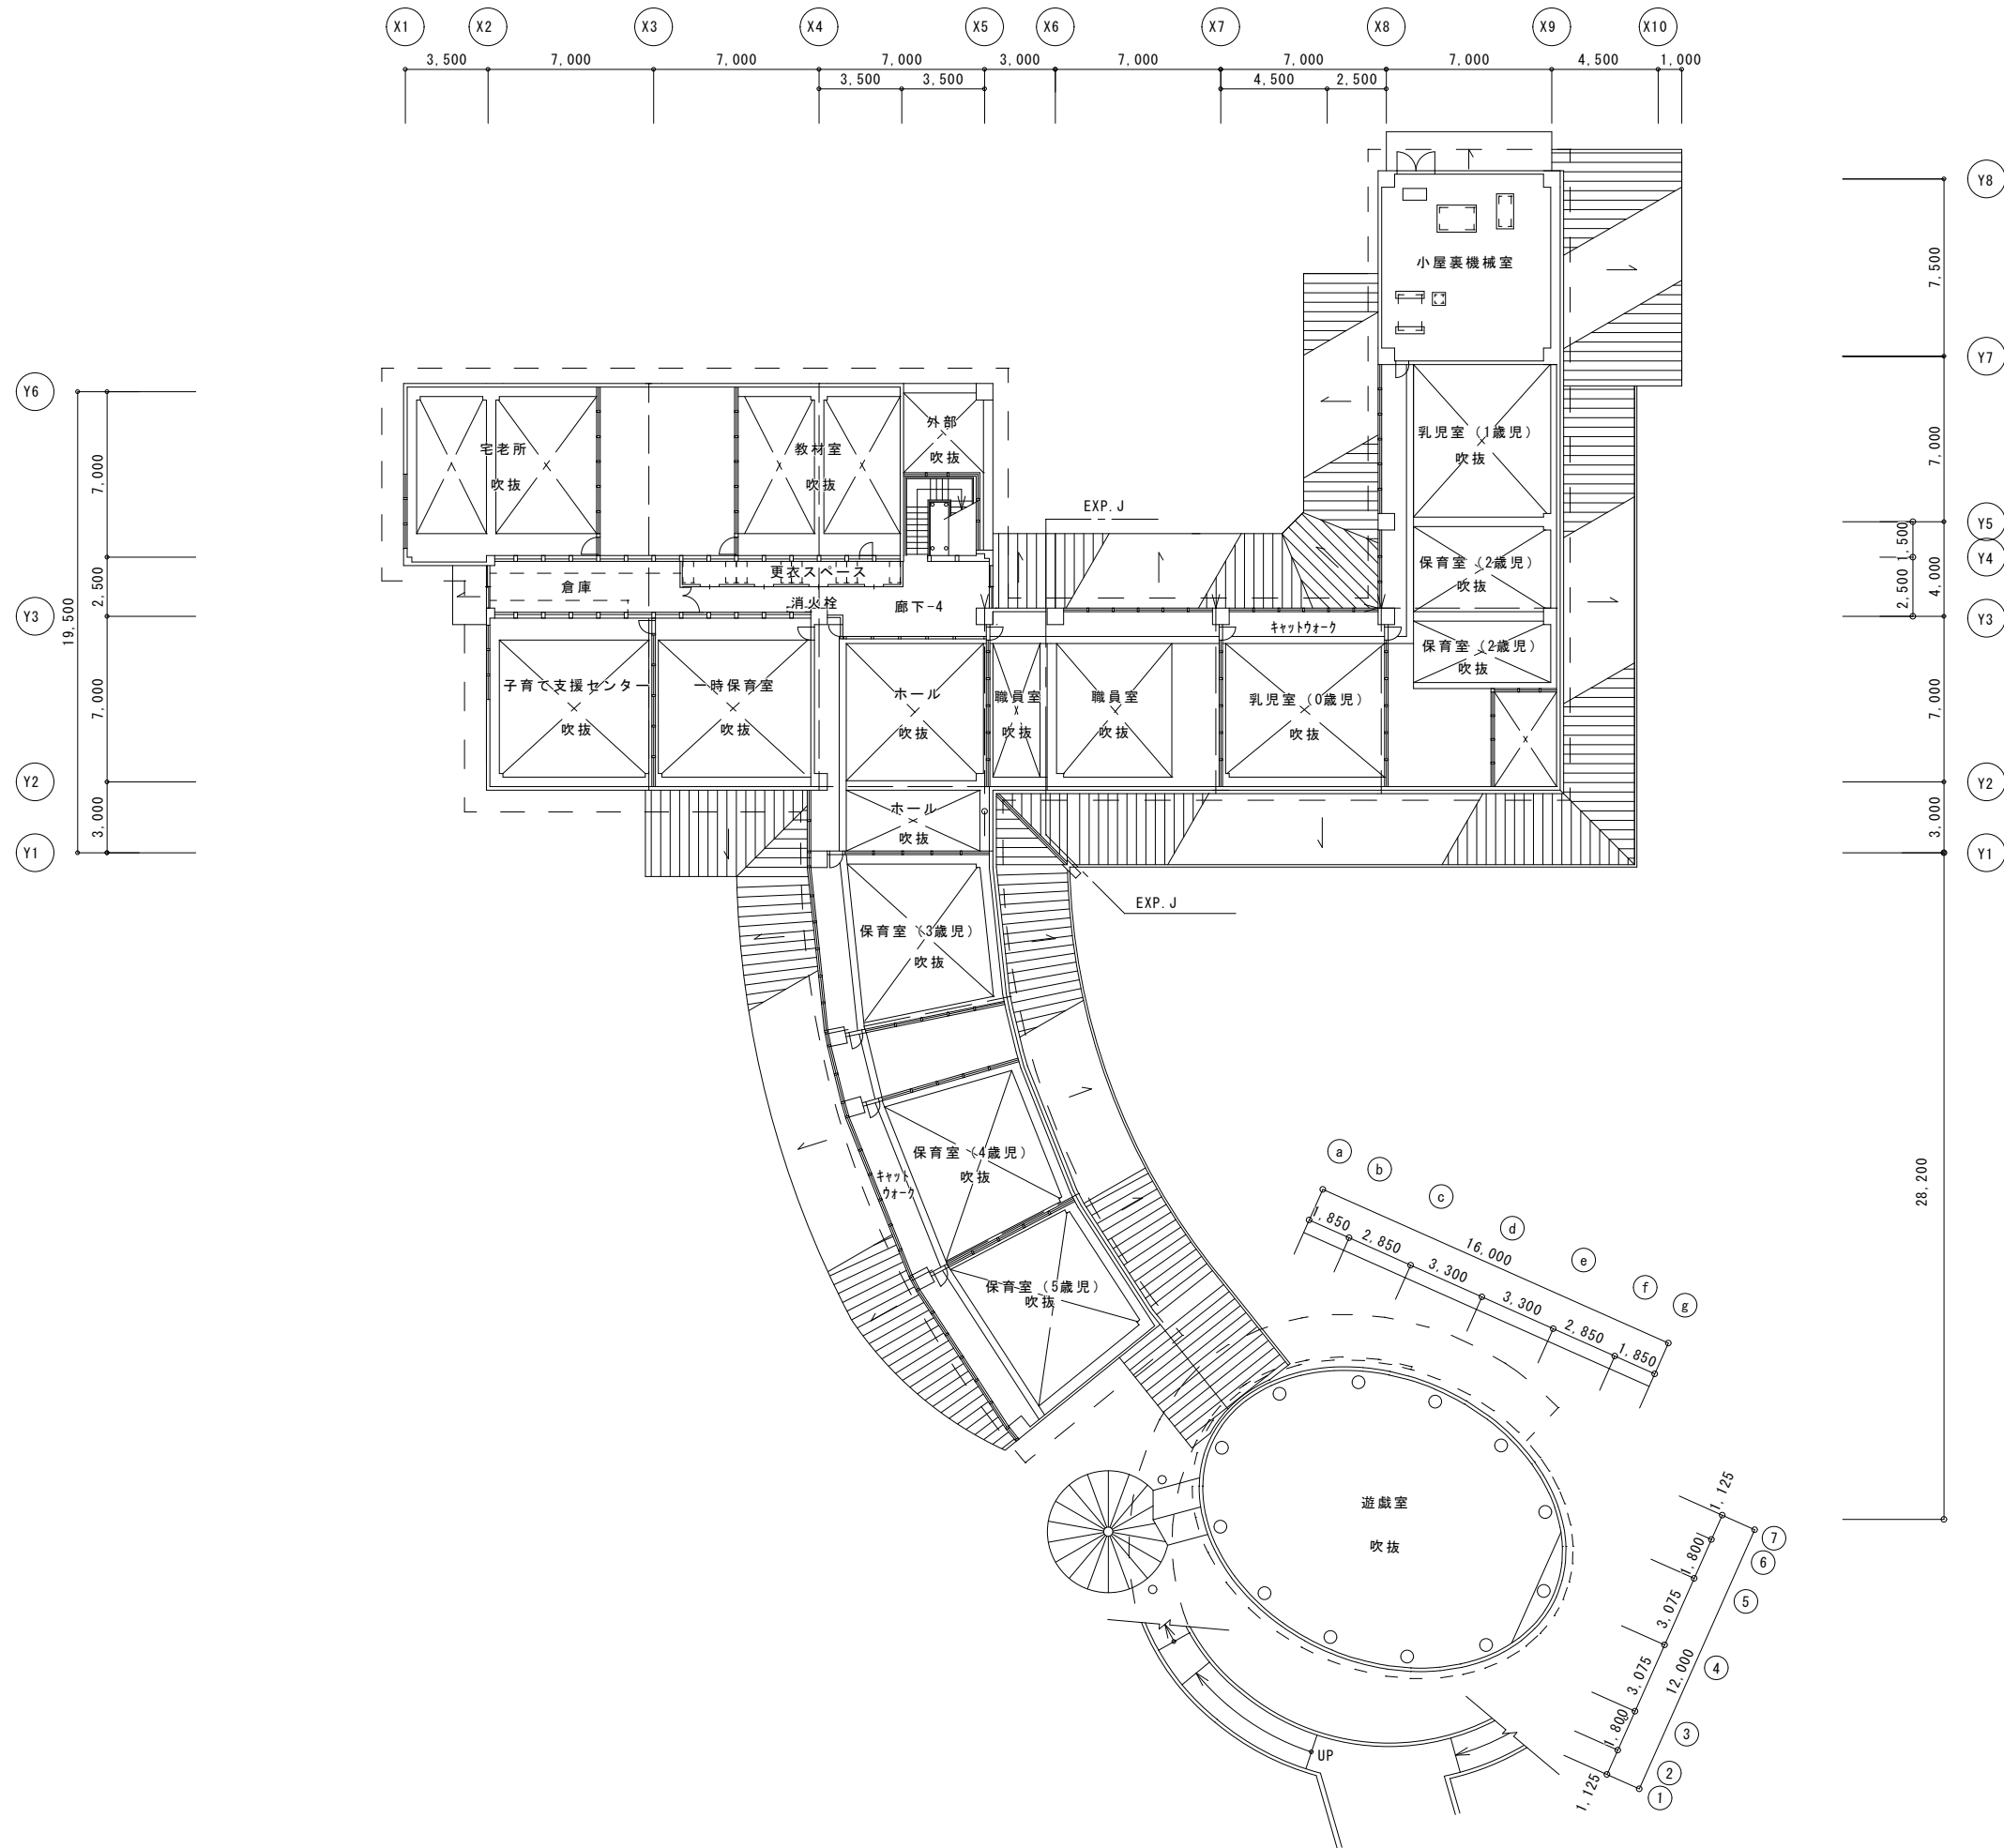

多治見市企画部企画政策課	年度	事業名称	図面名称	施設名	縮尺	図面番号
	R8	多治見市公共施設LED照明器具リース事業【第2期】	2階平面図	池田保育園	1/300	3