


【凡例】

- (消) : 消火器 (ABC10型 収納箱共 (特記なき限りSUS製屋外対応収納箱))
- (FL+150) : 床高さ=1FL+150

工事名	養正交流センター施設整備工事 建築工事	縮尺	A2:S=1/100
図面名	改修後 1階平面図		A3:A2×1/1.41
校閲	設計 1級建築士 第116803号 細谷 典敬		
司 設 計 株 式 有 限 公 司			A-022

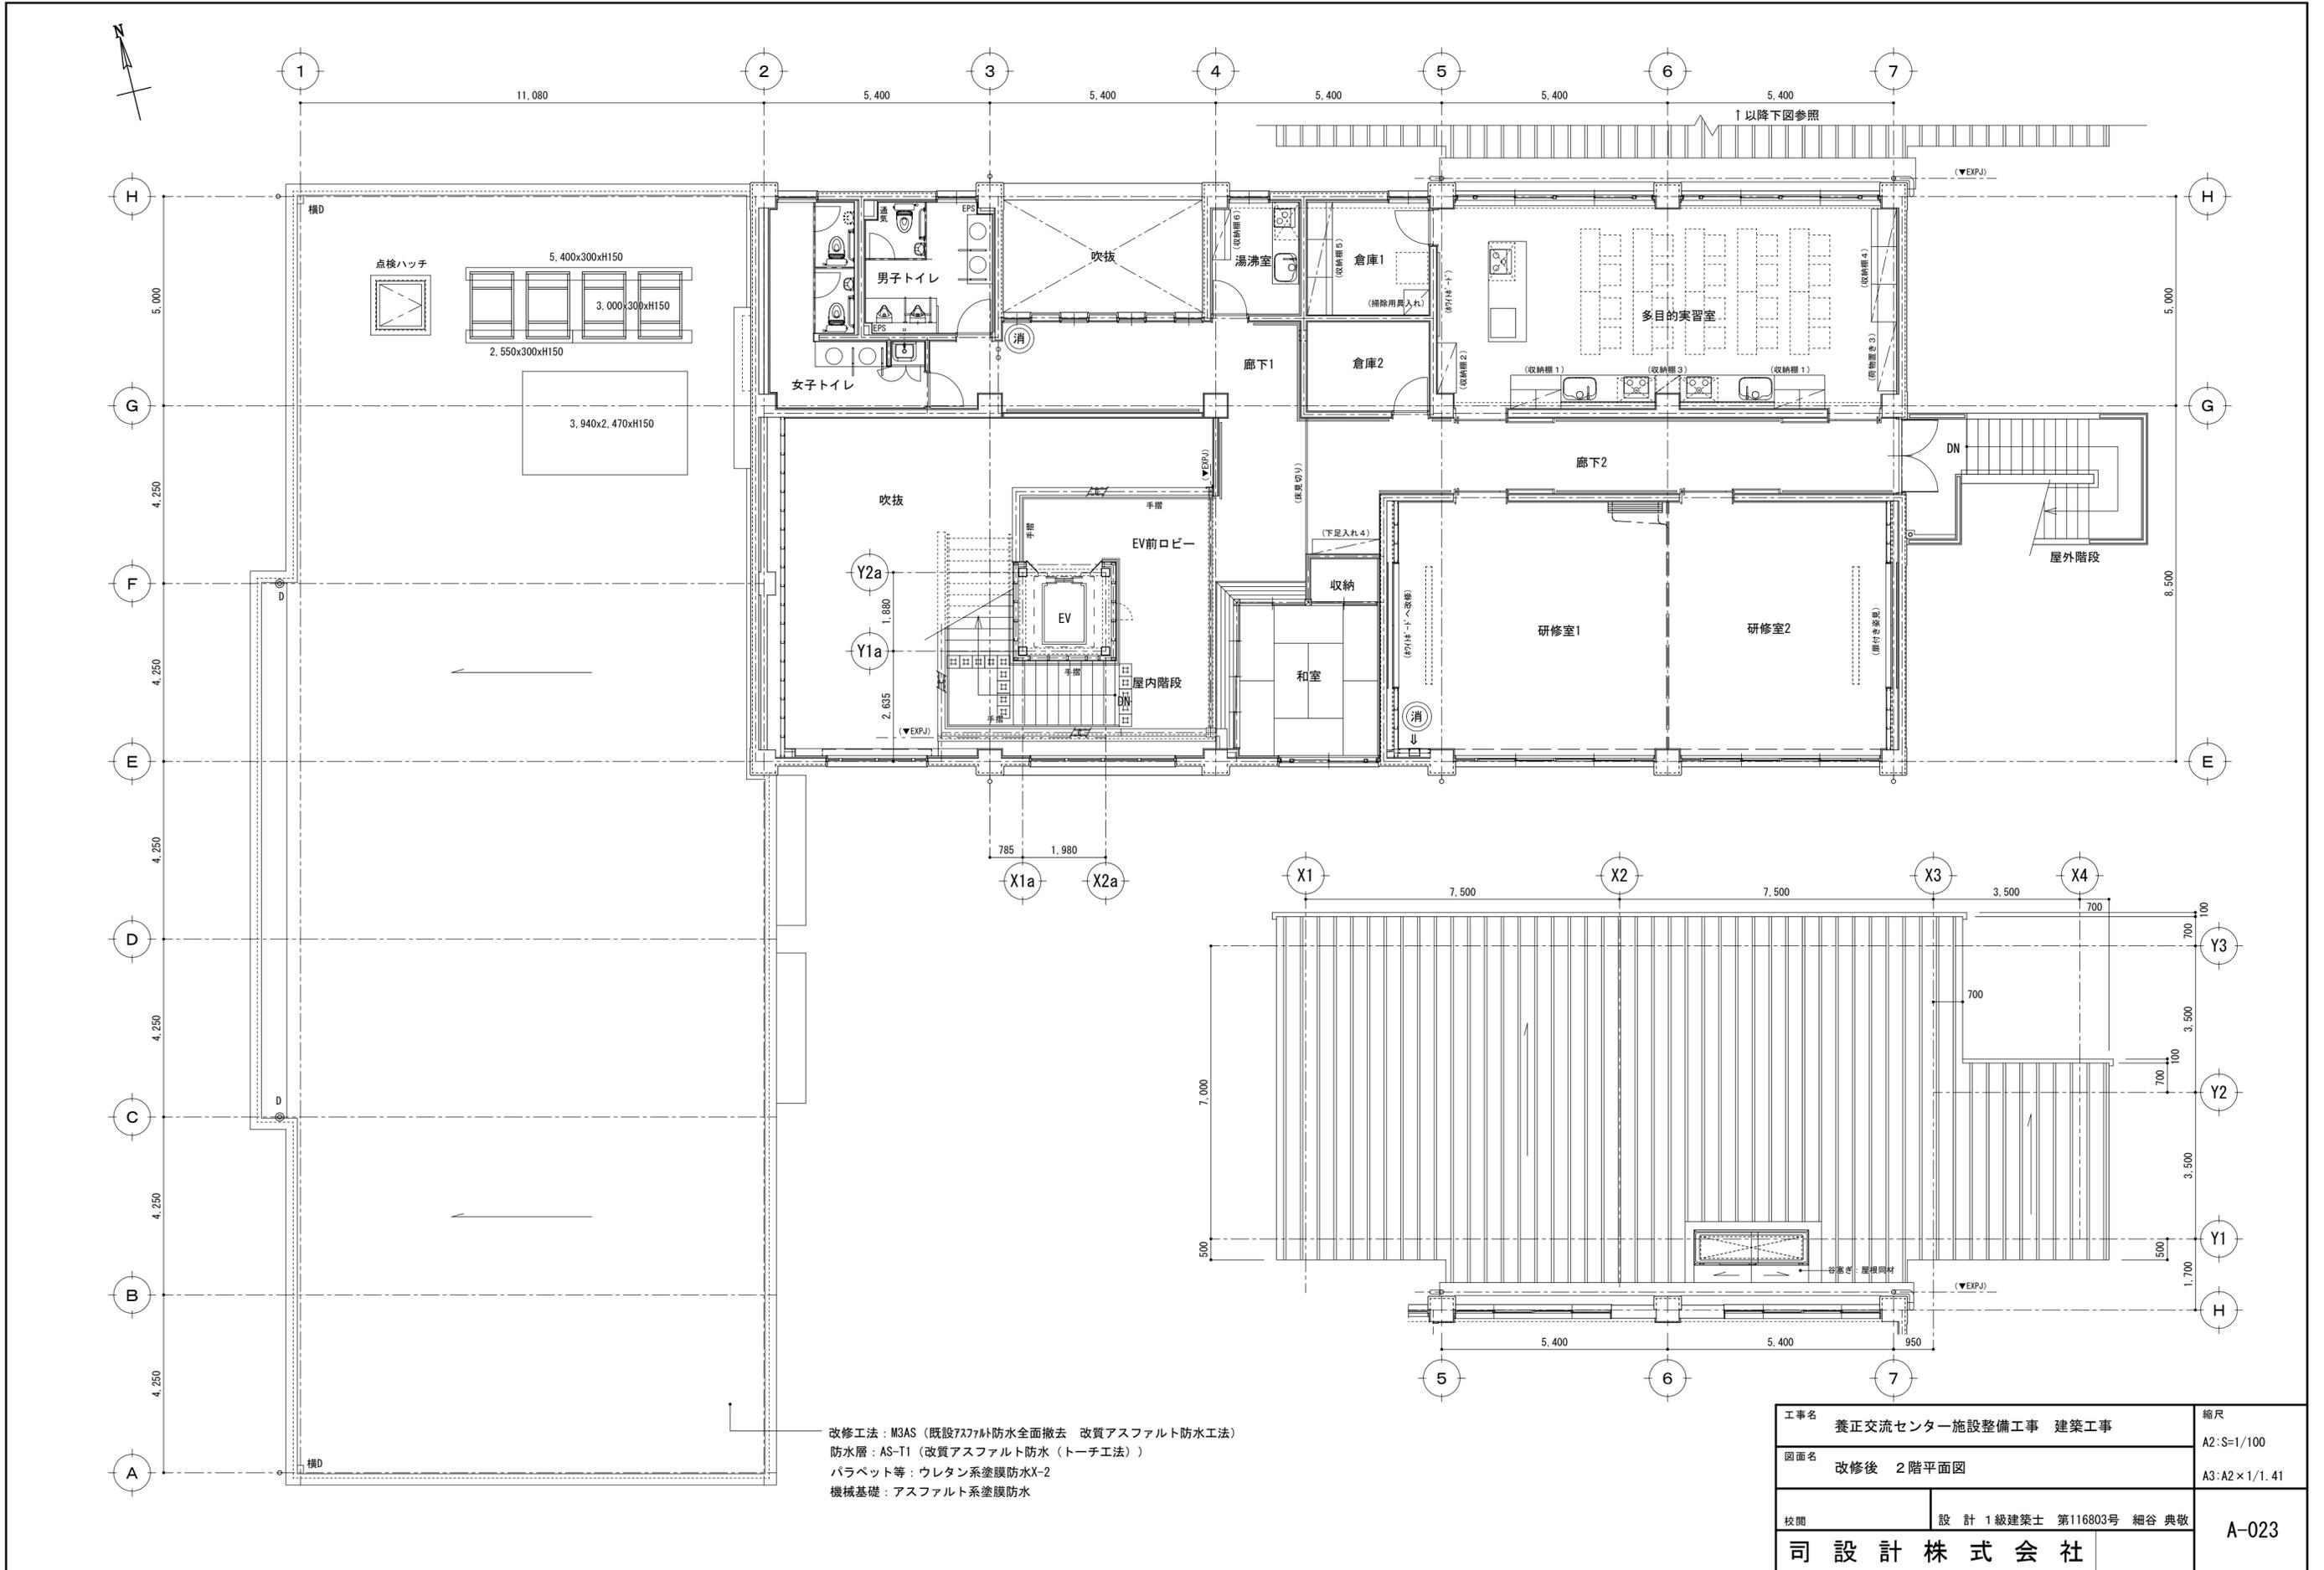

工事名	養正交流センター施設整備工事 建築工事	縮尺	A2:S=1/100
図面名	改修後 2階平面図		A3:A2×1/1.41
校閲	設計 1級建築士 第116803号 細谷 典敬		
司 設 計 株 式 有 限 公 司			A-023