






池田下水処理場 一般平面図

S = 1 : 500

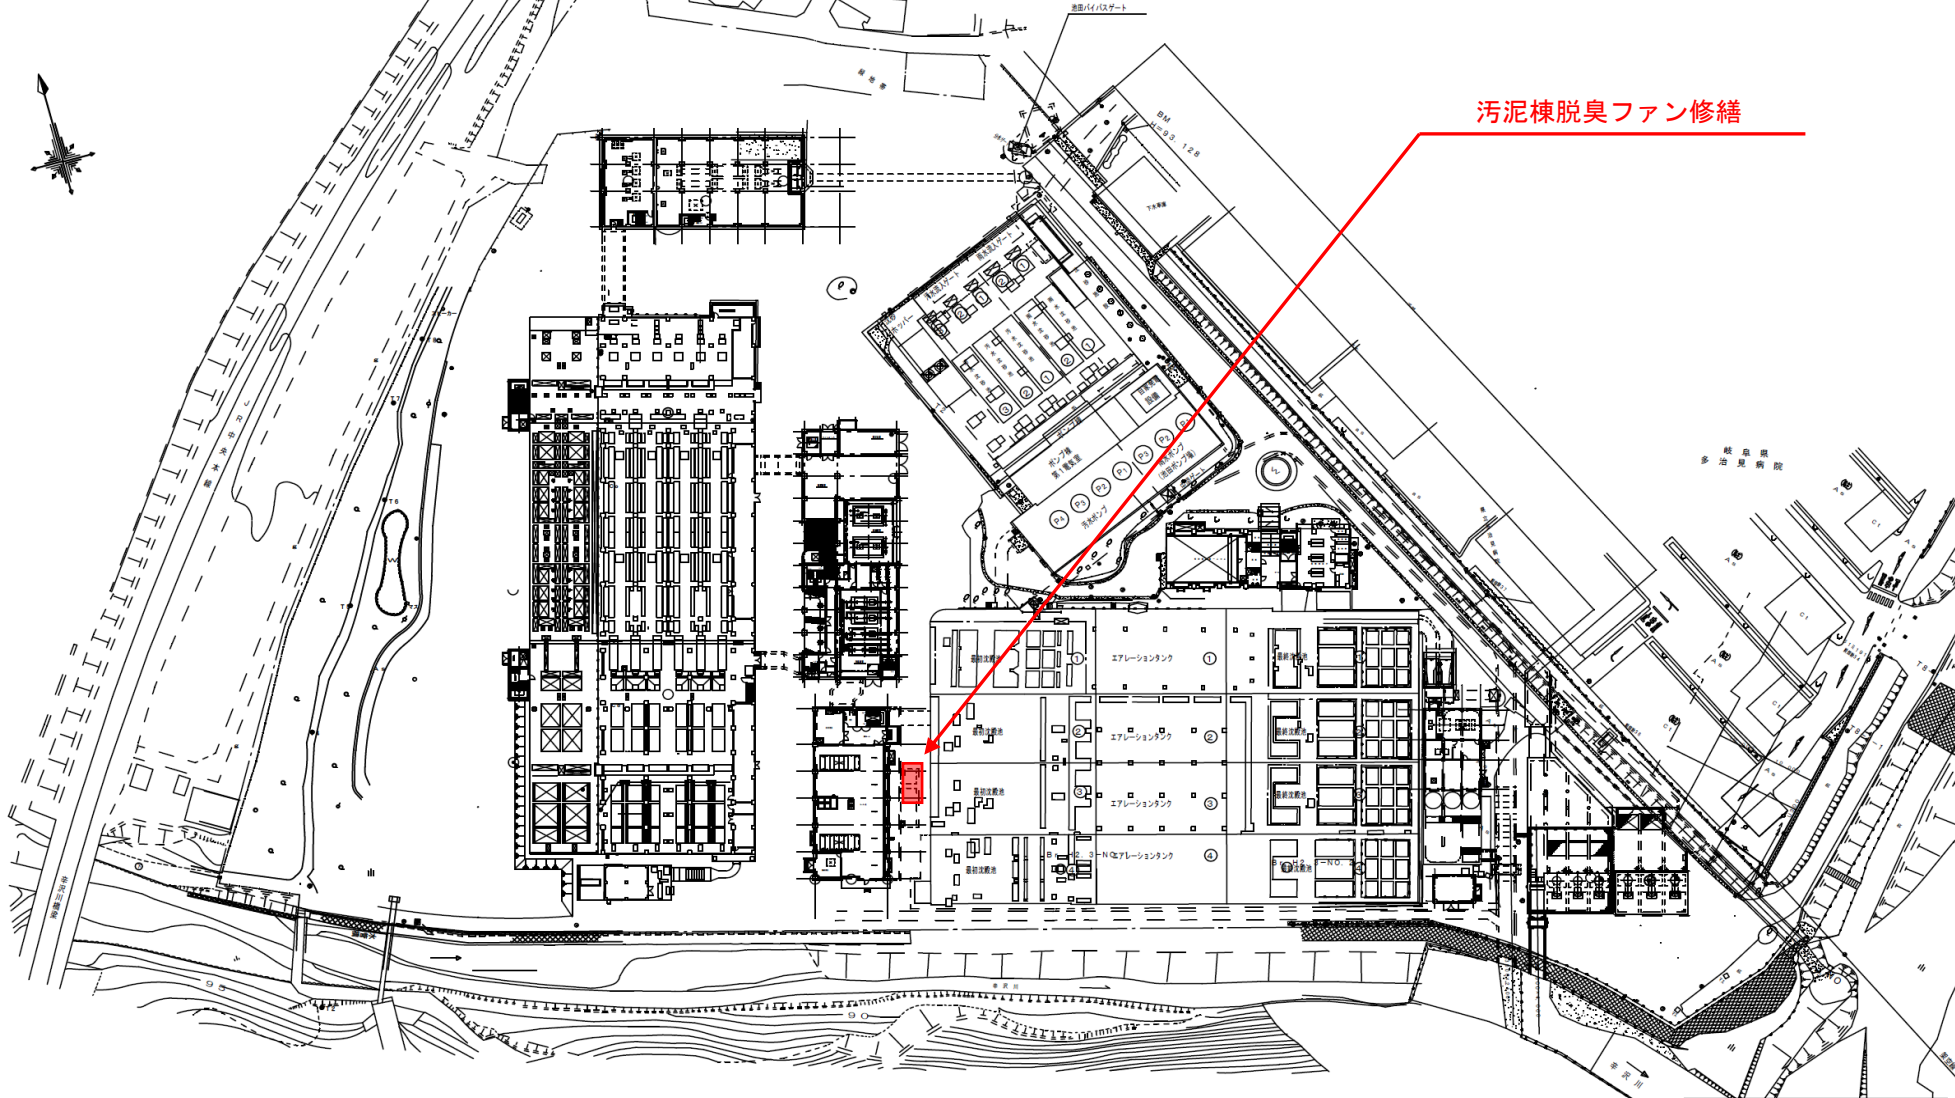

汚泥棟脱臭ファン修繕

池田下水処理場 一般平面図			
図面名	一般平面図		
縮尺	1 / 500	図番	
年月	平成 年 月		
多治見市水道部施設課			

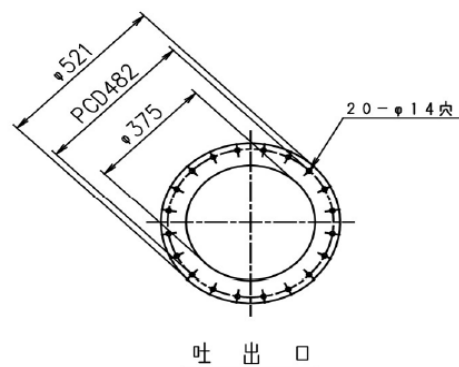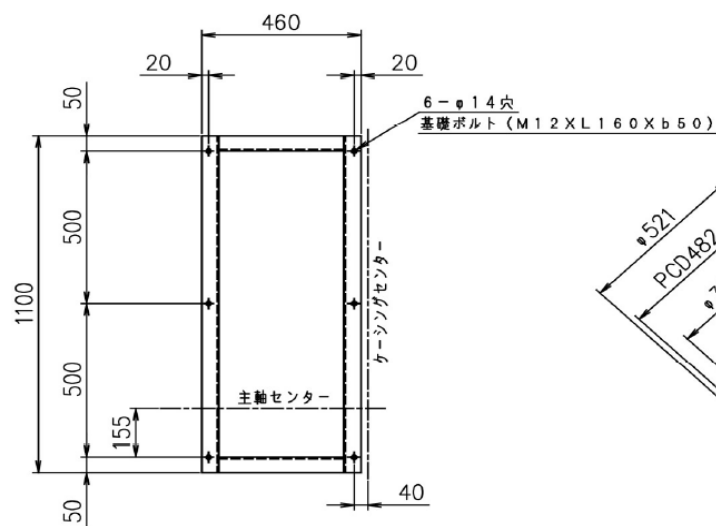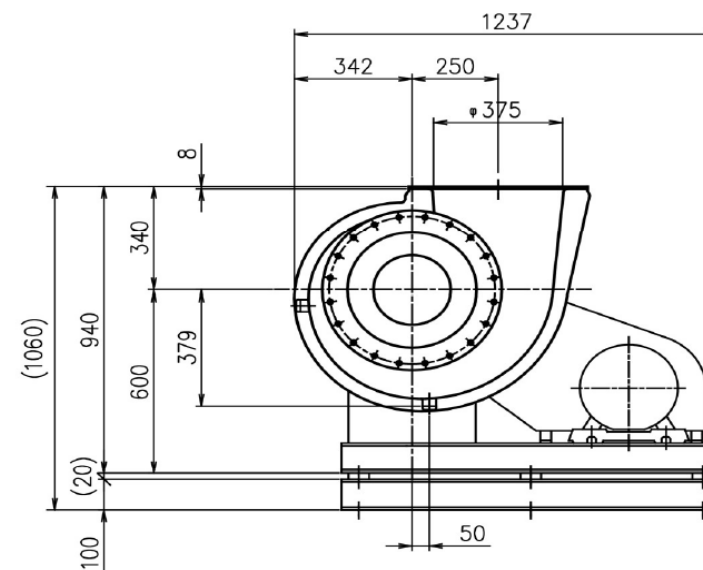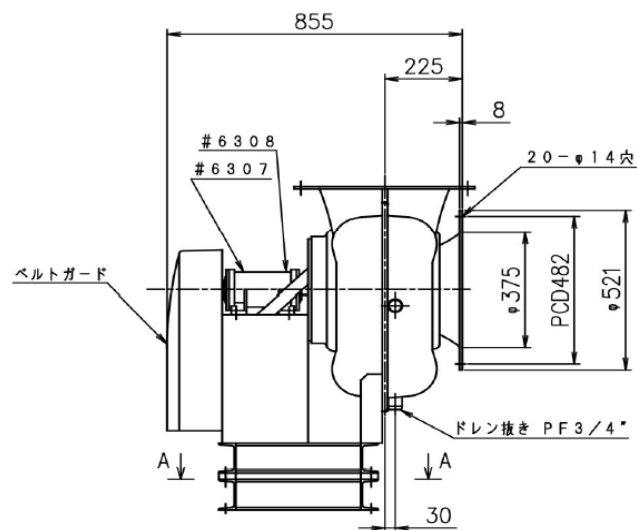

機器参考図

Item No.	装置名称	納入先	整理番号	図面番号	S25HFN-1601-1 (FTF253RH1-B)	承認	審査	担当
		名称	FTF253-RH1-B 外形図	F-55786C	セイコー化工機株式会社			