
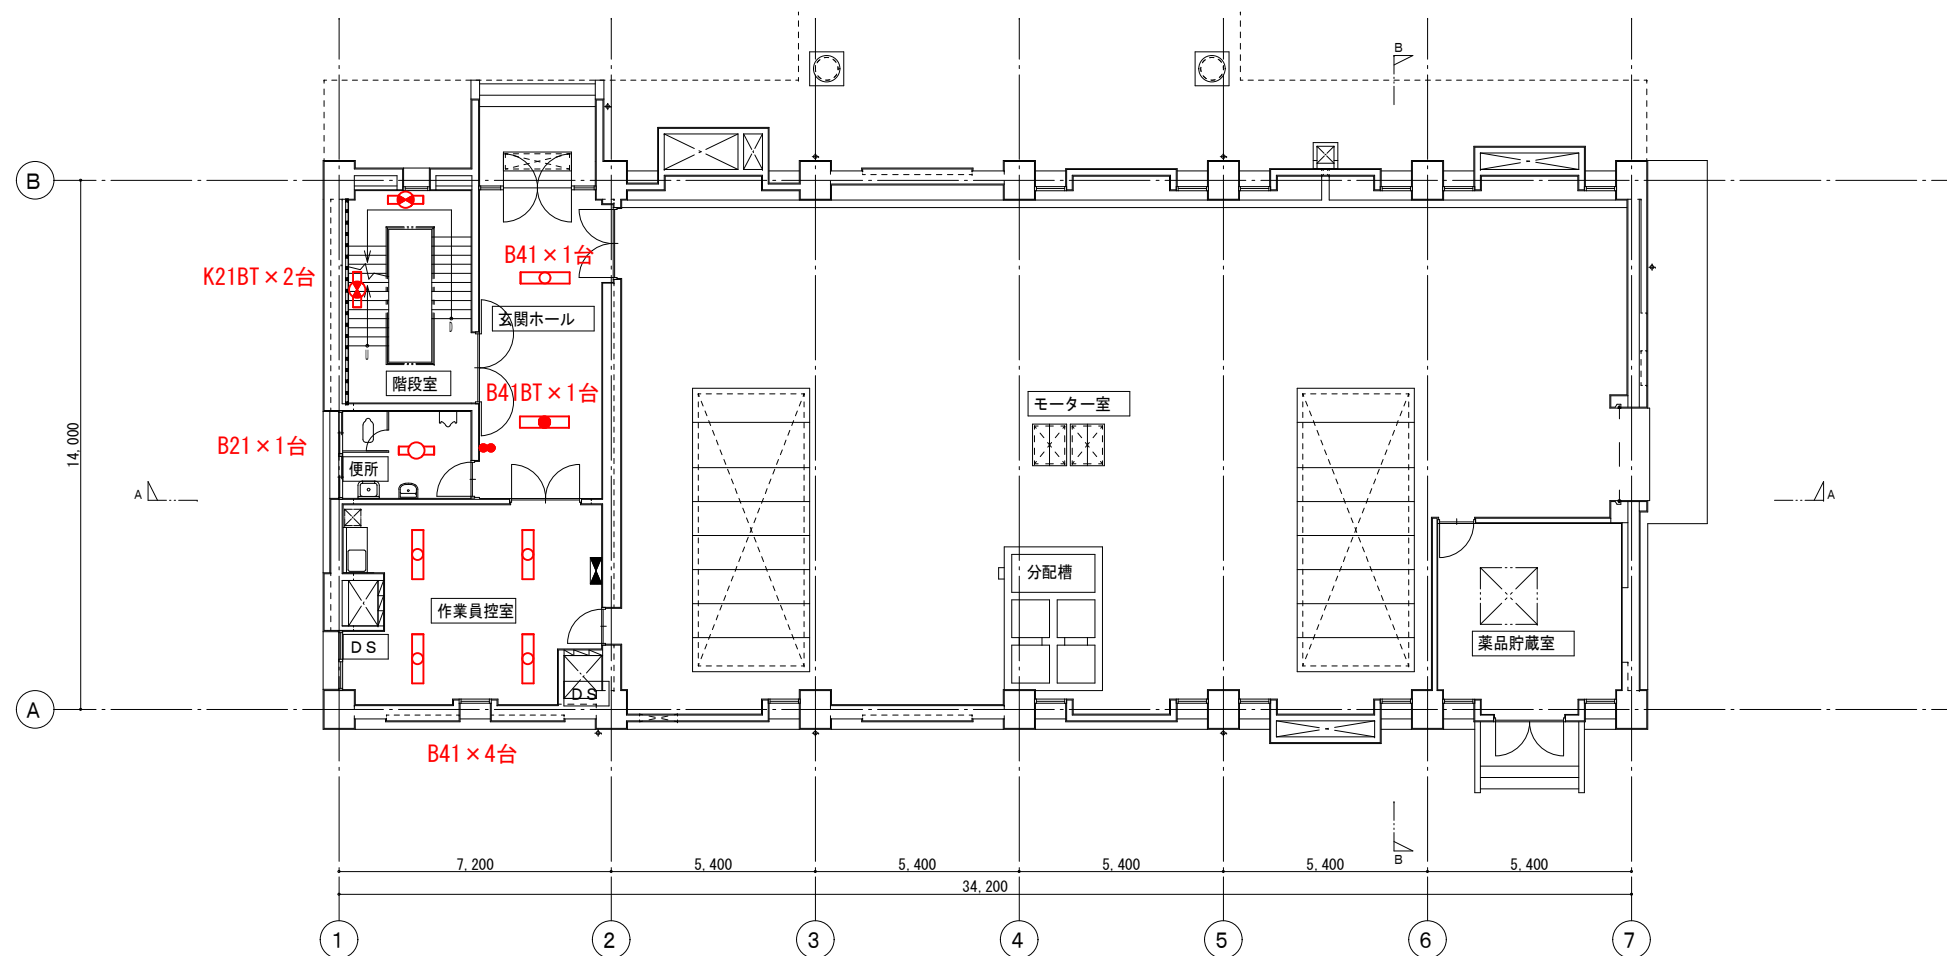




池田下水処理場 構内配置図		
図面名	照明設備LED化工事	
縮尺	1/800 (A2)	図番
年月	令和 7 年 1 0 月	
多治見市建設水道部 上下水道施設課		

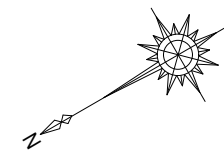

1階 平面図 1/100



図面縮尺は、A1表記とする。

多治見市上下水道施設課			
図面名	汚泥処理棟		1階平面図
縮 尺	1／100	図 番	
年 月	令和7年度		
多 治 見 市			

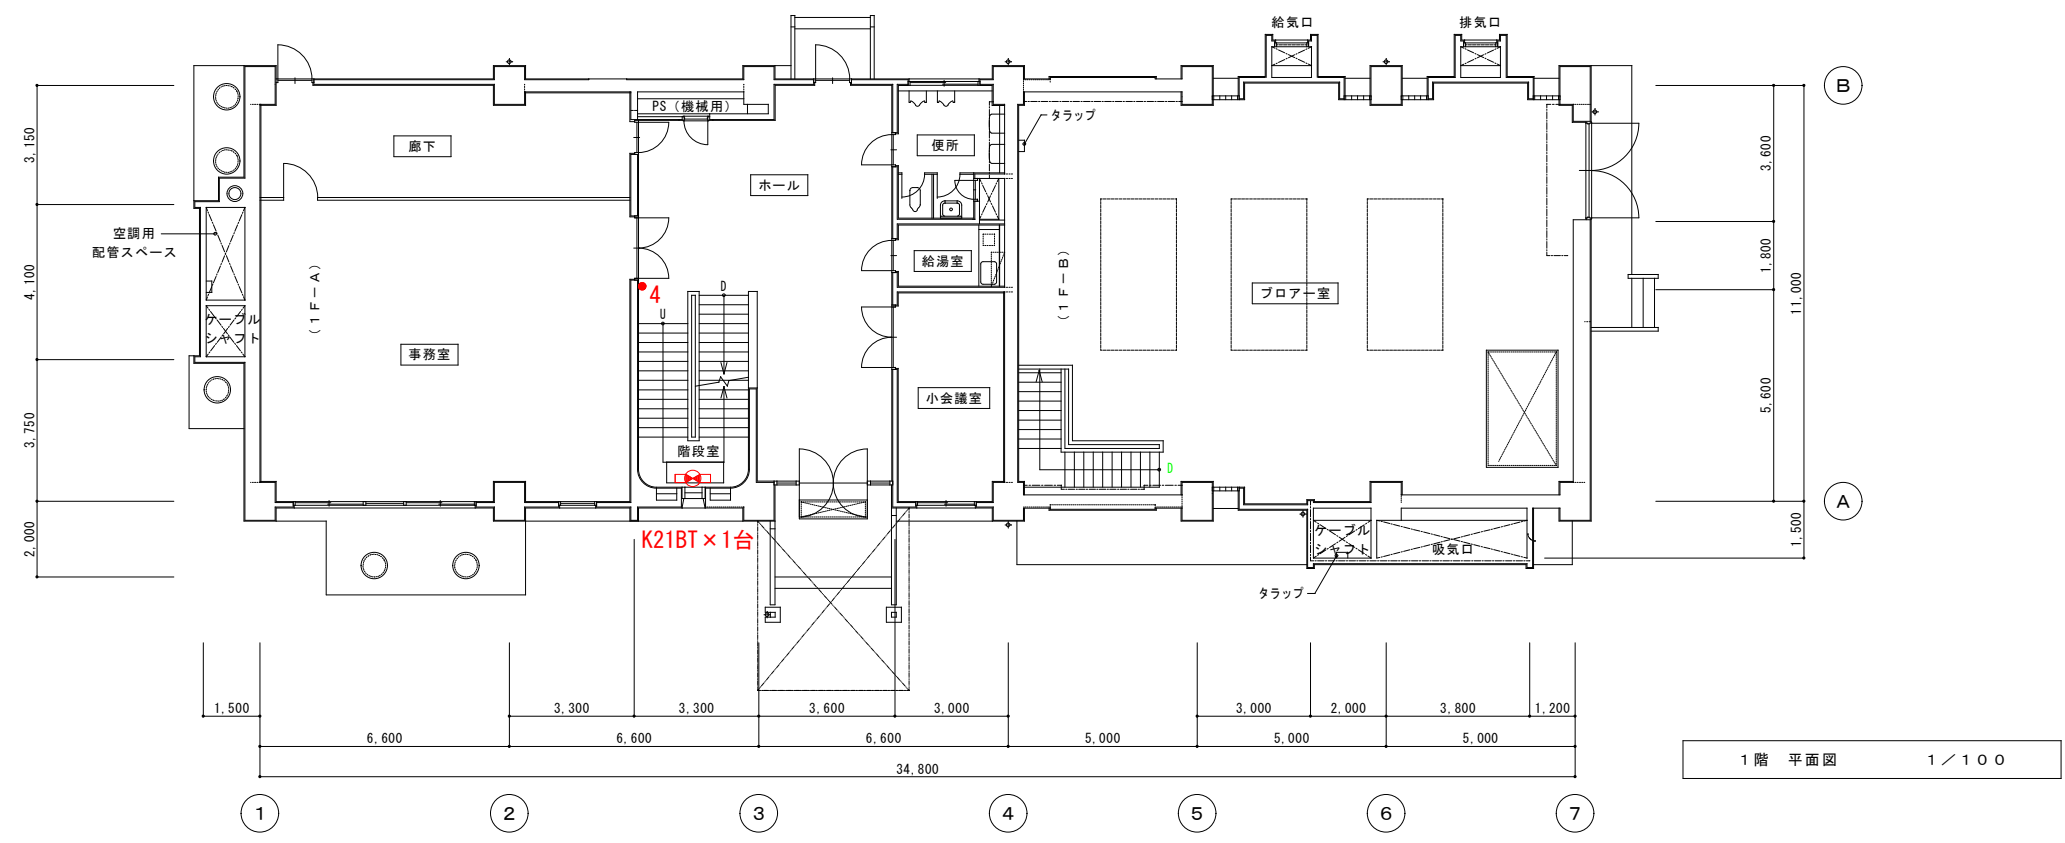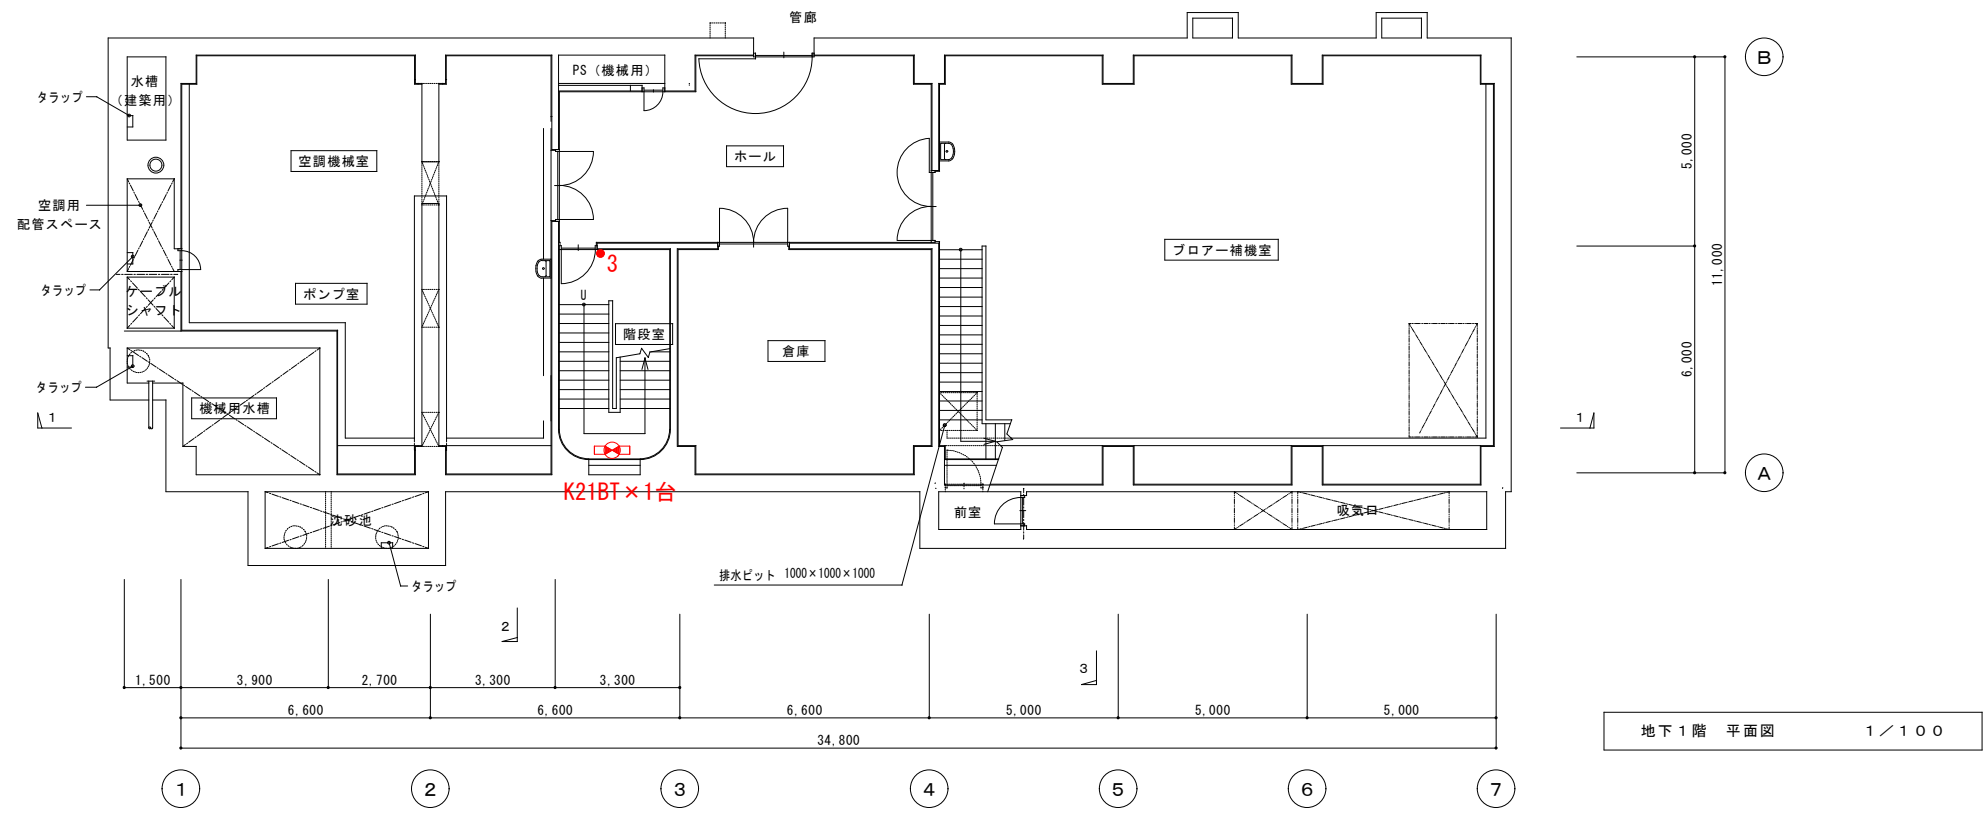



図面縮尺は、A 1表記とする。

多 治 見 市 上 下 水 道 施 設 課			
図 面 名	旧管理棟	B1F, 1F	平面図
縮 尺	1 / 1 0 0	図 番	
年 月	令和 7 年度		
多 治 見 市			

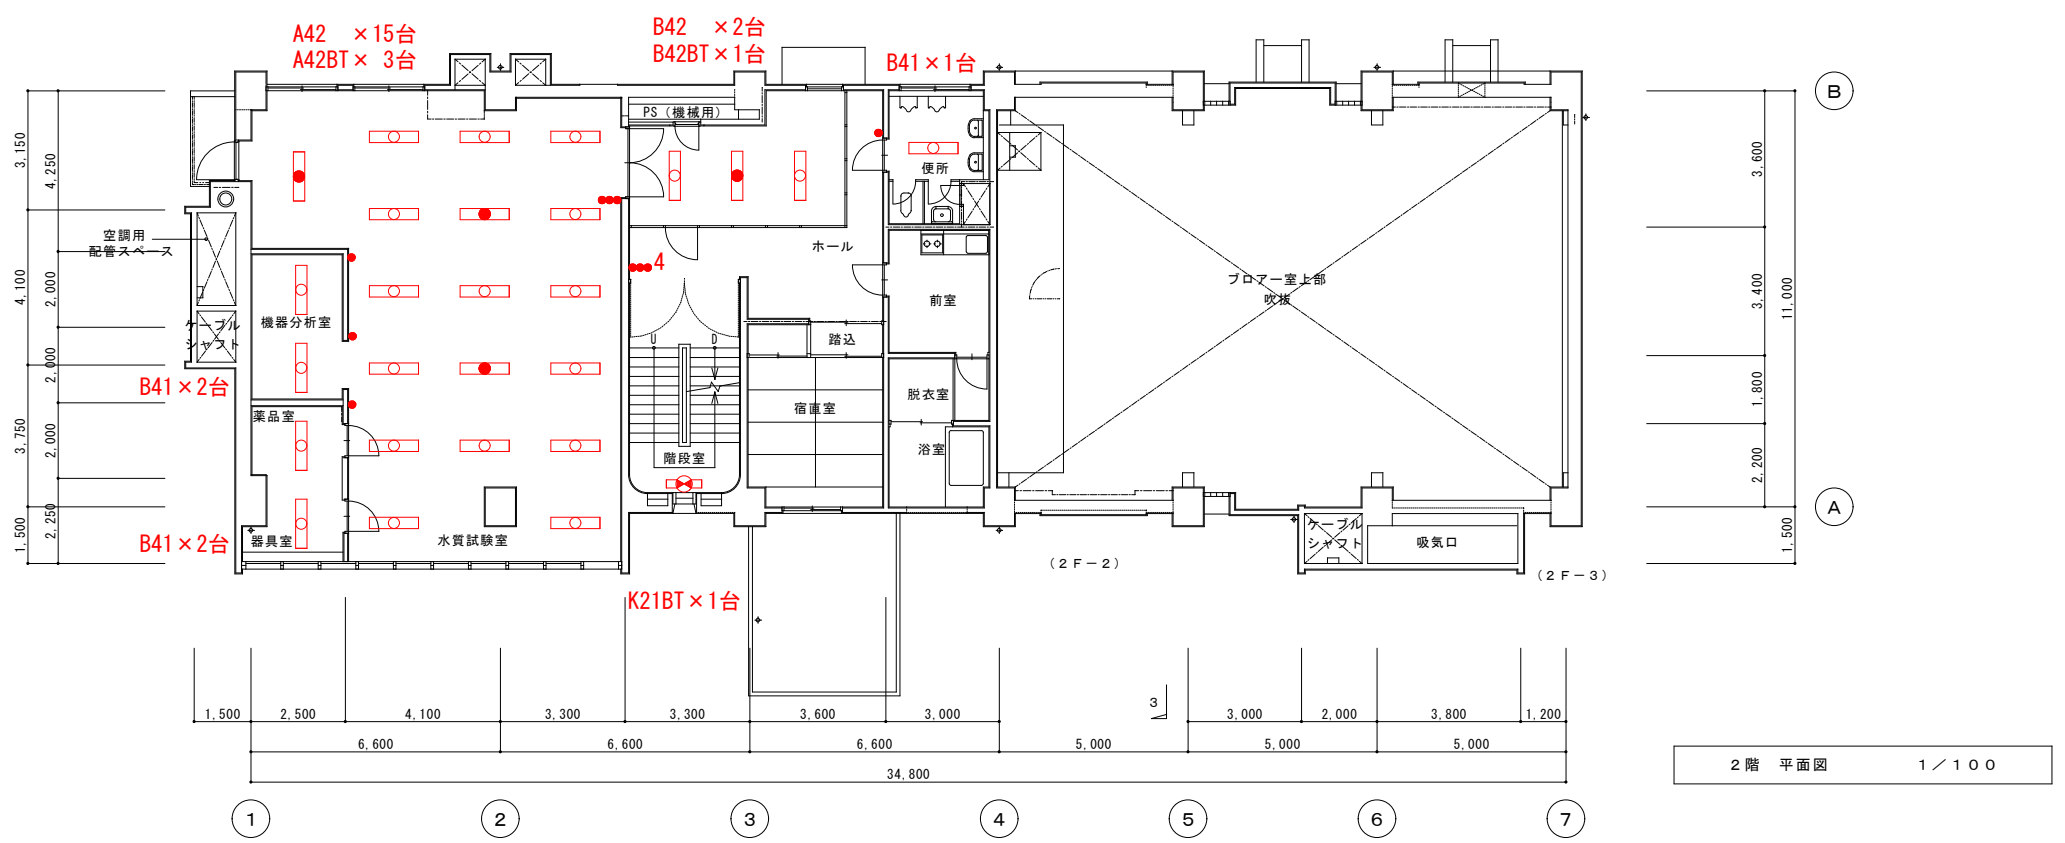
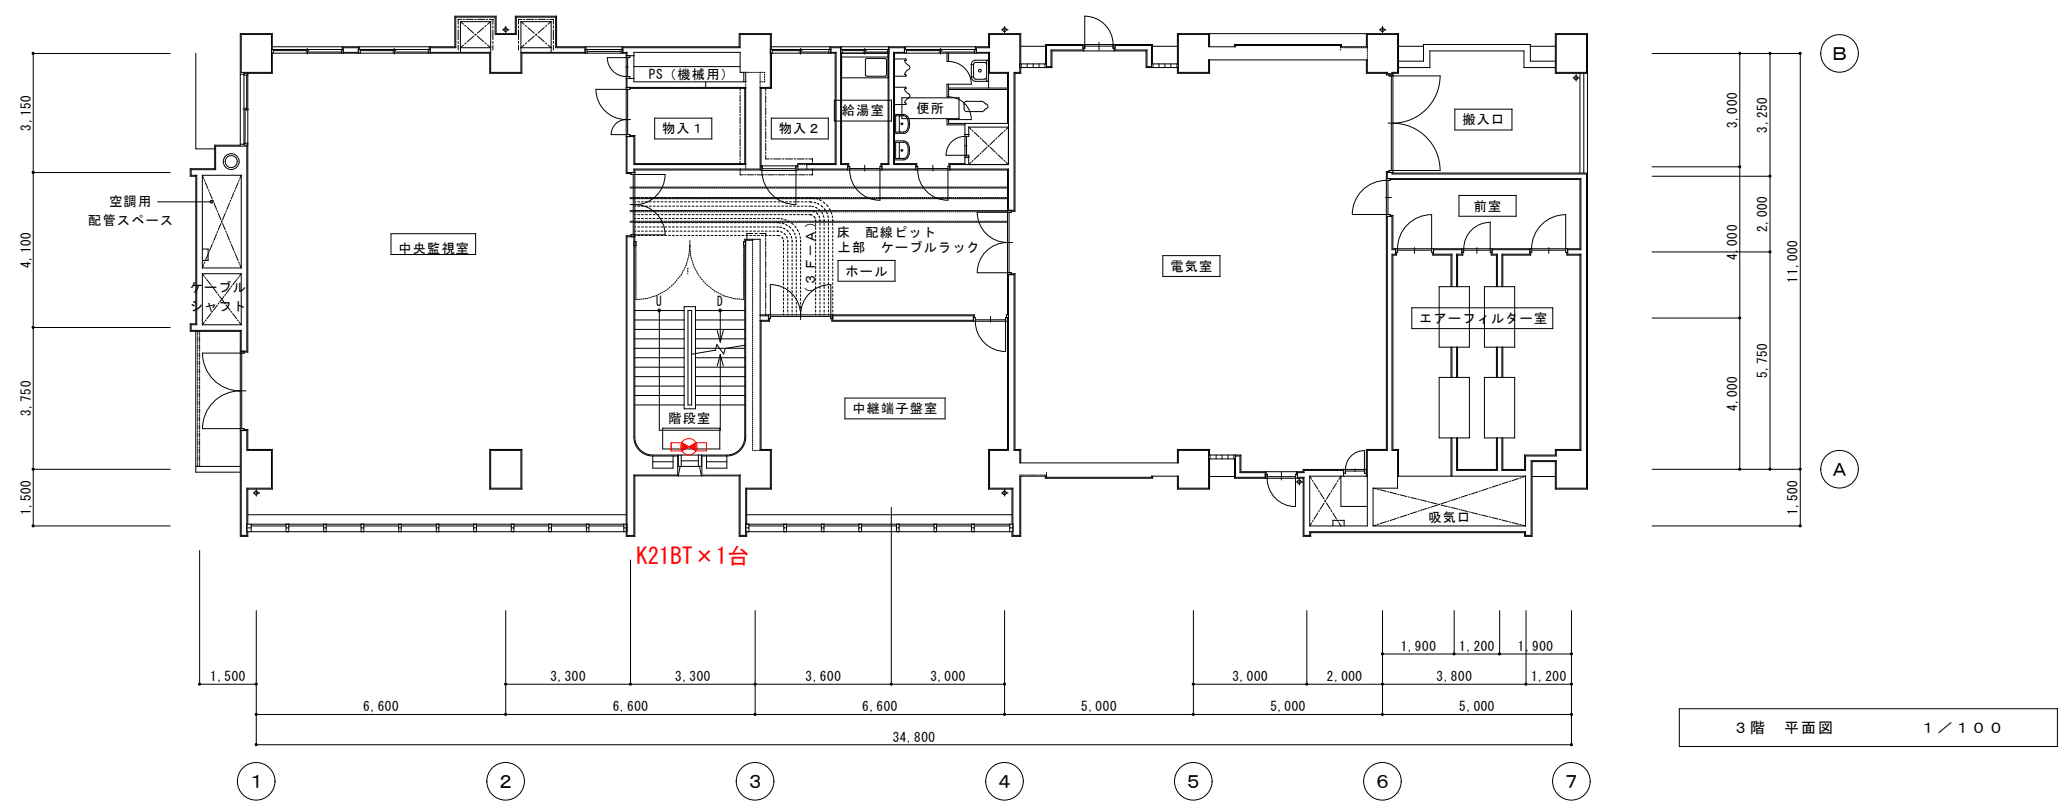


図面縮尺は、A1表記とする。

多治見市上下水道施設課			
図面名	旧管理棟 2F, 3F 平面図		
縮尺	1／100	図番	
年月	令和7年度		
多治見市			

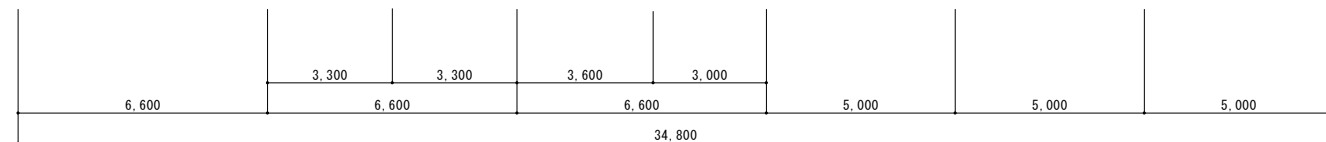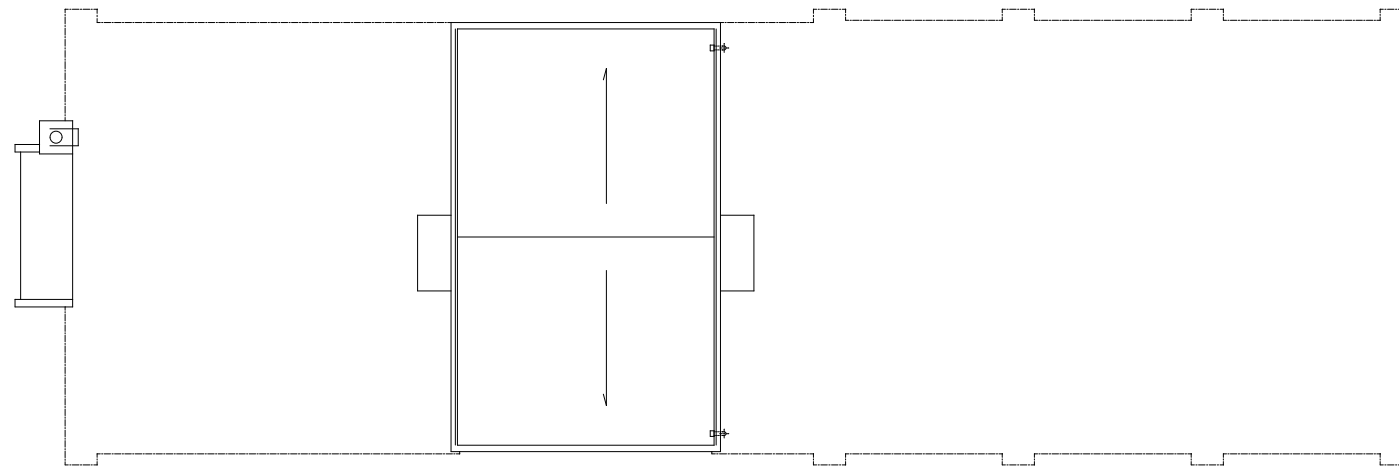


PHR階 平面図 1/100

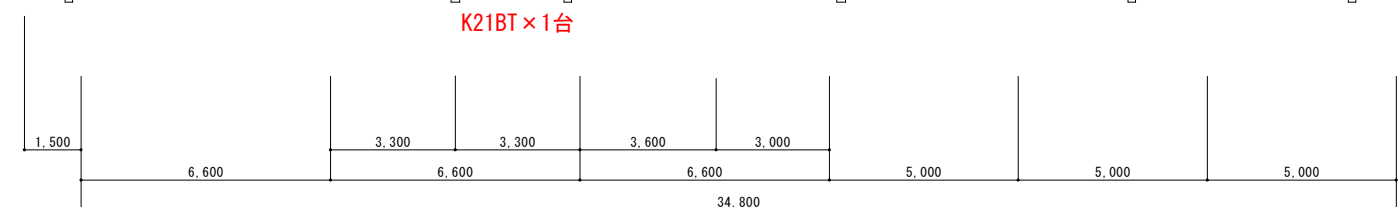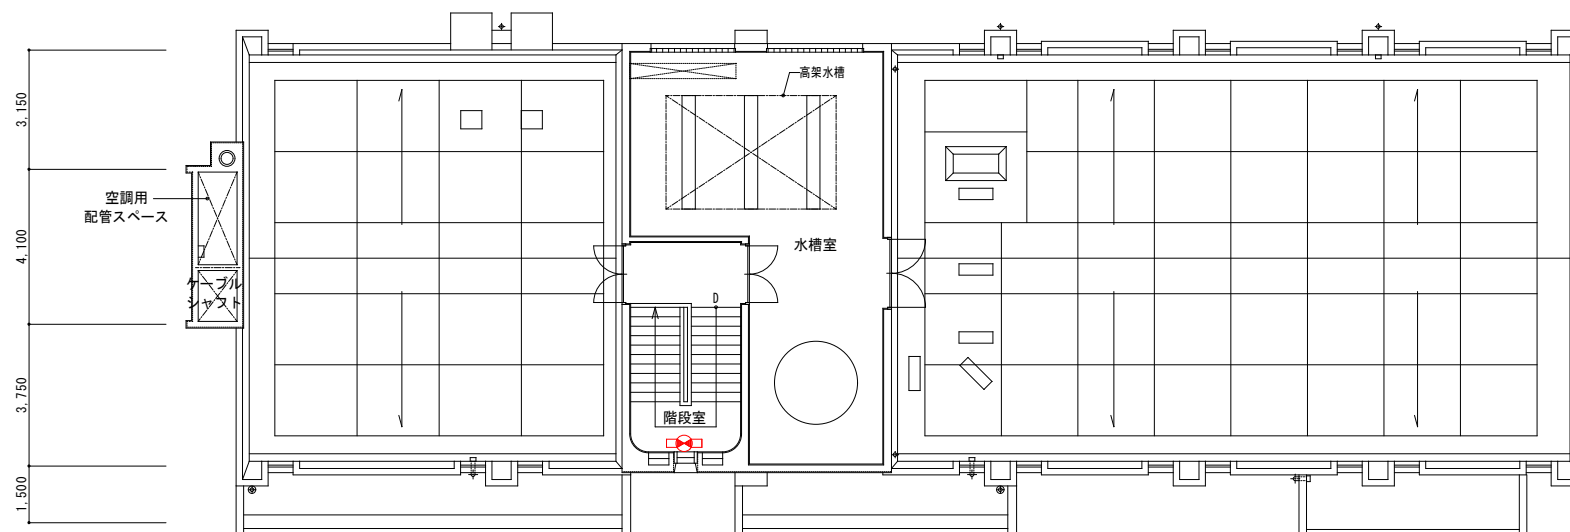


PH1階 平面図 1/100


図面縮尺は、A 1 表記とする。			
多 治 見 市 上 下 水 道 施 設 課			
図 面 名	旧管理棟   R階   平面図		
縮   尺	1／100	図   番	
年   月	令和7年度		
多   治   見   市			

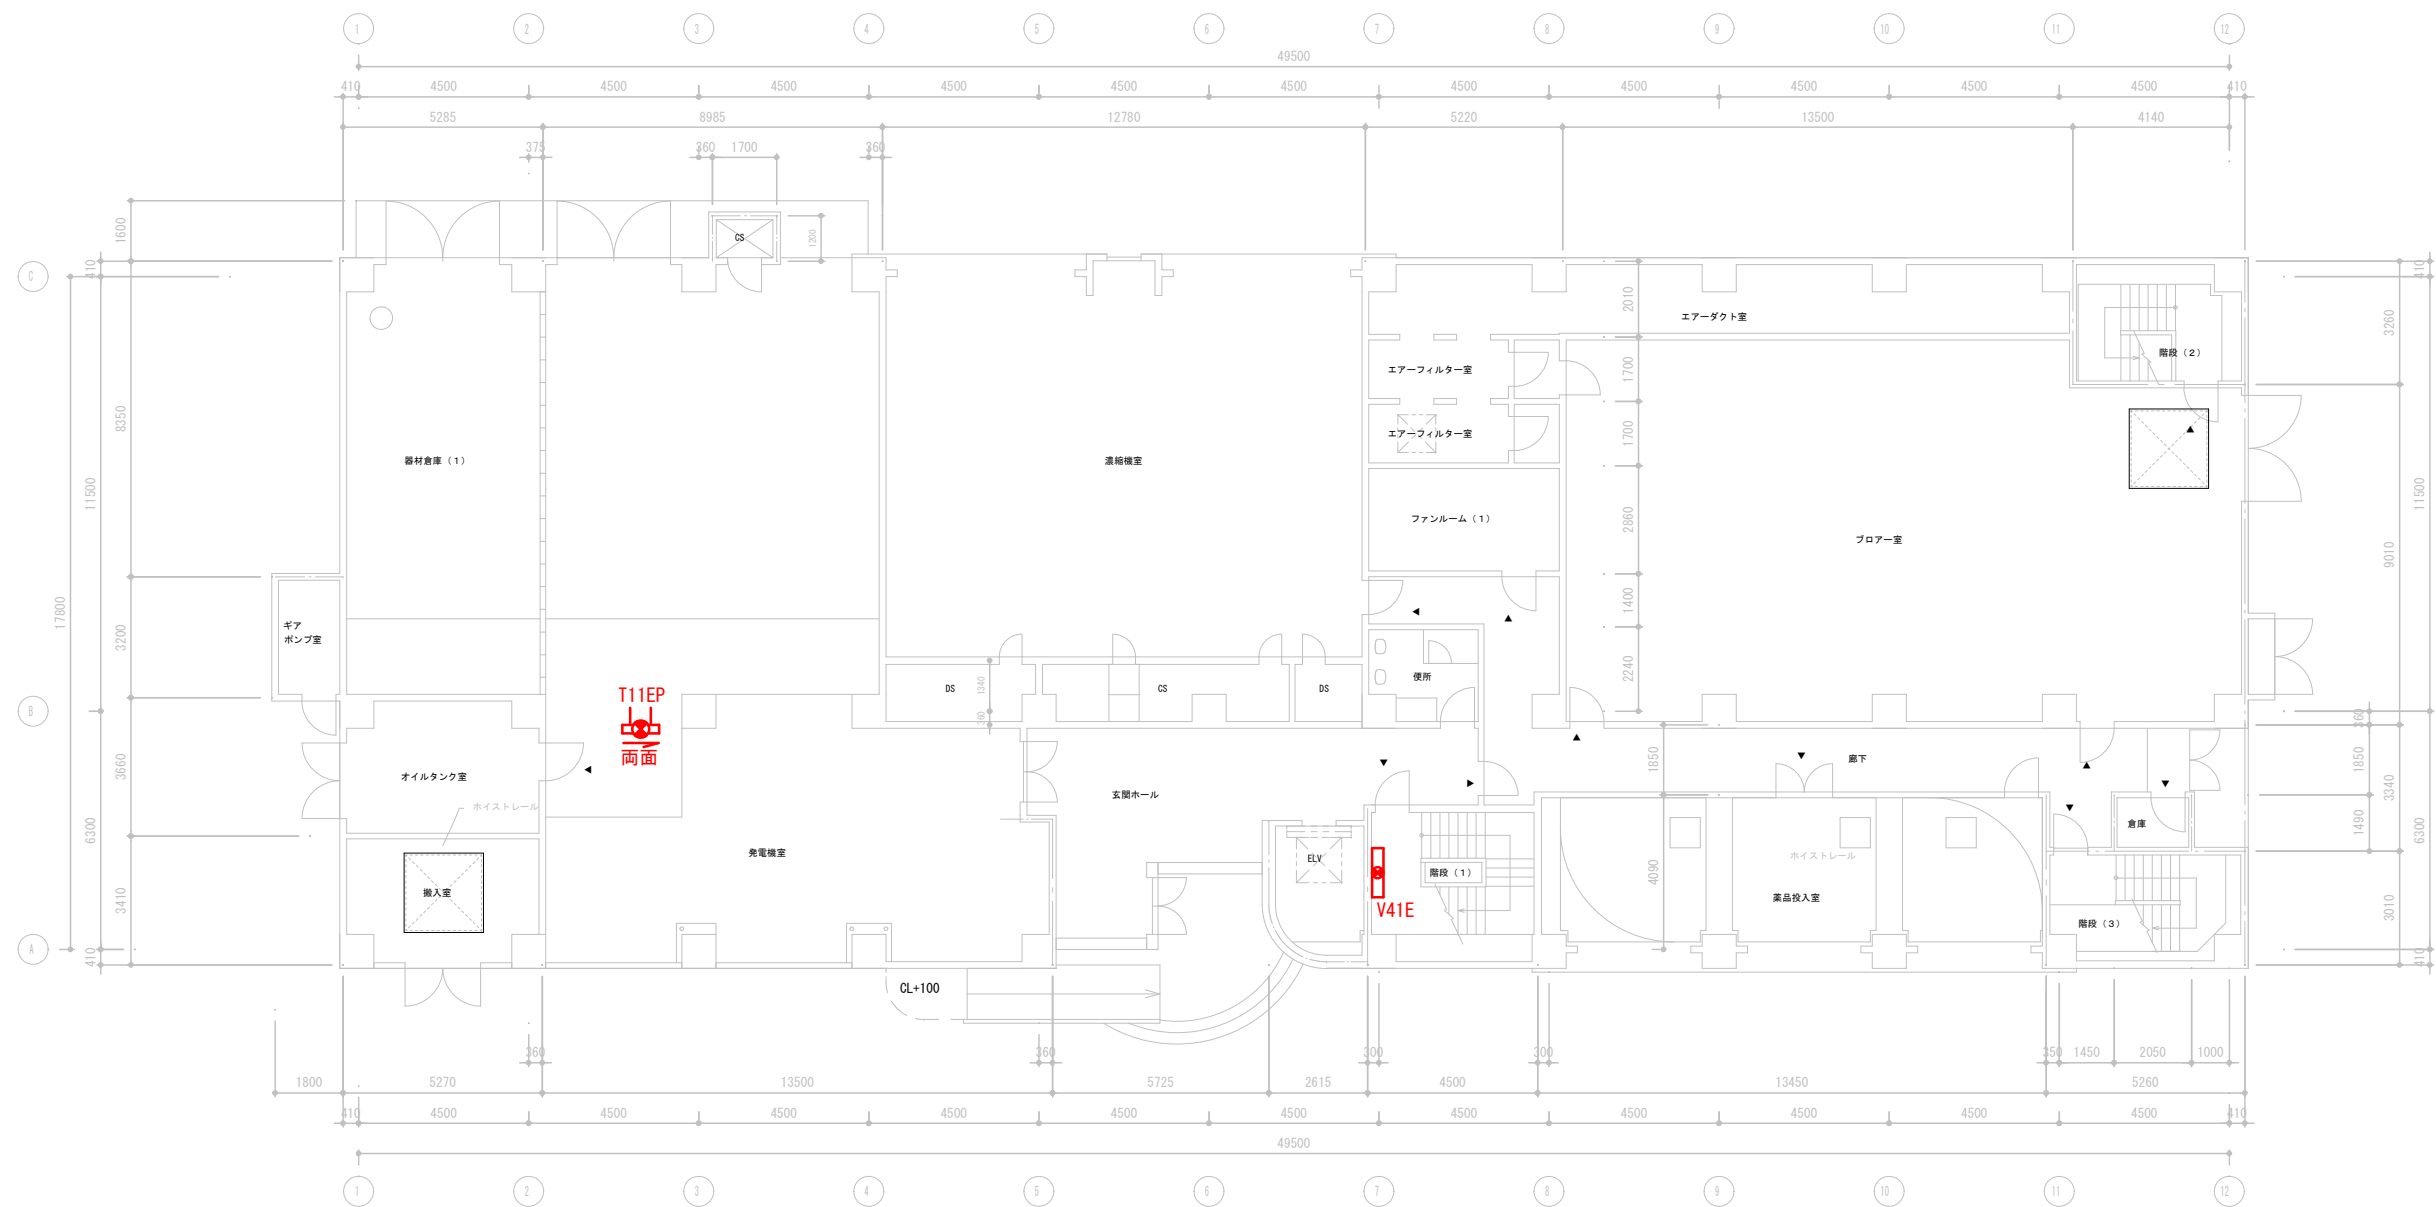

1 階 平面図 1/100

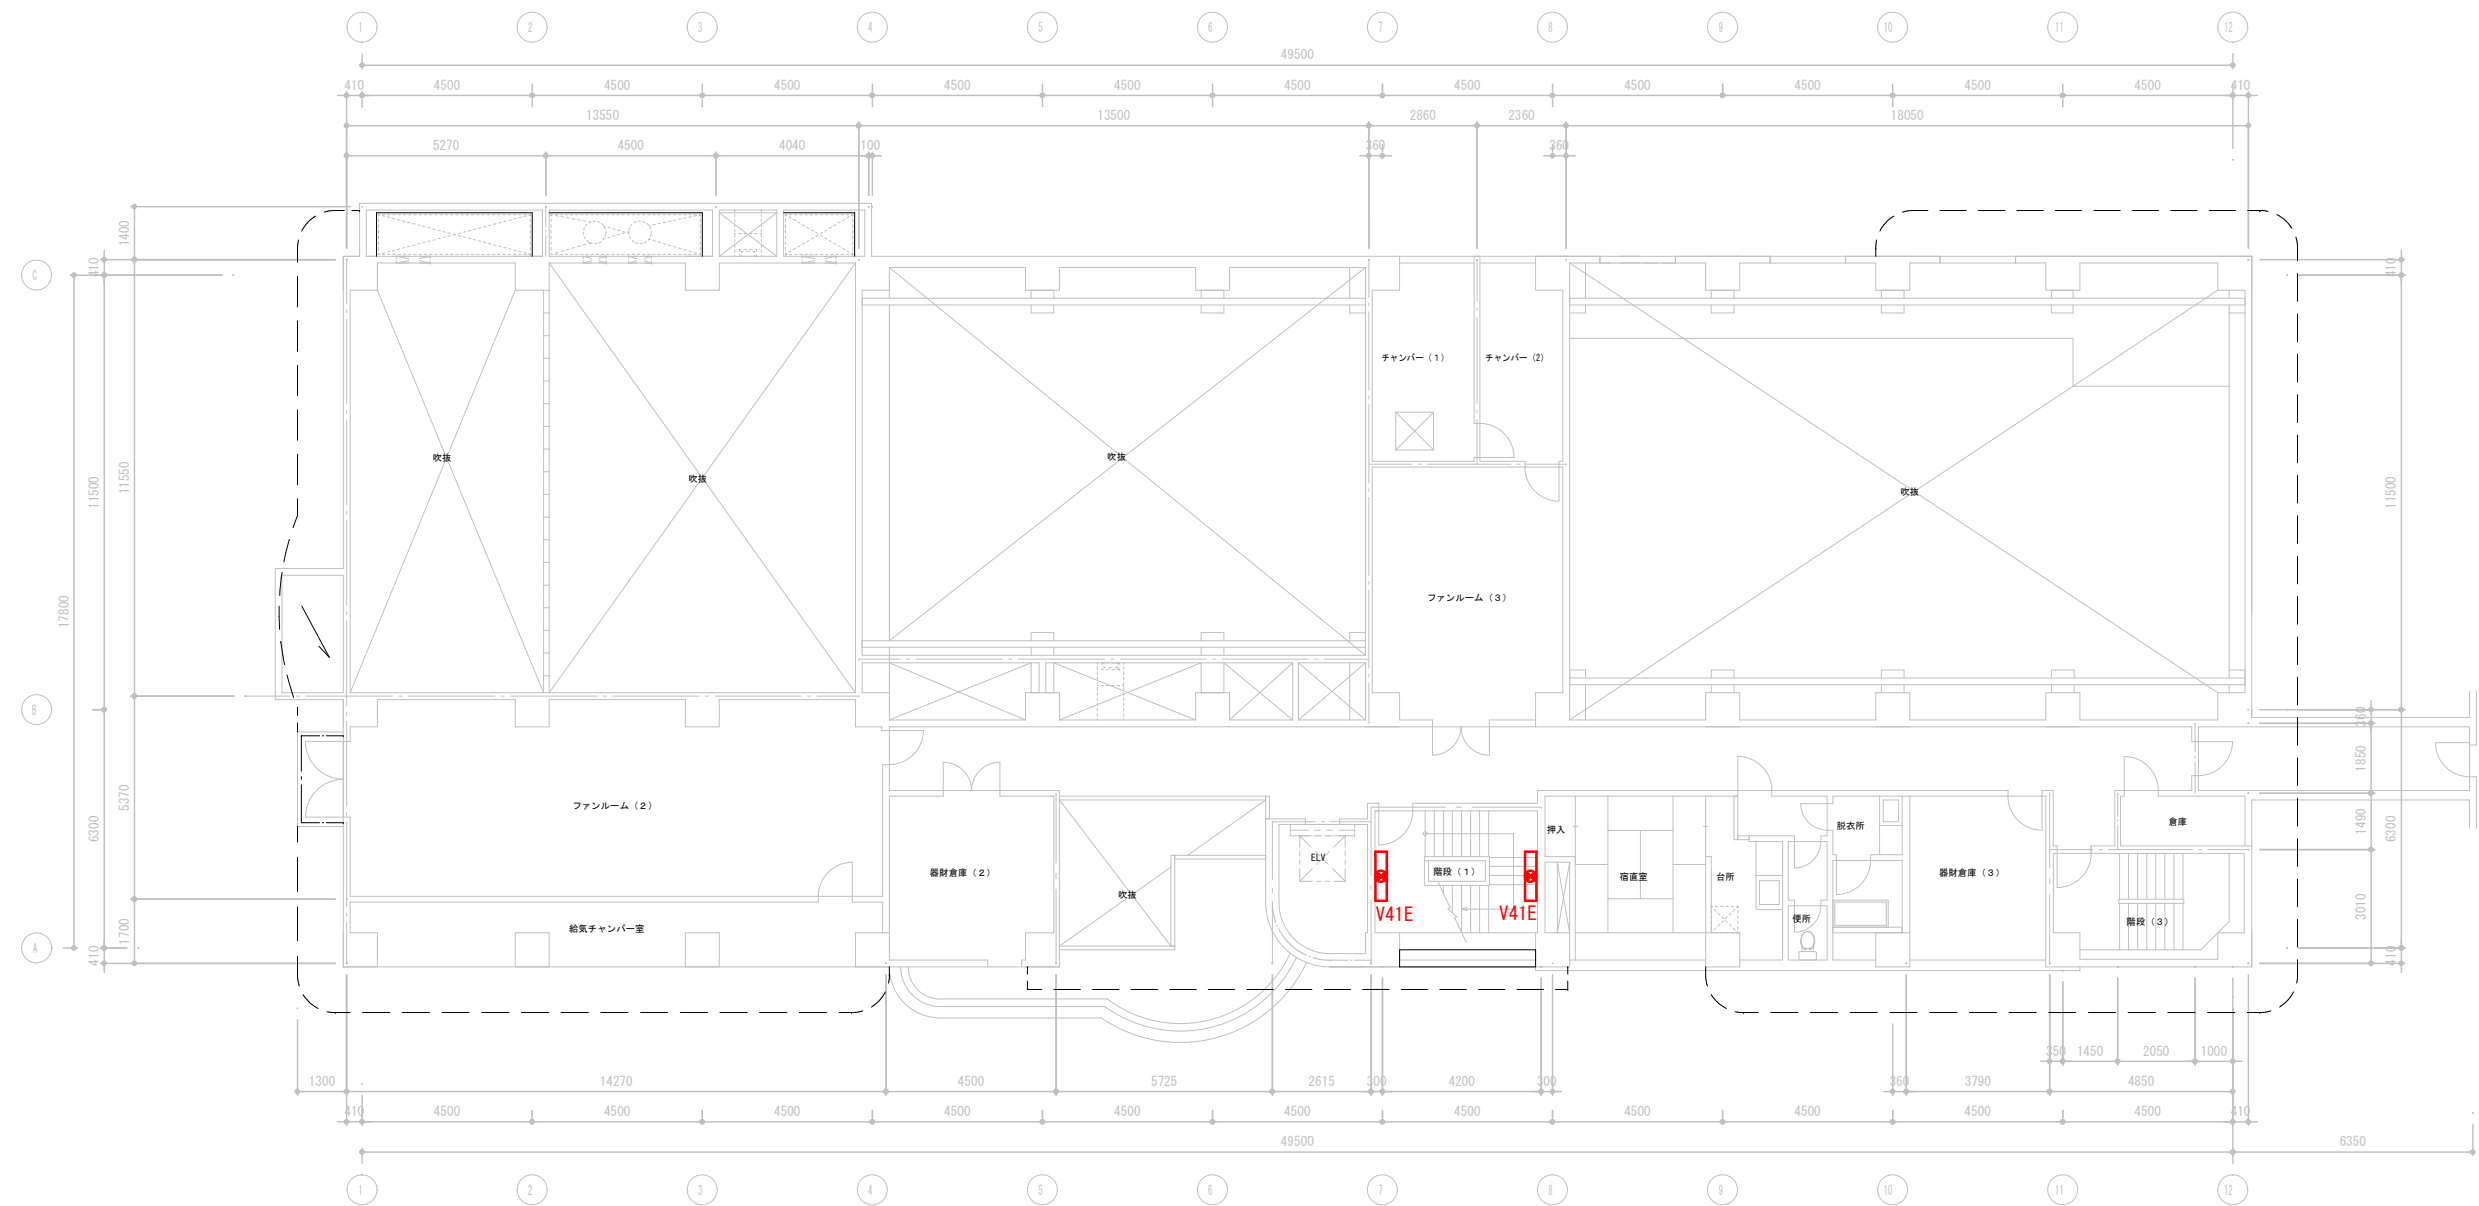

2階 平面図 1/100

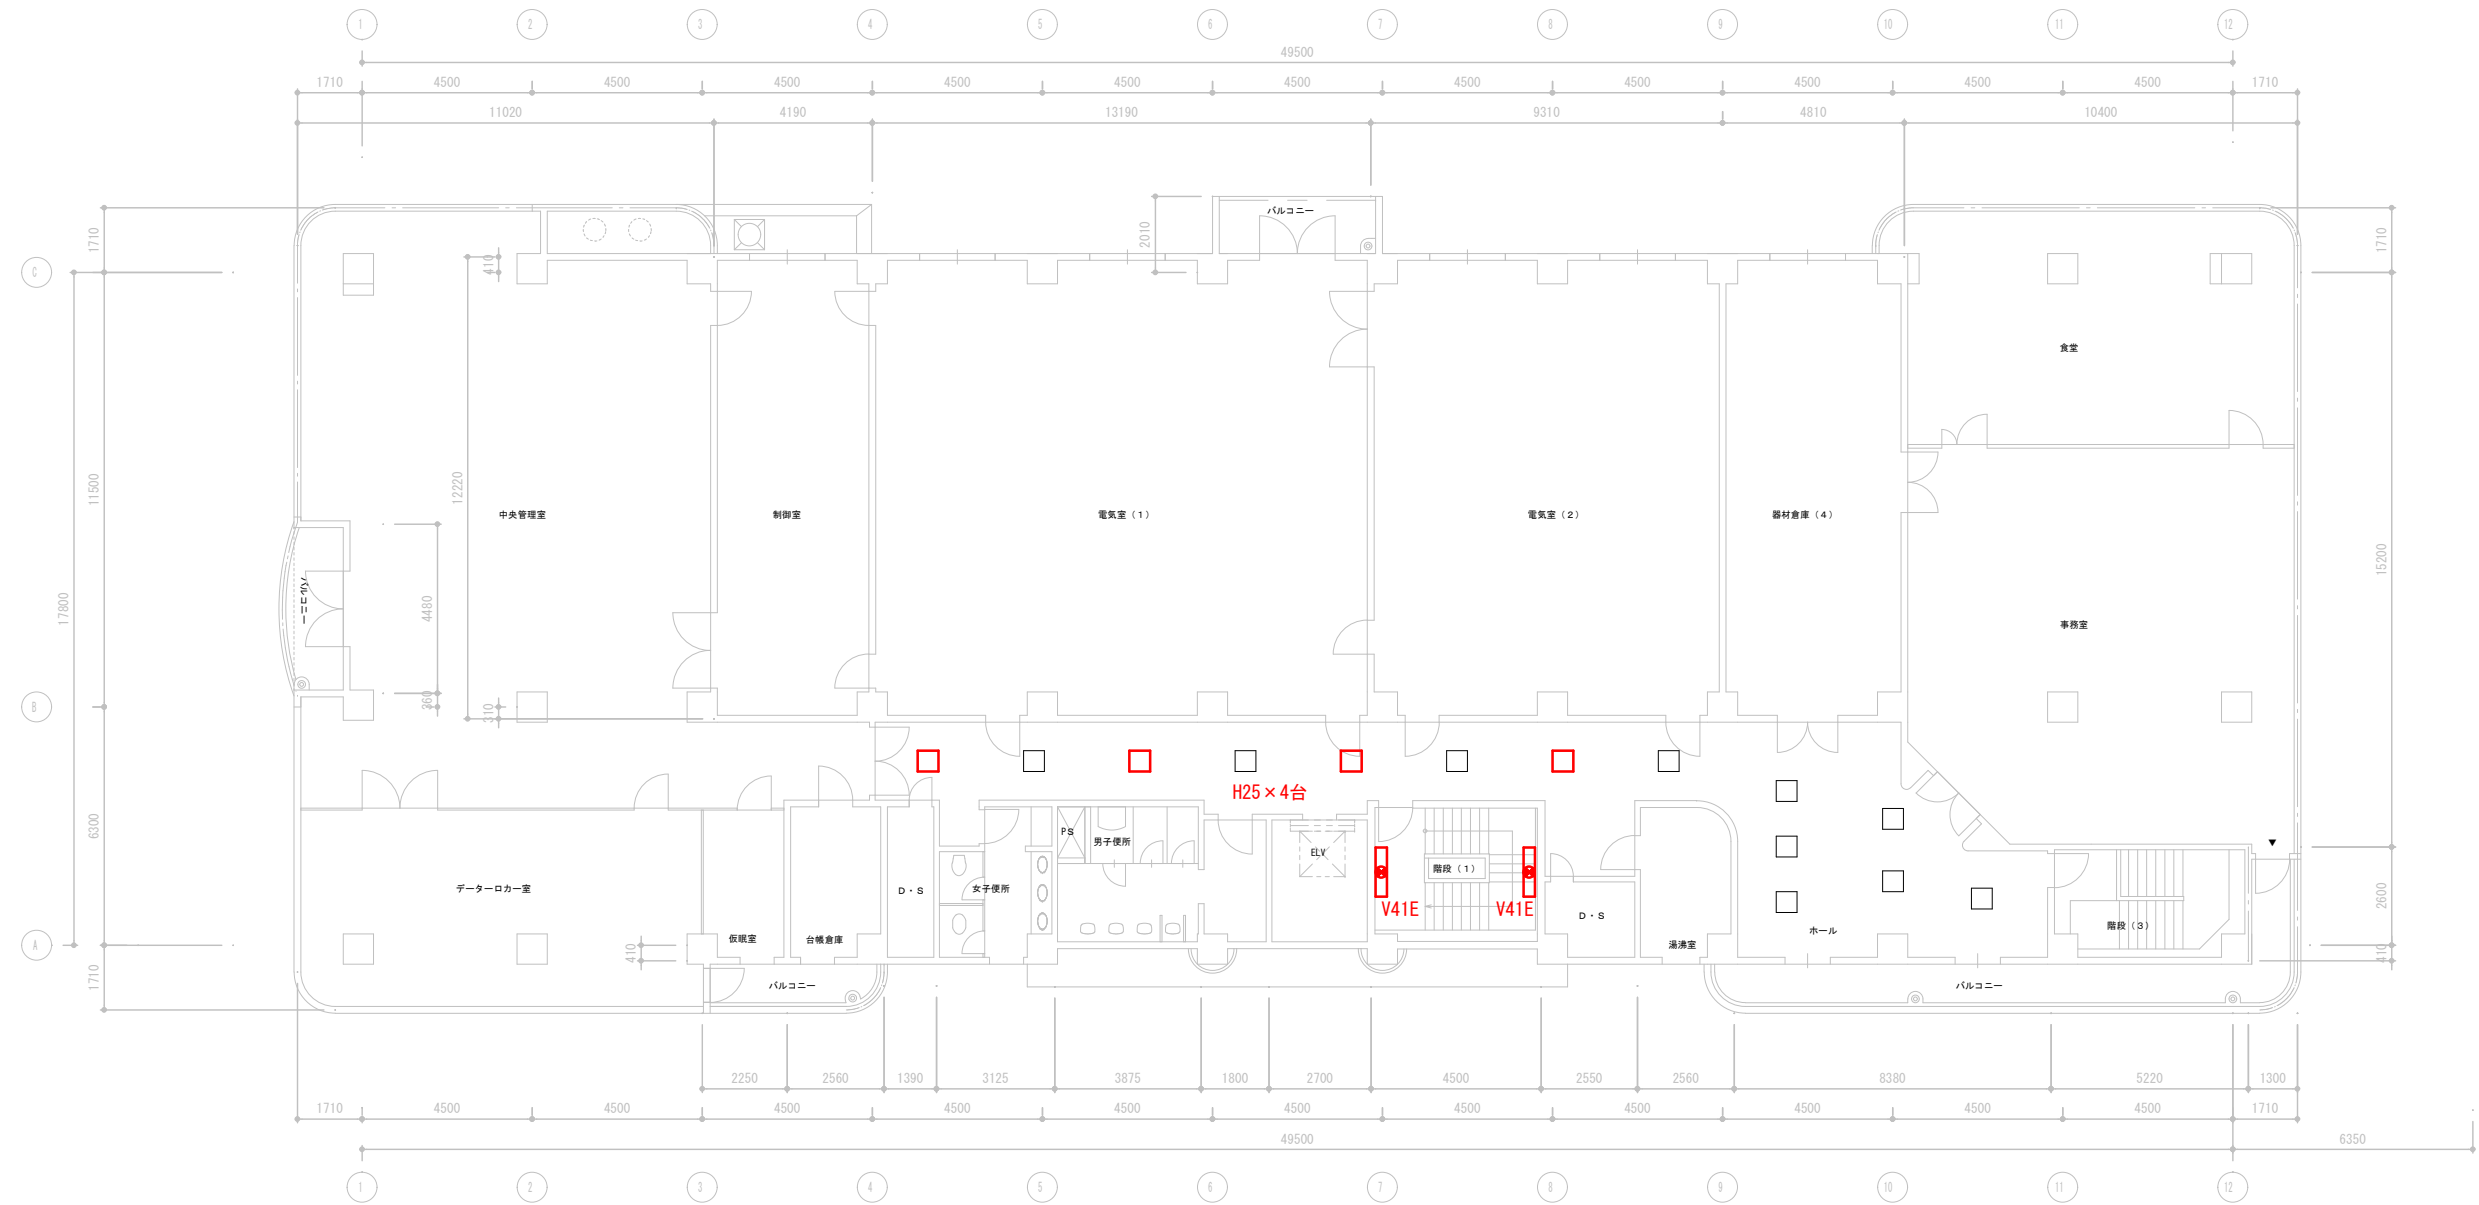

3階 平面図 1/100