



旭ヶ丘第2団地（中層）

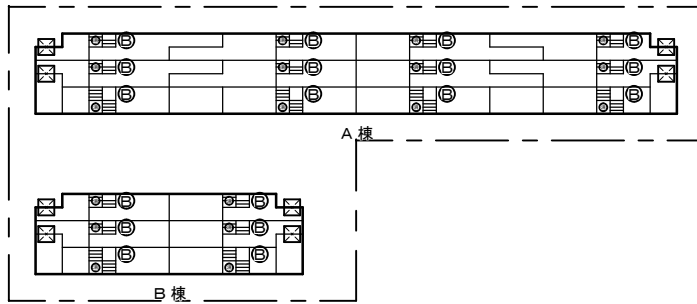


国京団地

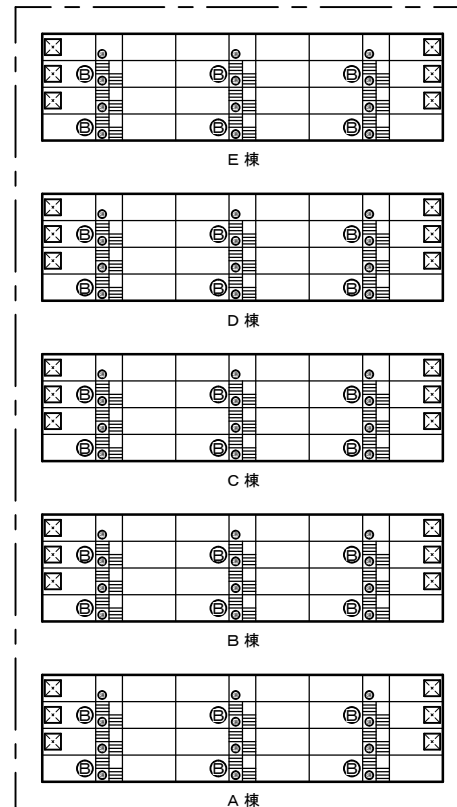

高根団地（中層）

※ 凡例

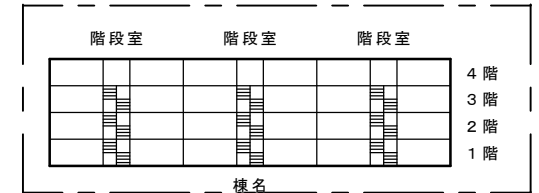

団地名

● 非常警報設備（非常電源内蔵型非常ベル）

☒ 避難器具（避難はしご（つり下げはしご（折りたたみ式）））

○ 消火器（粉末消火器 10型）

多治見市役所建設部建築住宅課			
旭ヶ丘第2・高根団地・国京団地 消防用設備点検業務委託			設計図
縮尺	Non scale	図面名	位置図
			年度 R06
			図面番号 --/--